


家之子第2分水工 (2/2)

No. 7+3. 230


堰板設置詳細図

S=1:10

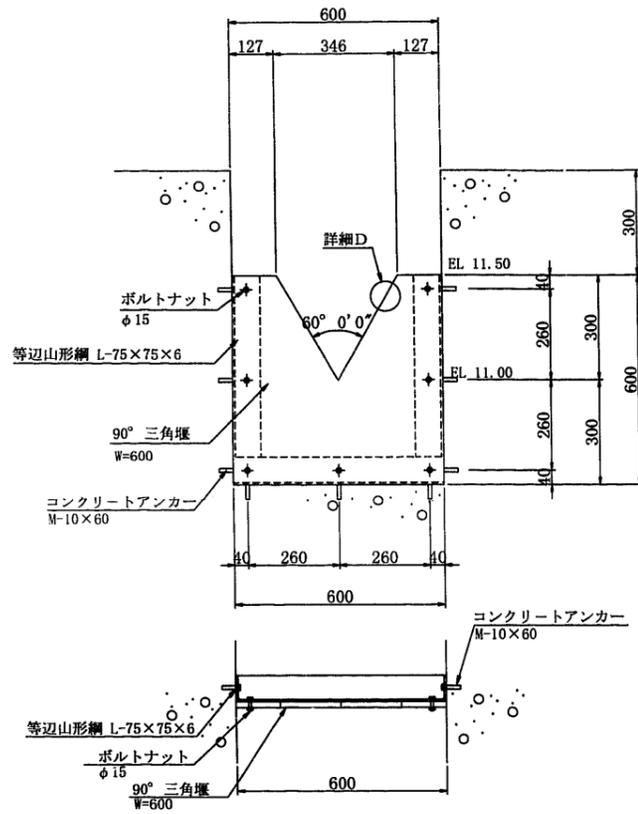

詳細D
刃状エッジ詳細図


縮尺なし

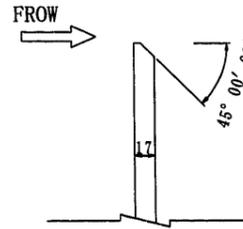


注) 流れ側の席縁は鋭くし、丸みをもつてはならない。

整流板設置詳細図

S=1:10

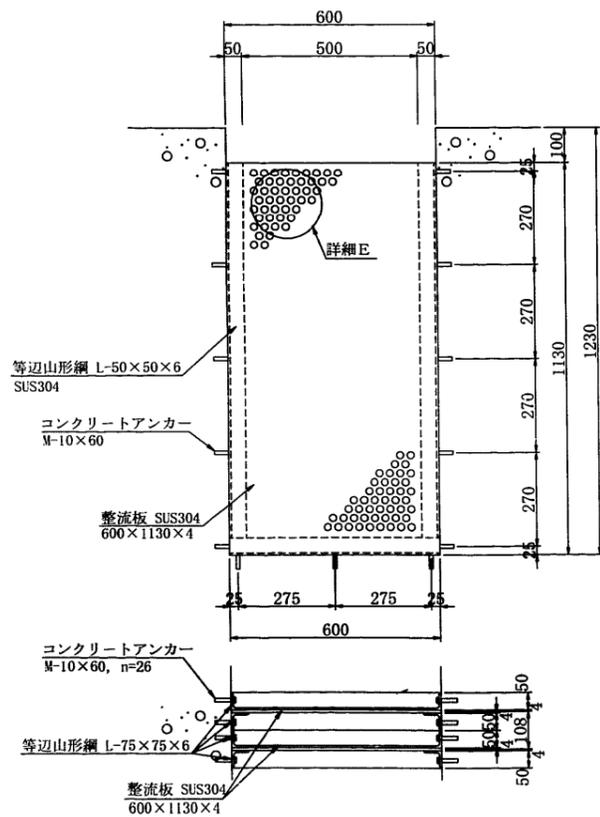


詳細E
S=1:2

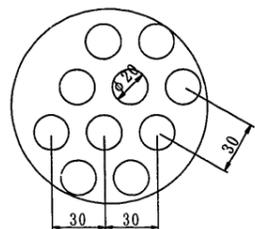


フレ止め金具詳細図

側面図 S=1:25

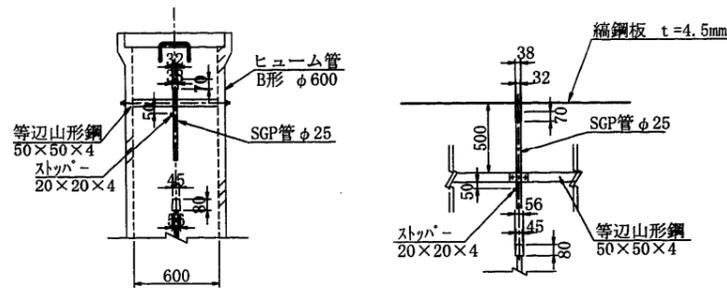


A部詳細図 S=1:5

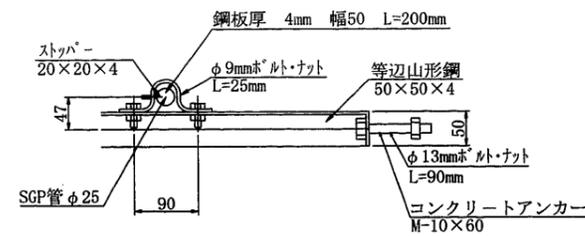


縞鋼板蓋詳細図

S=1:25

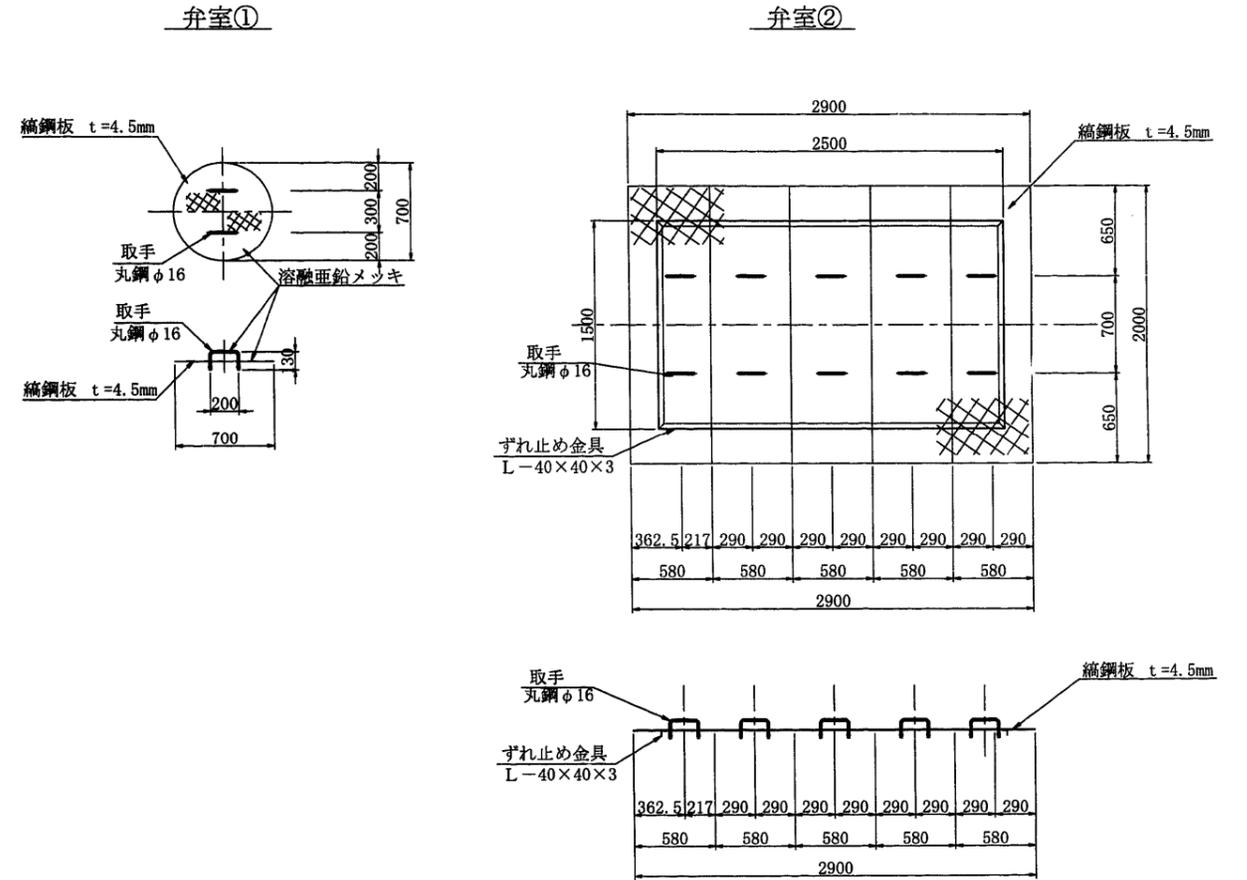

管割図

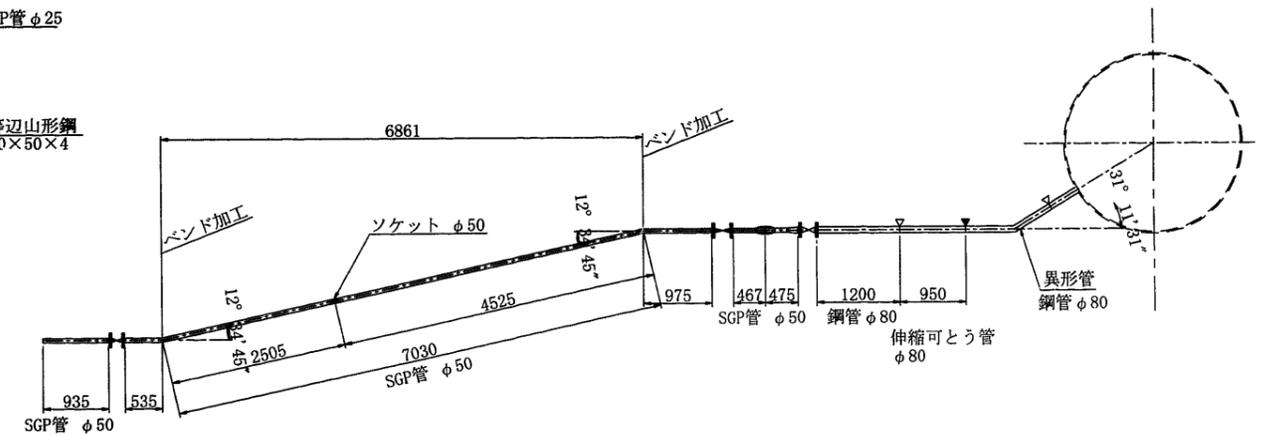

施設名	南部幹線用水路 (0312100-1100-20)		
図面名	家之子第2分水工 (2/2)		
作成年月	平成26年 3月		
縮尺	A1 図示	図面番号	8-214/310
作成者	関東農政局 商総農業水利事業所		