

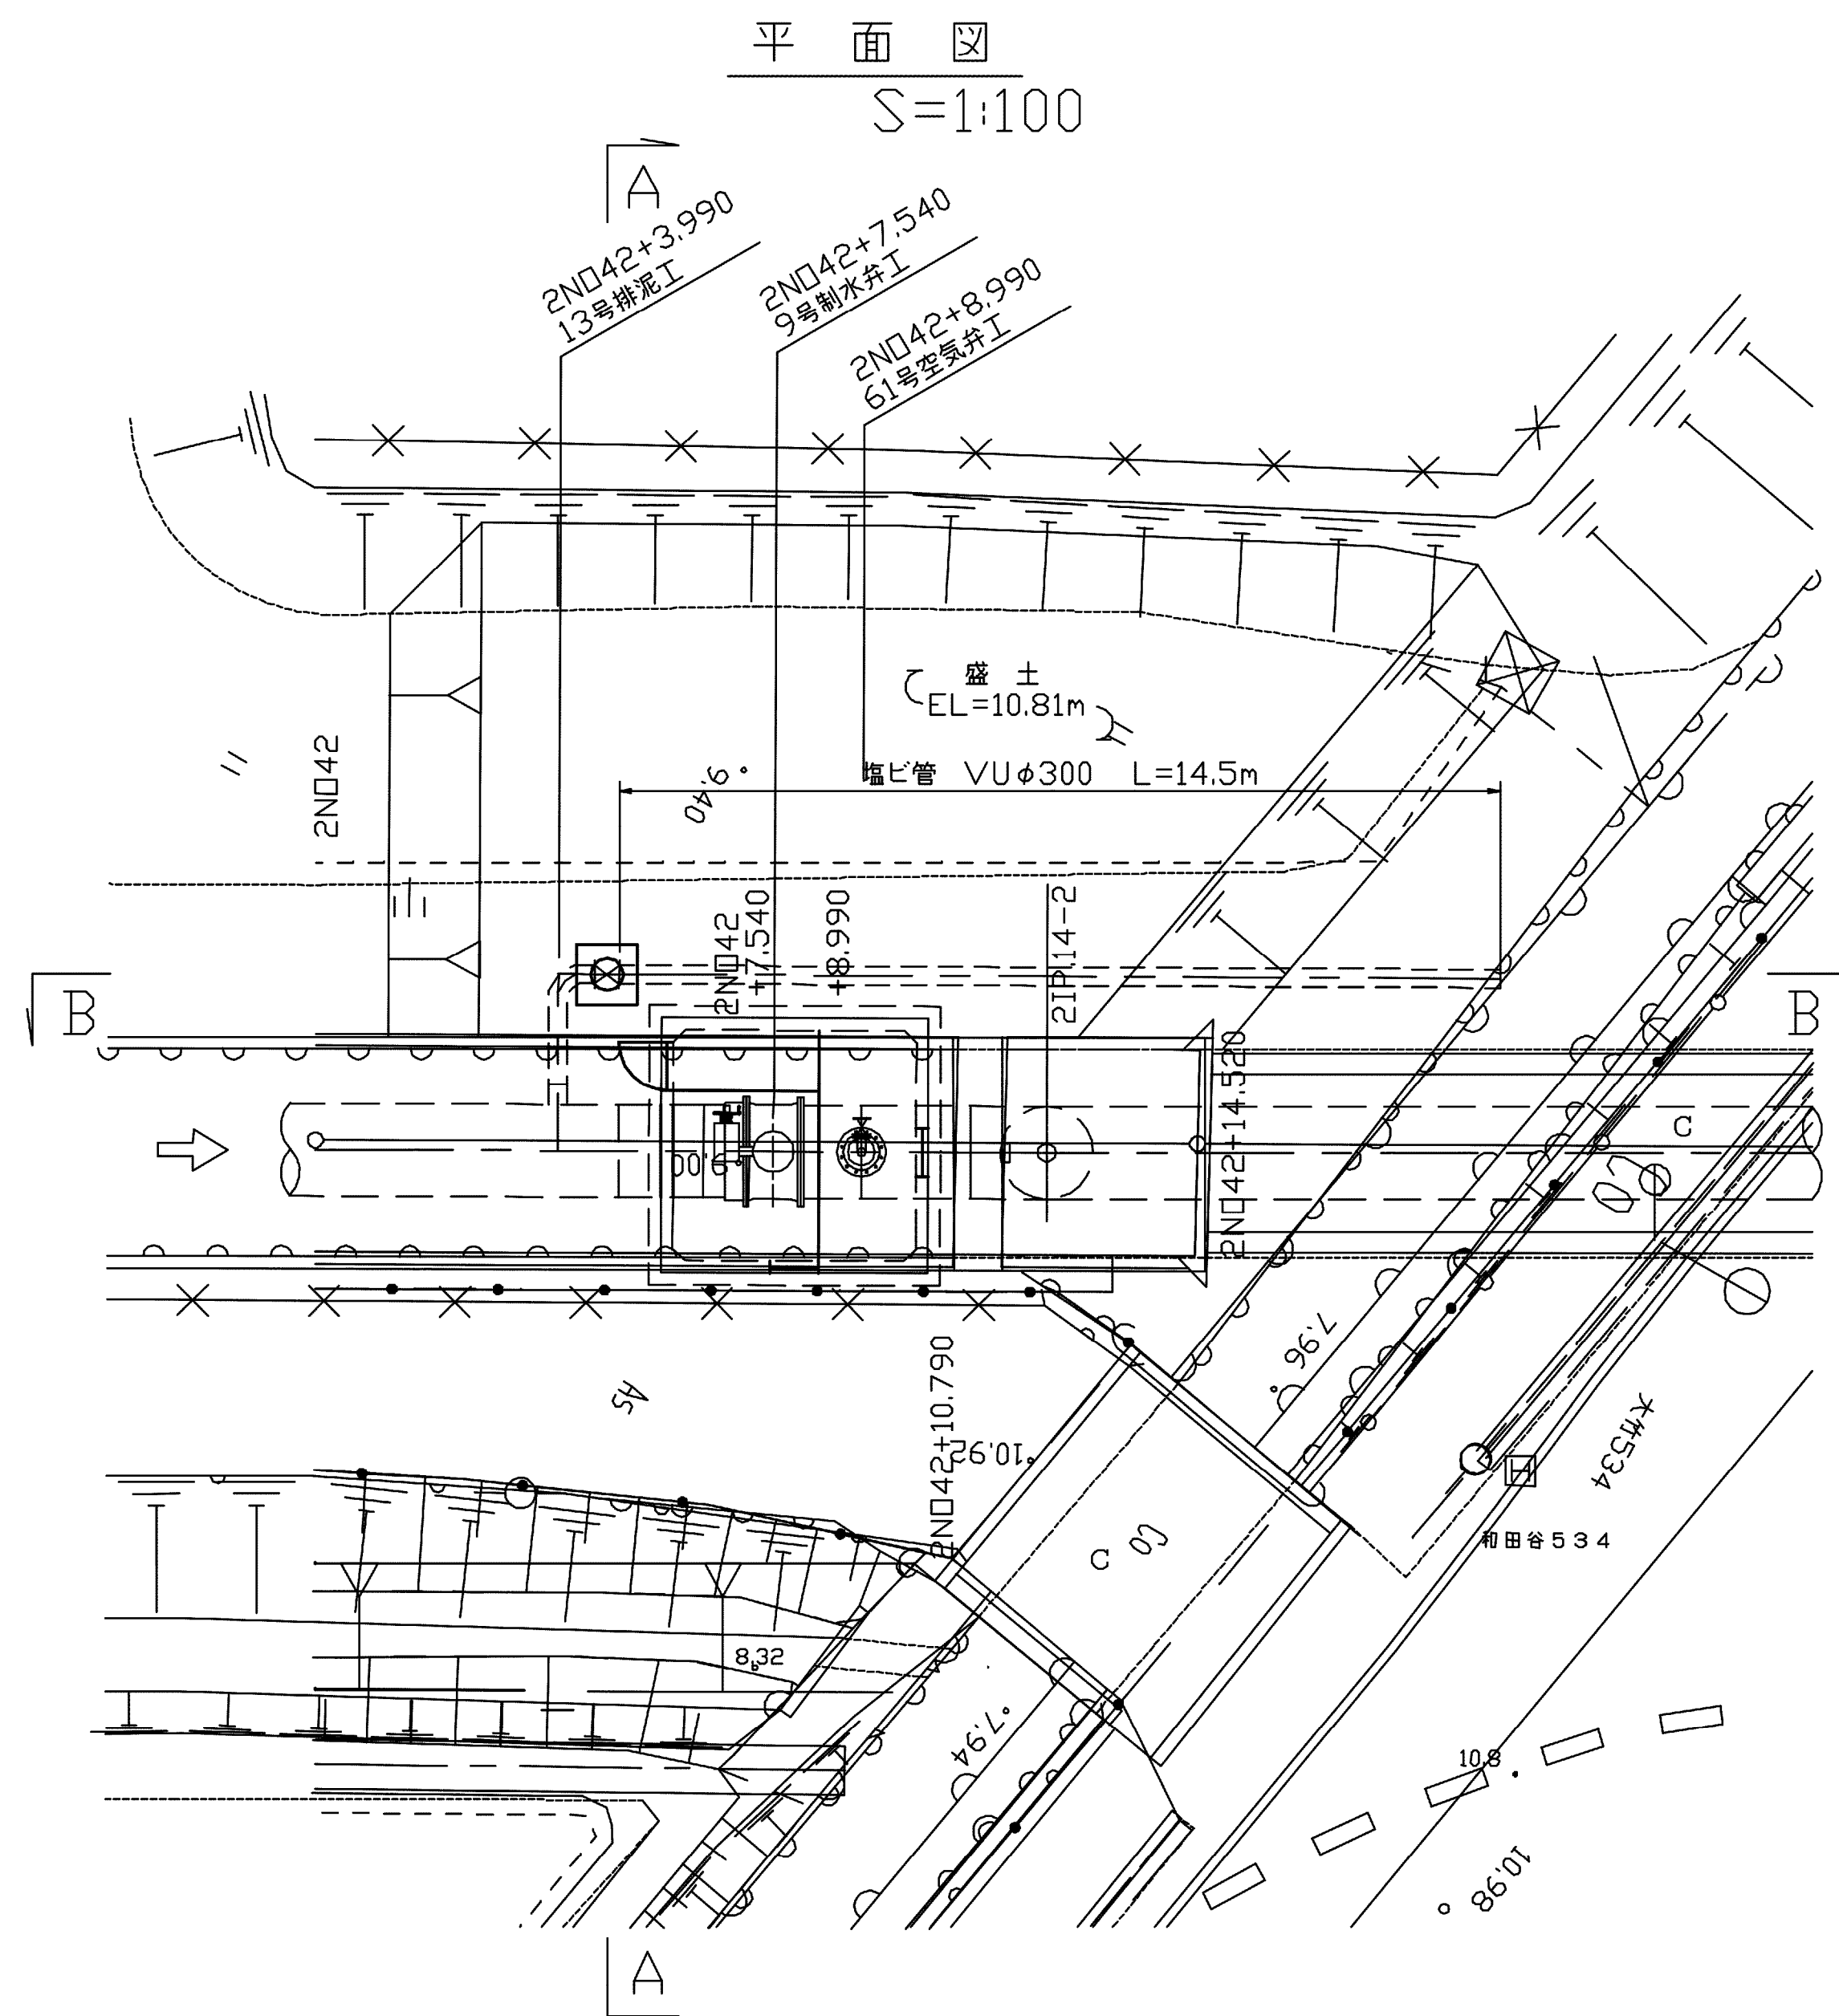


13号排泥工構造図

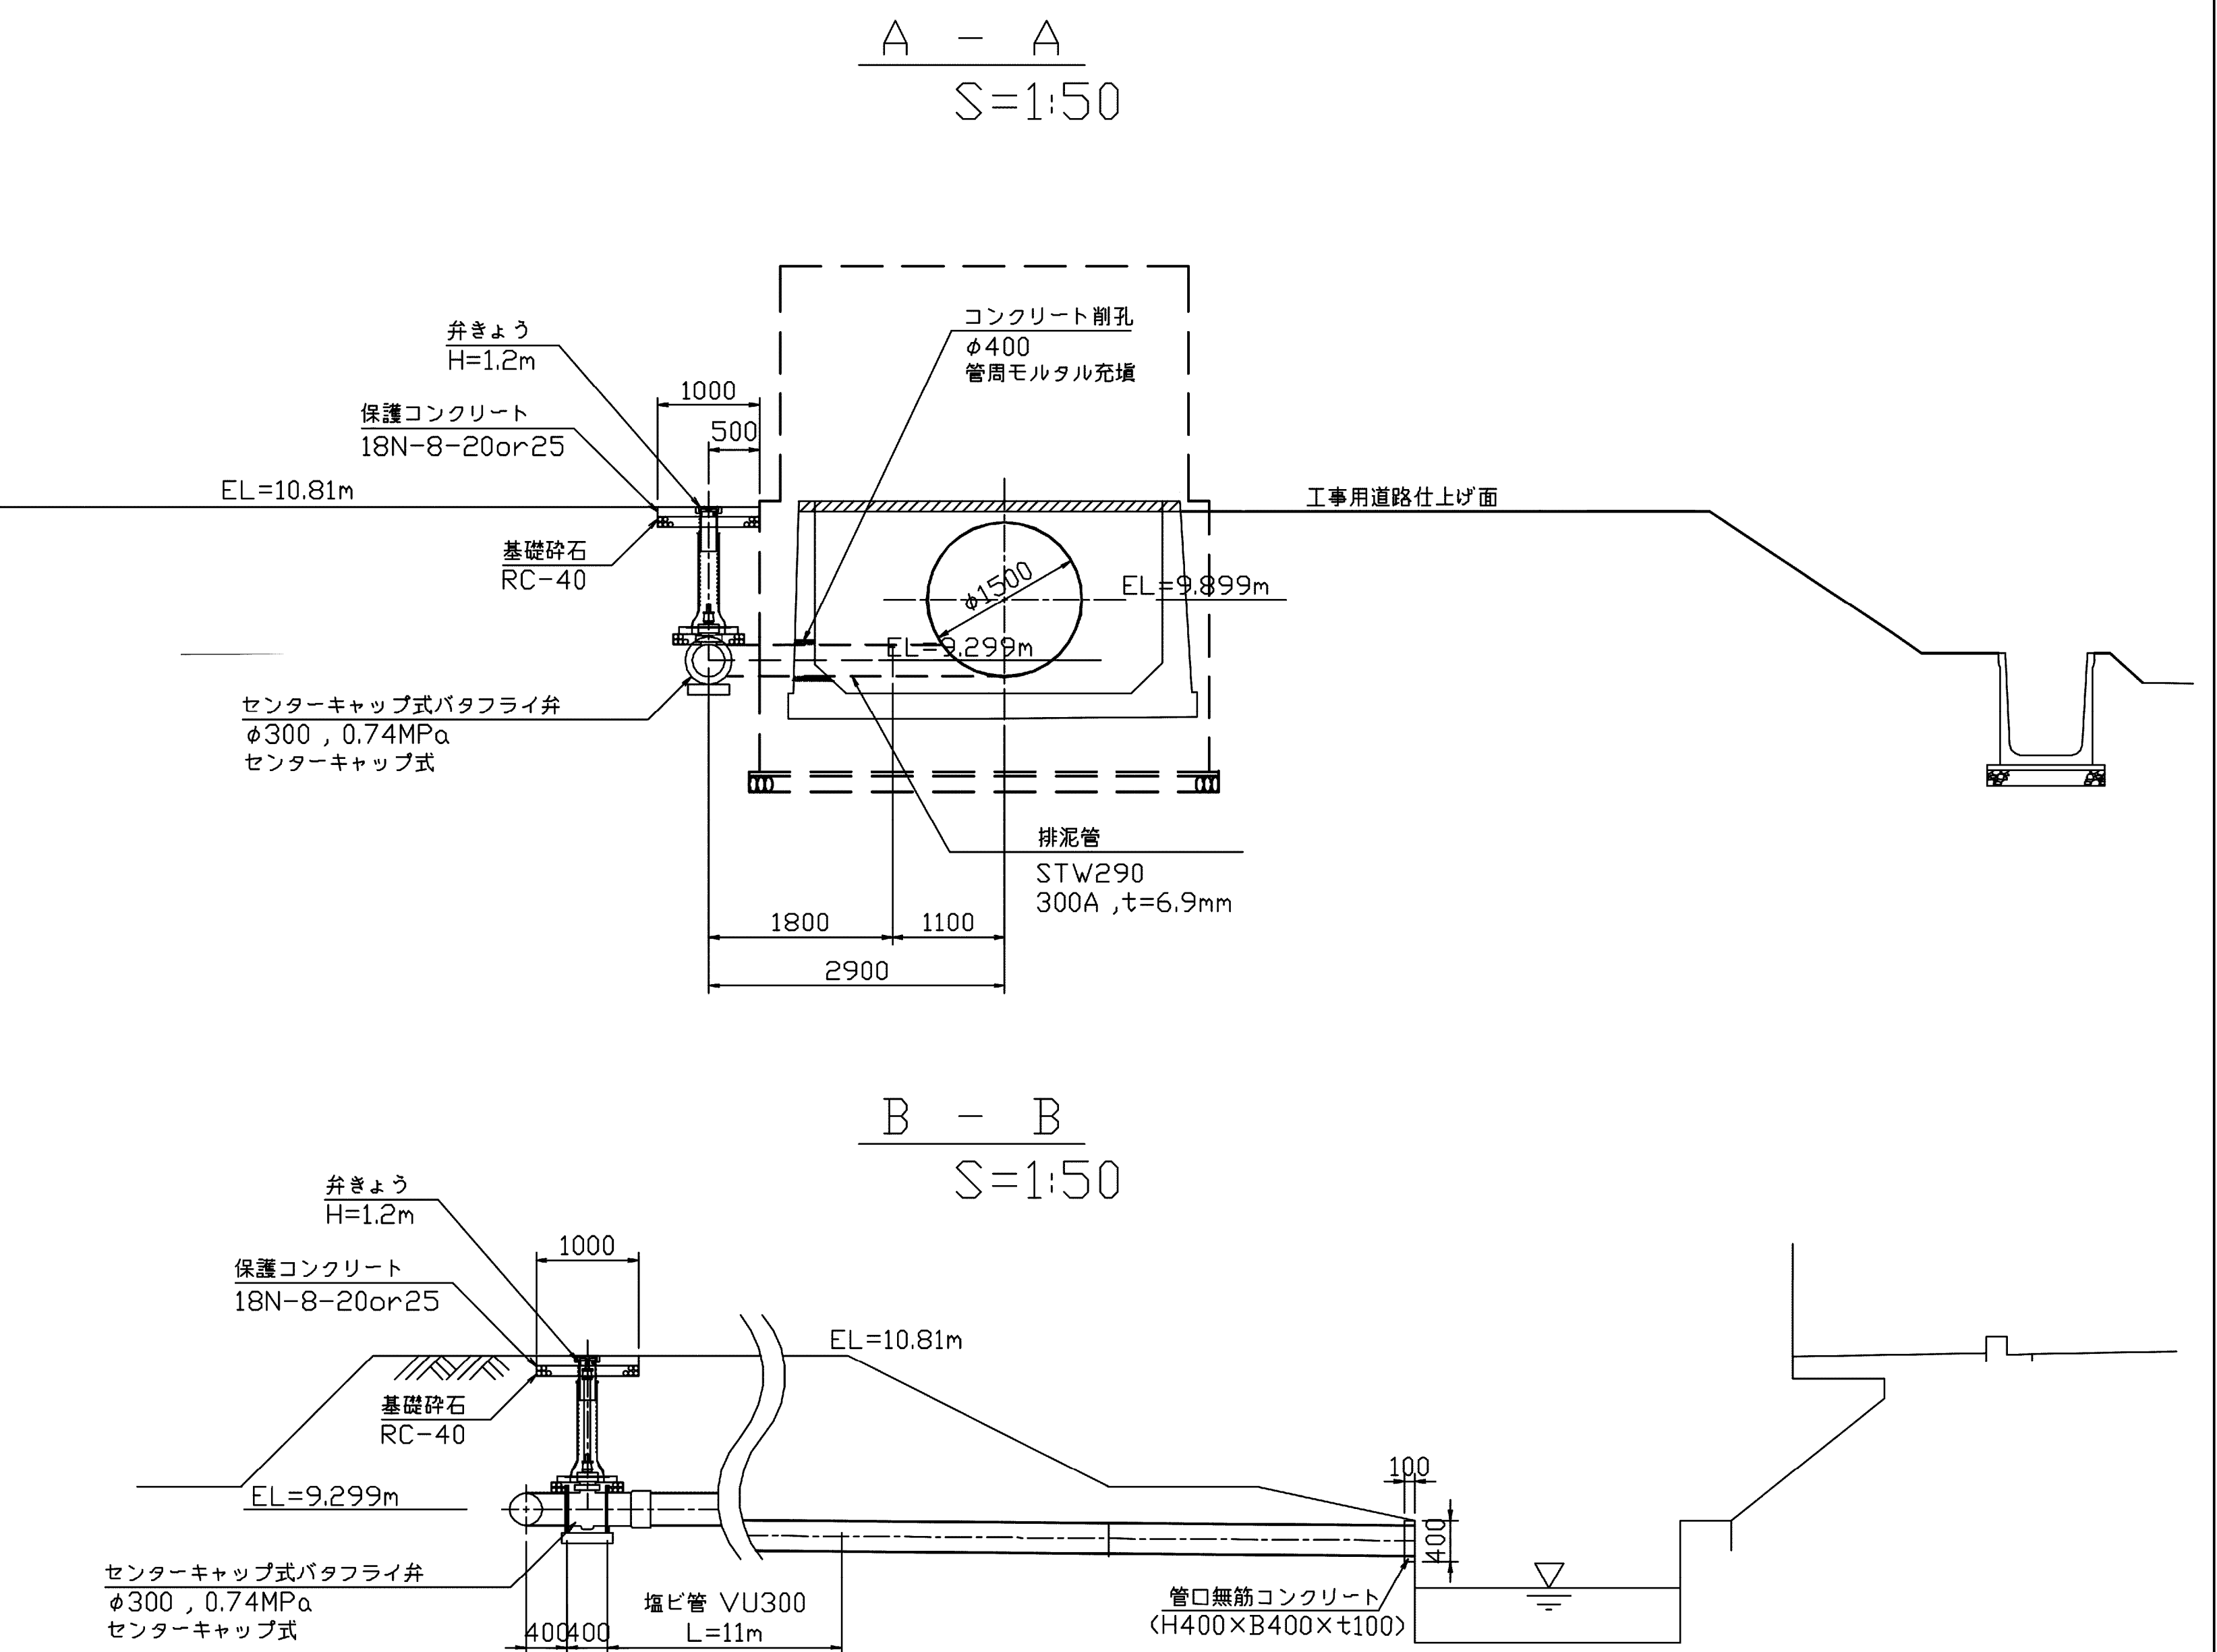


排泥弁構造図

S=1:20

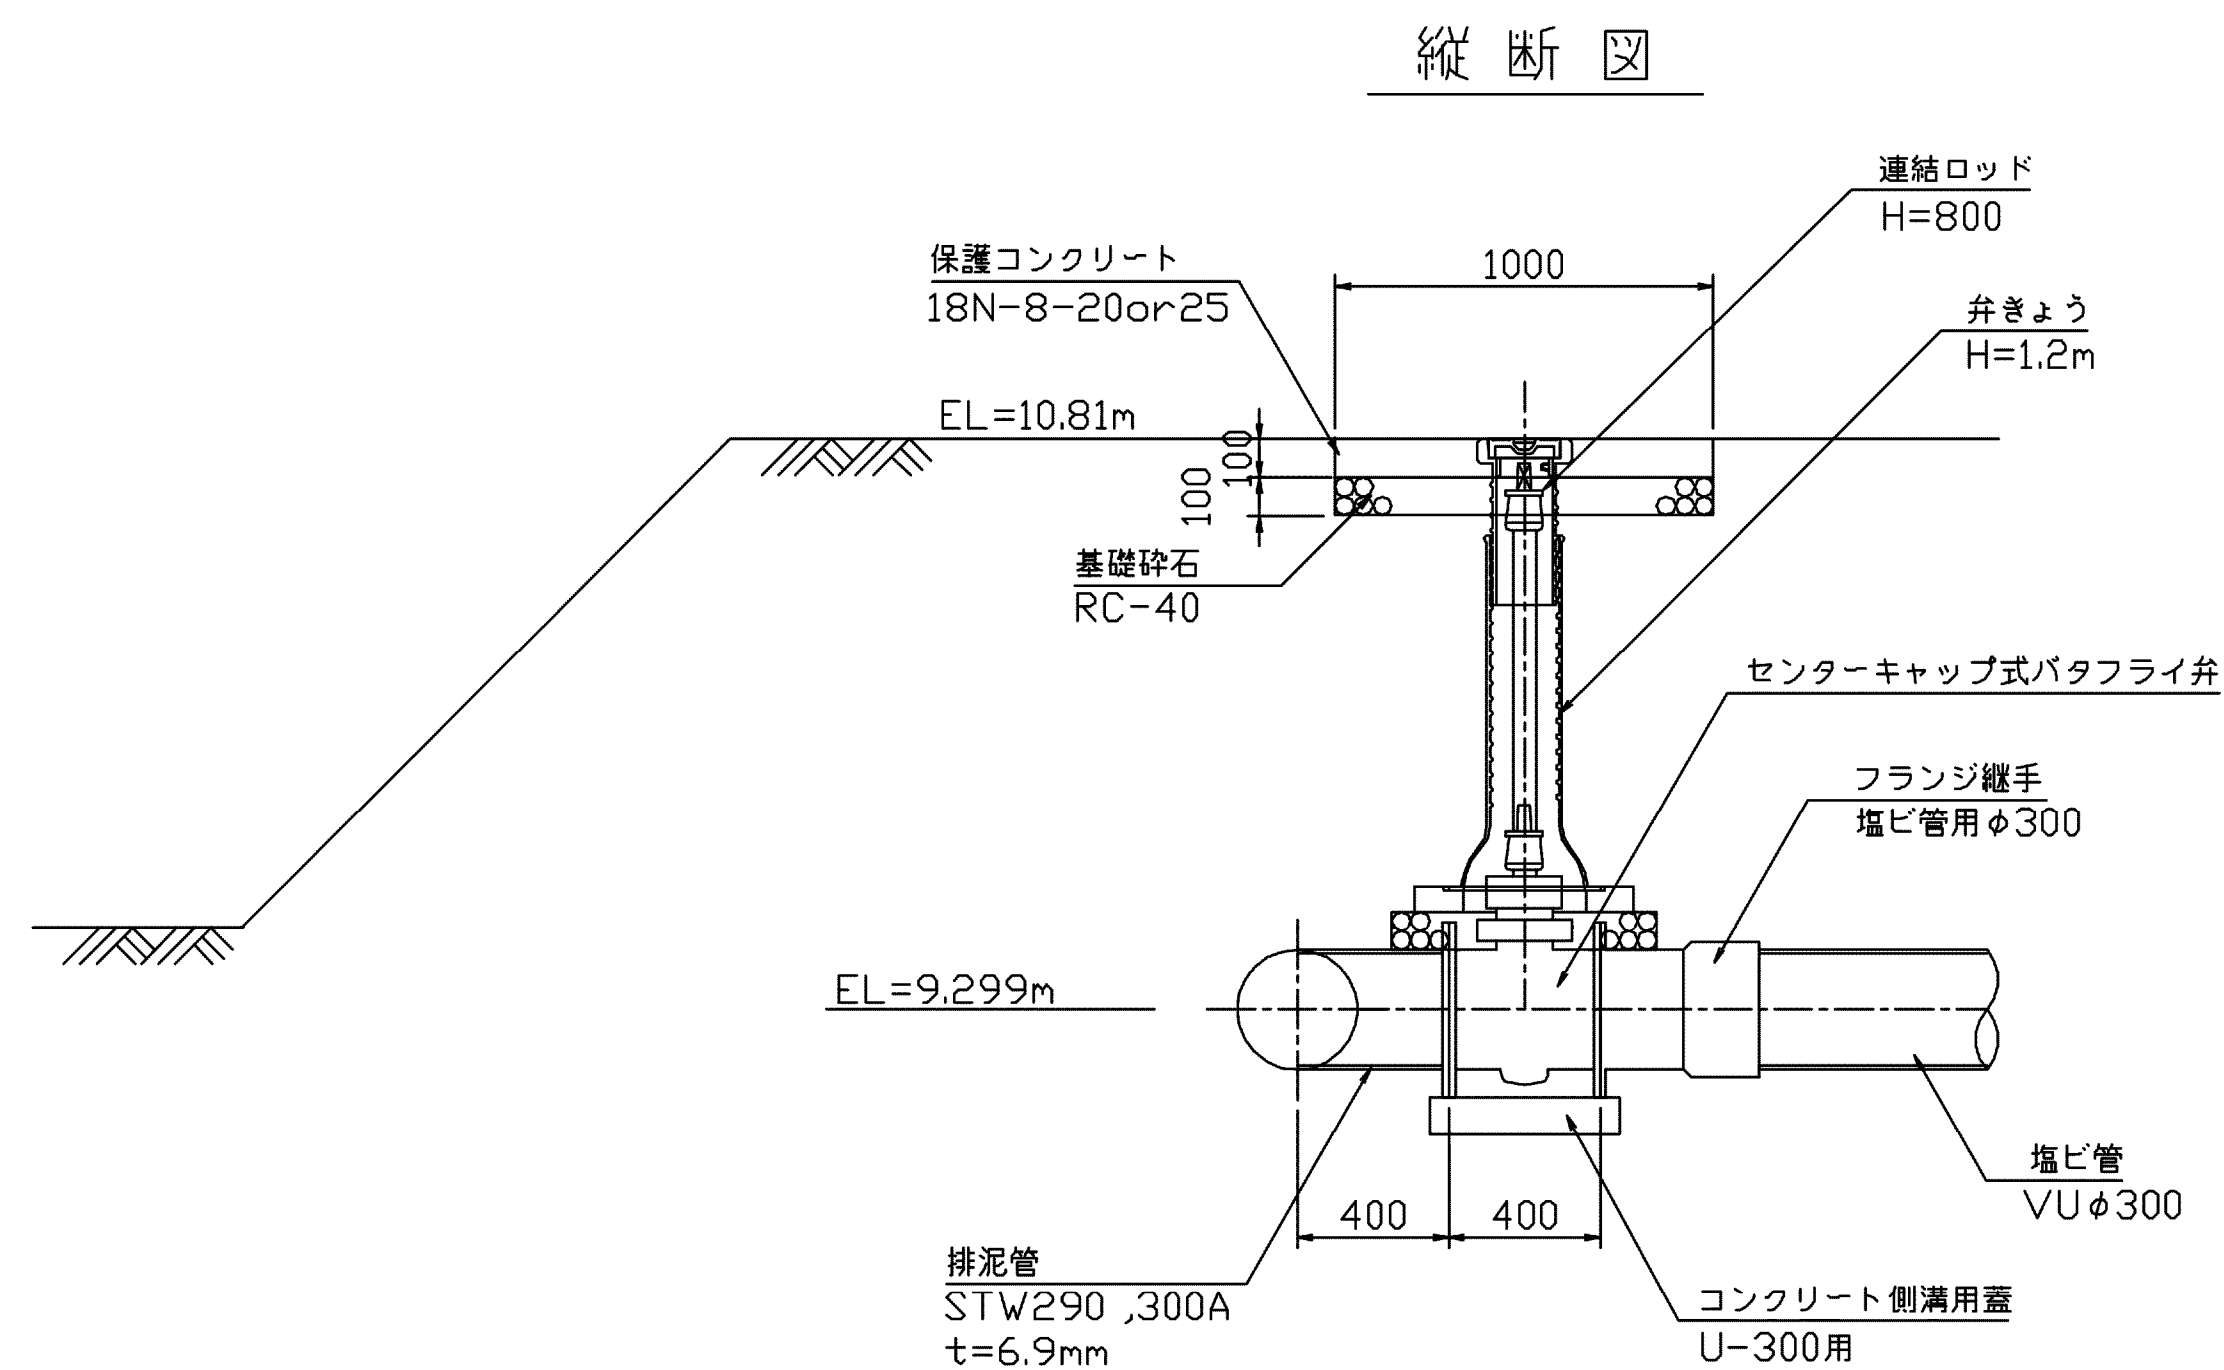

平面図

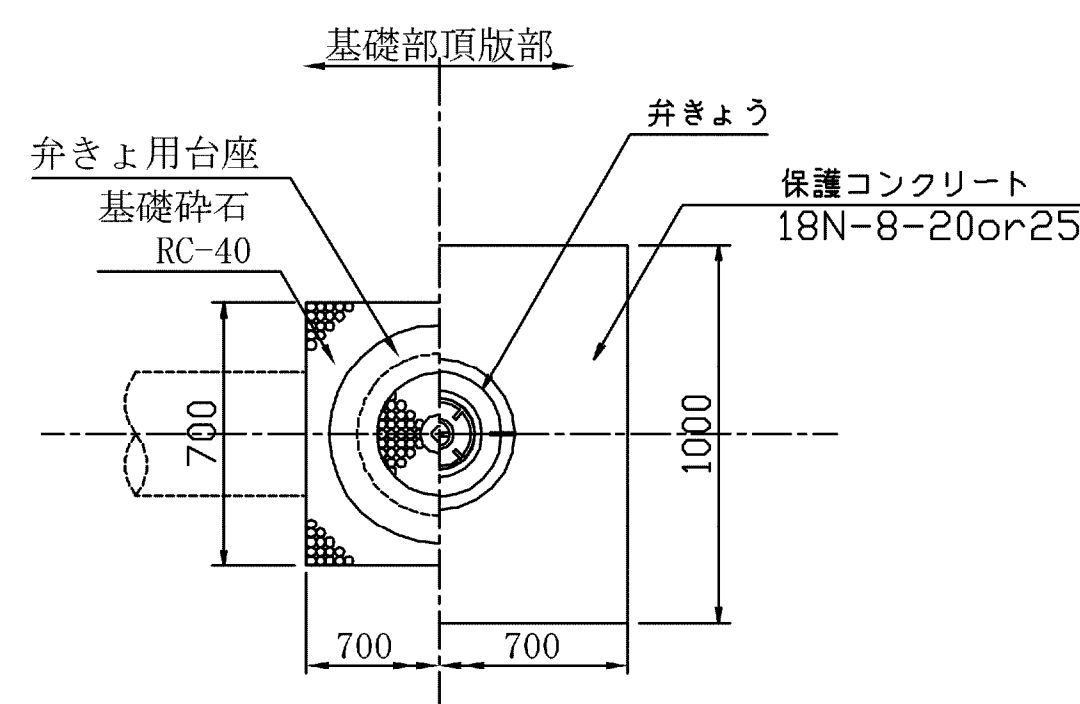

施設名	南部幹線用水路 (0312100-1100-20)		
図面名	13号排泥工構造図		
作成年月	平成26年 3月		
縮尺	A1 1:500 A2 1:707	図面番号	8-279/599
作成者	関東農政局 高総農業水利事業所		