

32号空気弁工

No. 228+49.520




A

位置図 S=1:200


平面図 S=1:50

建屋正面図 S=1:50

32号空気弁工
No. 228+49.520

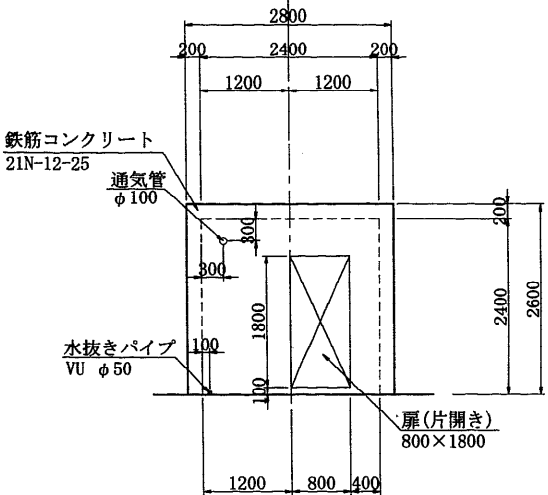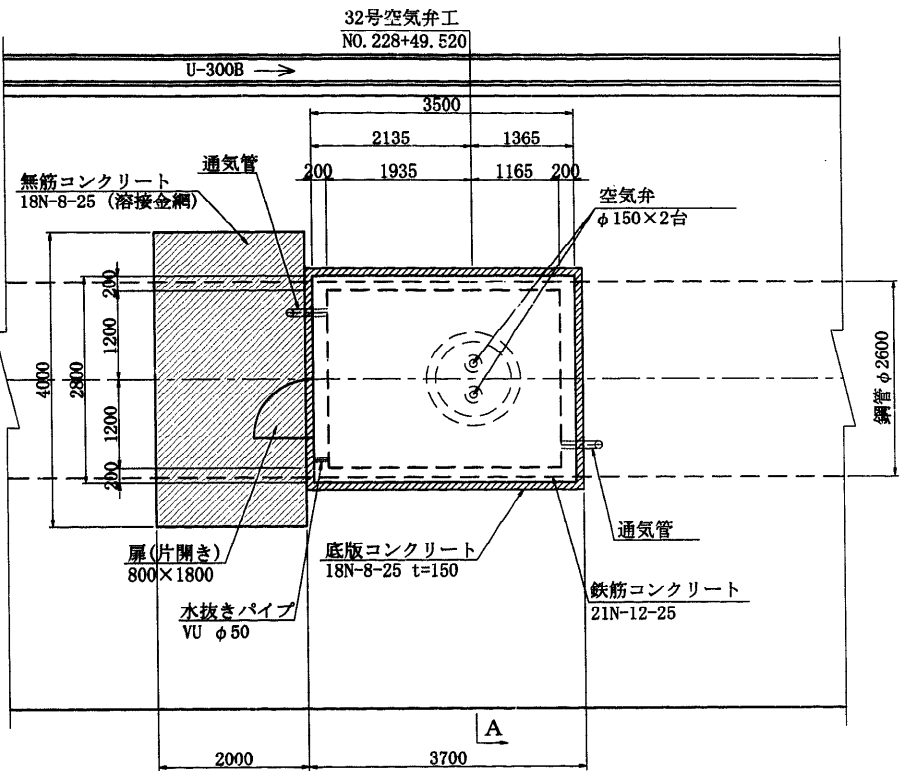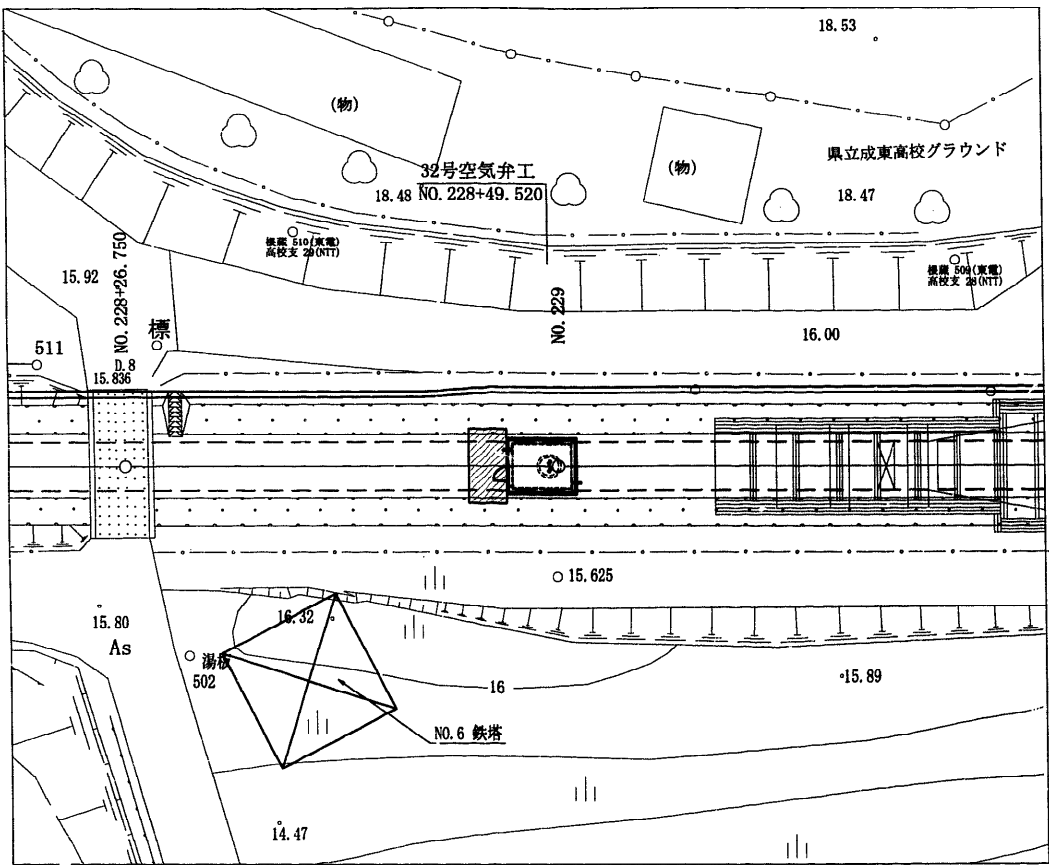




吊りフック詳細図 S=1:20

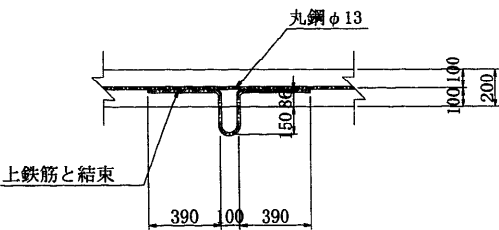

A-A S=1:50 32号空気弁工
No. 228+49.520

縦断図 S=1:50

32号空気弁工
No. 228+49.520

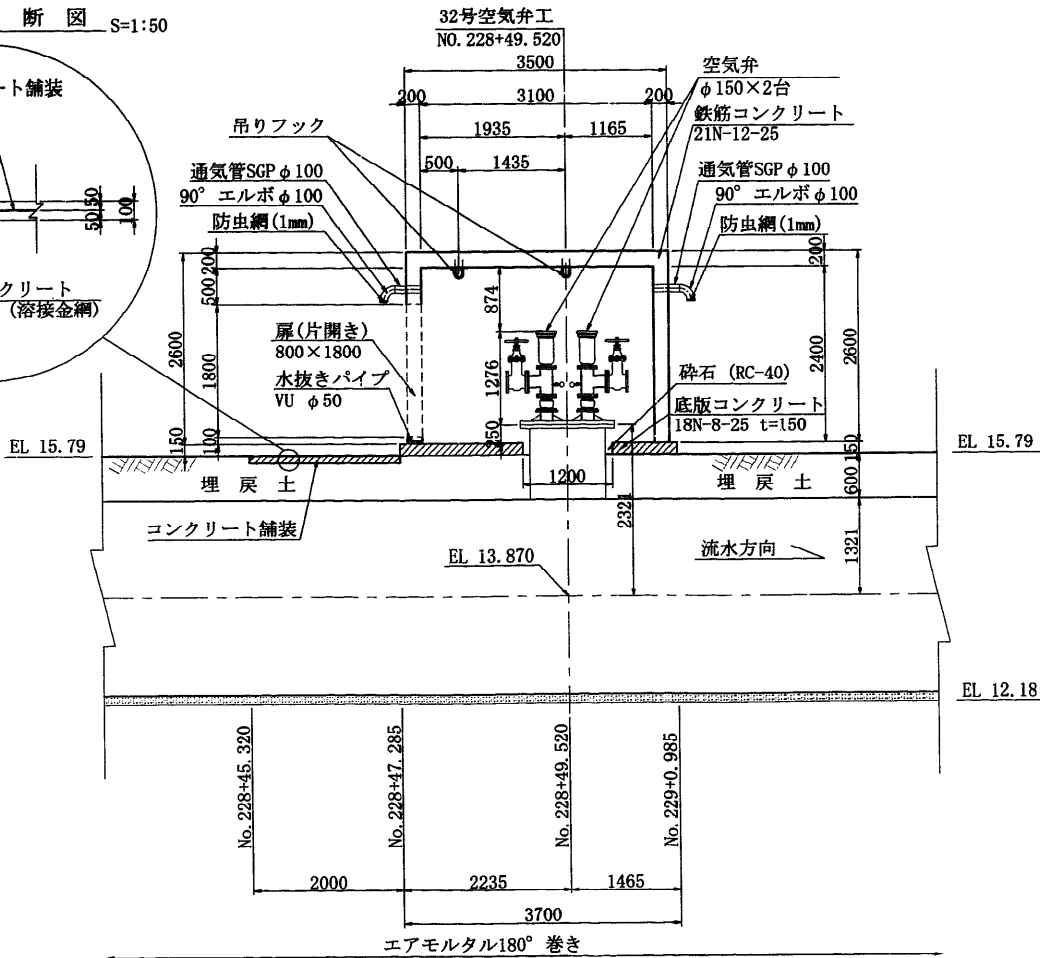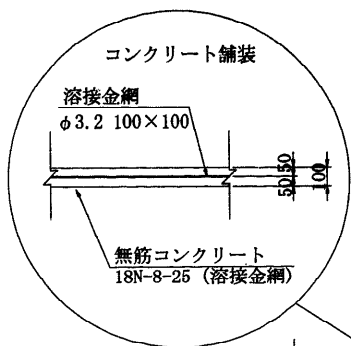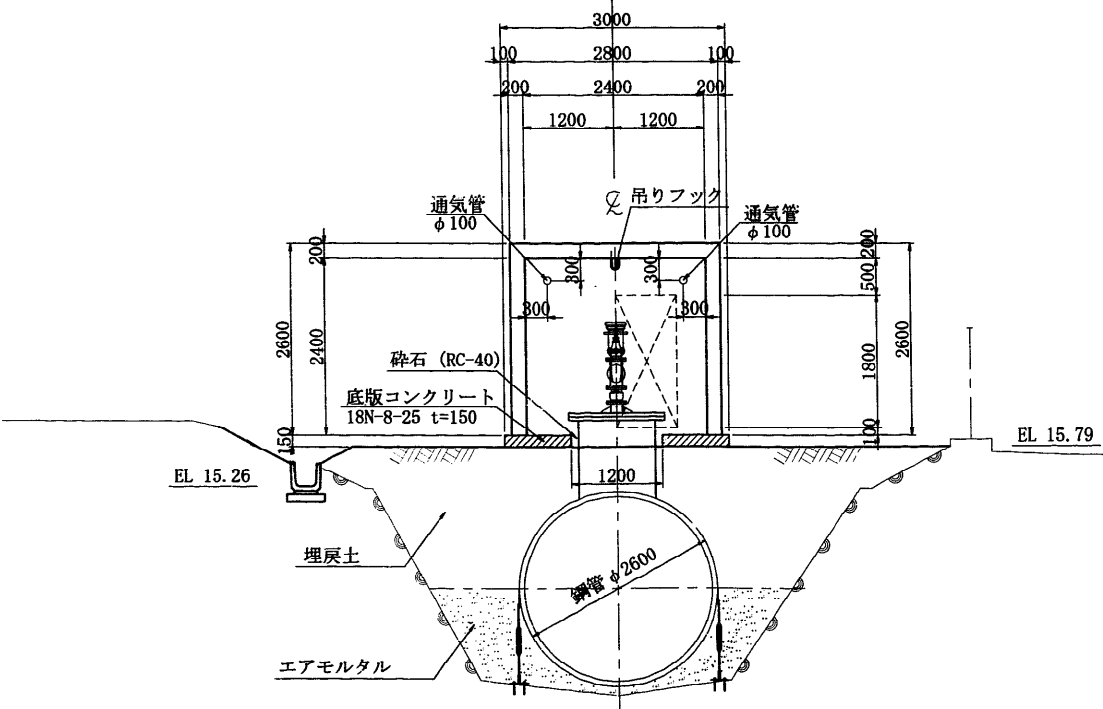

施設名	南部幹線用水路 (0312100-1100-20)		
図面名	32号空気弁工		
作成年月	平成26年 3月		
縮尺	A1 図示	図面番号	8-205/310
作成者	関東農政局 両総農業水利事業所		