



33号空氣弁工

No. 231+19. 000


## 位 置 図 S=1:200

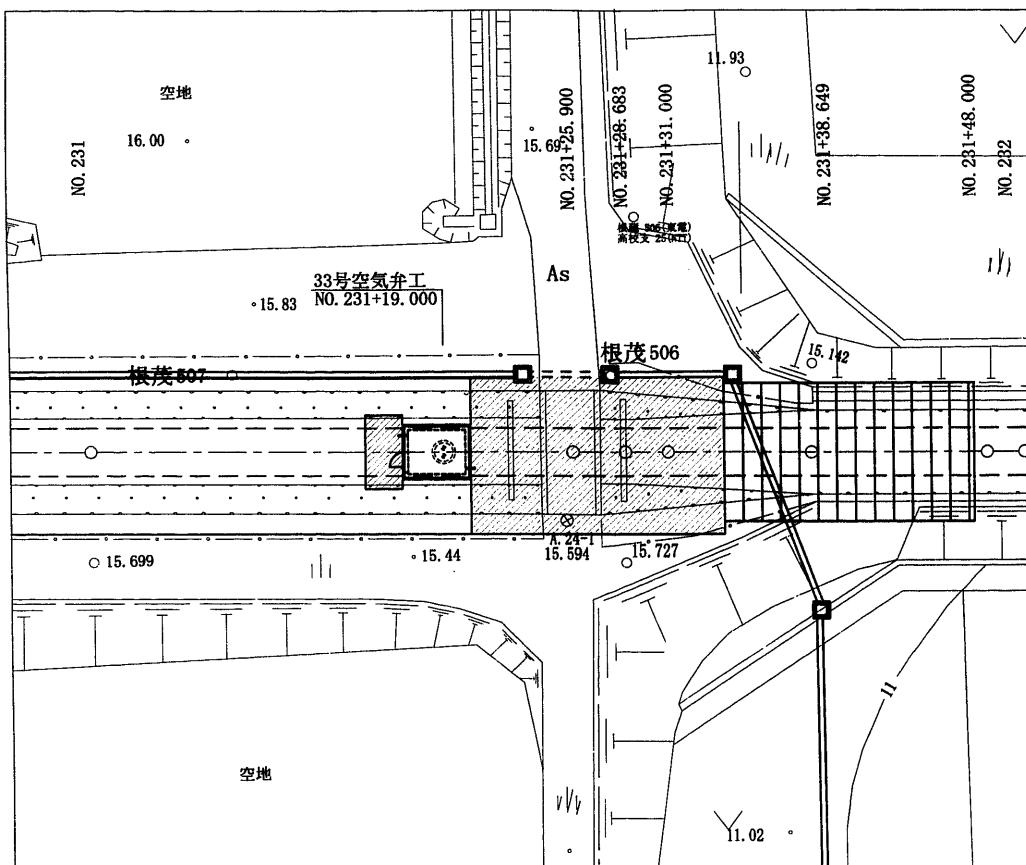


A - A S=1:50 33号空氣

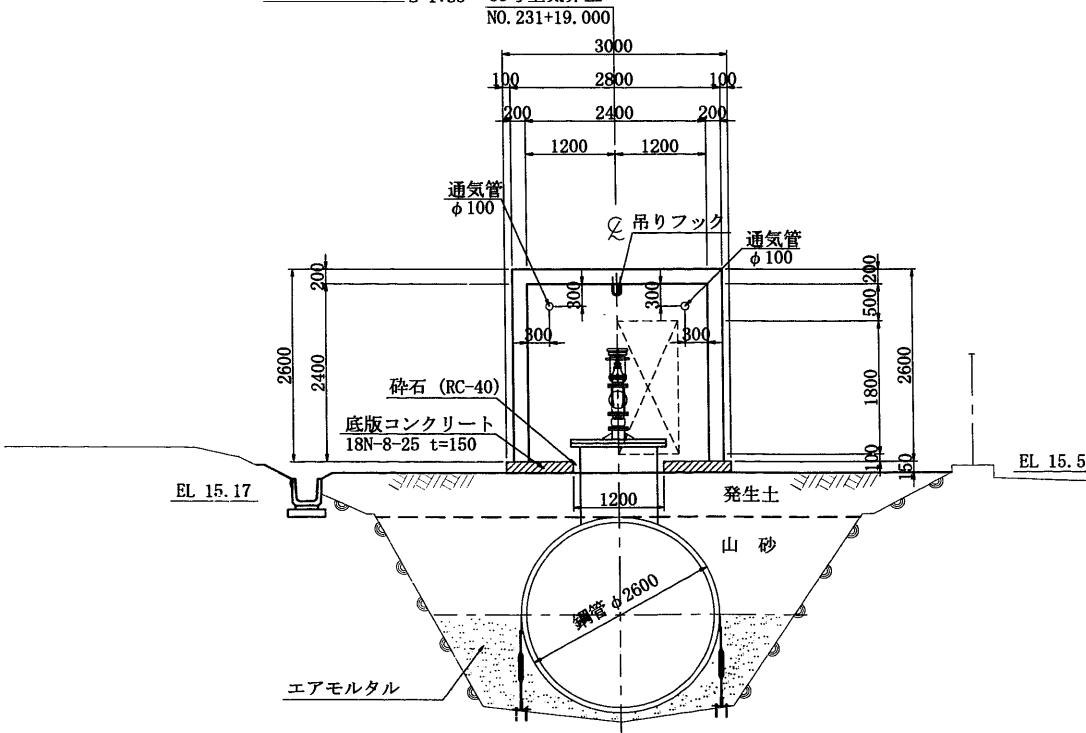


縦断図 S-1: E

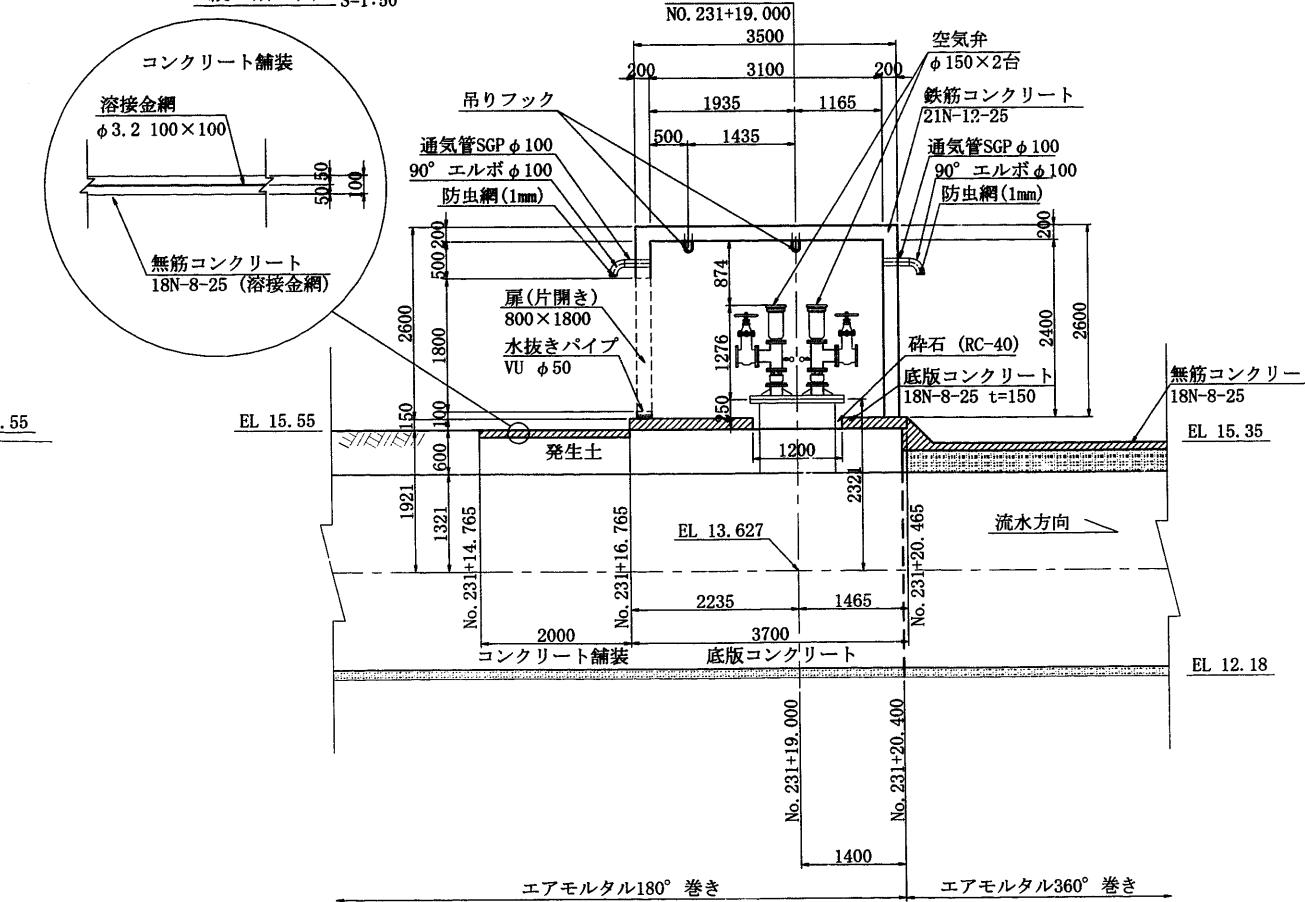


## 平面図 S=1:50

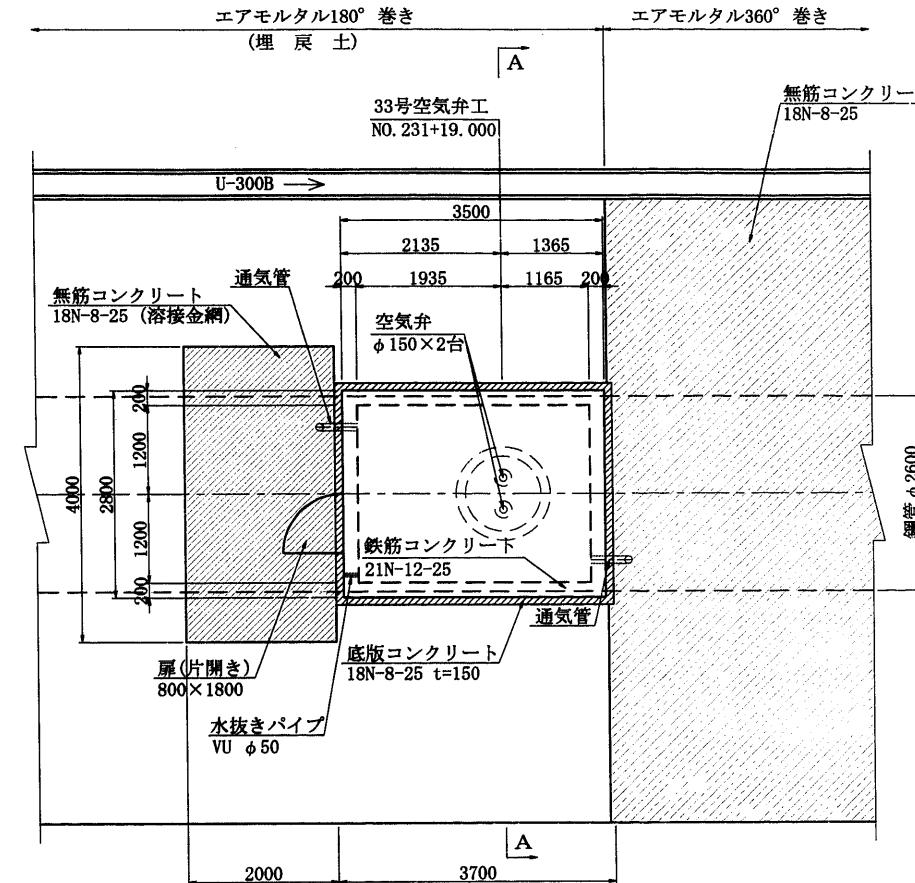

建屋正面図 S=1:50

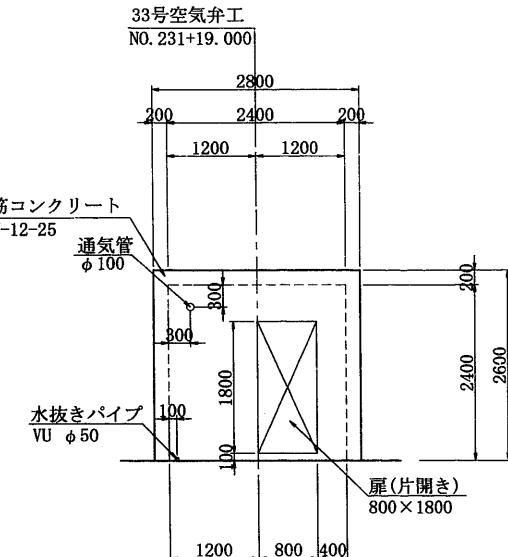

吊りフック詳細図 S=1:20

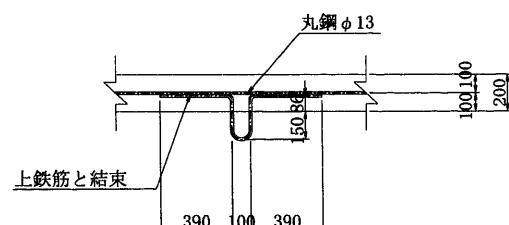

施設名	南部幹線用水路(0312100-1100-20)		
図面名	33号空気弁工		
作成年月	平成26年 3月		
縮尺	A1 図示	図面番号	8-206/310
作成者	関東農政局 両終農業水利事業所		