



# 38号空気弁工

No. 8+29.174


位置図 S=1:200

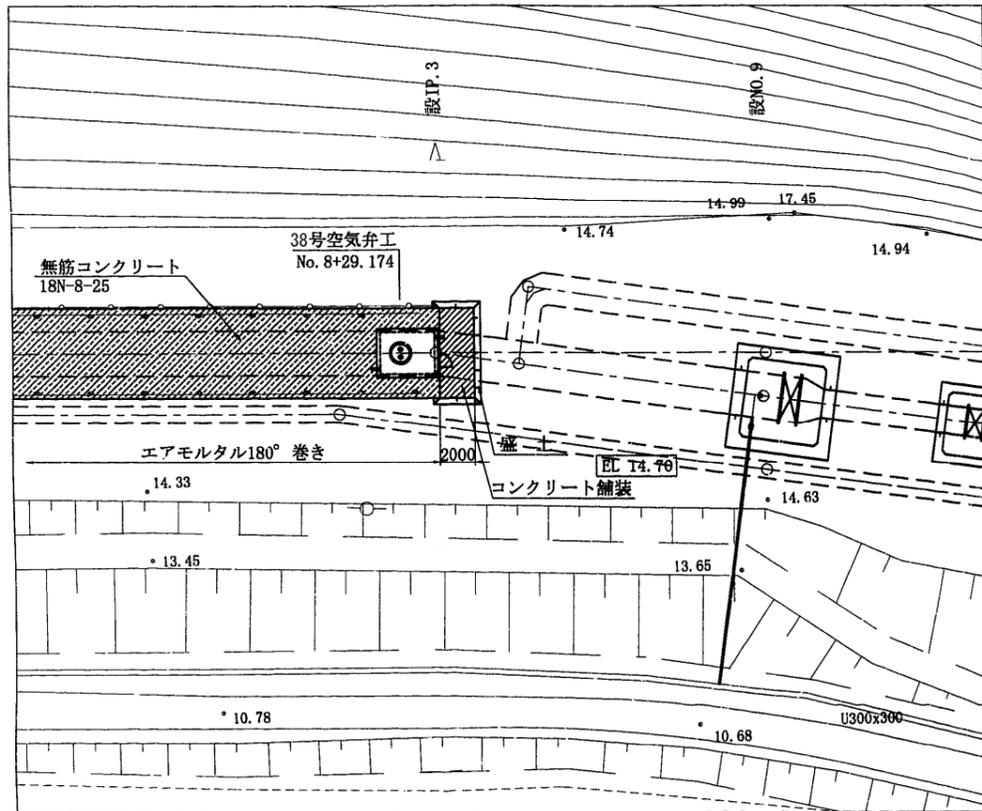


平面図 S=1:50

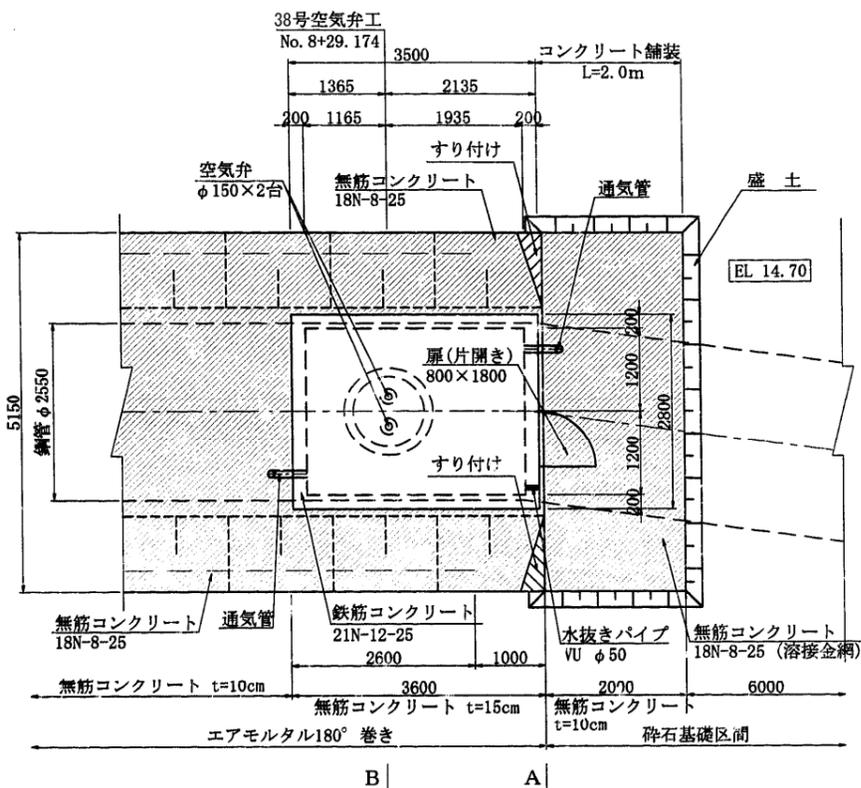


建屋正面図 S=1:50

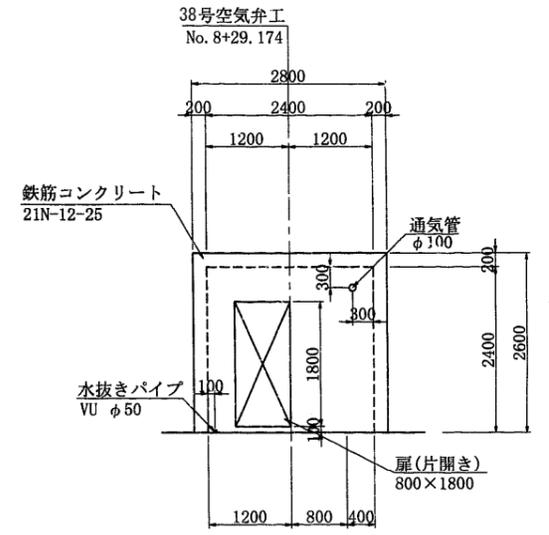


吊りフック詳細図 S=1:20

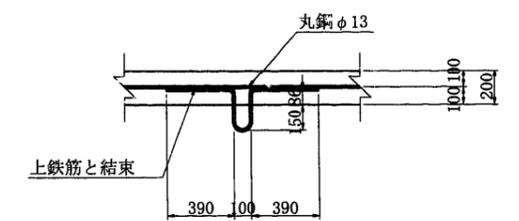


A-A S=1:50

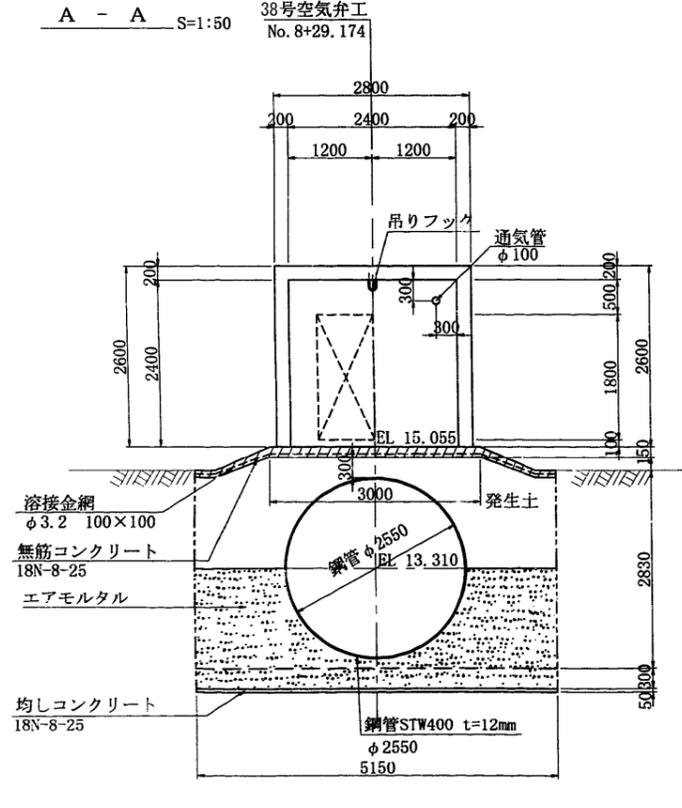

B-B S=1:50

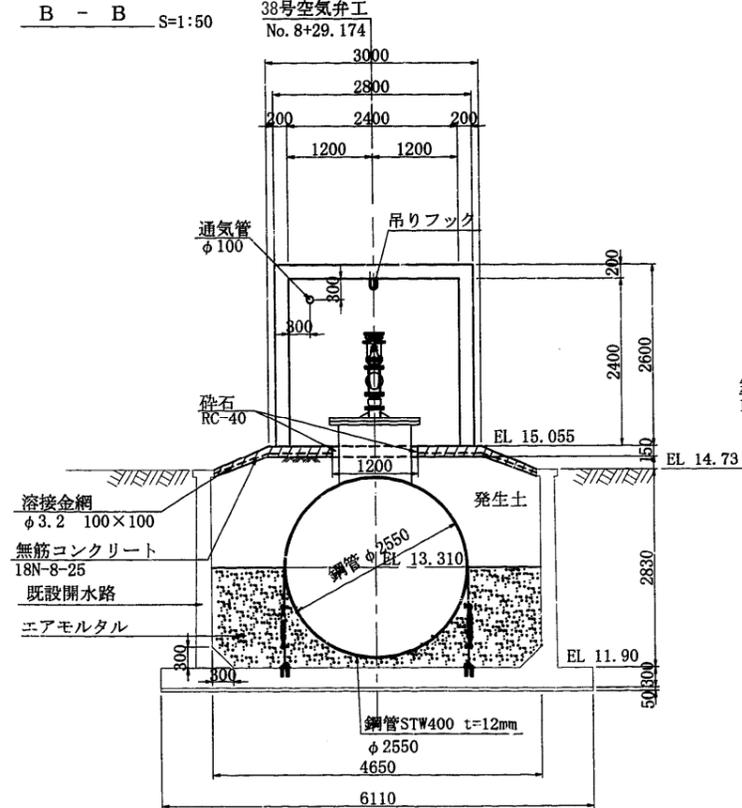

縦断図 S=1:50

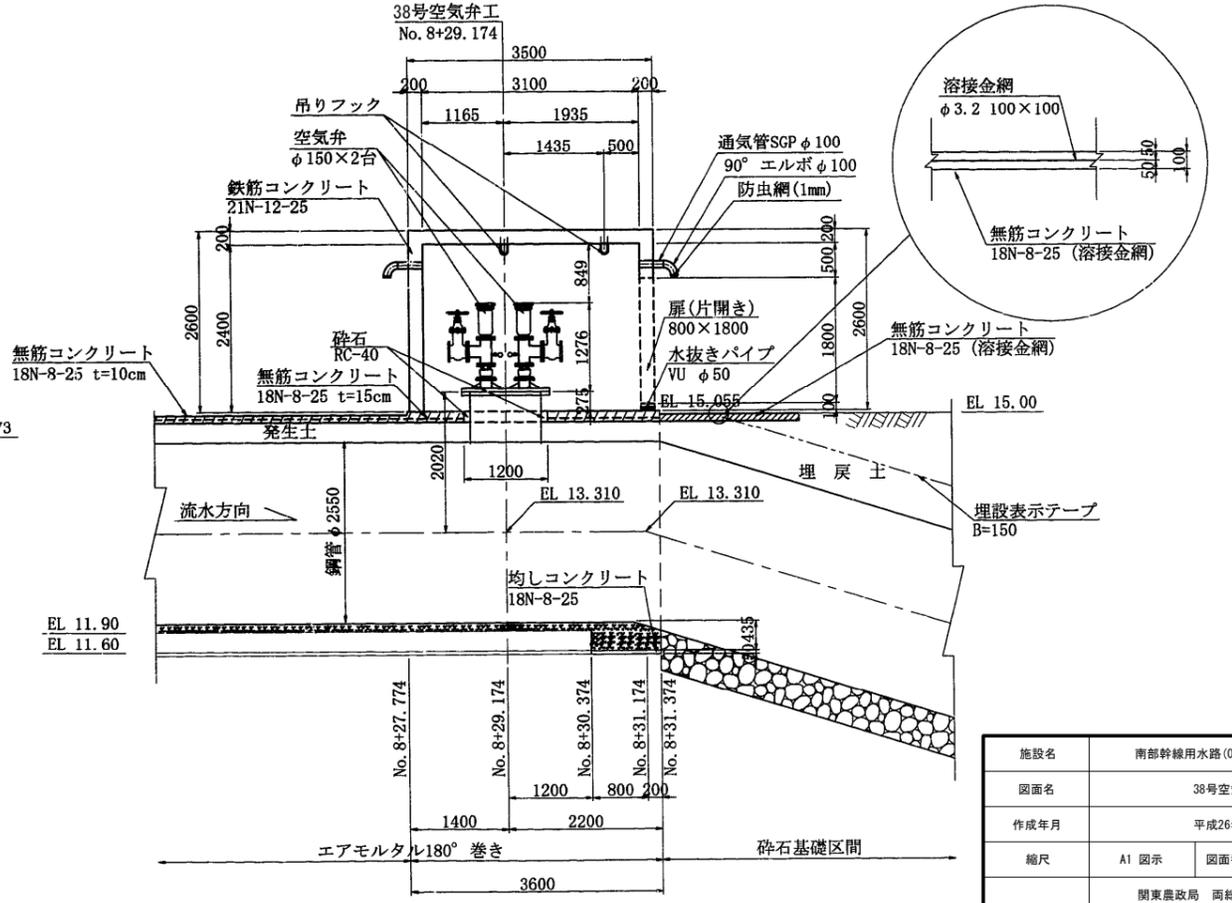

施設名	南部幹線用水路 (0312100-1100-20)		
図面名	38号空気弁工		
作成年月	平成26年 3月		
縮尺	A1 図示	図面番号	8-215/310
作成者	関東農政局 両総農業水利事業所		