



2号減圧工・40号空気弁工 (1/2)

No. 9+12. 074


平面図 S=1:50

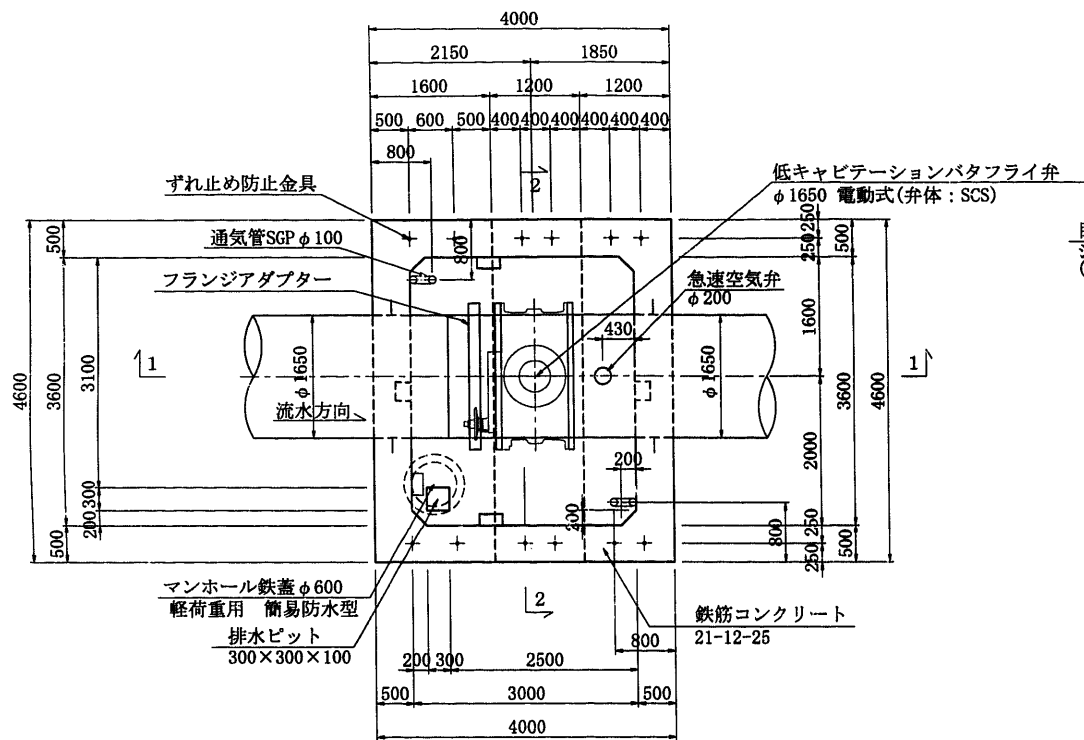


床版平面図 S=1:50

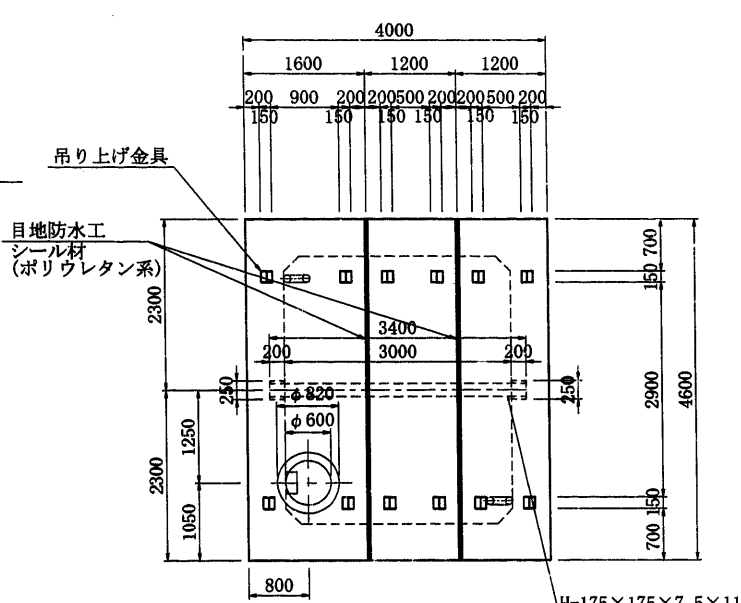


床版断面図 S=1:50

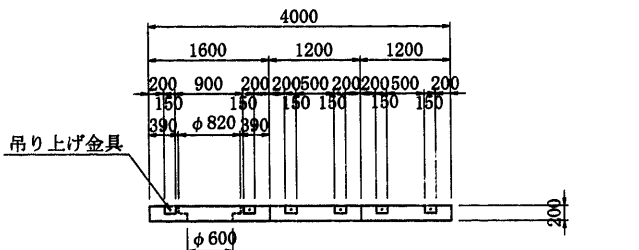


1-1 S=1:50

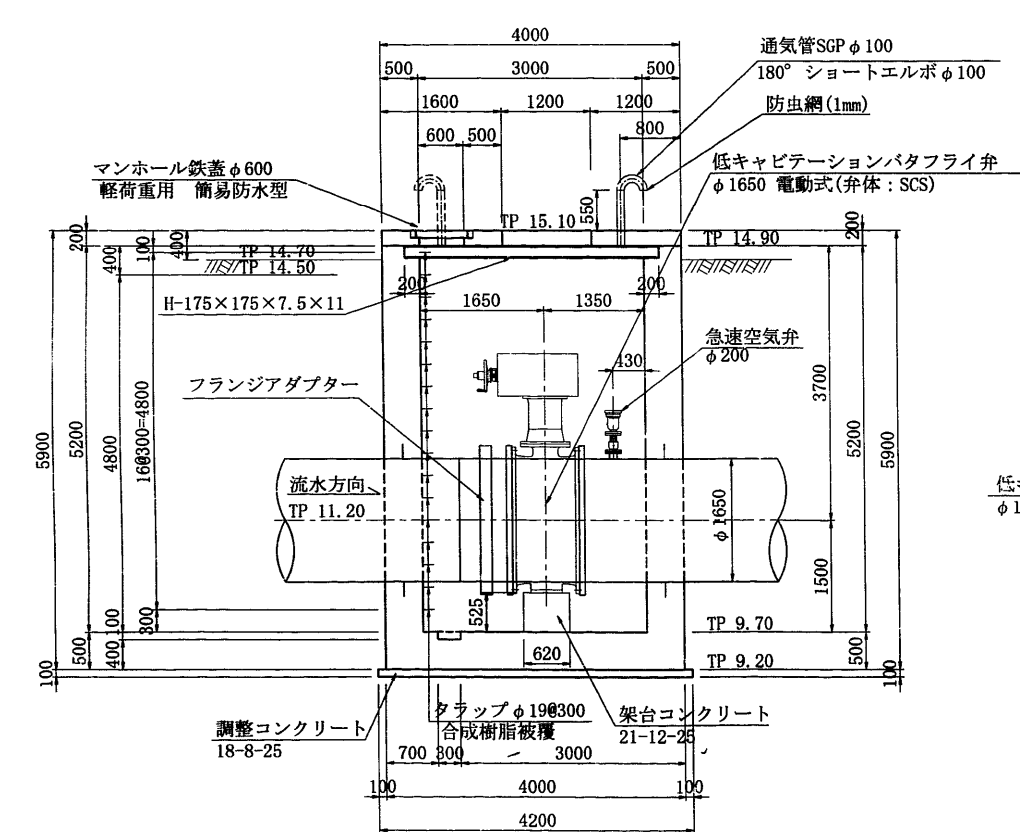


2-2 S=1:50

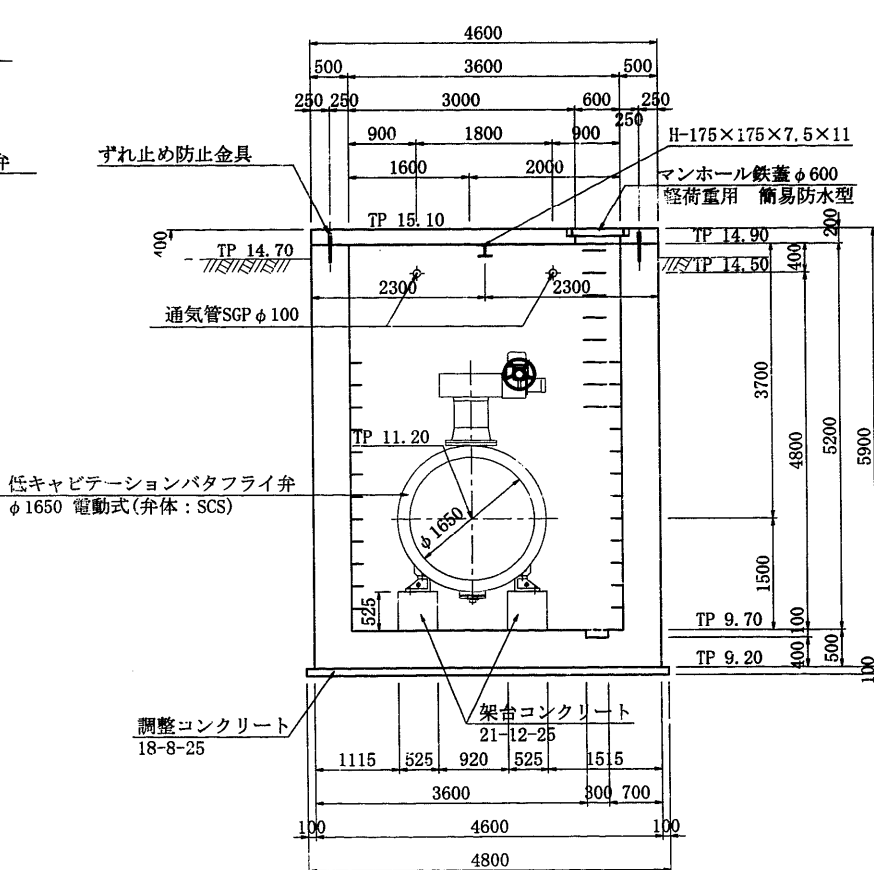


ずれ止め工詳細図 S=1:20

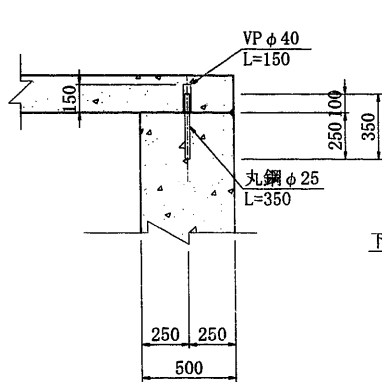

吊り上げ金具詳細図 S=1:20

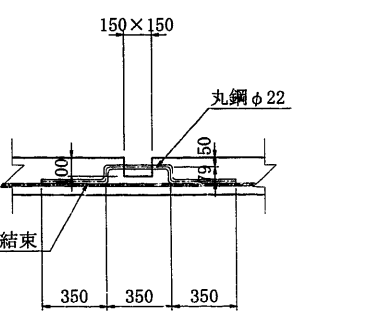


目地防水工詳細図 S=1:20

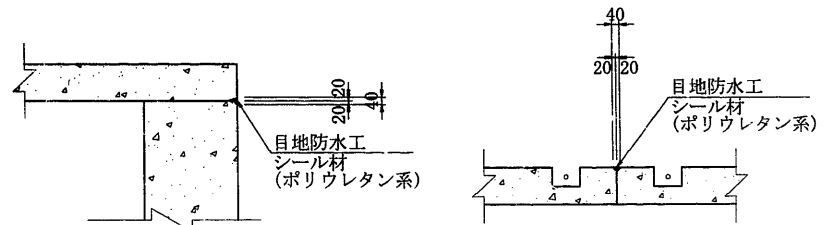


水抜工詳細図 S=1:20

平面図

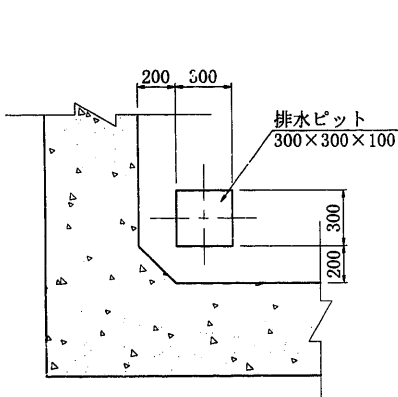


断面図

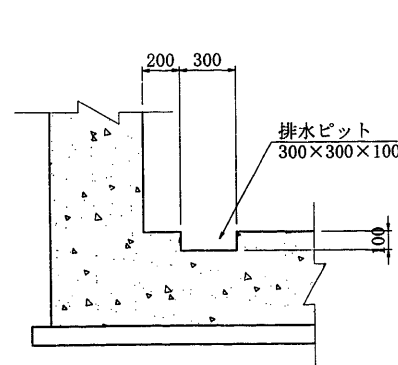


タラップ詳細図 S=1:20

平面図

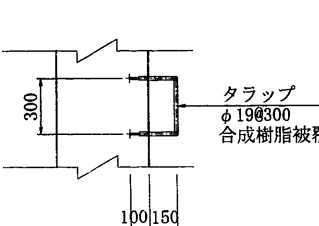

断面図

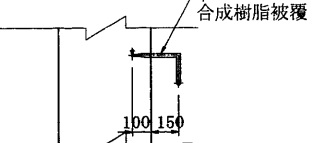

※2号減圧弁は5号制水弁を兼用する。


施設名	南部幹線用水路 (0312100-1100-20)		
図面名	2号減圧工・40号空気弁工 (1/2)		
作成年月	平成26年 3月		
縮尺	A1 図示	図面番号	8-220/310
作成者	関東農政局 両総農業水利事業所		

2号減圧工・40号空気弁工 (2/2)


No. 9+12.074

渡り梯子詳細図 S=1:30


側面図

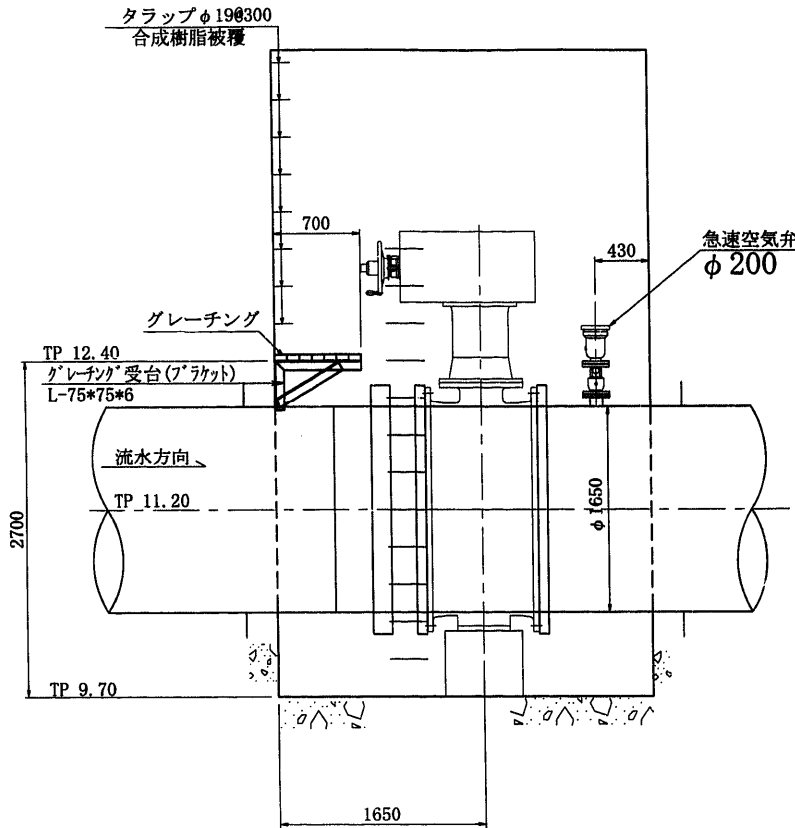


断面図

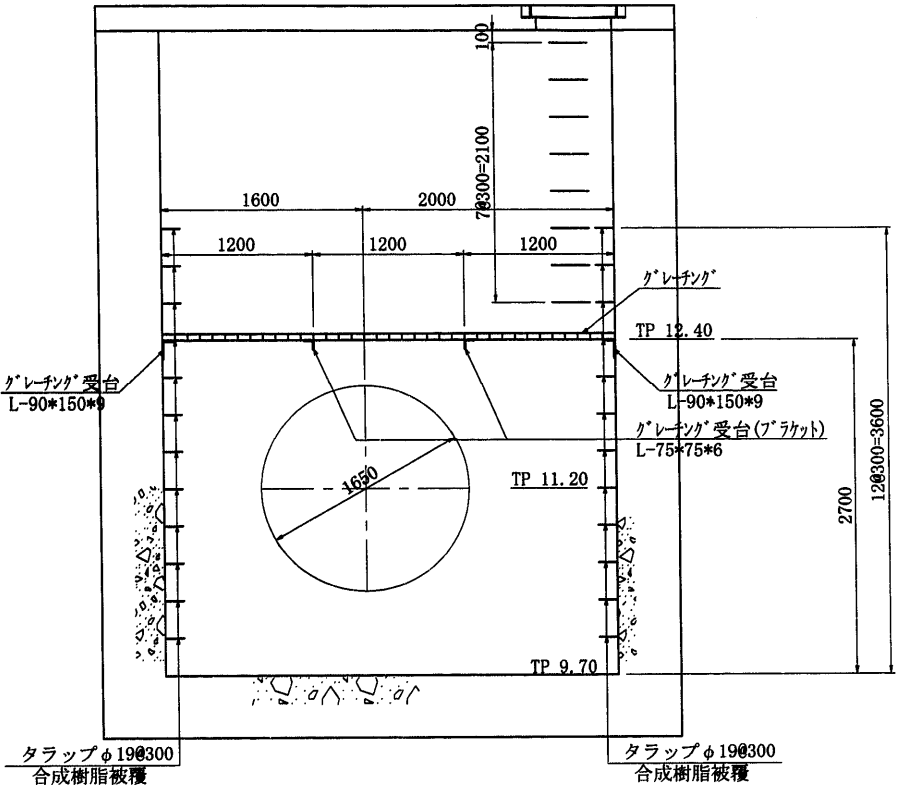


平面図

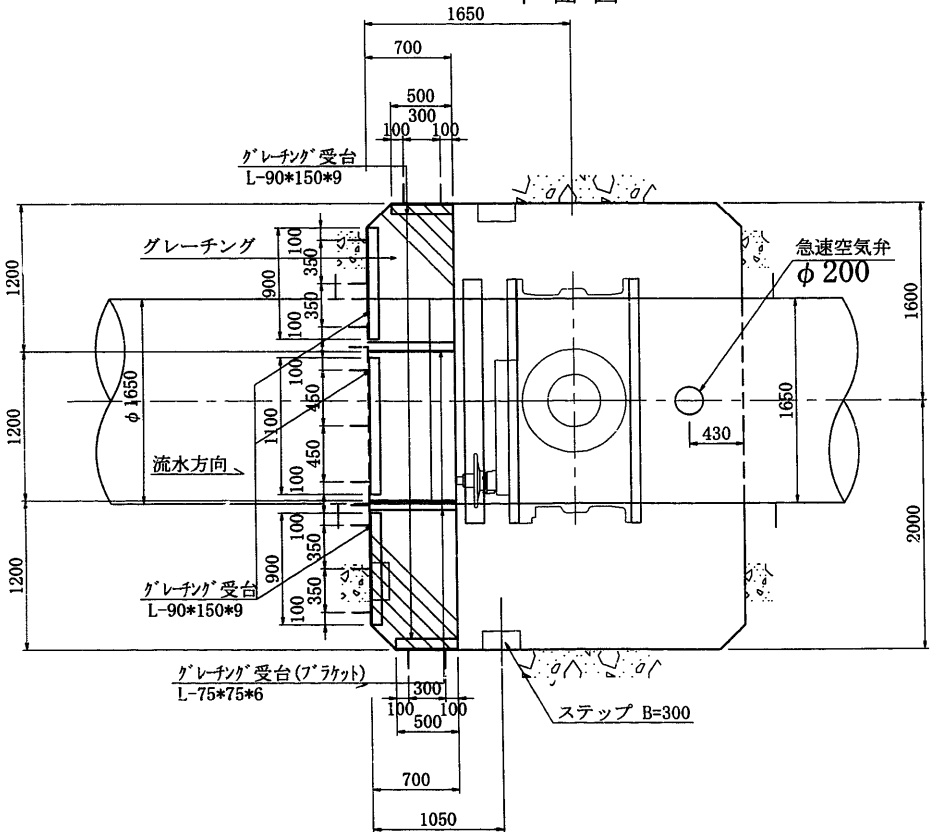

ブラケット S=1:10

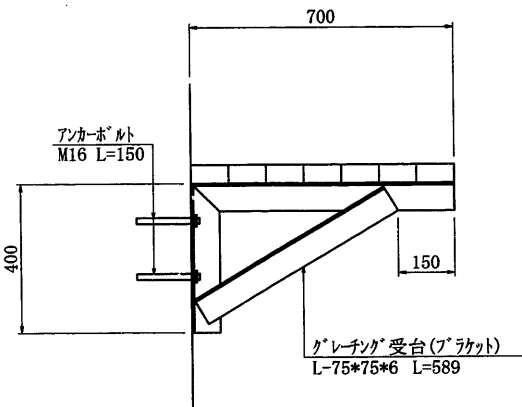

グレーチング受台 S=1:10

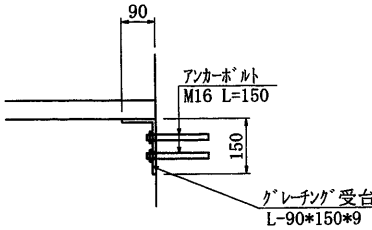

※2号減圧弁は5号制水弁を兼用する。

施設名	南部幹線用水路 (0312100-1100-20)		
図面名	2号減圧工・40号空気弁工 (2/2)		
作成年月	平成26年 3月		
縮尺	A1 図示	図面番号	8-221/310
作成者	関東農政局 両総農業水利事業所		