
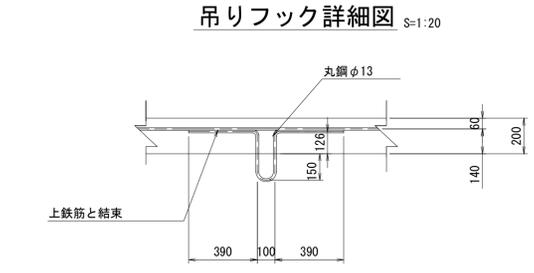
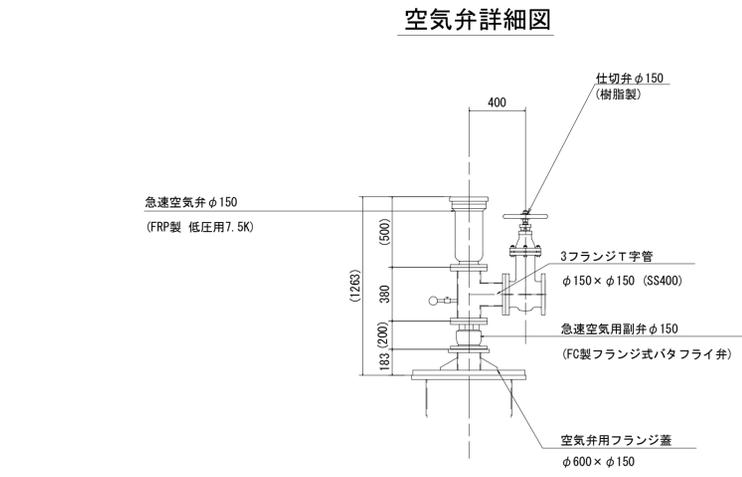
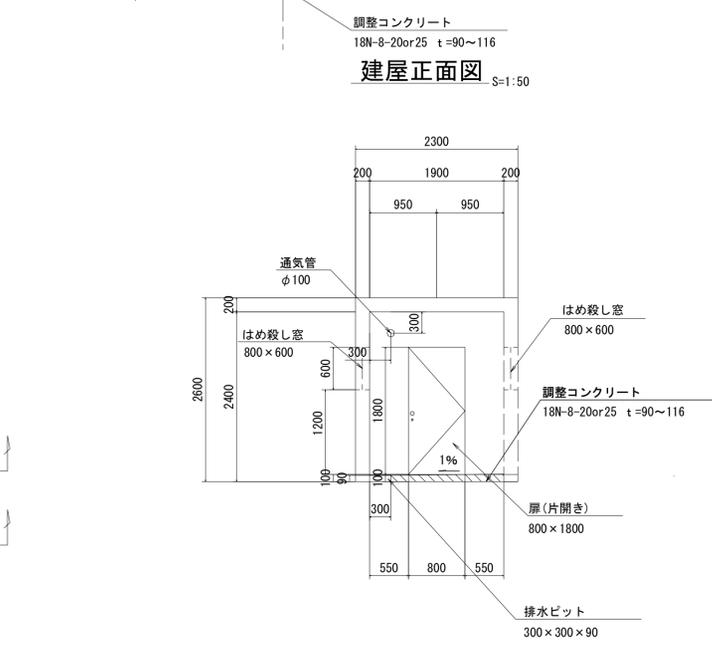
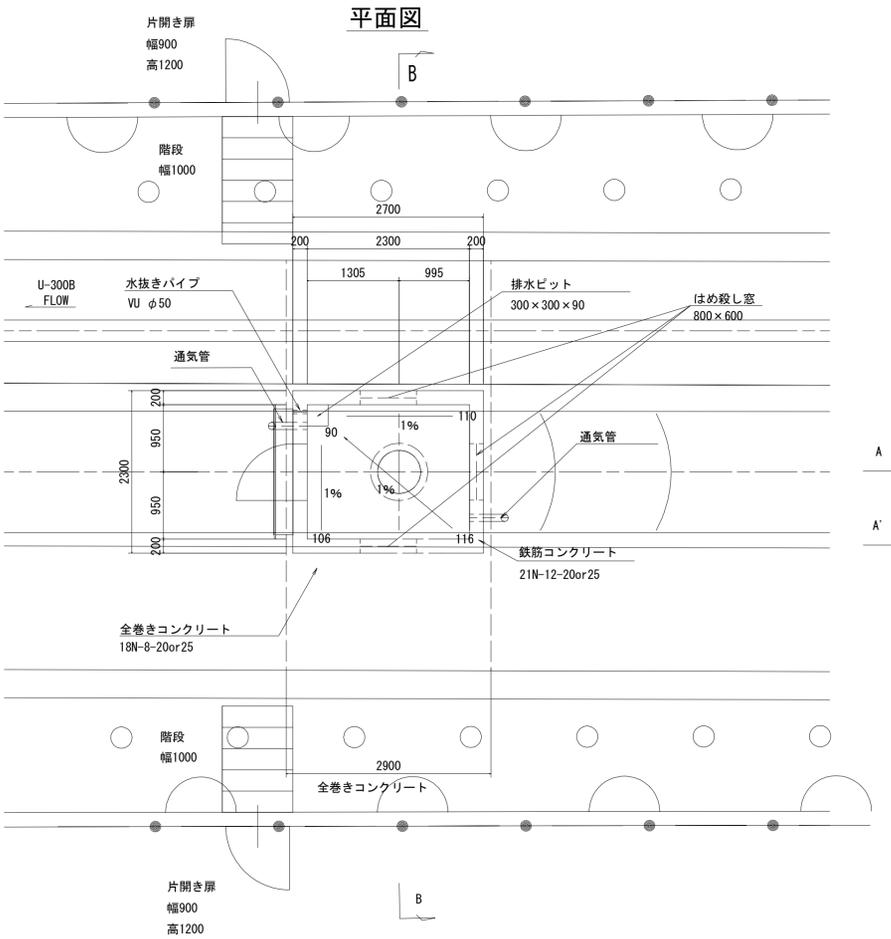
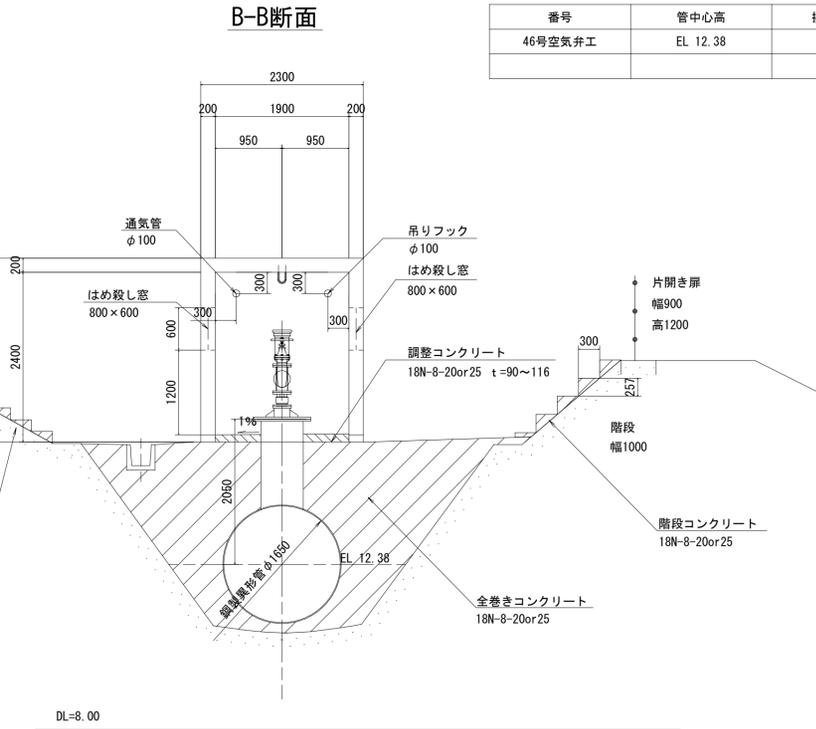
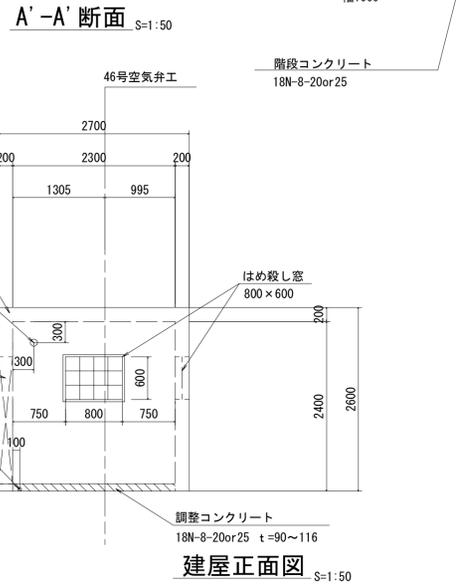


46号空気弁工構造図 S=1:50

番号	管中心高	排水路標高	立上り管
46号空気弁工	EL. 12.38	EL. 14.11	2.050m

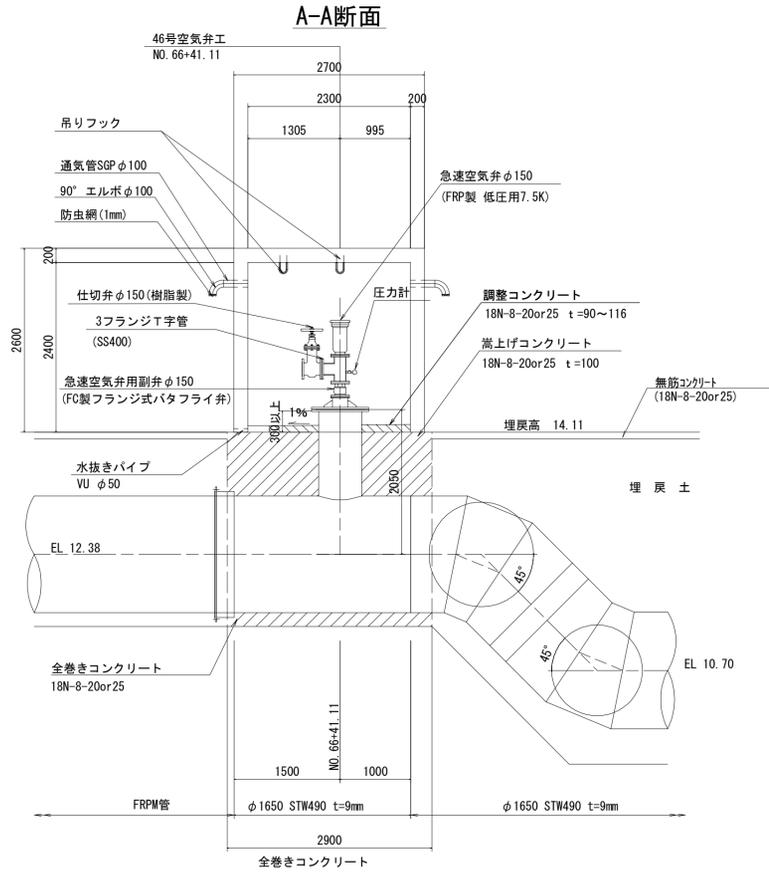

建具表		片開きフラッシュドア	はめ殺し窓
形式		片開きフラッシュドア	はめ殺し窓
数量		1	3
姿図			
材質 仕上		アルミ シルバー	ガラスブロック
見込		枠: 70 扉: 35	
金物		丁番(SUS)、握玉、シリンダー錠	
備考		寄槽(下枠) ステンレス	200×200型

施設名	南部幹線用水路(0312100-1100-20)		
図面名	46号空気弁工構造図		
作成年月	平成26年 3月		
縮尺	A1 1:50 A2 1:70	図面番号	8-131/599
作成者	関東農政局 両総農業水利事業所		