




位置図
S=1/100

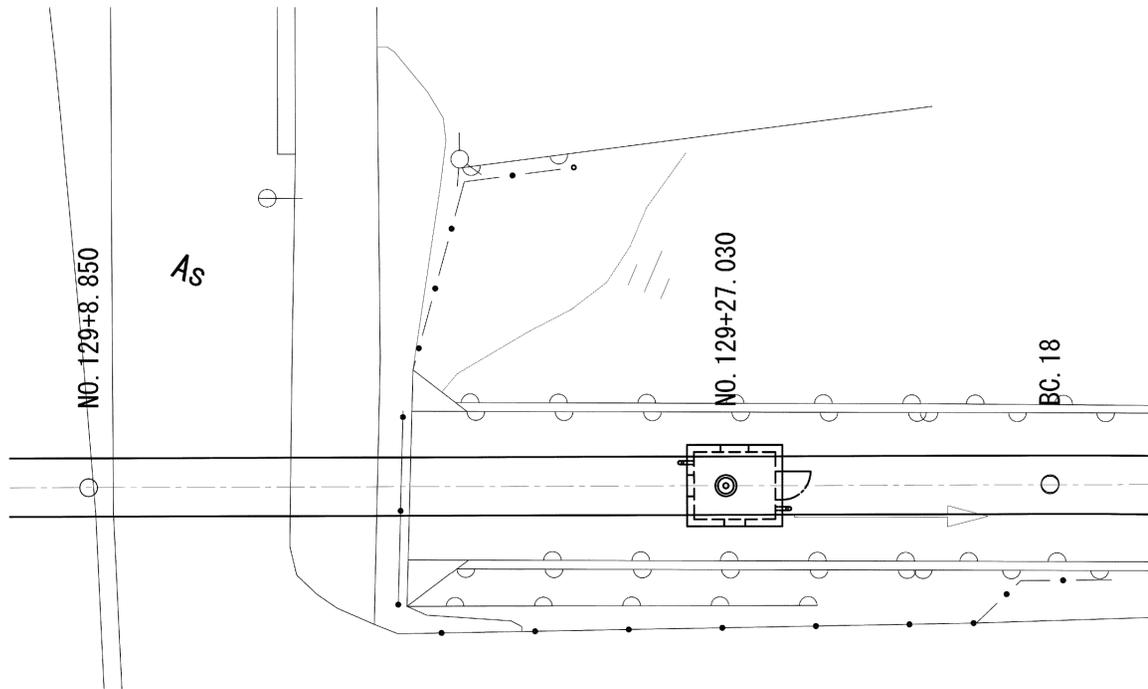


平断面図

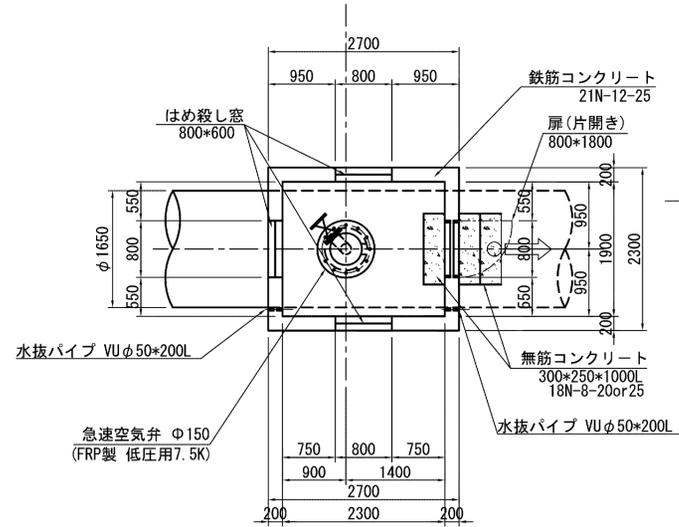


B-B

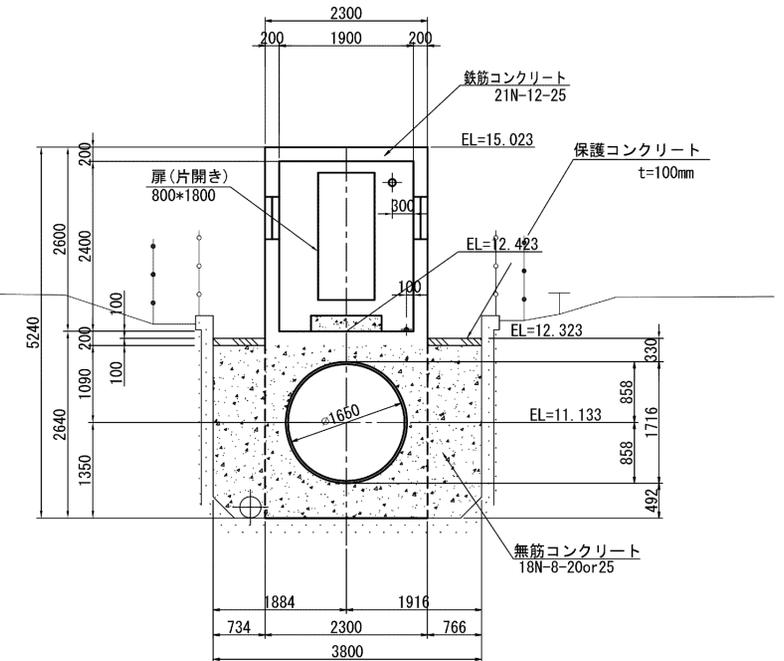


平面図

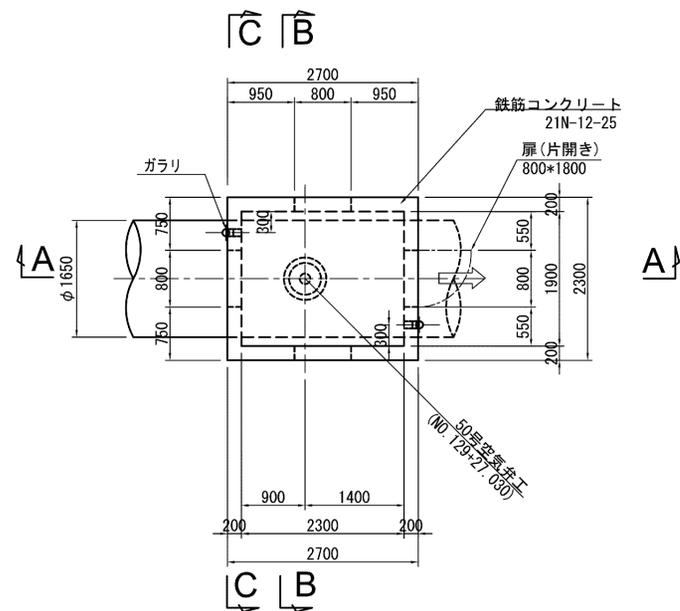

A-A

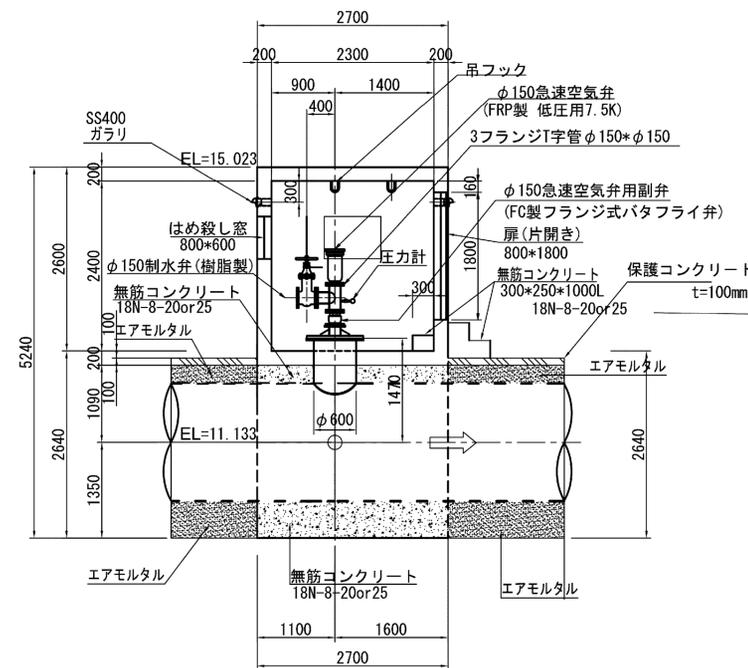

C-C

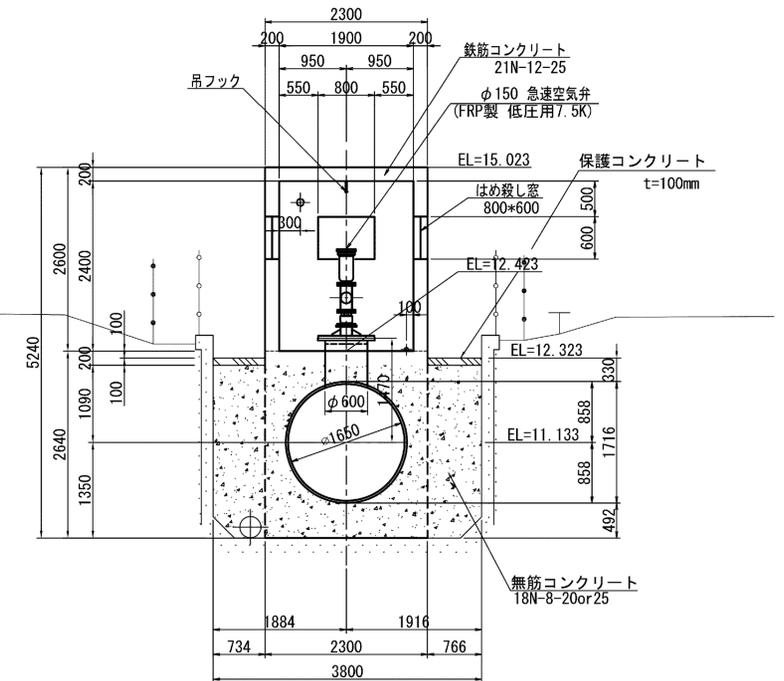


施設名	南部幹線水路(0312100-1100-20)		
図面名	50号空気弁工構造図(1/2)		
作成年月	平成26年 3月		
縮尺	A1 1:500 A2 1:707	図面番号	8-157/599
作成者	関東農政局 両総農業水利事業所		


50号空気弁工構造図(2/2)

吊りフック詳細図

S=1:20

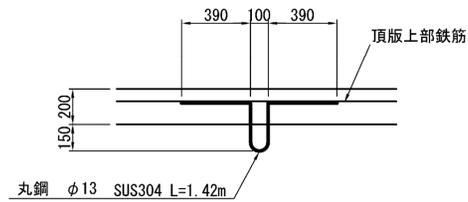

空気弁詳細図

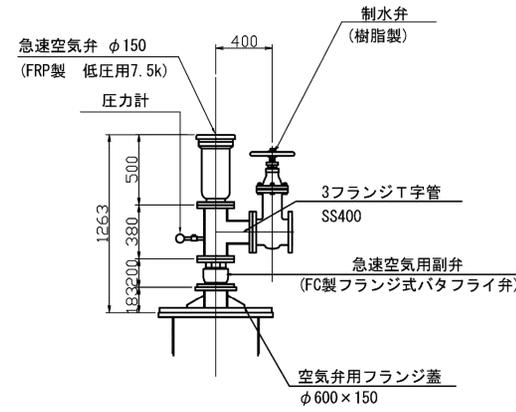

建具表

形式	片開きフラッシュドア	はめ殺し窓
数量	1	3
姿図		
材質	仕上 アルミ	シルバー
見込	硝子 枠: 70 扉: 35	ガラスブロック
金物	丁番(SUS)、握玉 シリンダー錠	
備考	杏摺(下枠)ステンレス	200×200型

施設名	南部幹線用水路(0312100-1100-20)		
図面名	50号空気弁工構造図(2/2)		
作成年月	平成26年 3月		
縮尺	A1 1:500 A2 1:707	図面番号	8-158/599
作成者	関東農政局 両総農業水利事業所		