


# 51号空気弁工構造図 S=1:50


## 位置図

S=1/100

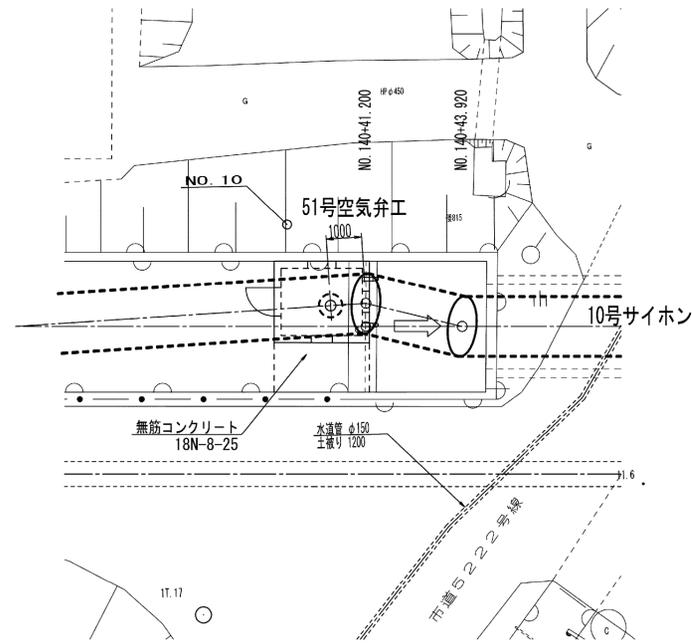


## 平断面図


注：空気弁の3FT字管及び仕切弁の取付平面角度は、平断面図の角度とする。

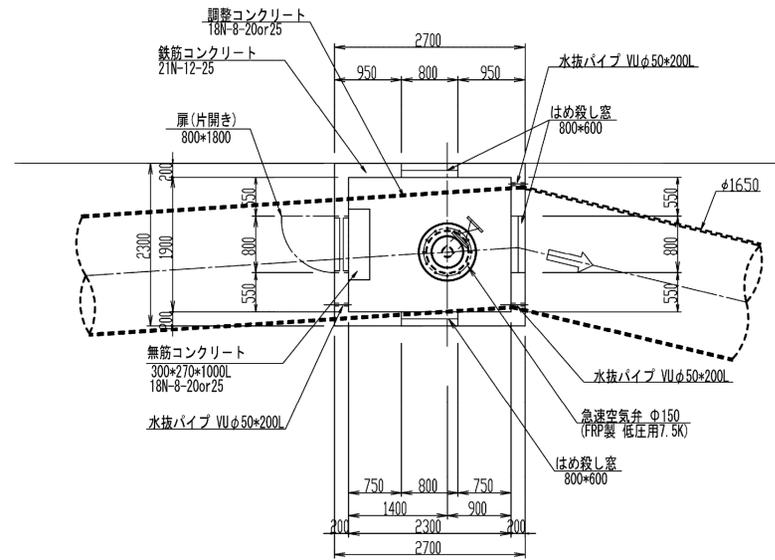


## B-B

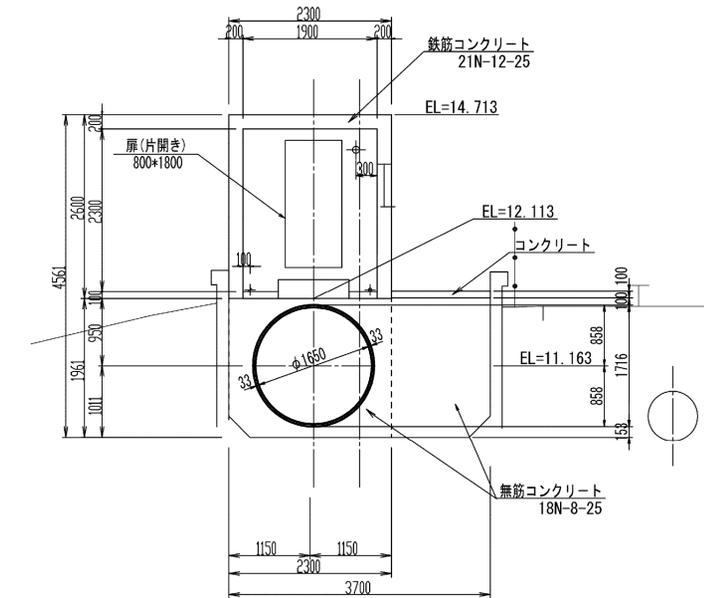


## 線形シフト図

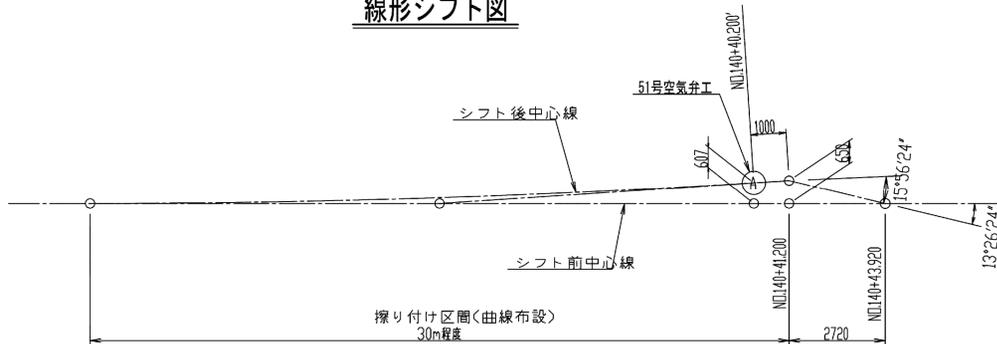


## A-A

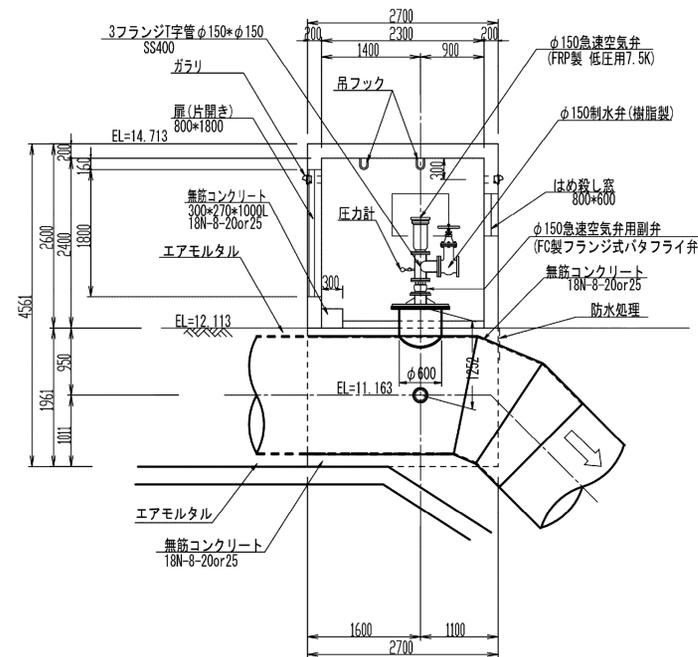

## C-C

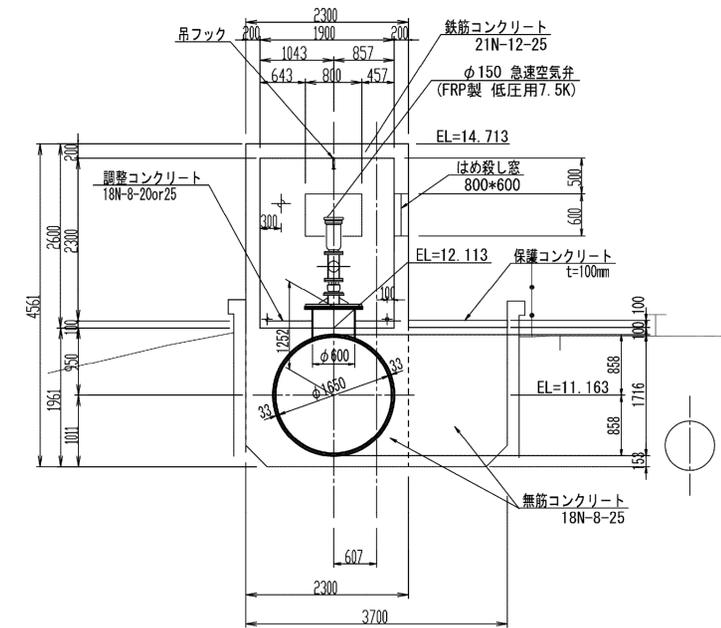

## 平面図

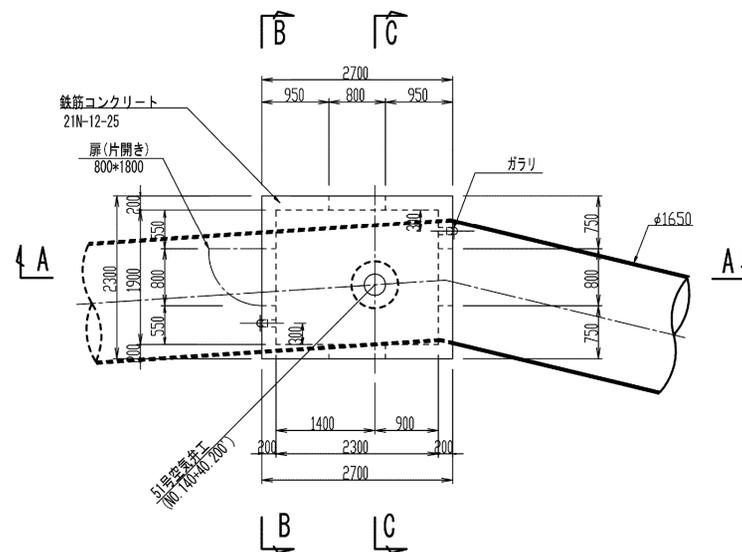

施設名	南部幹線用水路 (0312100-1100-20)		
図面名	51号空気弁工構造図		
作成年月	平成26年 3月		
縮尺	A1 1:500 A2 1:707	図面番号	8-206/599
作成者	関東農政局 両総農業水利事業所		