



平面図

S=1:100

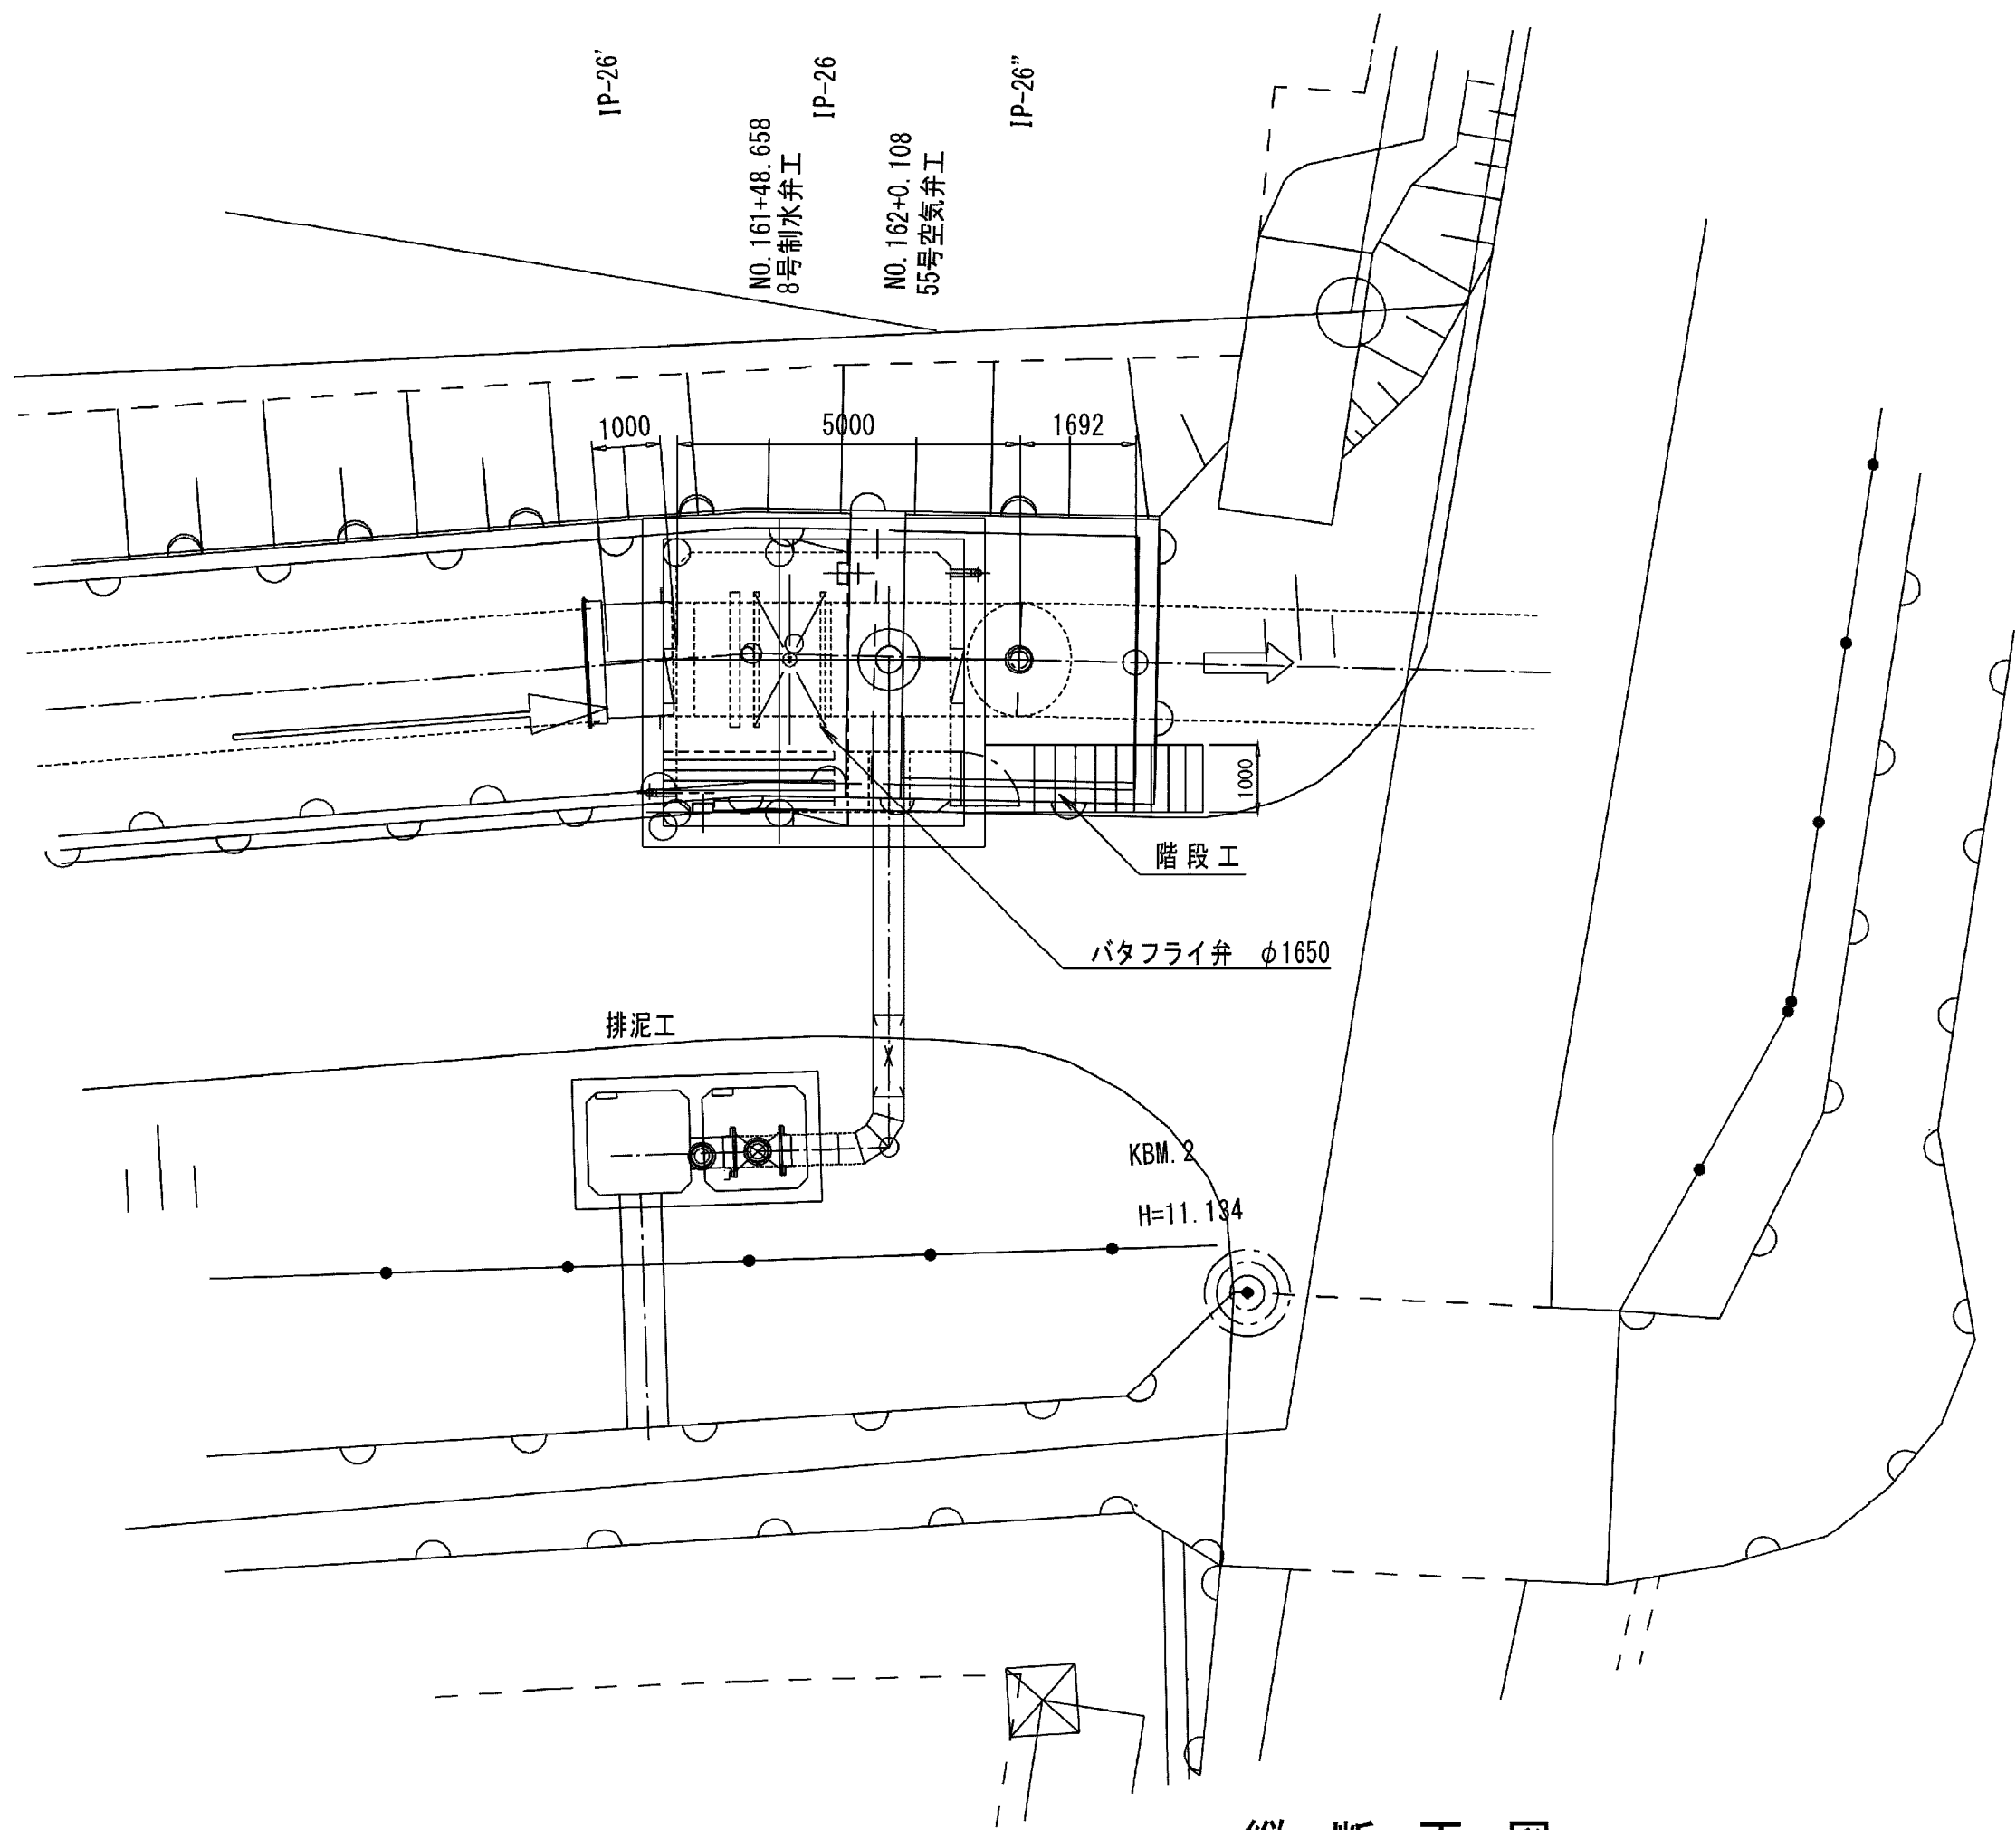

縦断面図


S=1:100

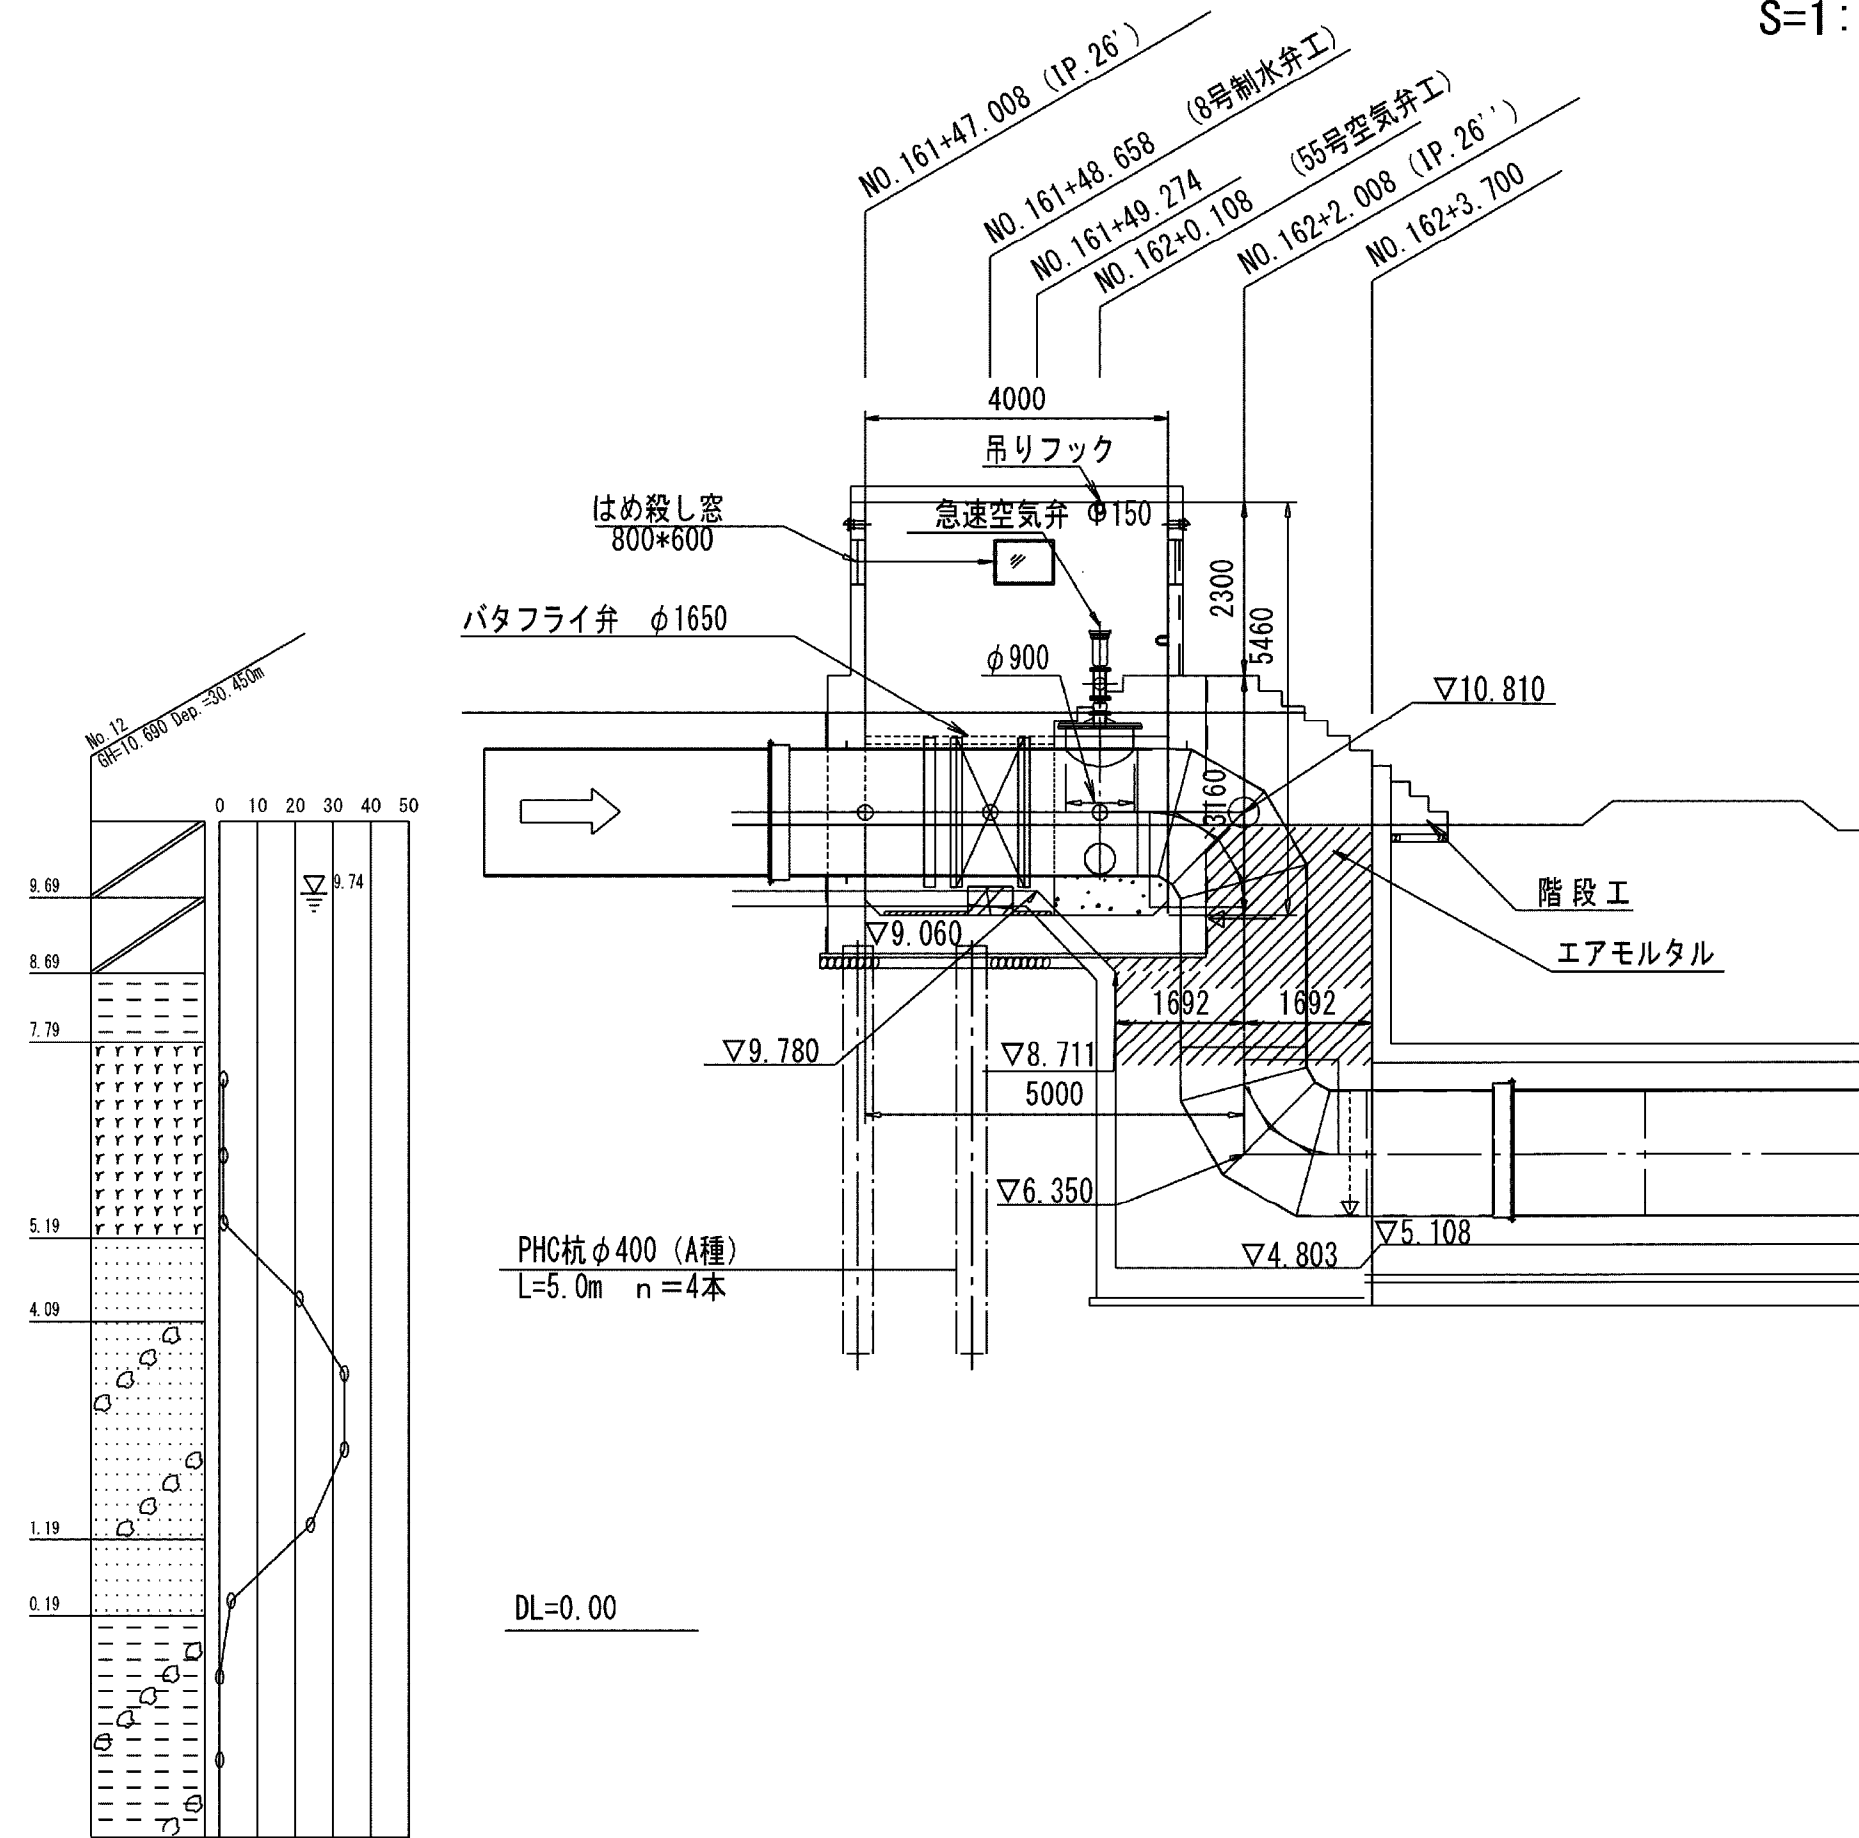

8号制水弁工・55号空気弁工構造図(1/3)


A - A

S=1:50

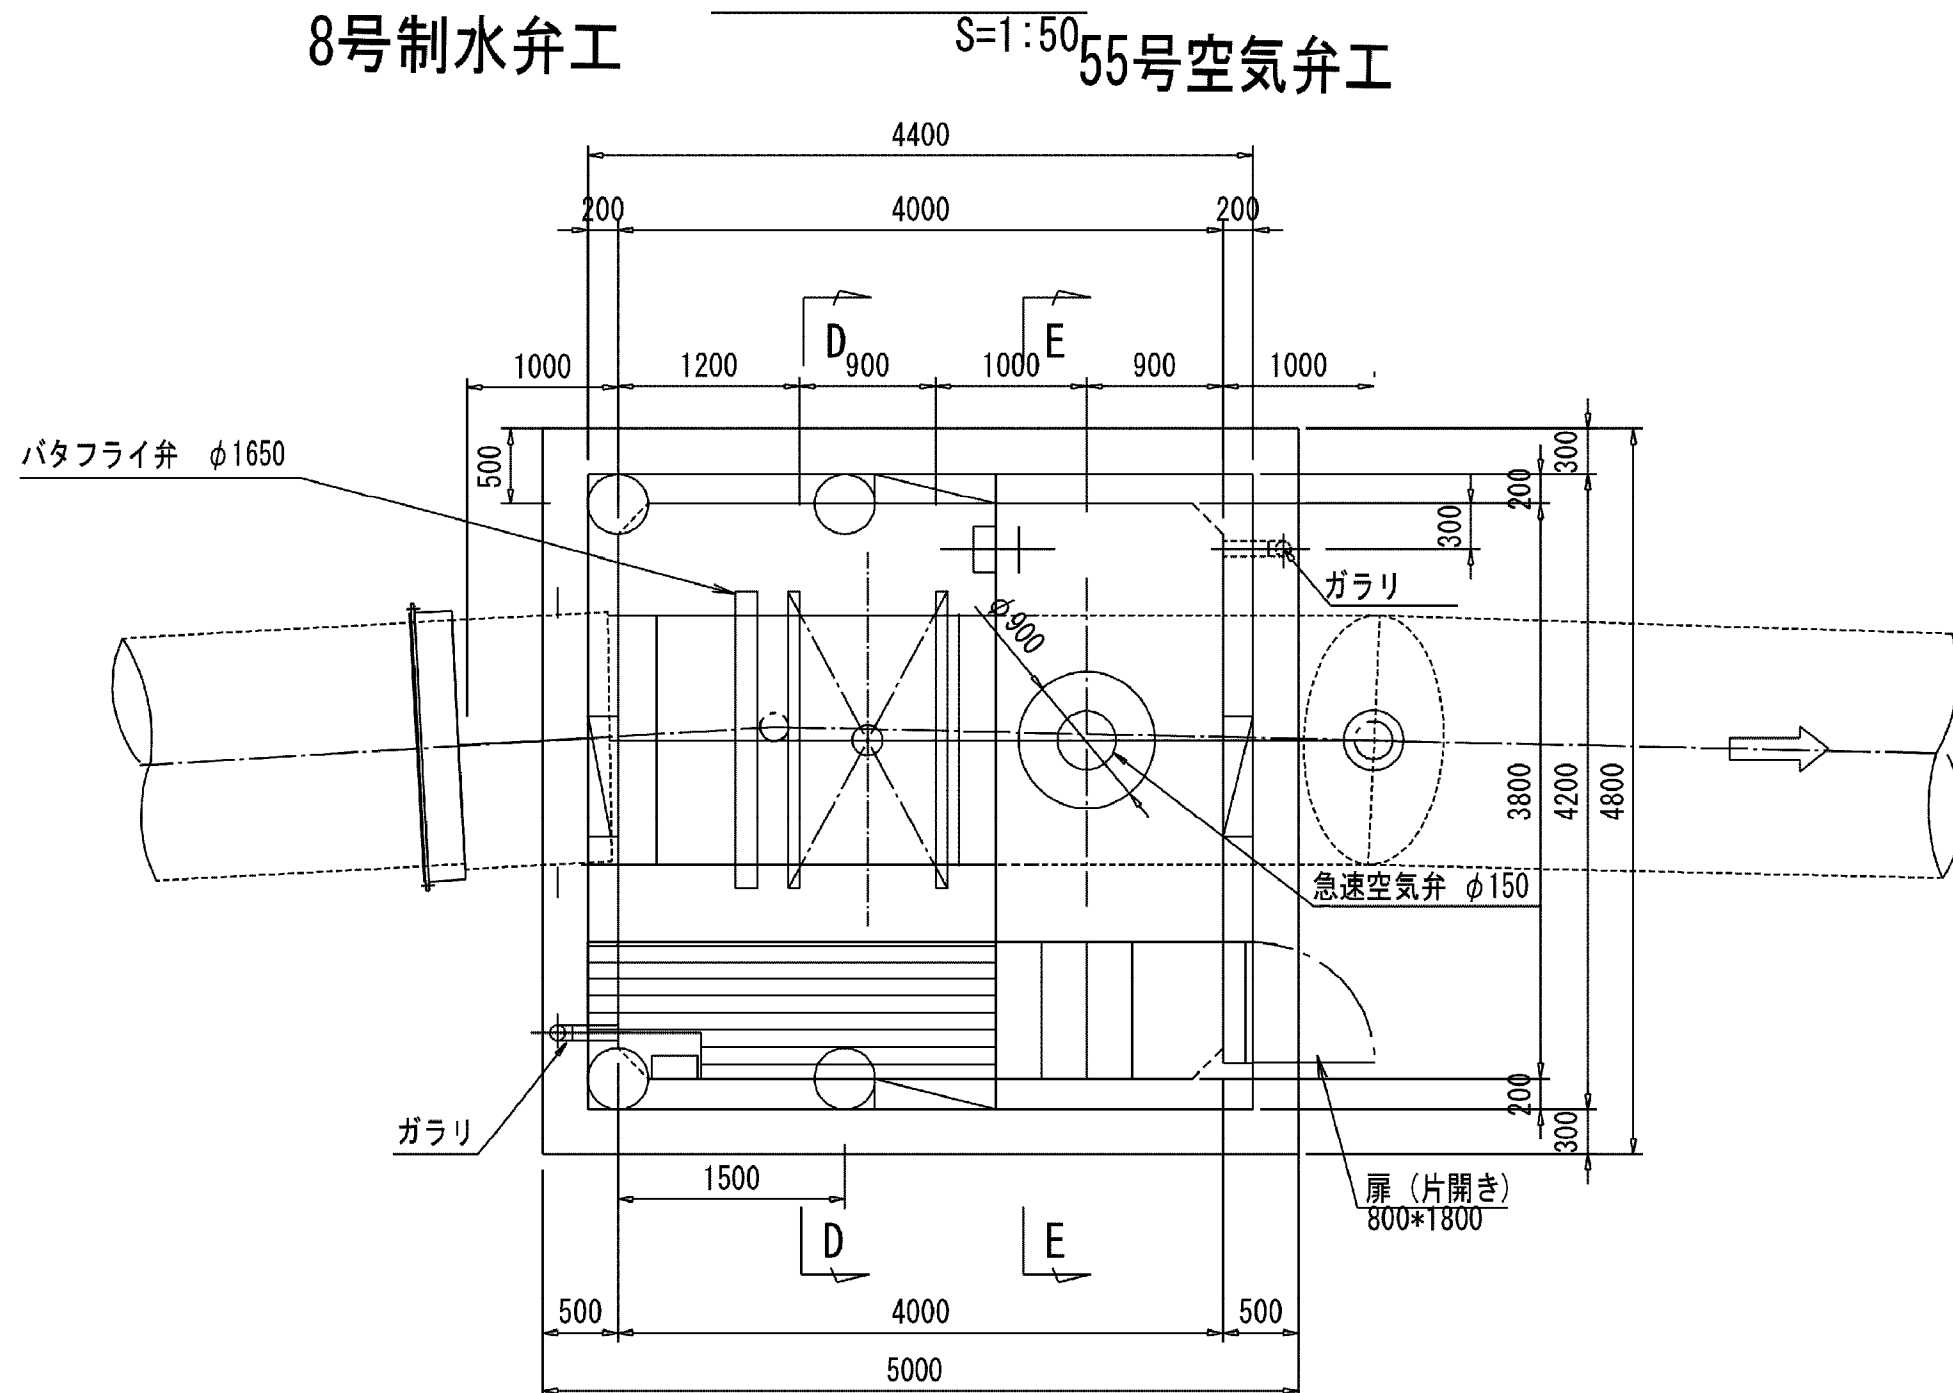


B - B

S=1:50

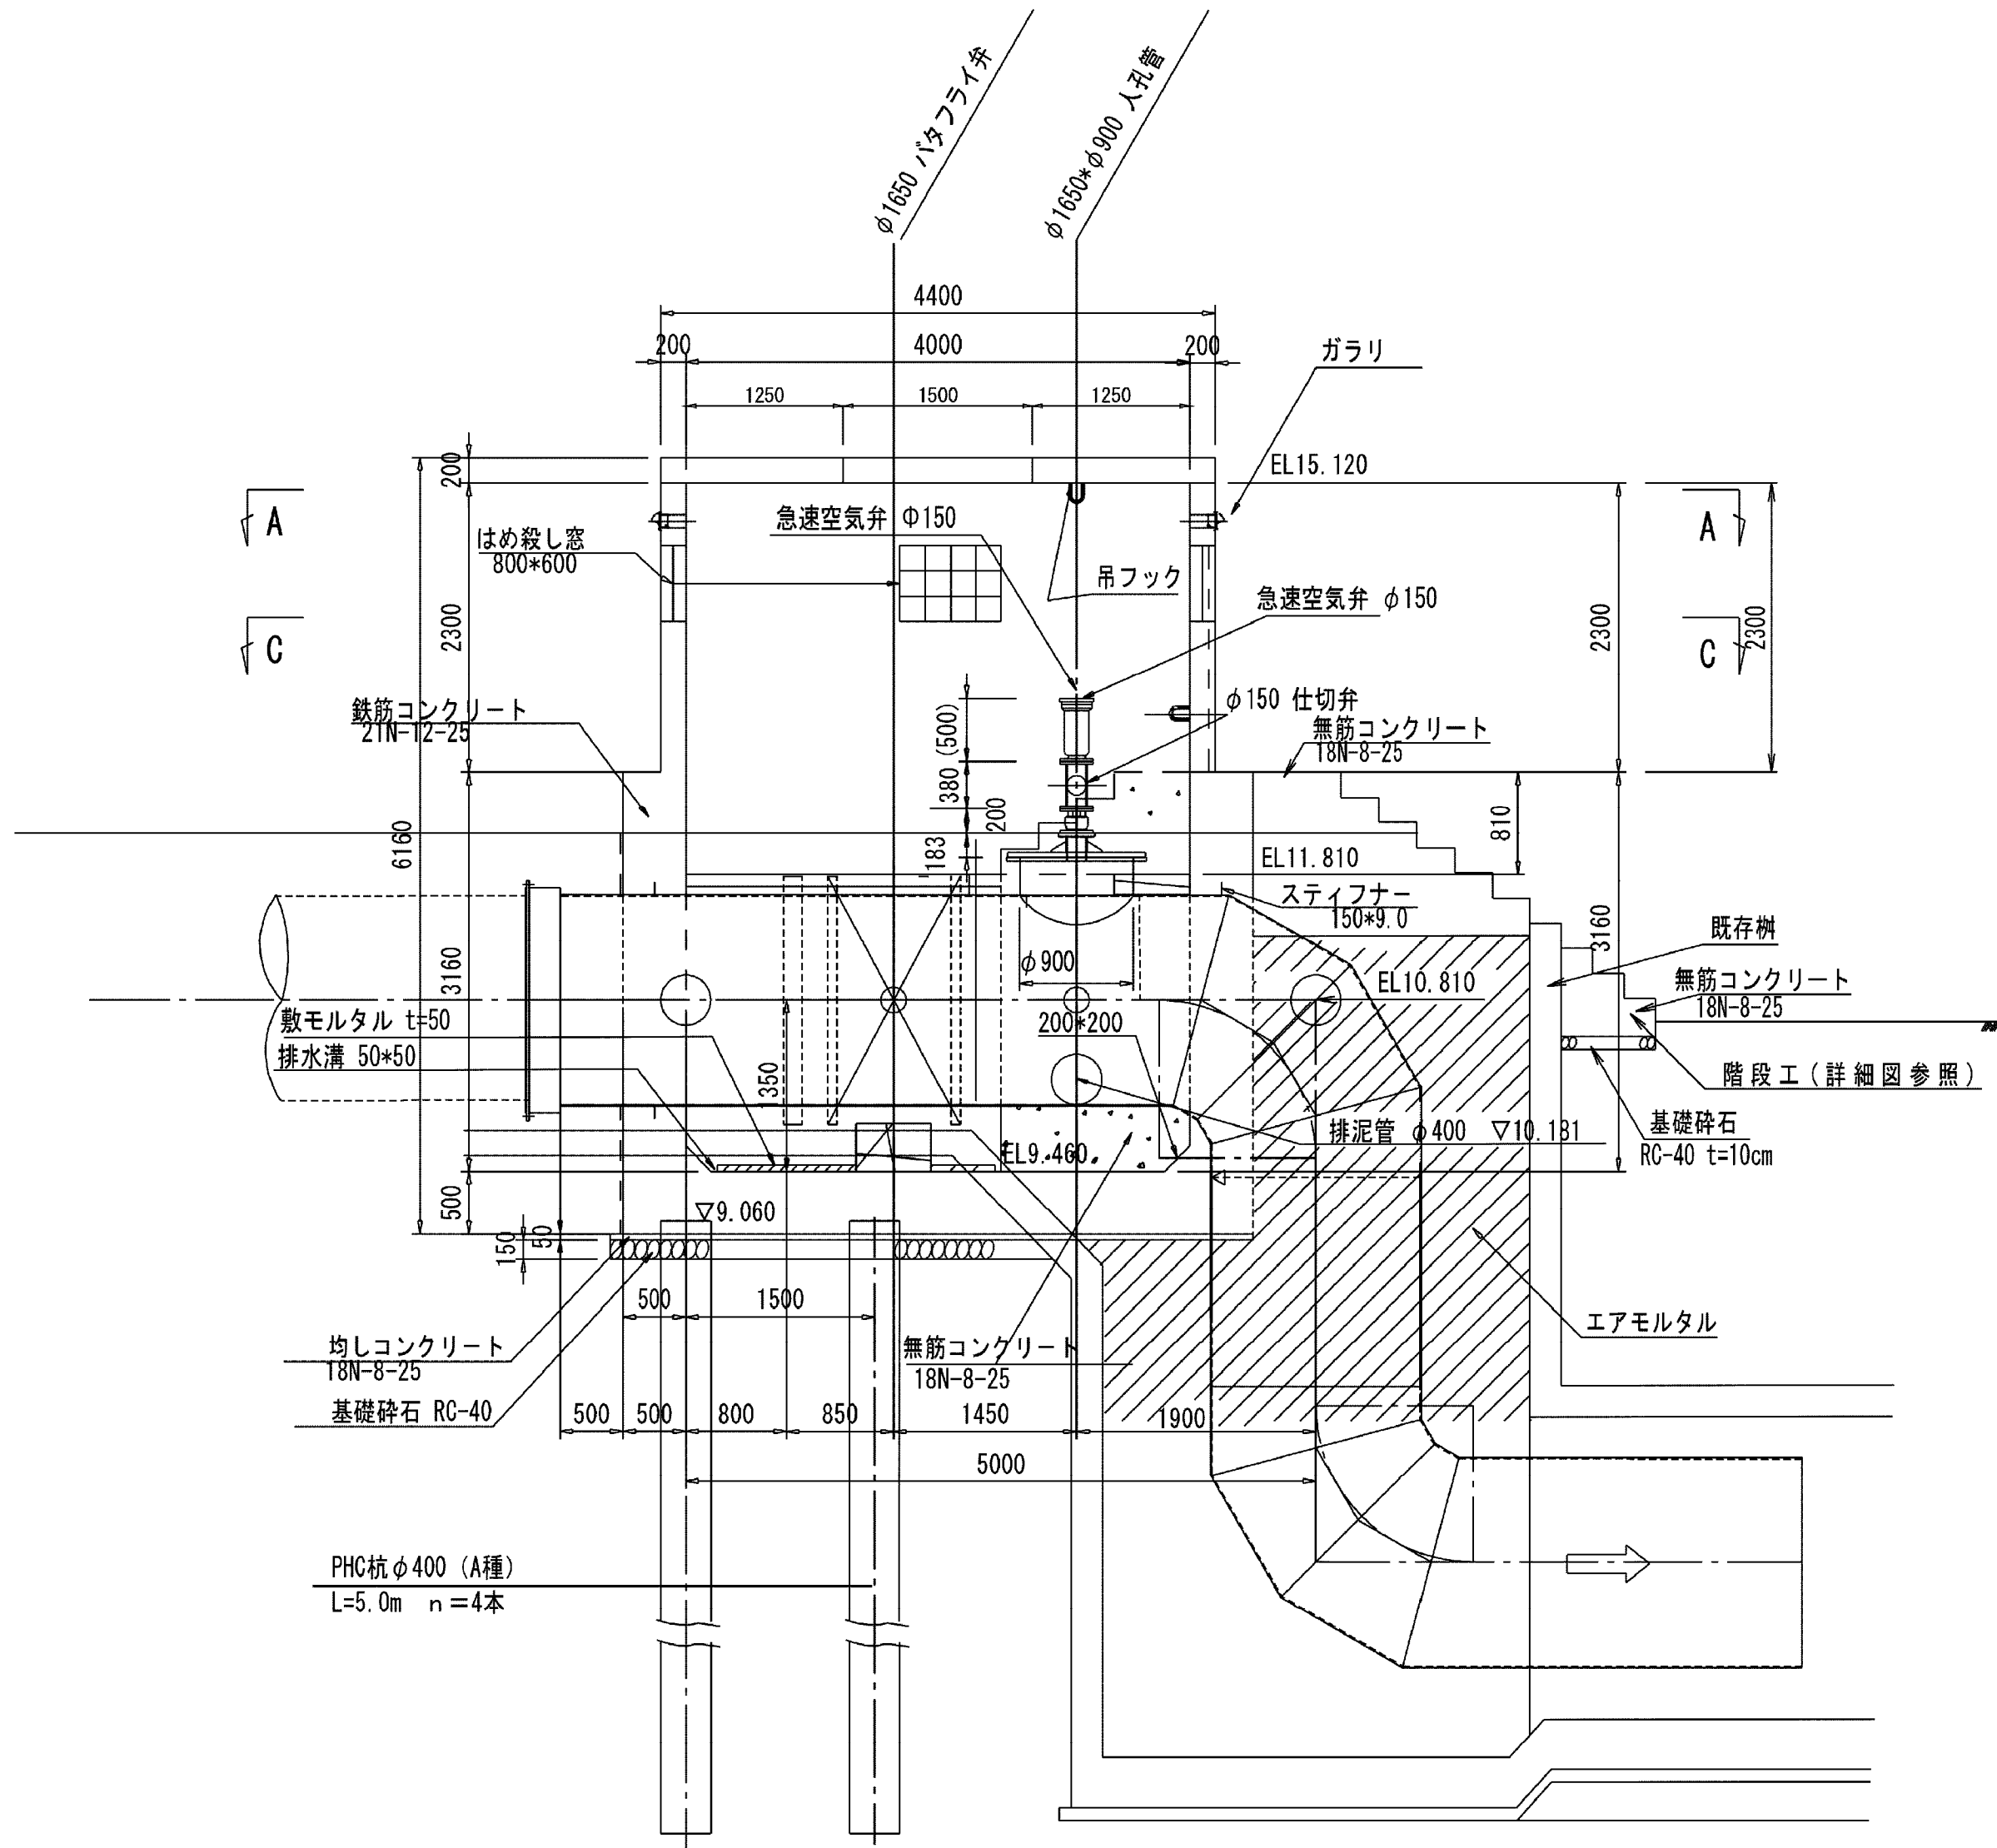


吊りフック詳細図

S=1:20

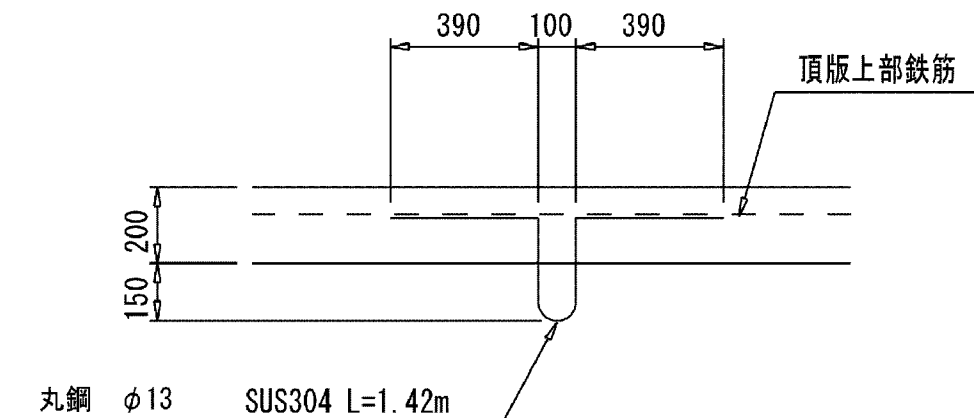


階段工詳細図

S=1:50



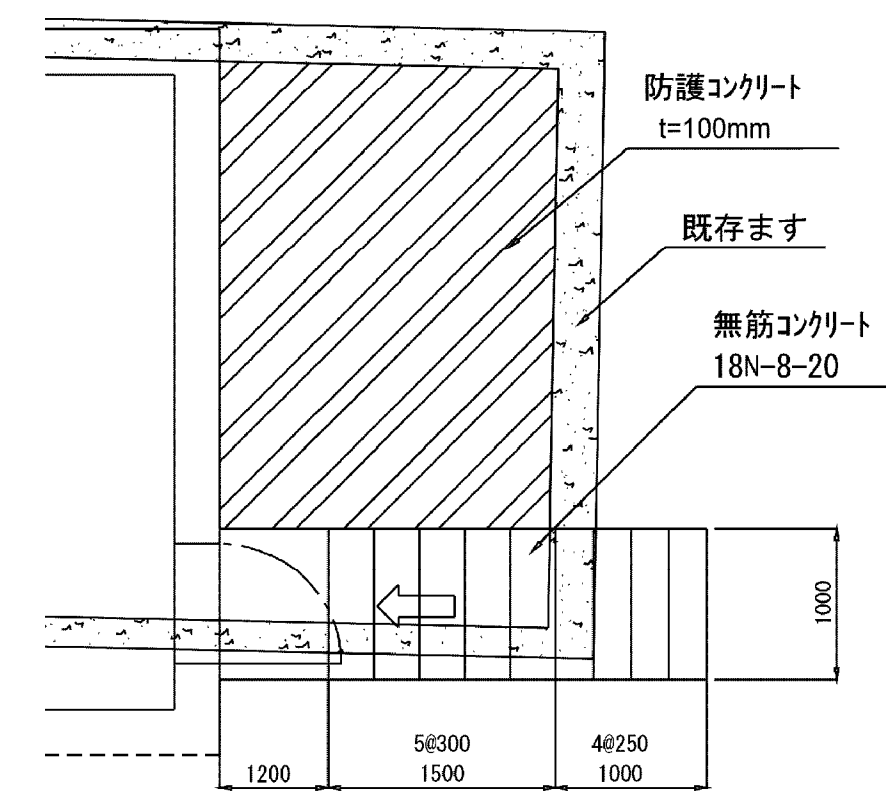


断面図


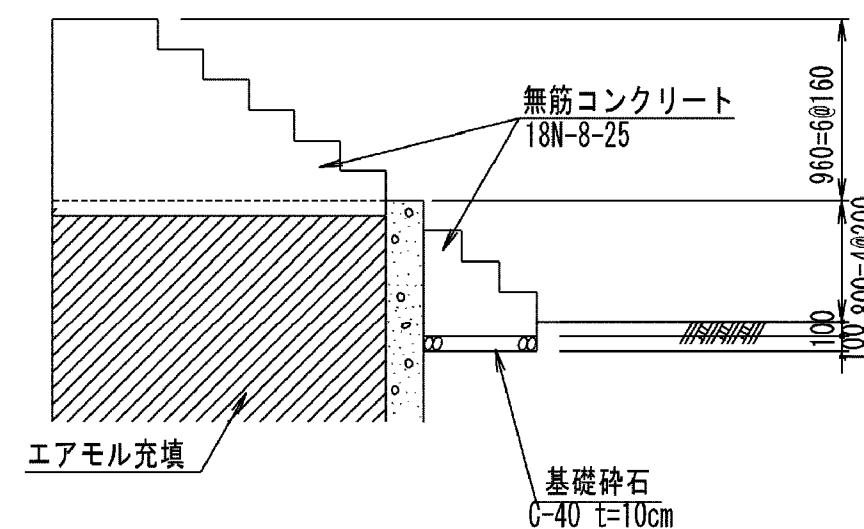




施設名	南部幹線用水路(0312100-1100-20)		
図面名	8号制水弁工・55号空気弁工構造図(1/3)		
作成年月	平成26年 3月		
縮尺	A1 1:500 A2 1:707	図面番号	8-217/599
作成者	関東農政局 両総農業水利事業所		

 
 

S=1 : 50

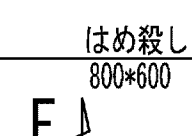

PL1.0

  

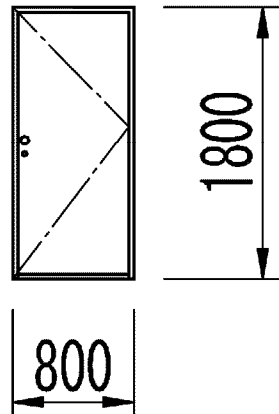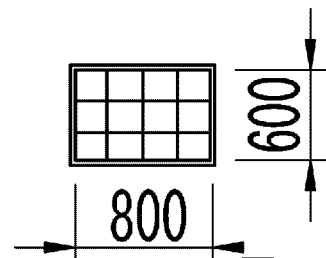形式		片開きフラッシュドア		はめ殺し窓	
数量		1		1	
姿図					
材質	仕上	アルミ	シルバー	ガラスブロック	
見込	硝子	枠：70 扉：35			
金物	丁番(SUS)、握玉、シリンダー錠				
備考	沓摺（下枠）ステンレス			200×200型	

   


施設名	南部幹線用水路 (0312100-1100-20)		
図面名	8号制水弁工・55号空弁工構造図 (2/3)		
作成年月	平成26年 3月		
縮尺	A1 1:500 A2 1:707	図面番号	8-218/599
作成者	関東農政局 両総農業水利事業所		

8号制水弁工・55号空気弁工構造図 (3/3)


コンクリート蓋平面図

S=1:20

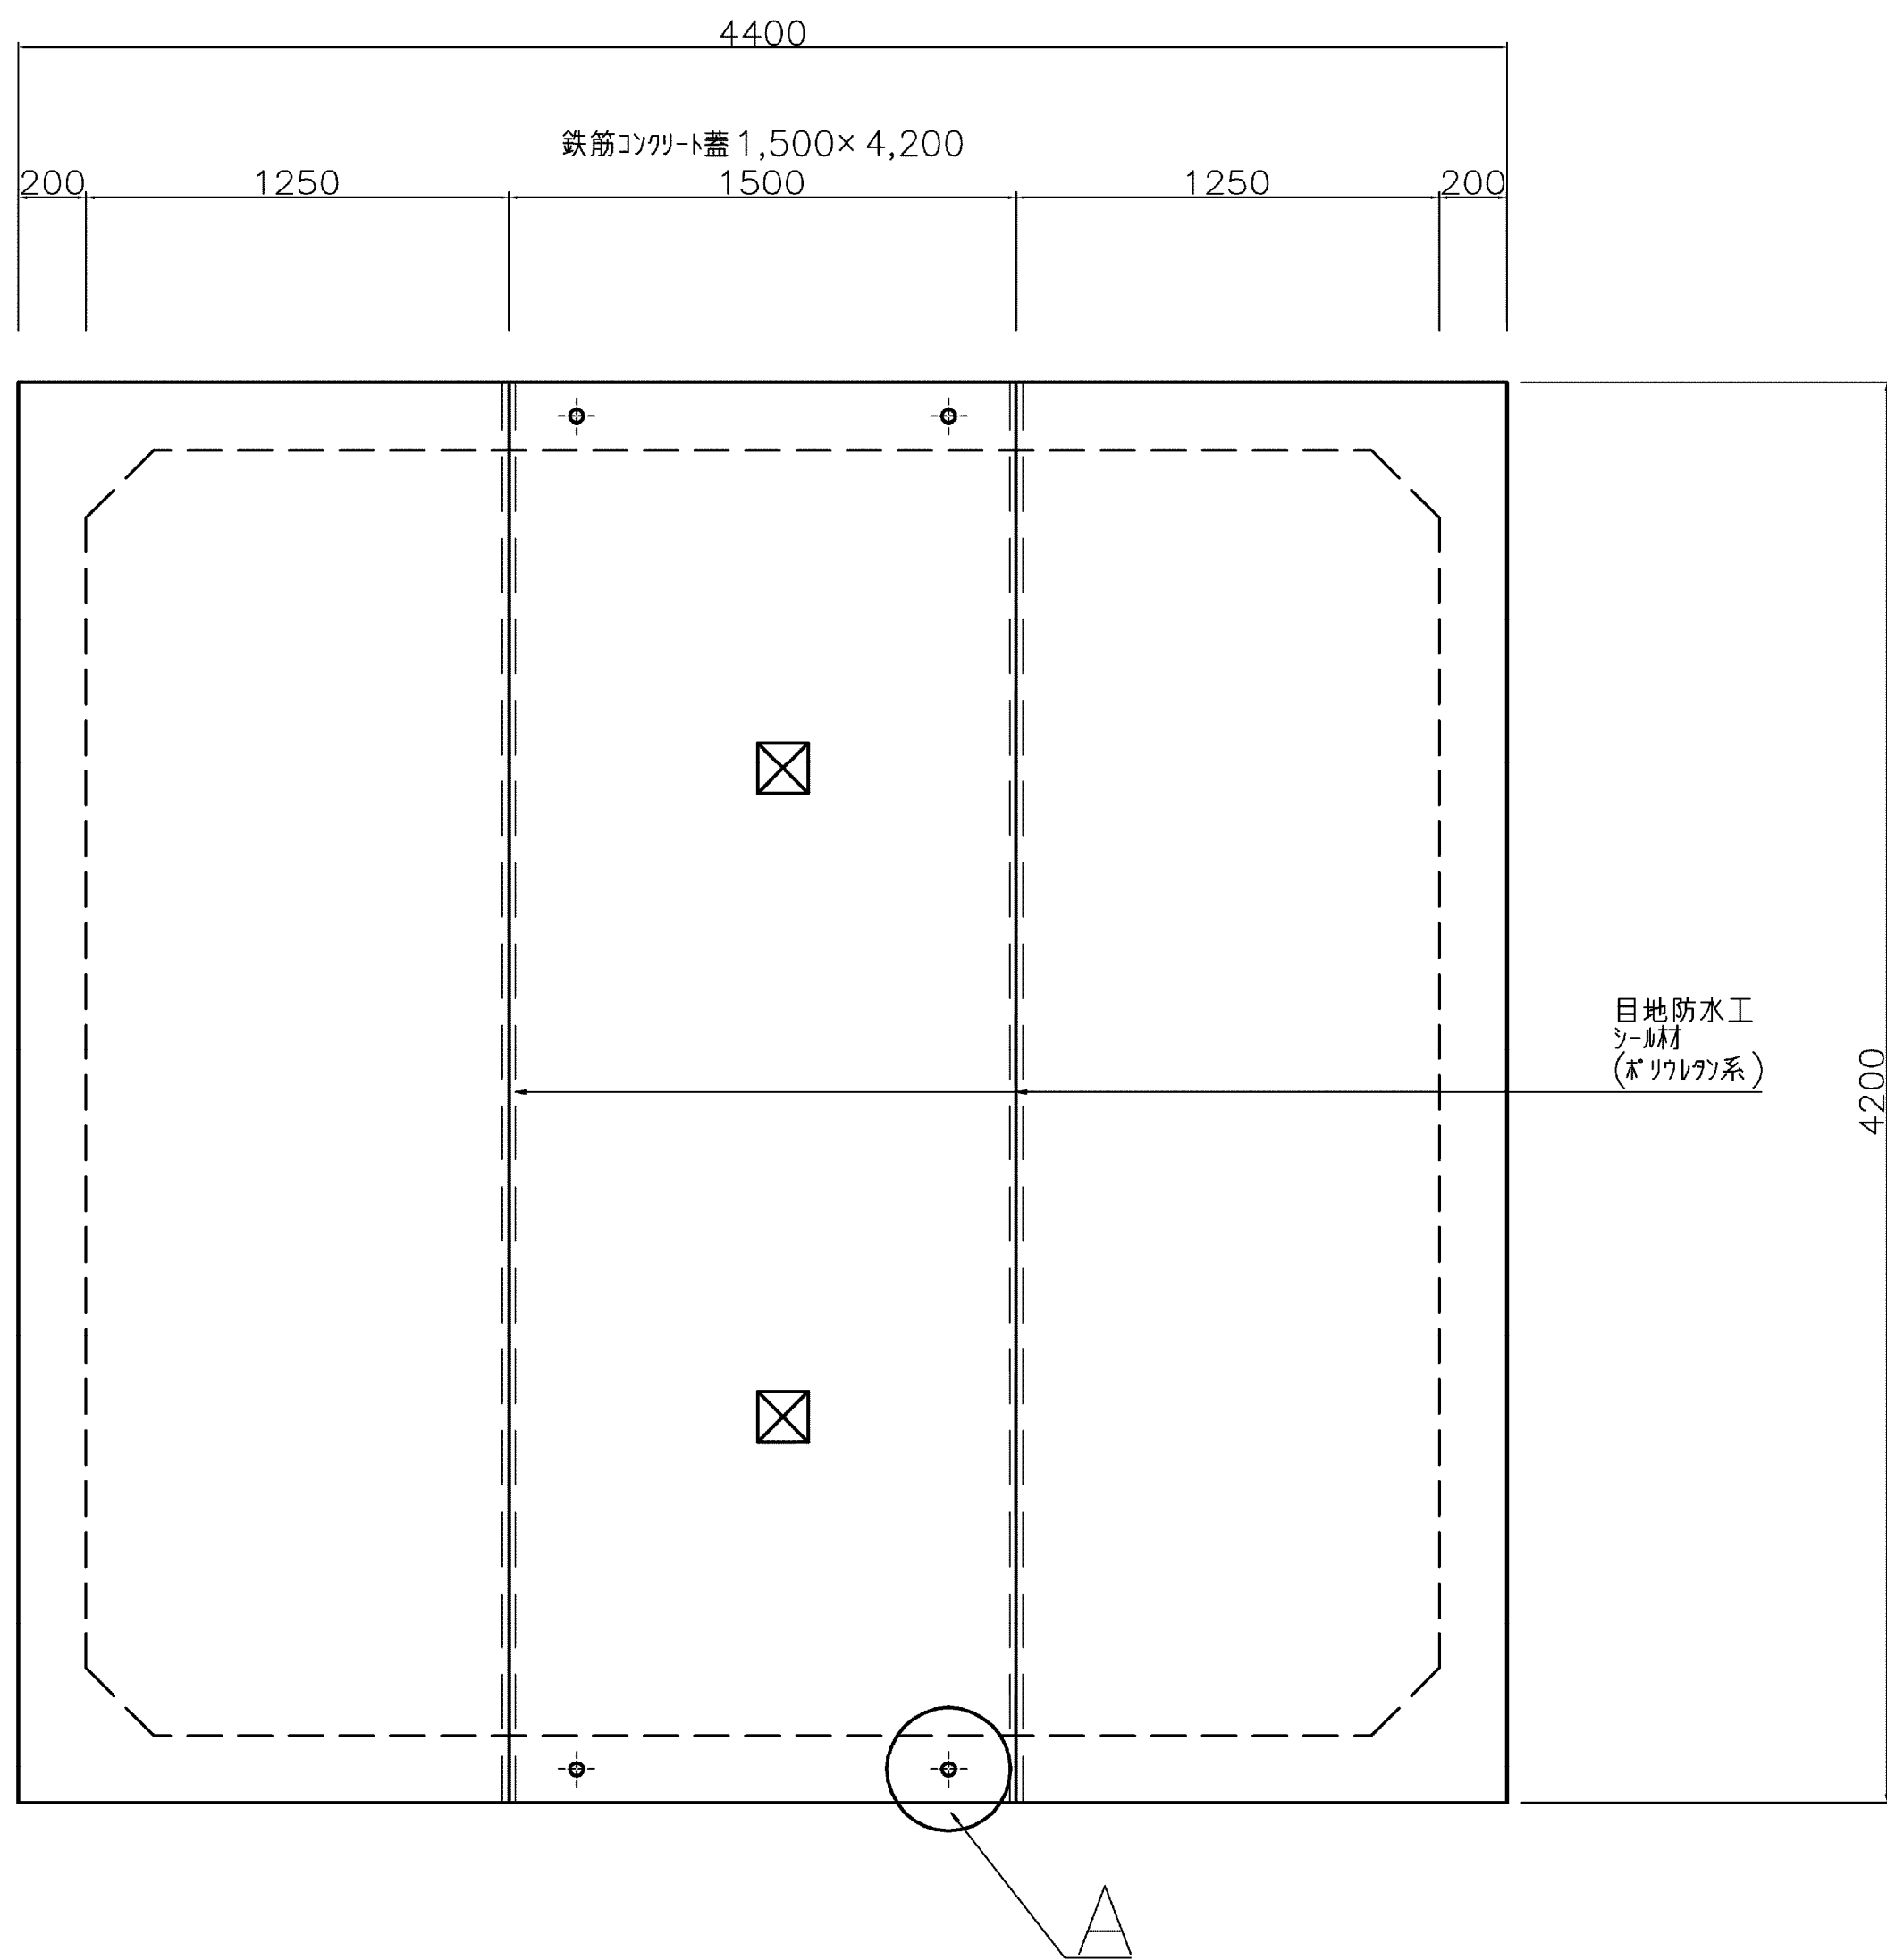


A 部詳細

S=1:20

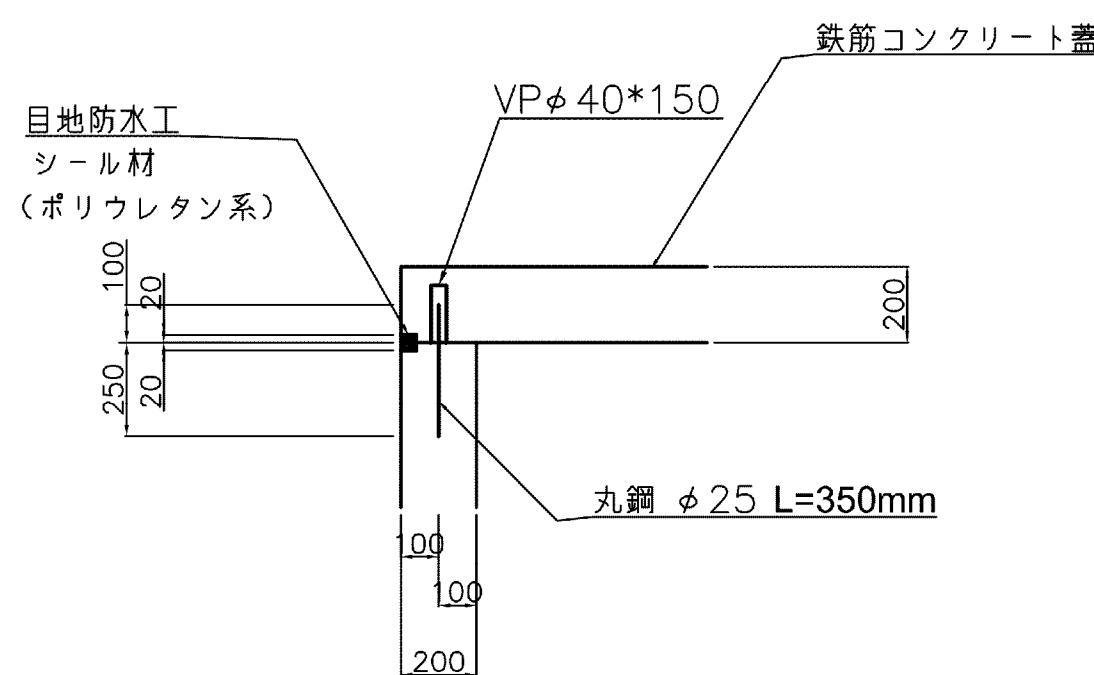


目地防水工詳細図

S=1:20

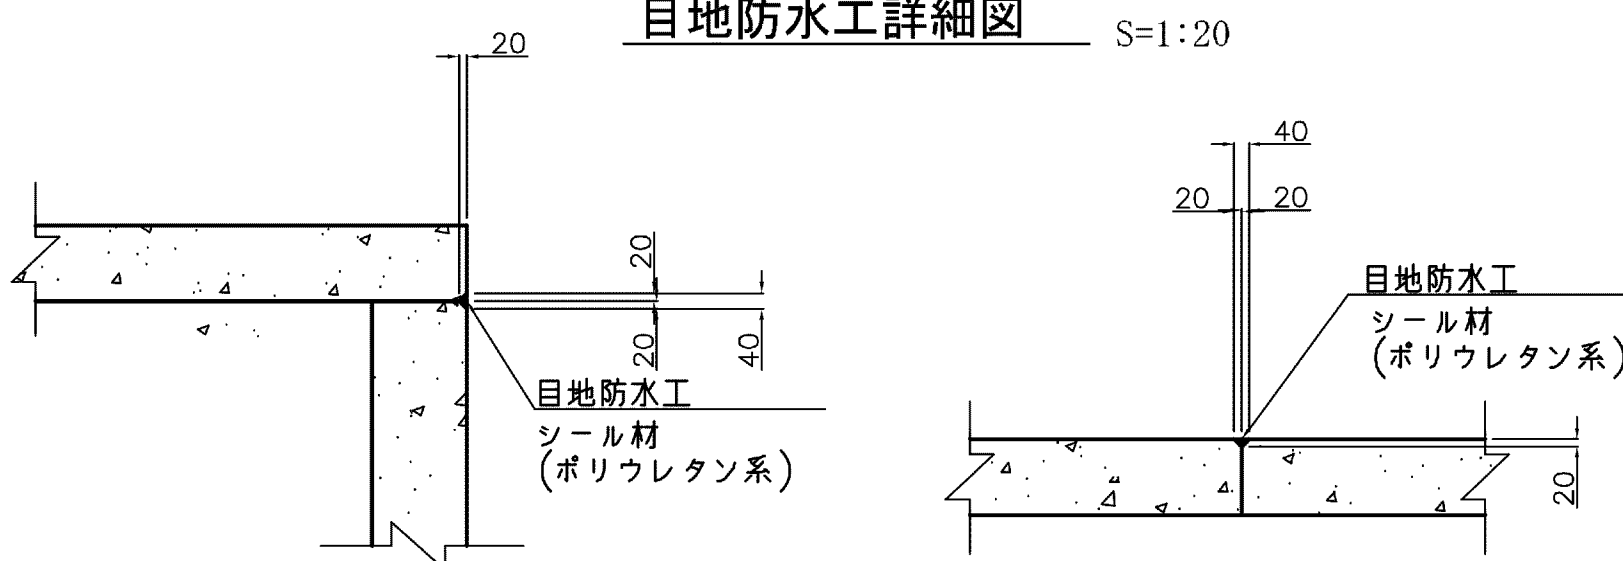

床版吊りフック詳細図

S=1:10

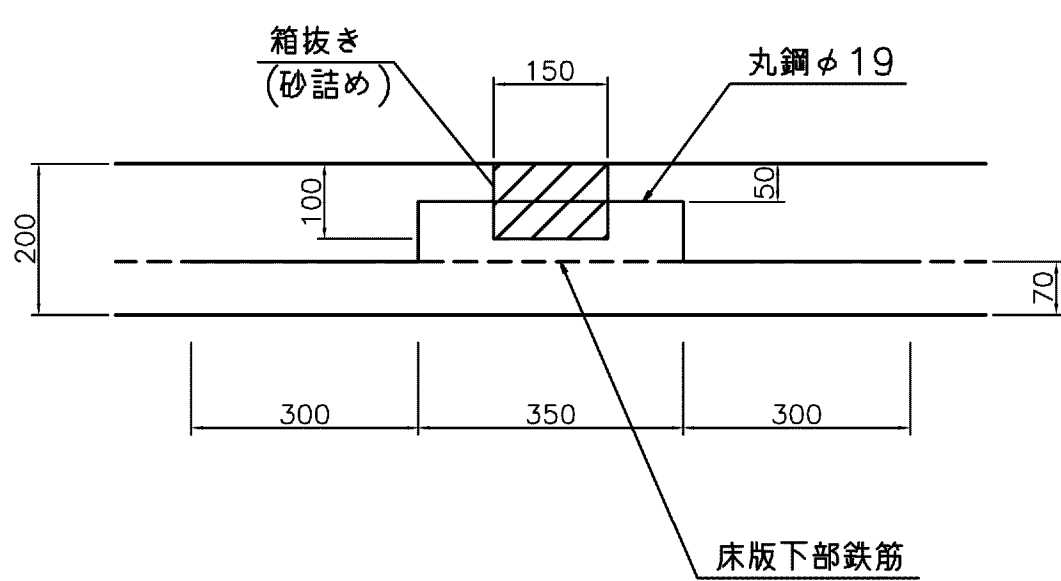

施設名	南部幹線用水路 (0312100-1100-20)		
図面名	8号制水弁工・55号空気弁工構造図 (3/3)		
作成年月	平成26年 3月		
縮尺	A1 1:500 A2 1:707	図面番号	8-219/599
作成者	関東農政局 両総農業水利事業所		