



58号空気弁工構造図 S=1:50

位置図
S=1:100

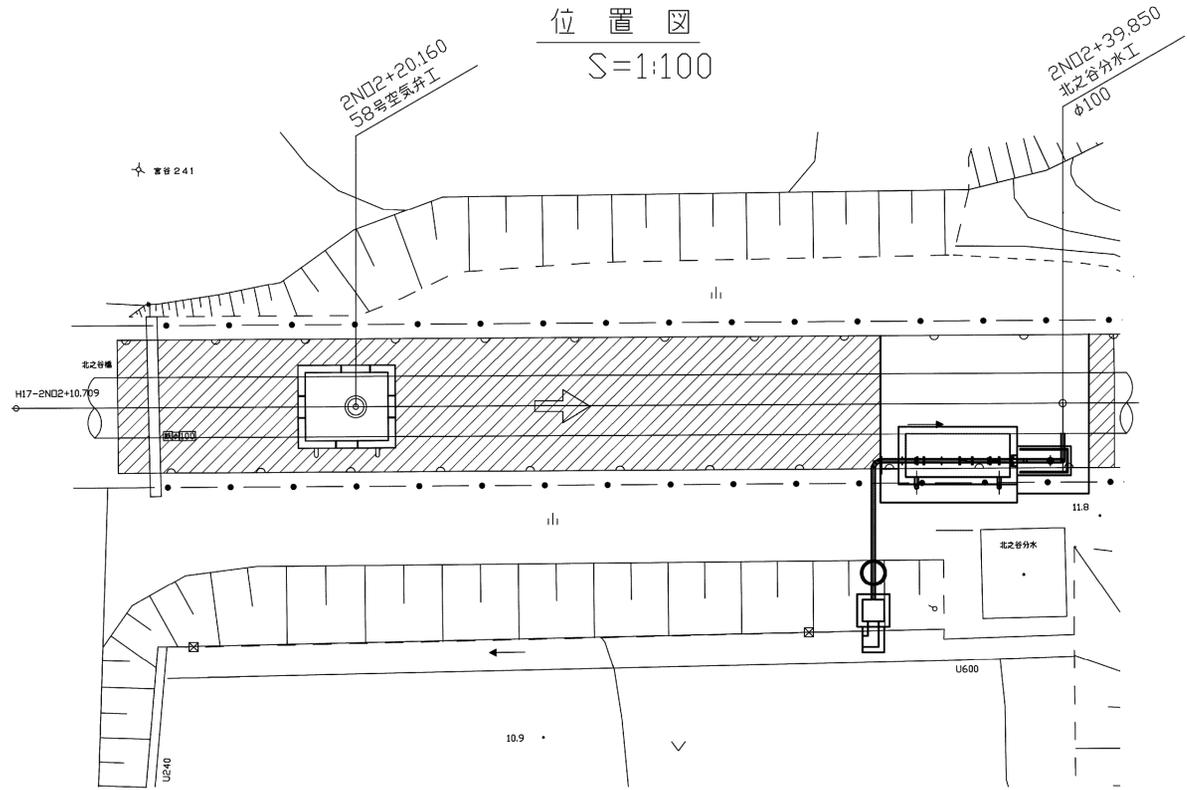


58号空気弁工


平断面図

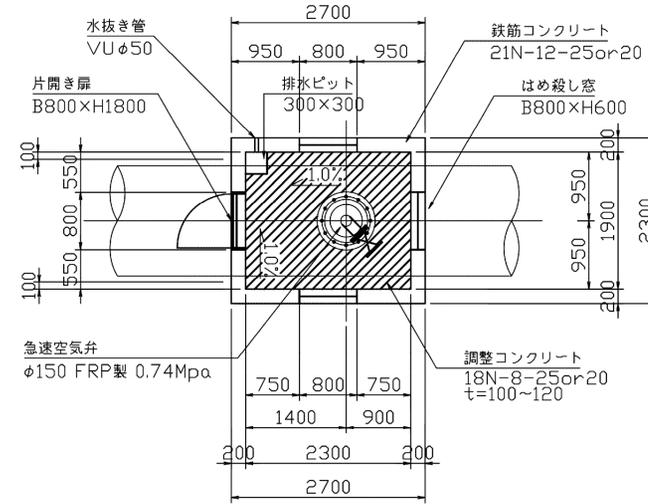


B - B

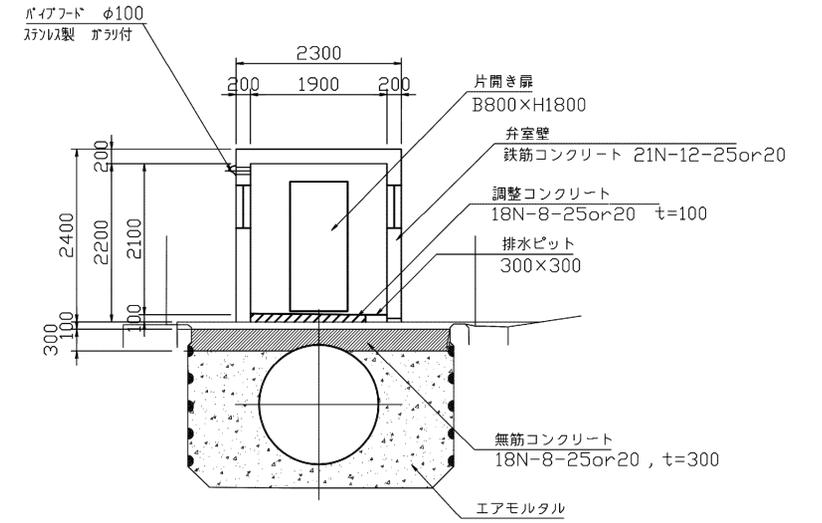


平面図

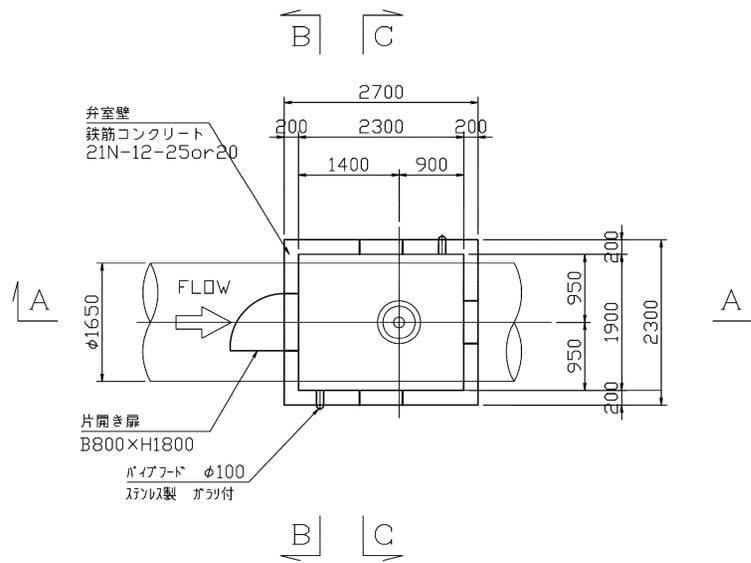

A - A

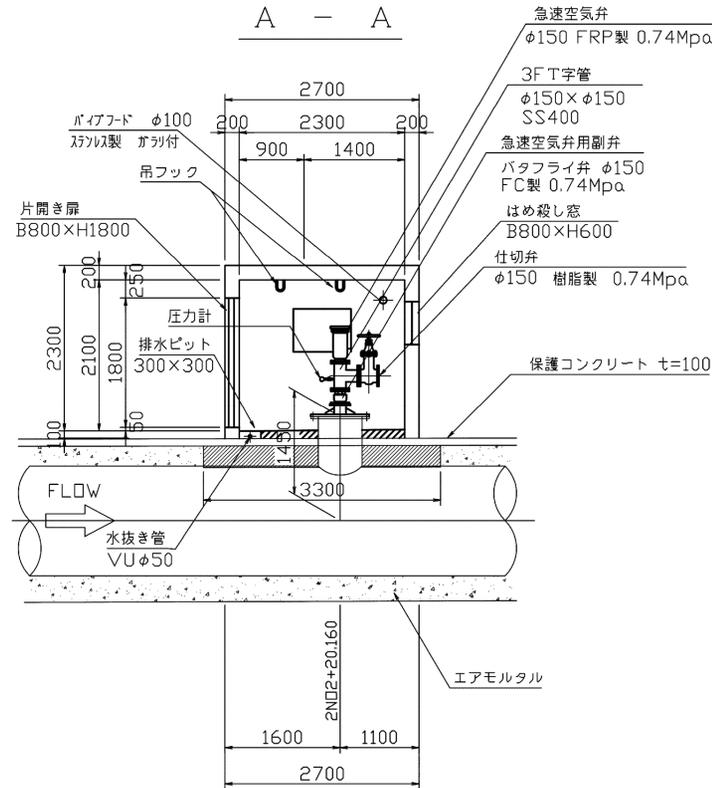

C - C

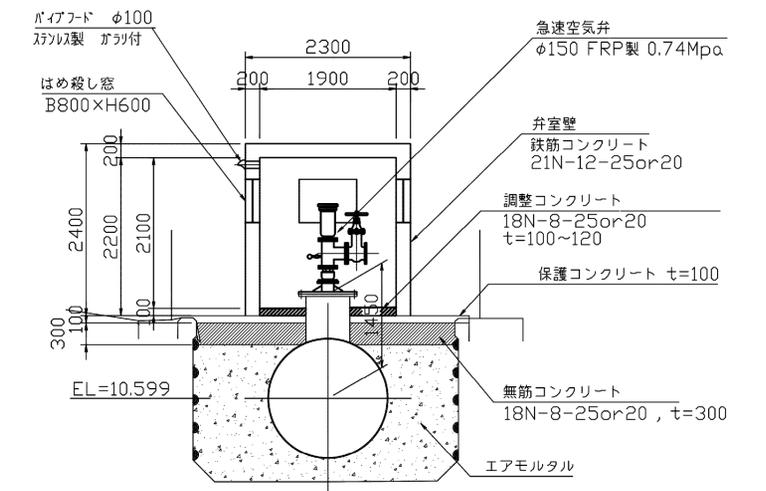

施設名	南部幹線用水路 (0312100-1100-20)		
図面名	58号空気弁工構造図		
作成年月	平成26年 3月		
縮尺	A1 1:500 A2 1:707	図面番号	8-250/599
作成者	関東農政局 両総農業水利事業所		