



59号空気弁工構造図

位置図


S=1:100

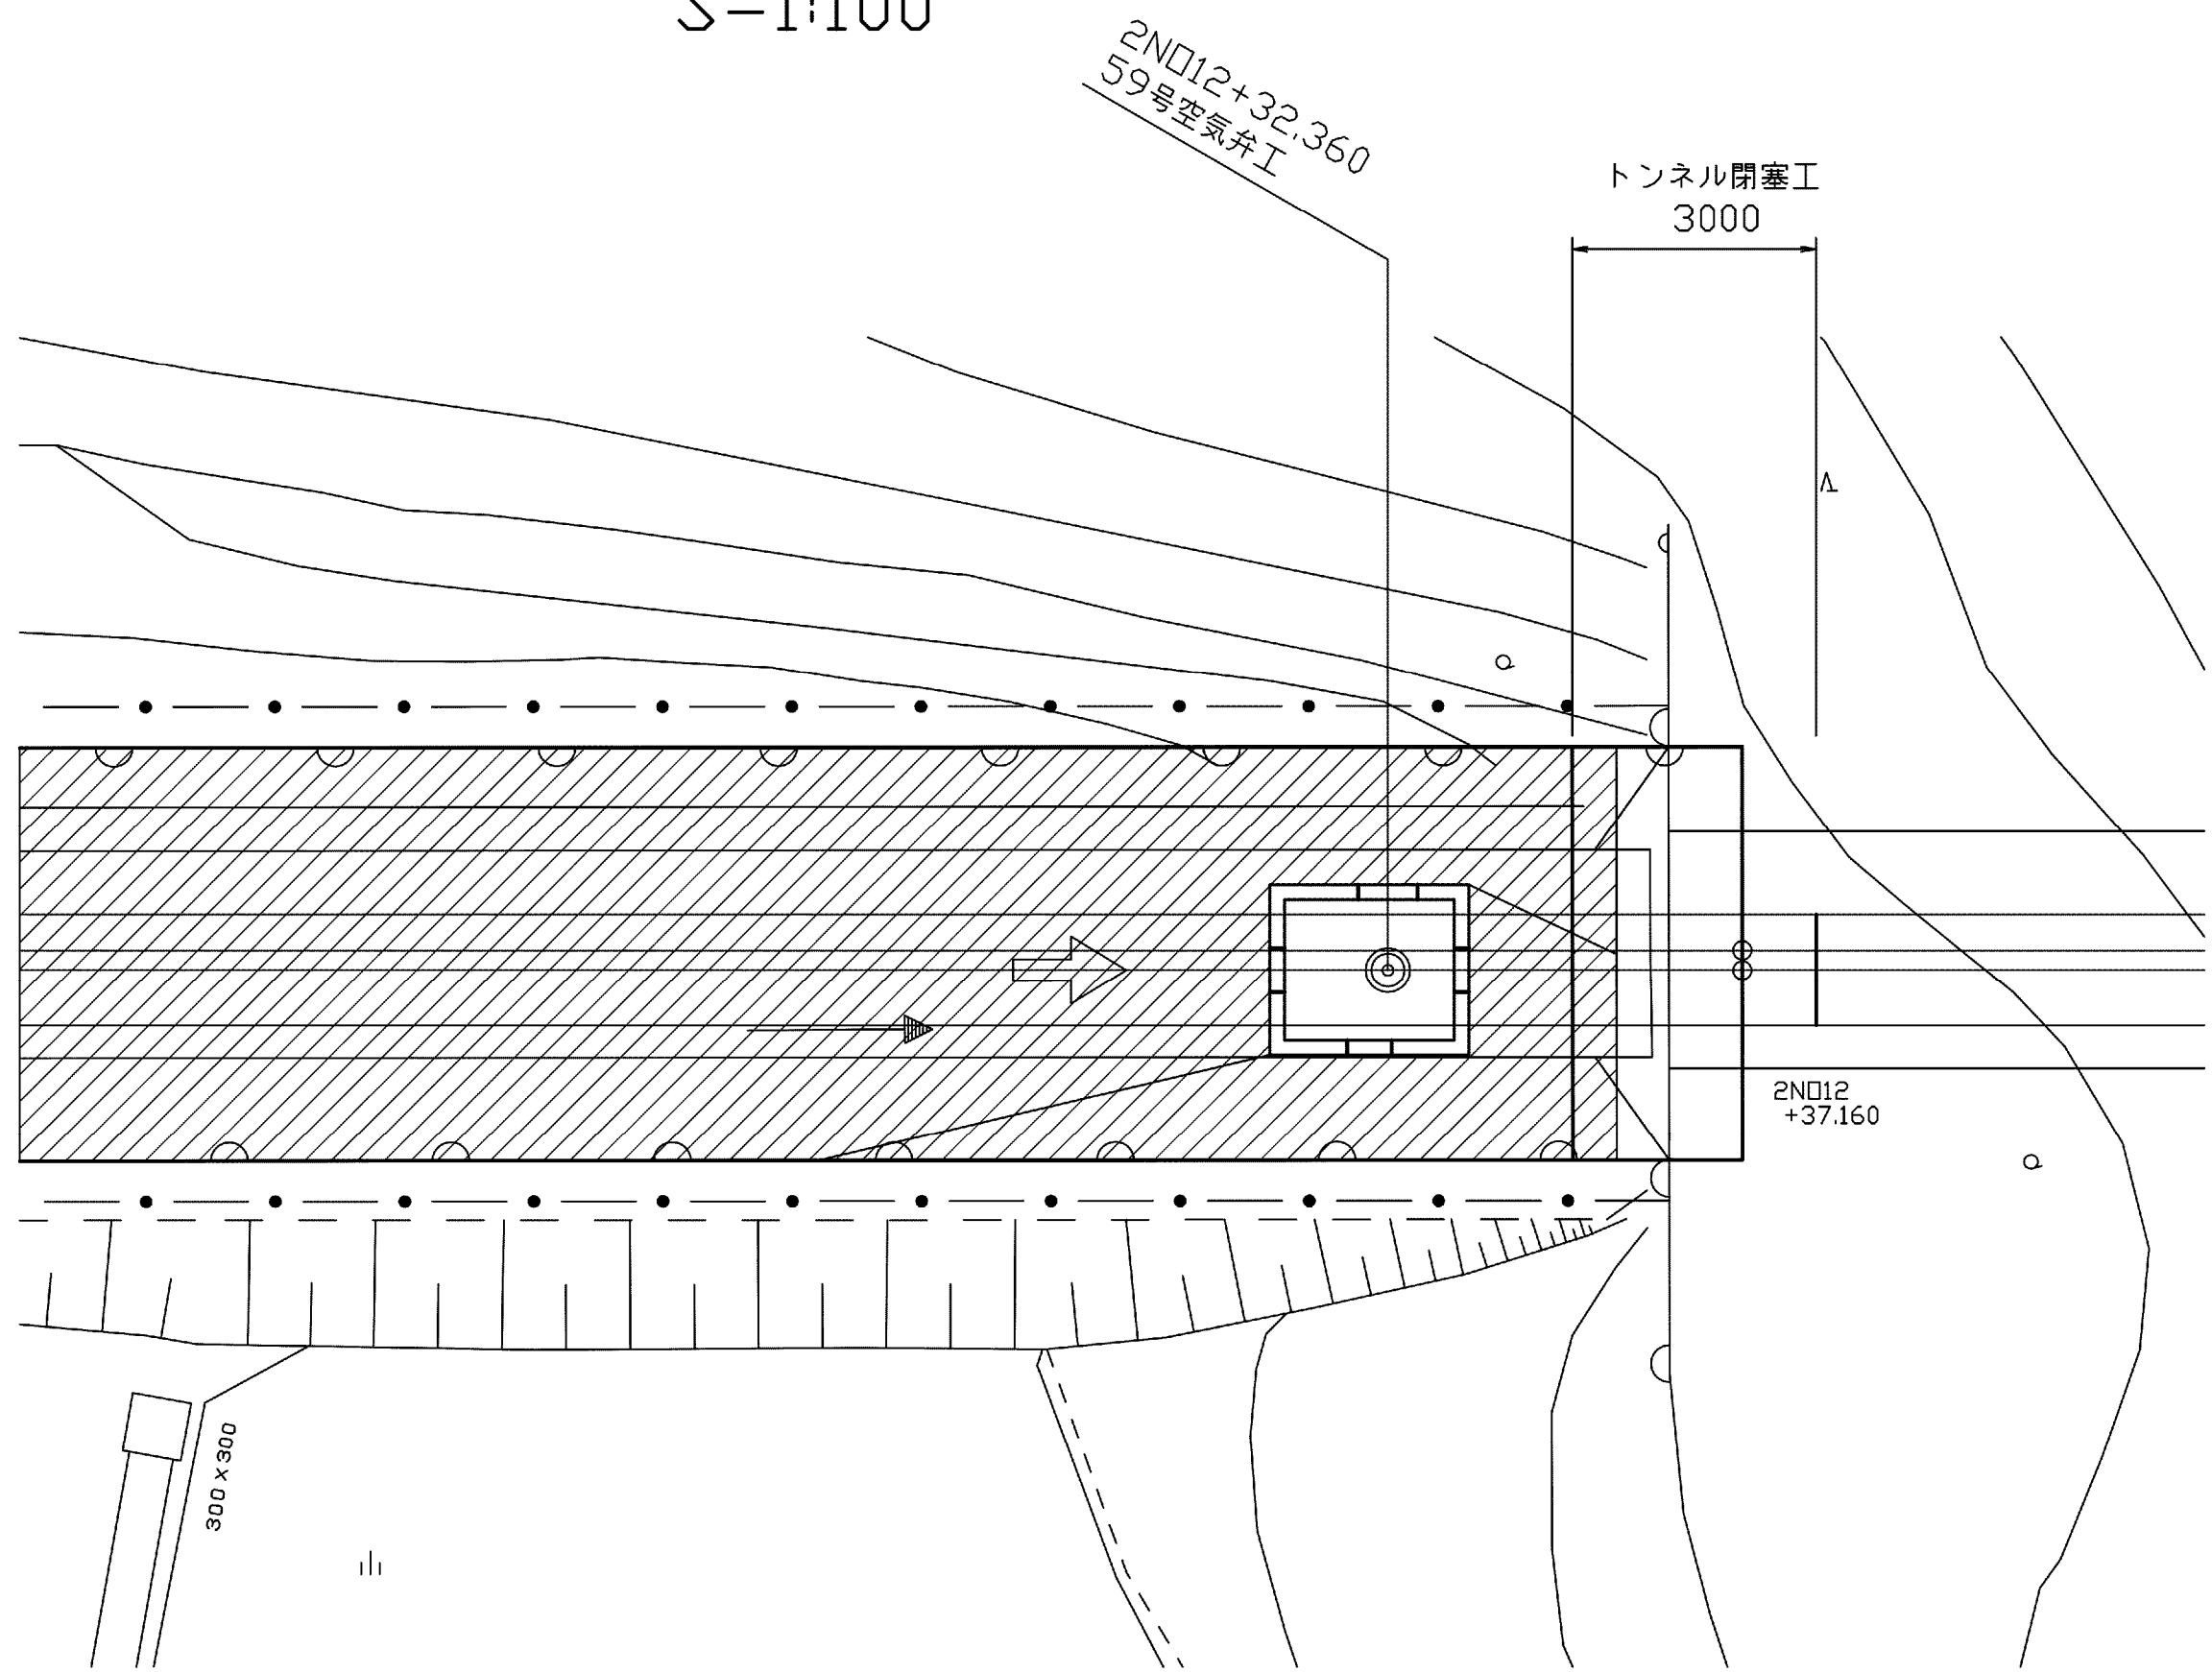


平断面図

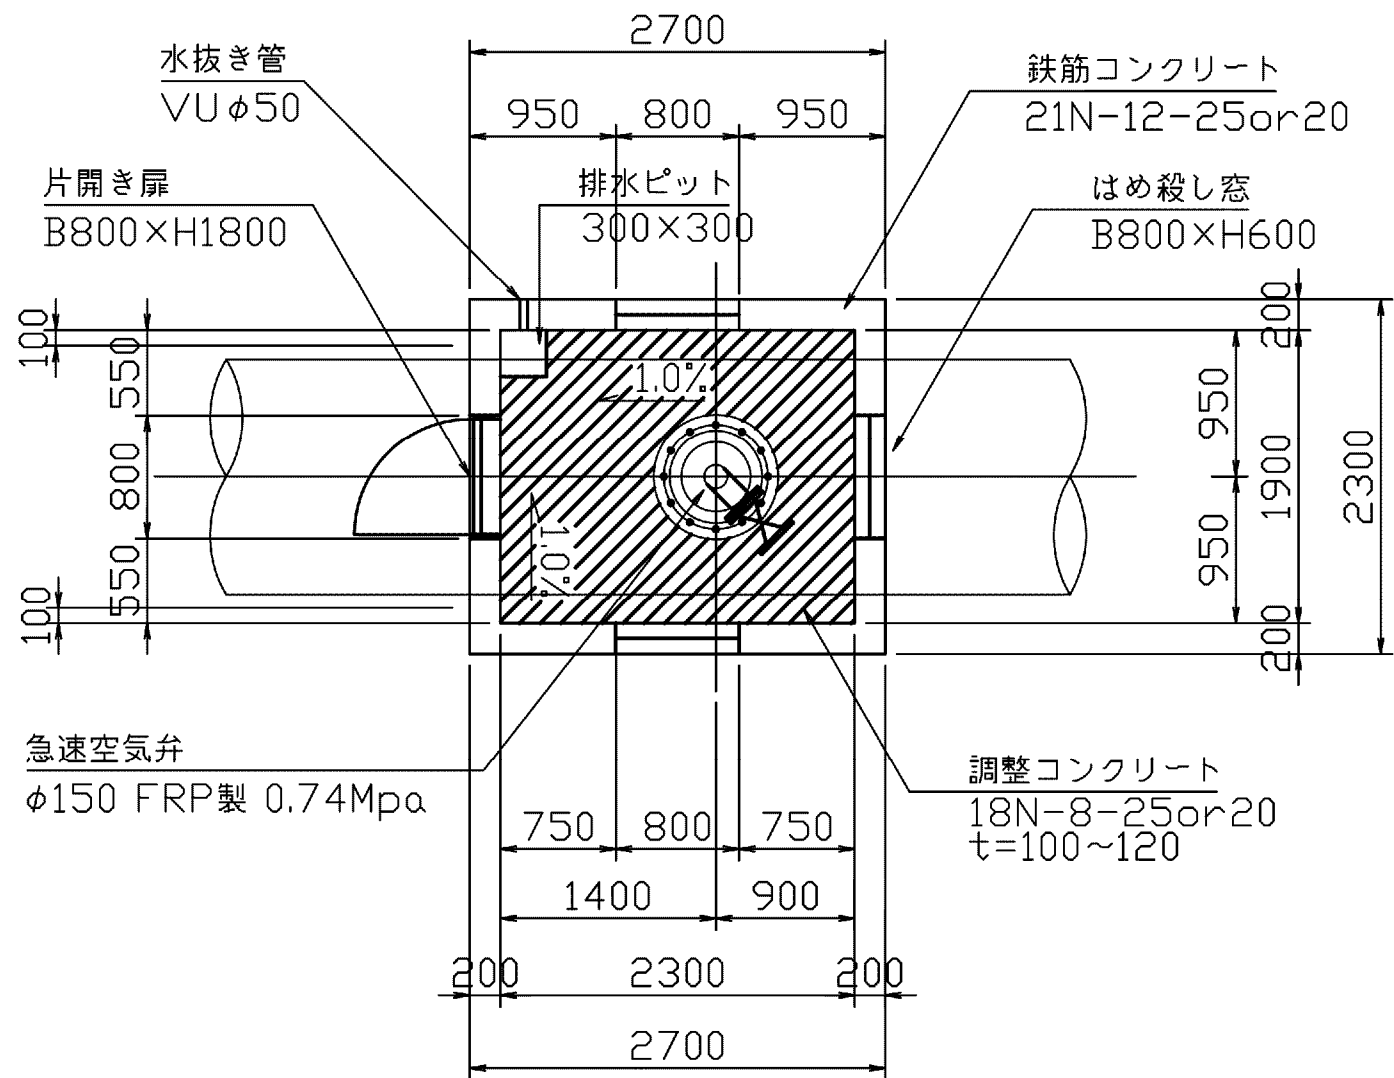


B - B

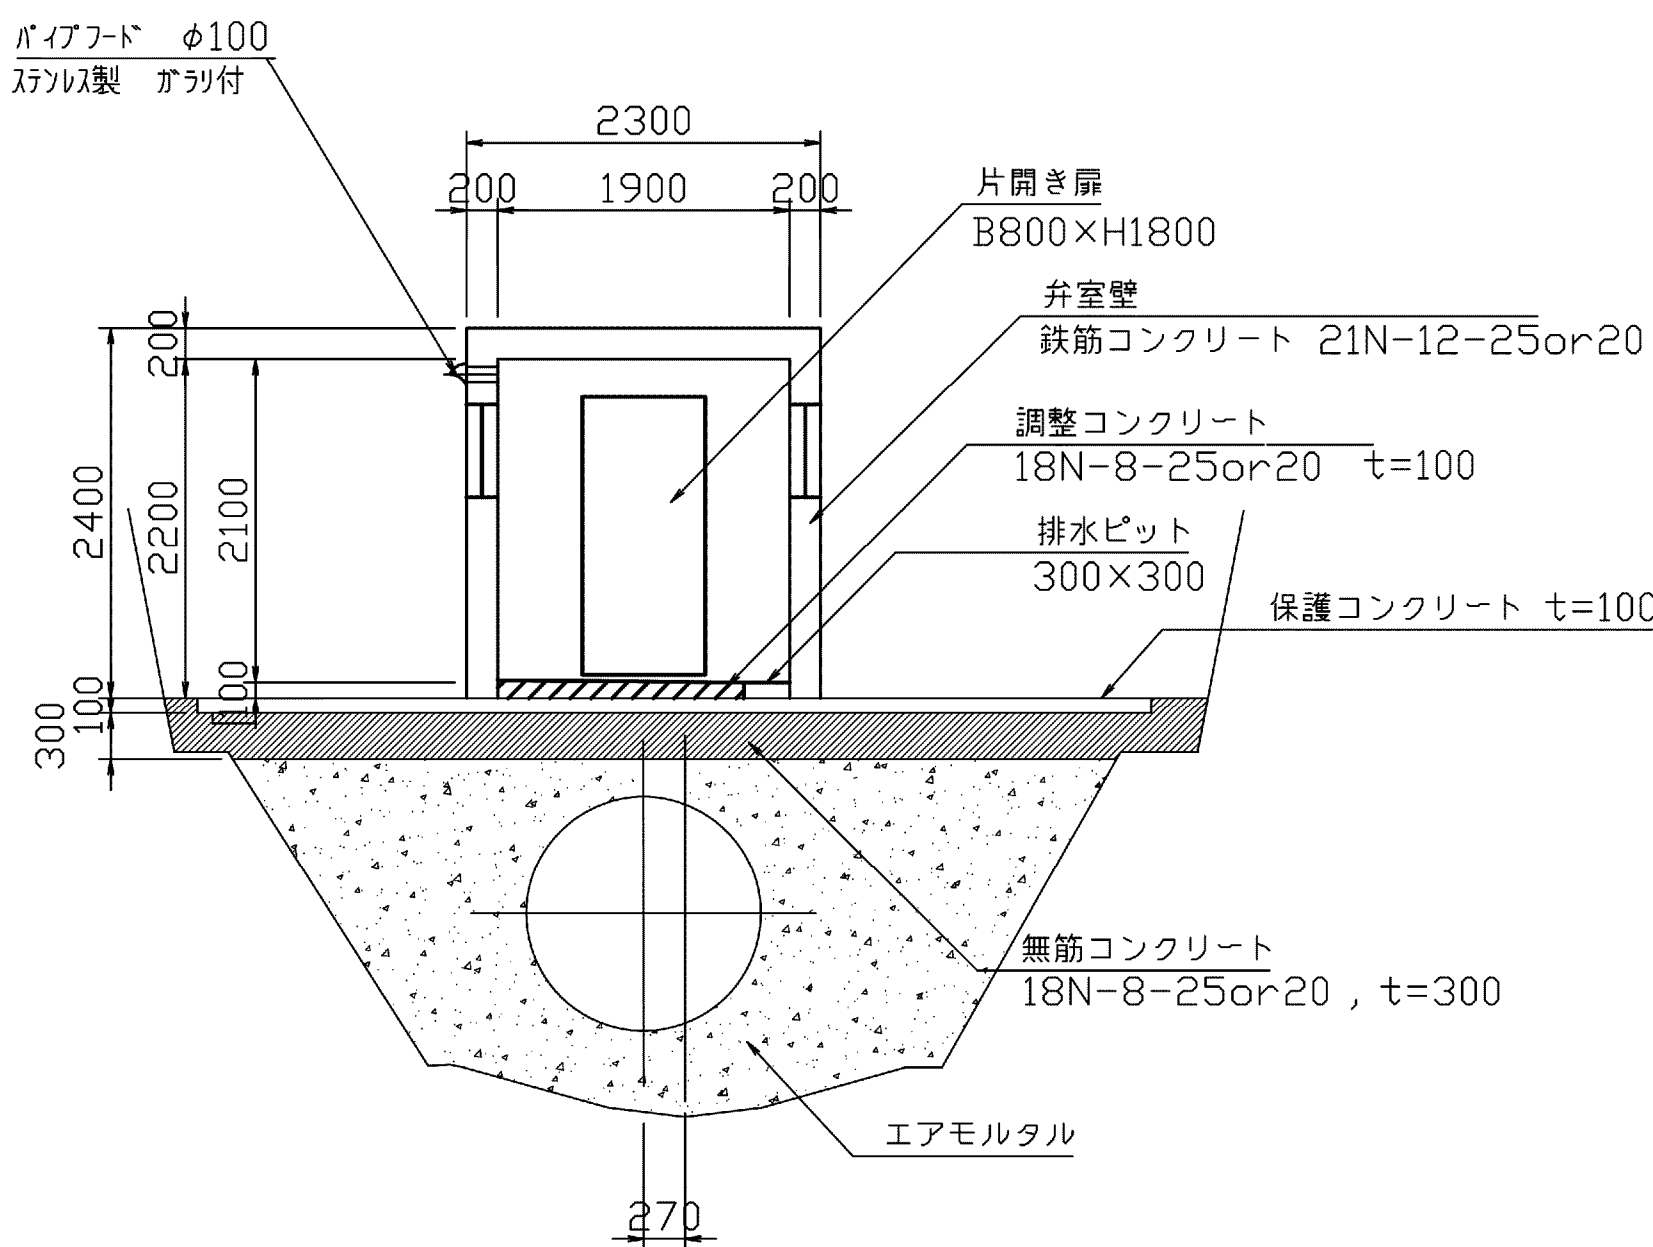


平面図

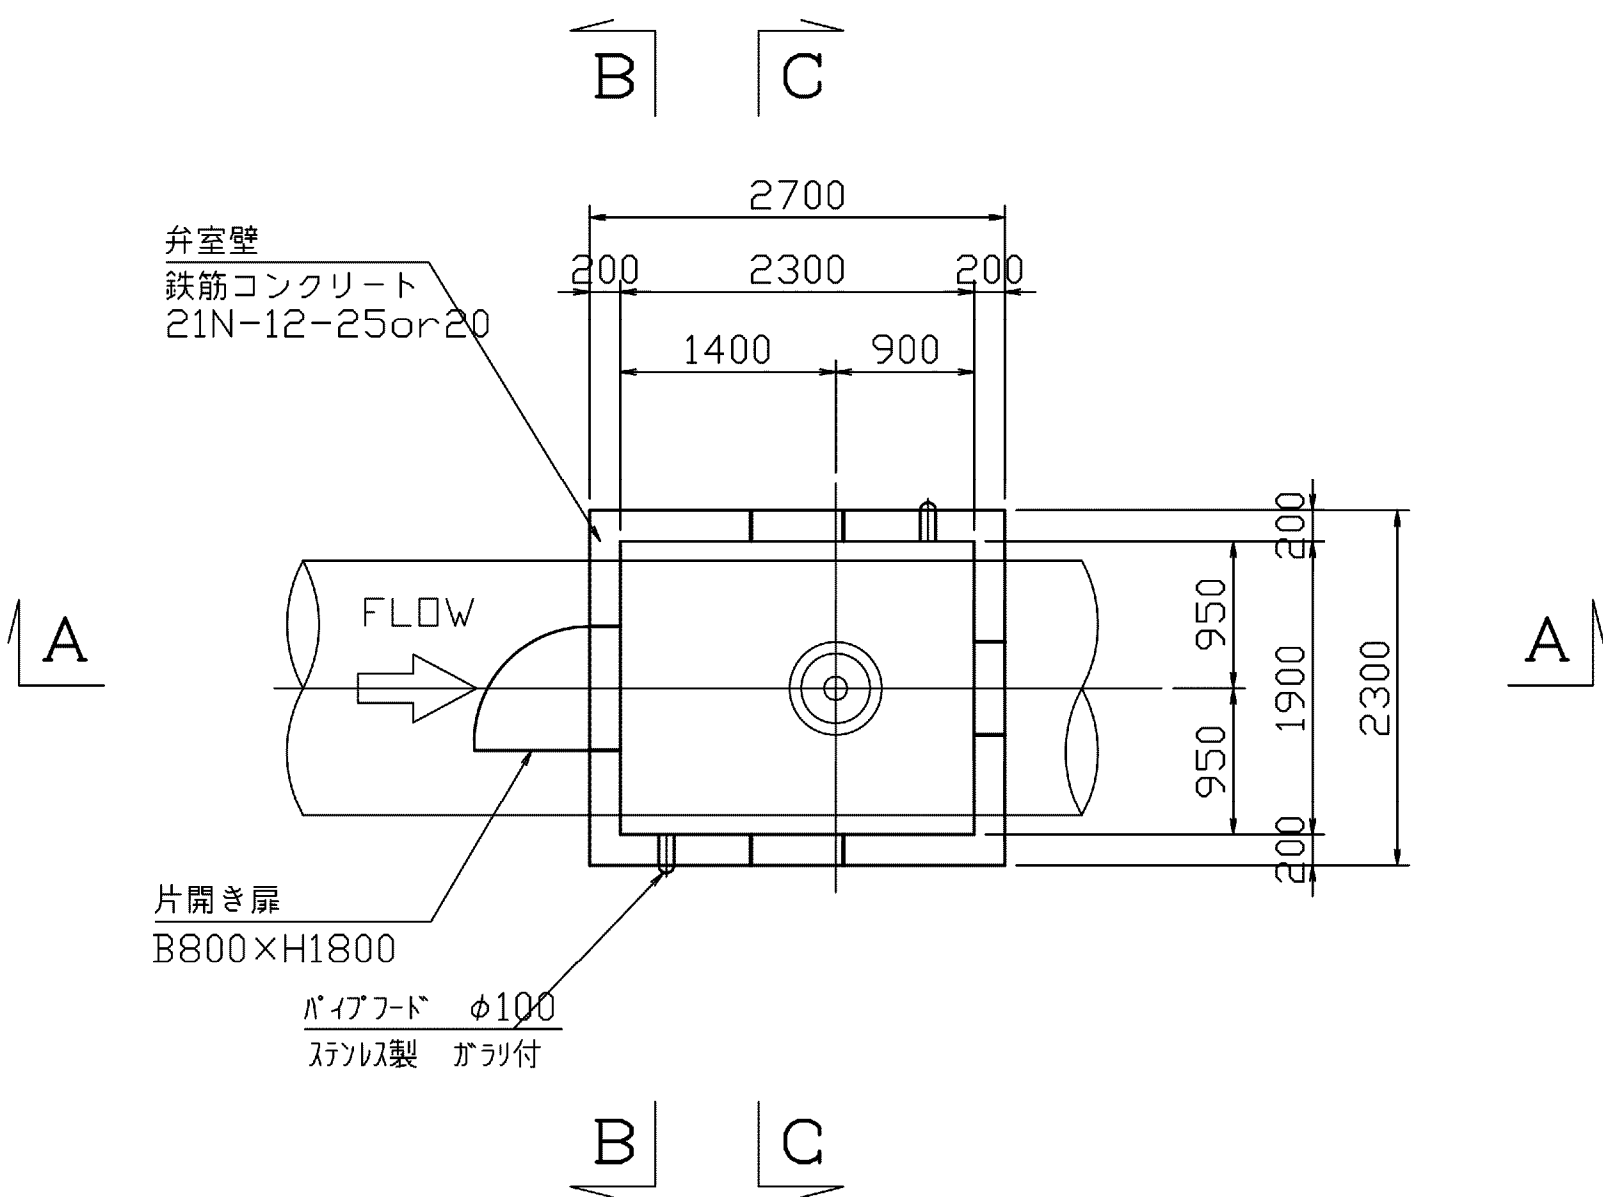

A - A

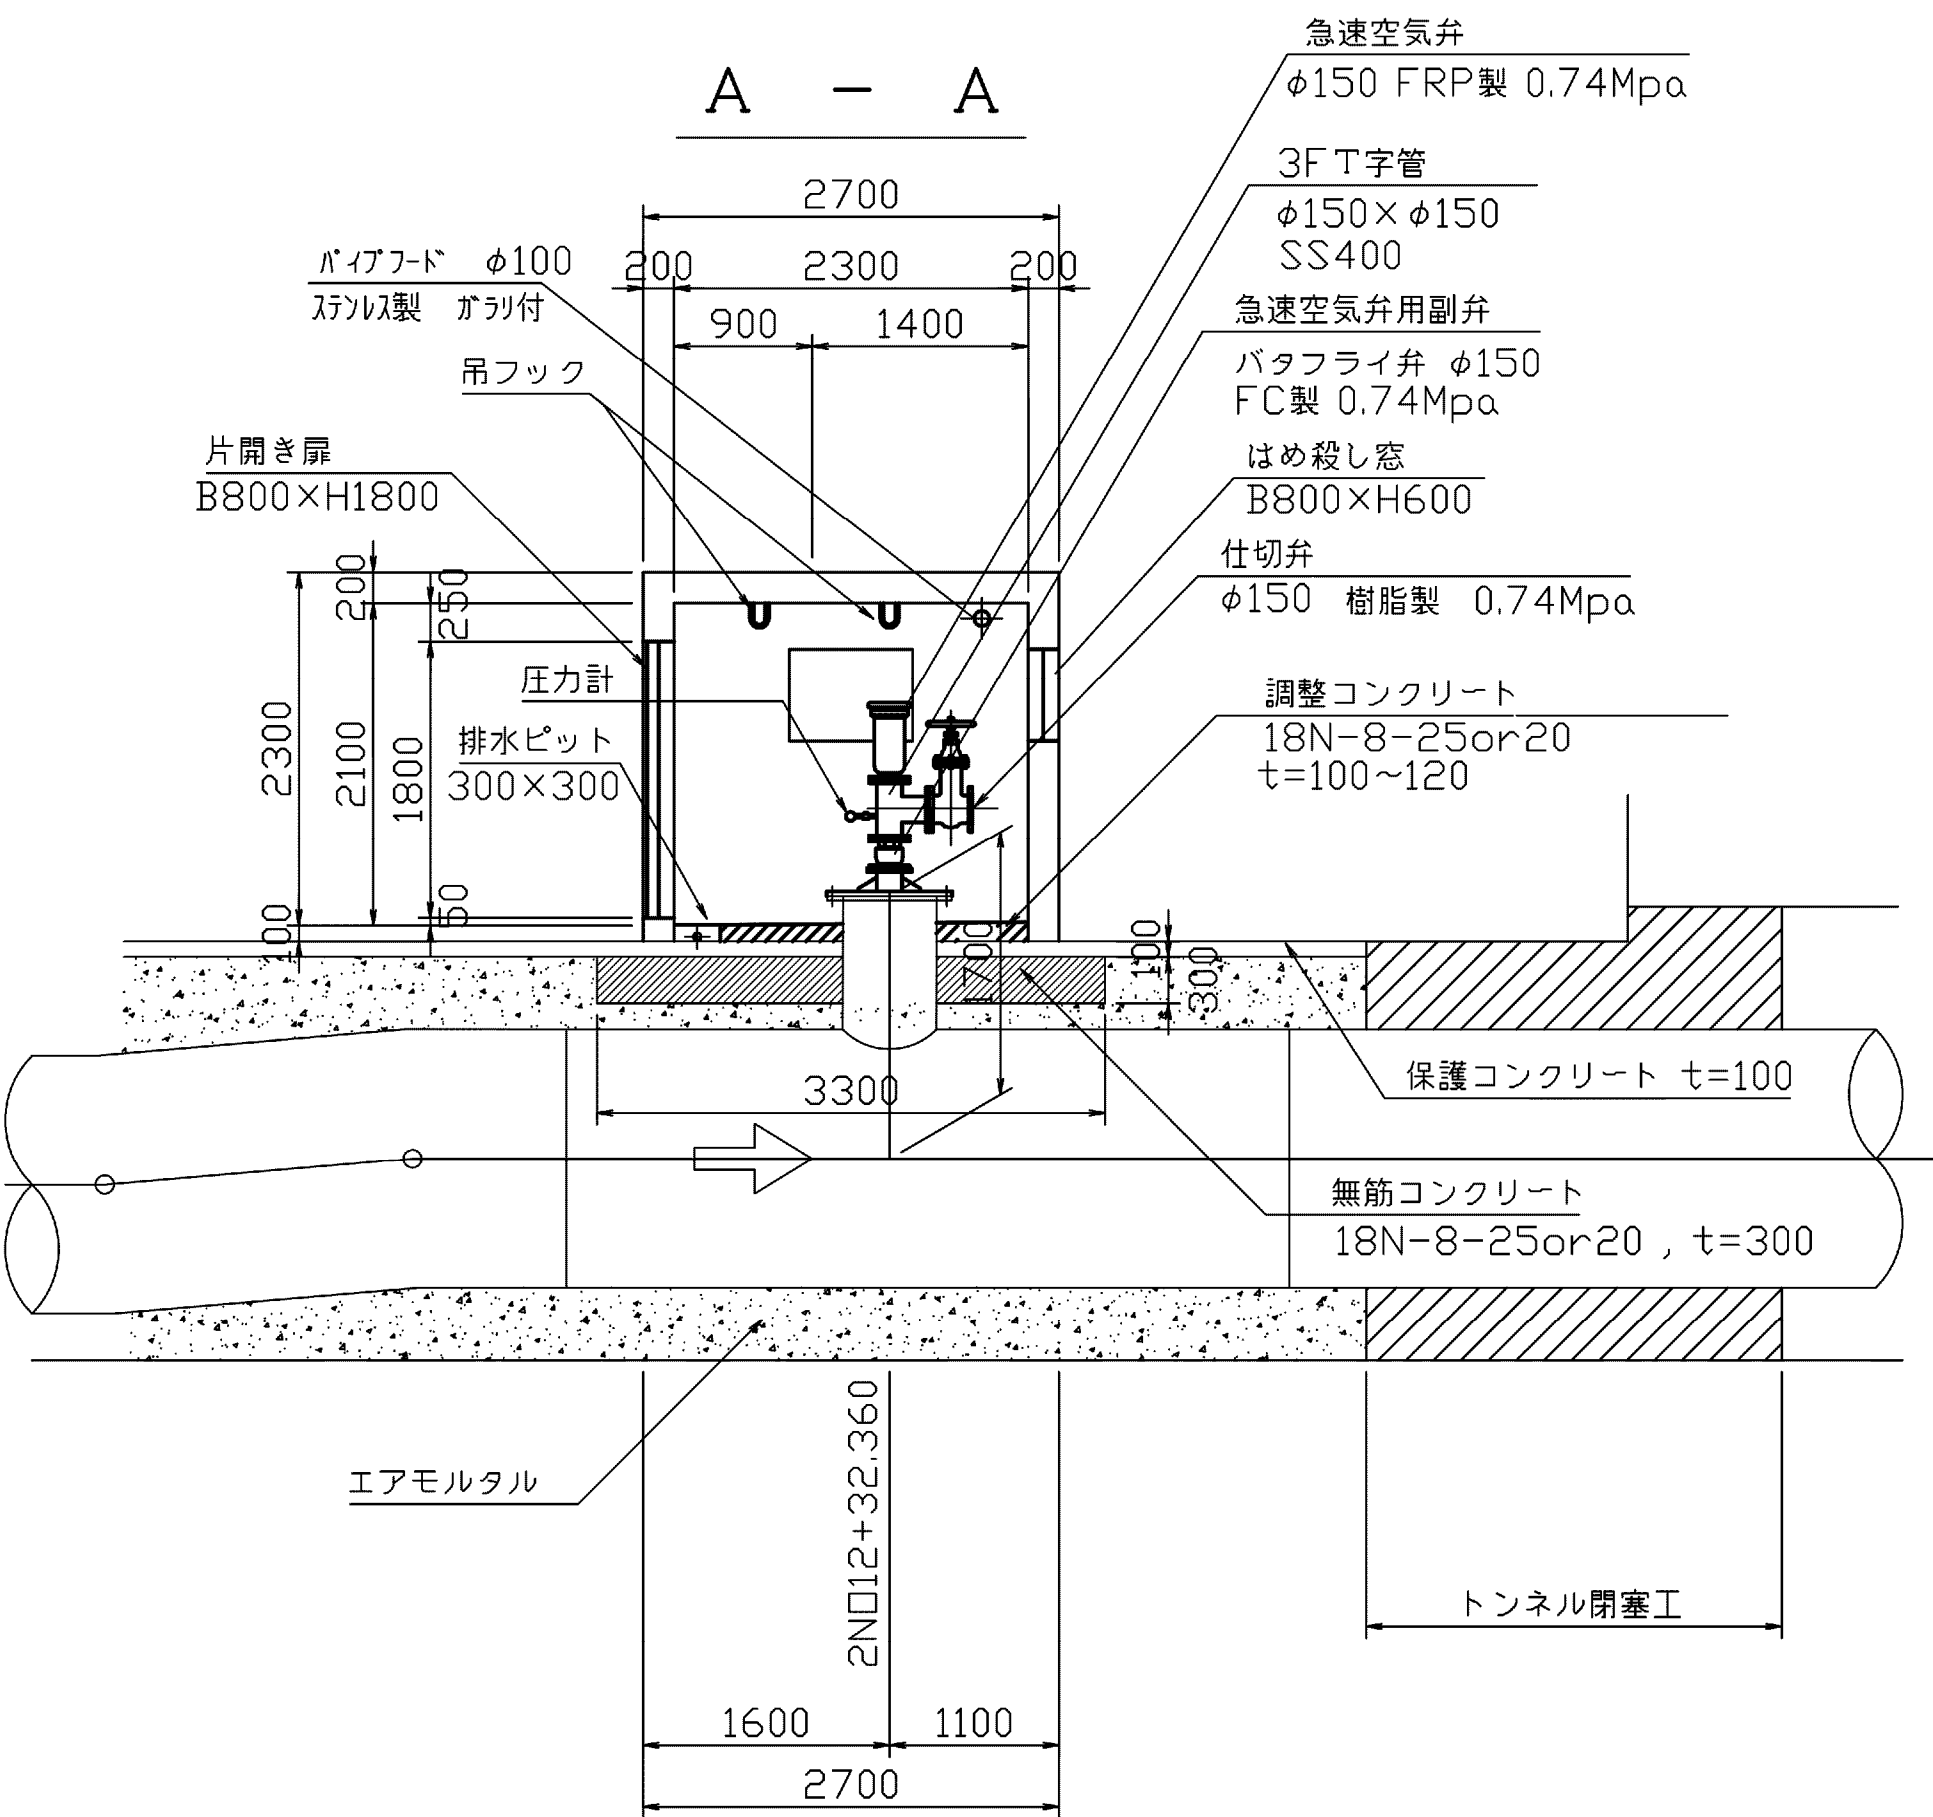

C - C

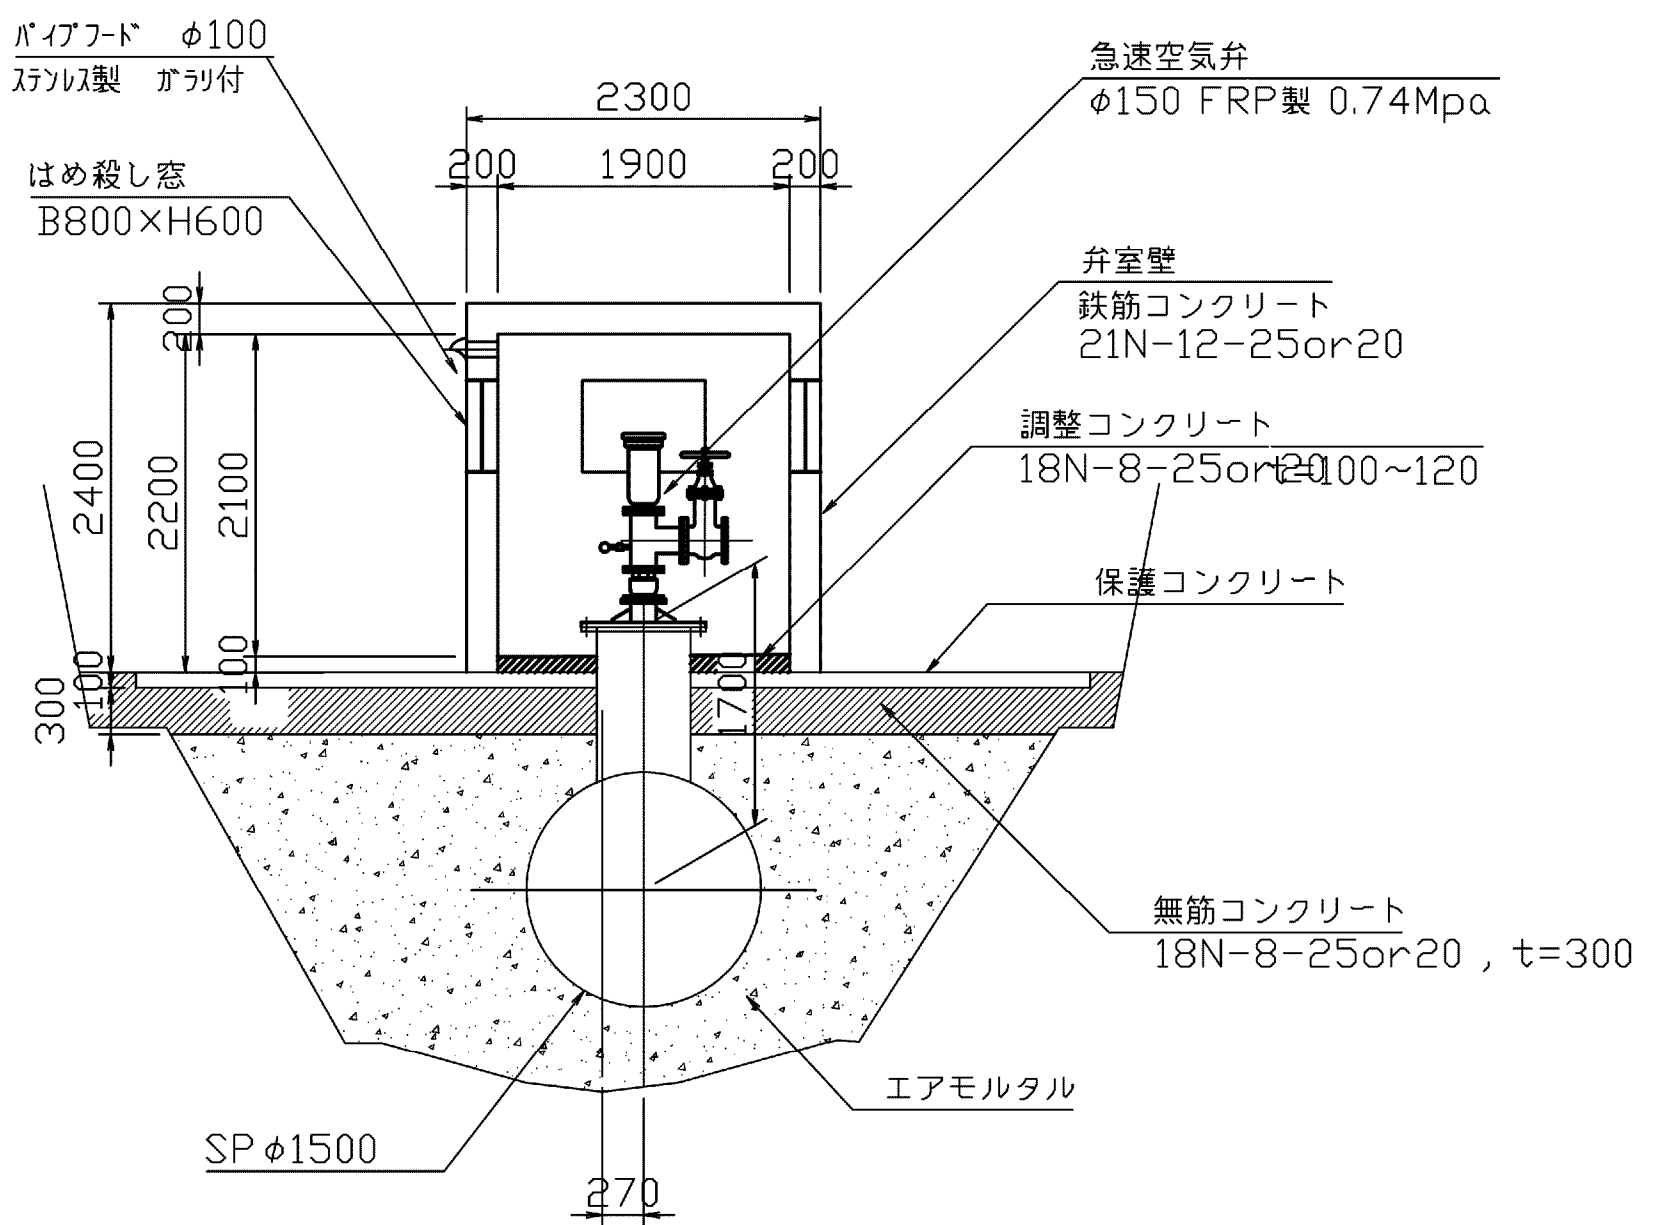

|      |                           |      |           |
|------|---------------------------|------|-----------|
| 施設名  | 南部幹線用水路 (0312100-1100-20) |      |           |
| 図面名  | 59号空気弁工構造図                |      |           |
| 作成年月 | 平成26年 3月                  |      |           |
| 縮尺   | A1 1:500<br>A2 1:707      | 図面番号 | 8-261/599 |
| 作成者  | 関東農政局 両総農業水利事業所           |      |           |