 




9号制水弁工・61号空気弁工構造図(1/2) S=1:50


S=1:50

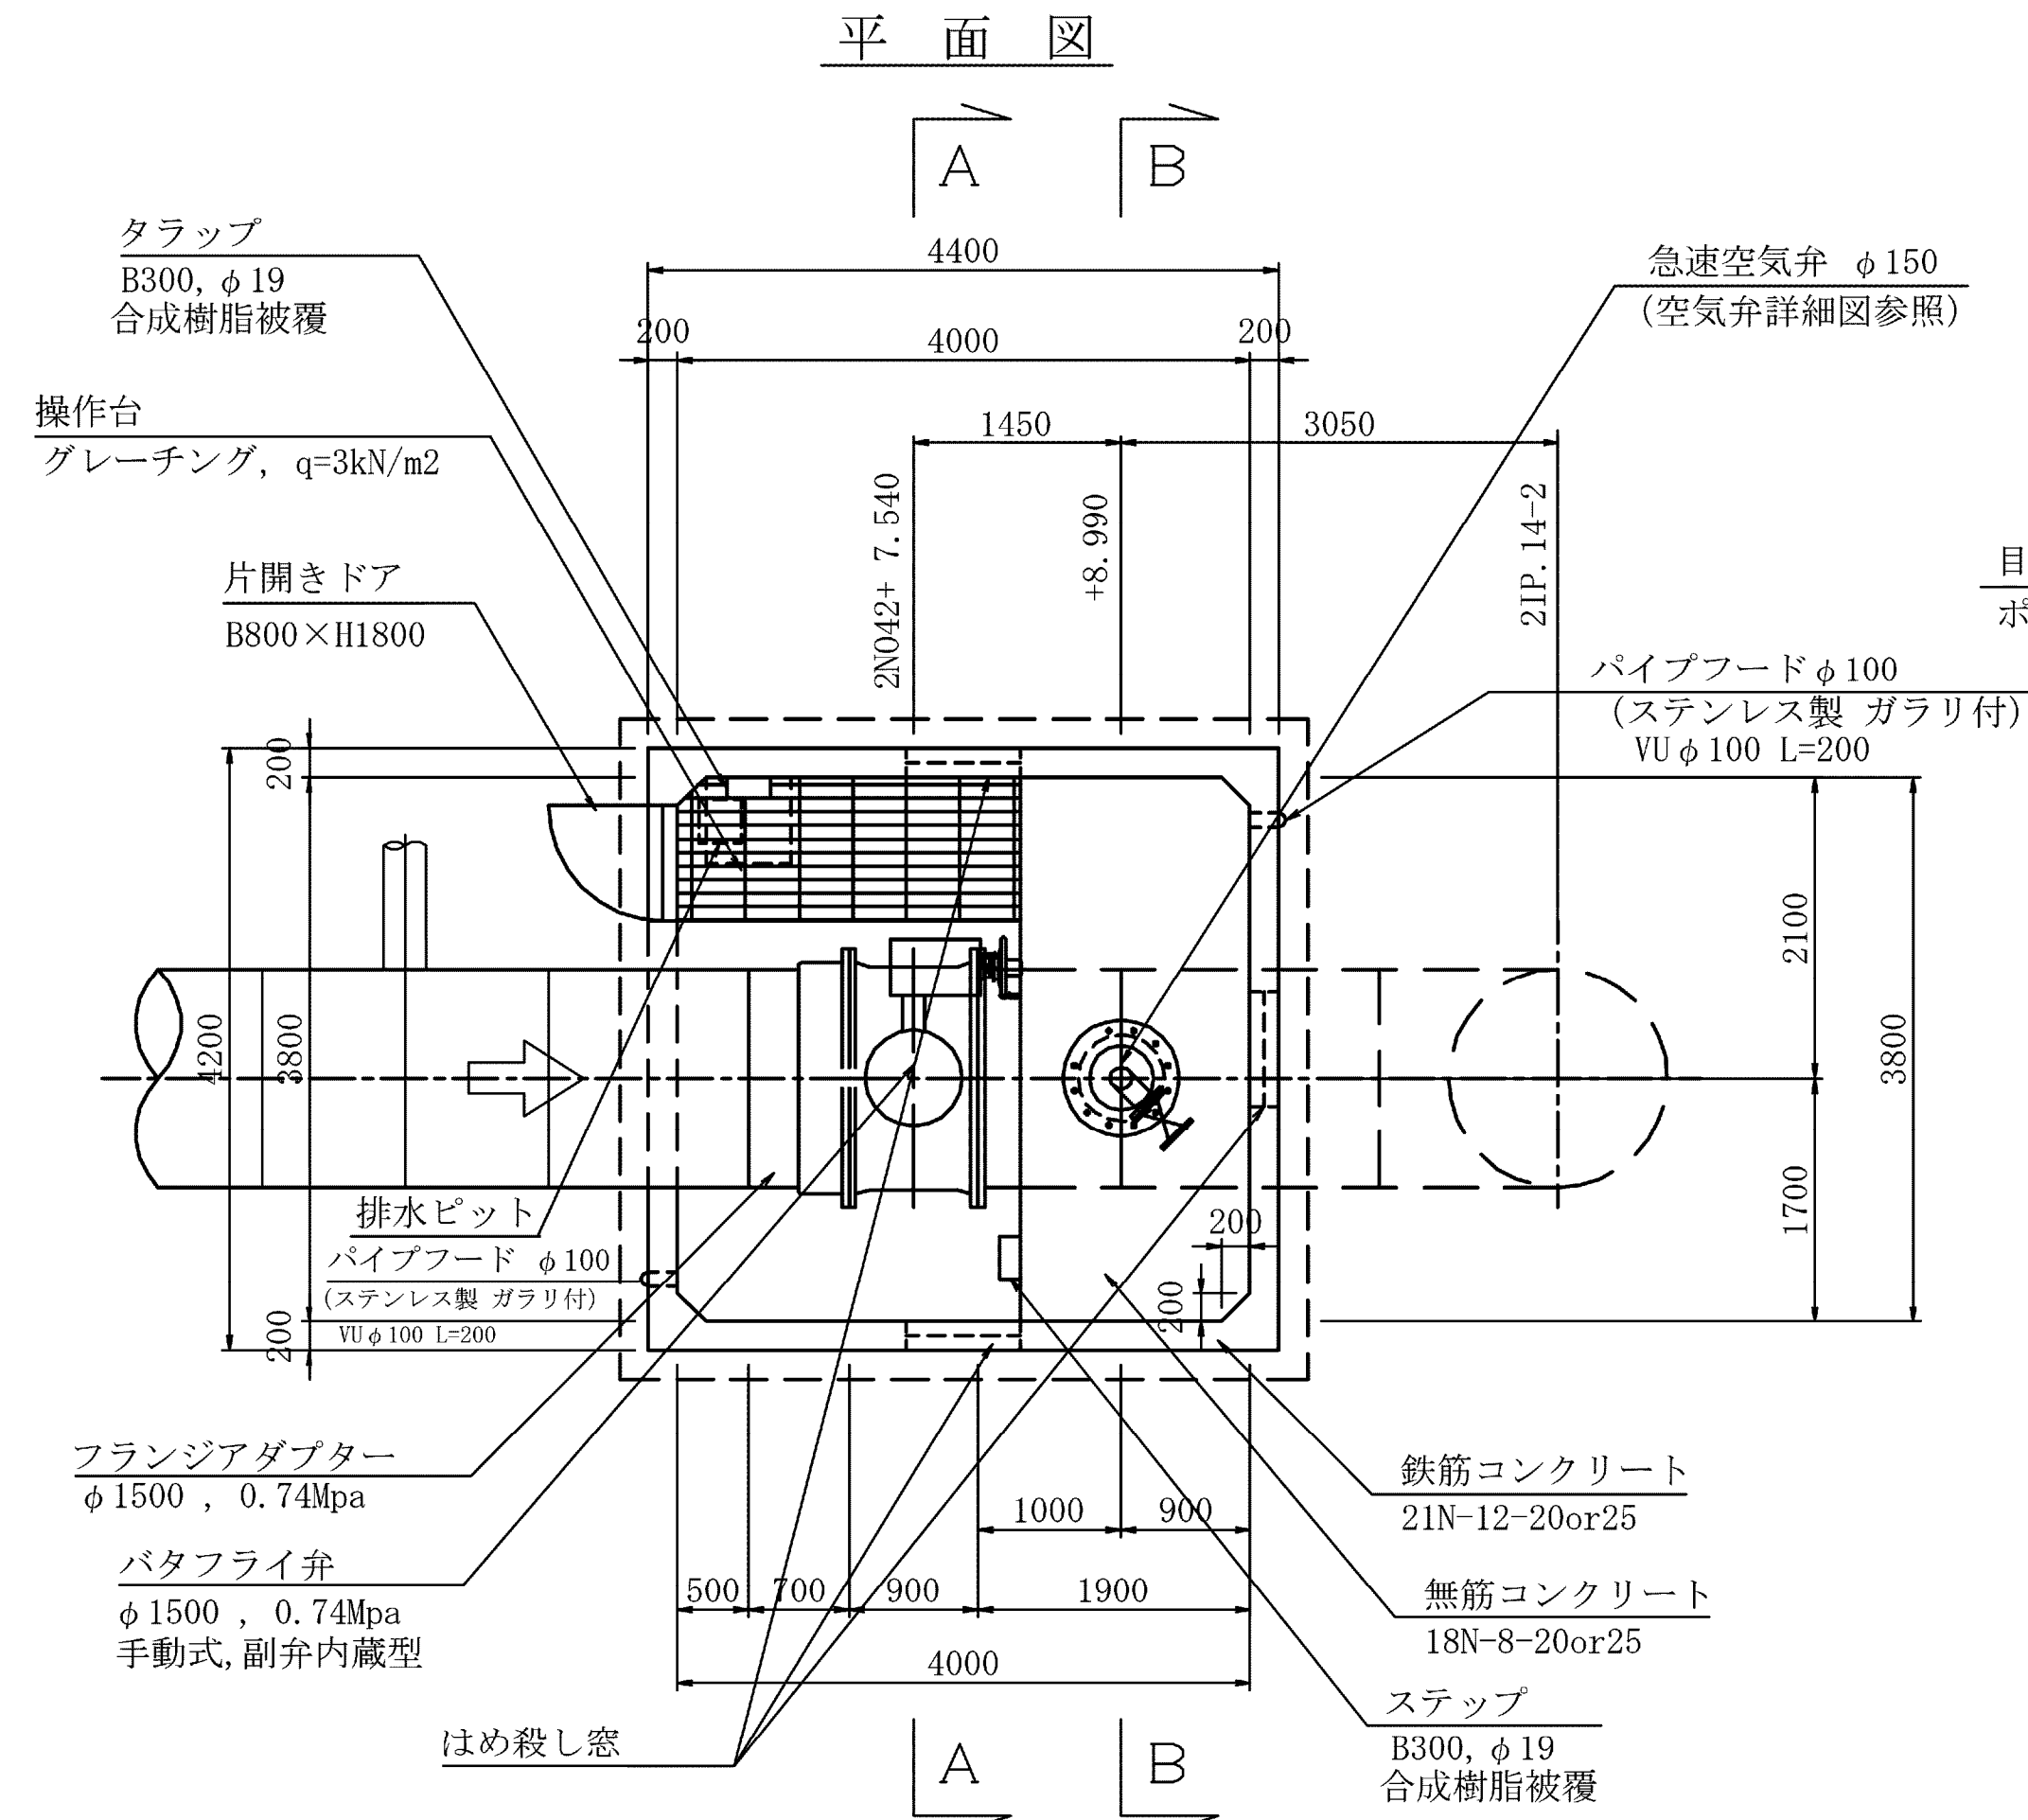

頂版平面圖

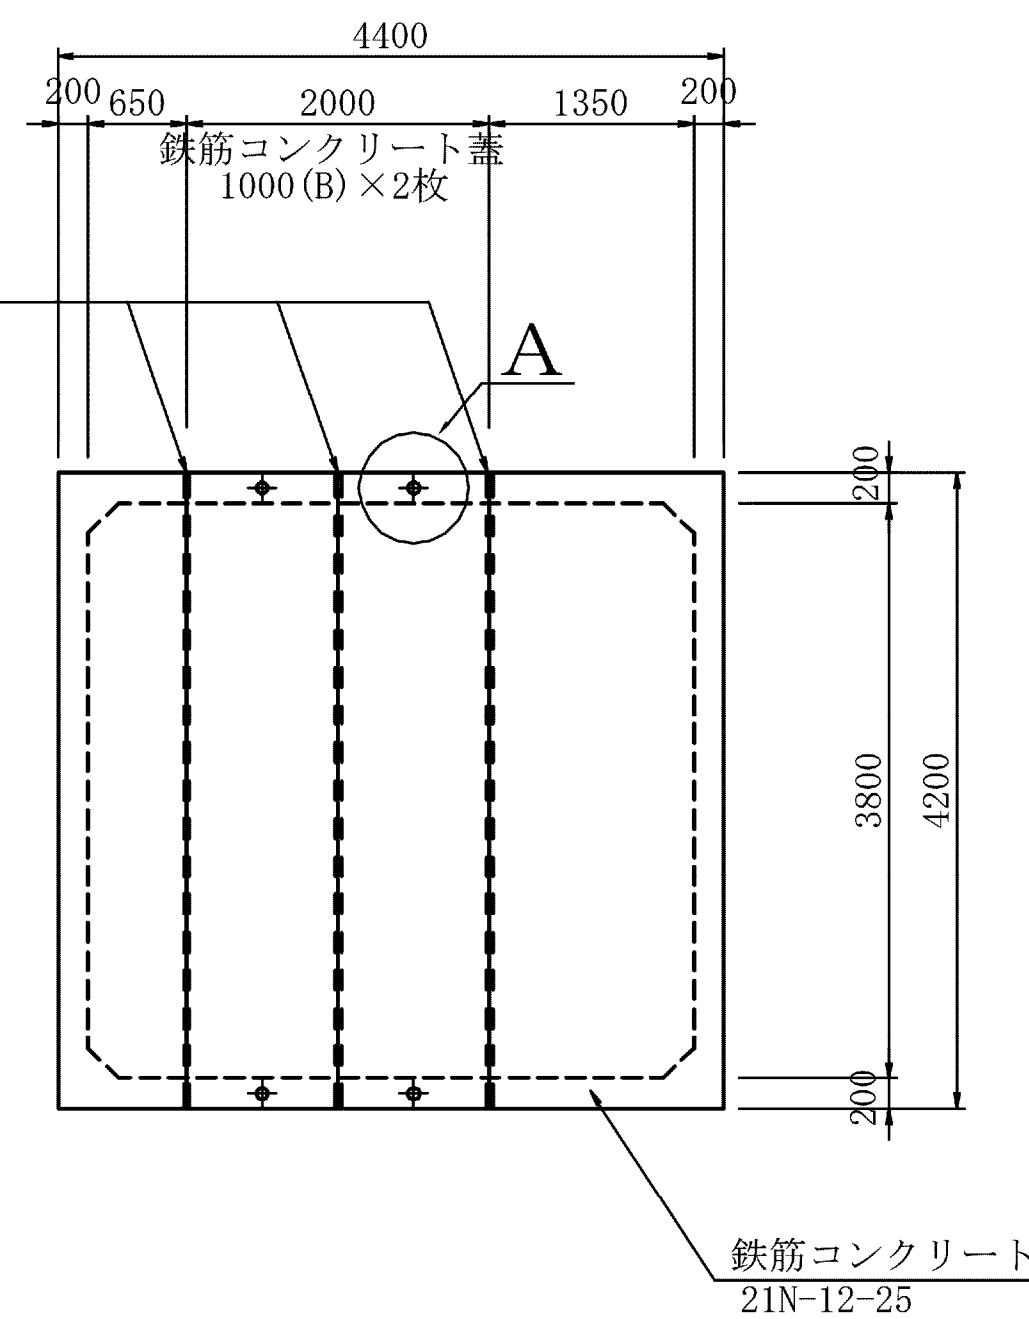


A 部詳細
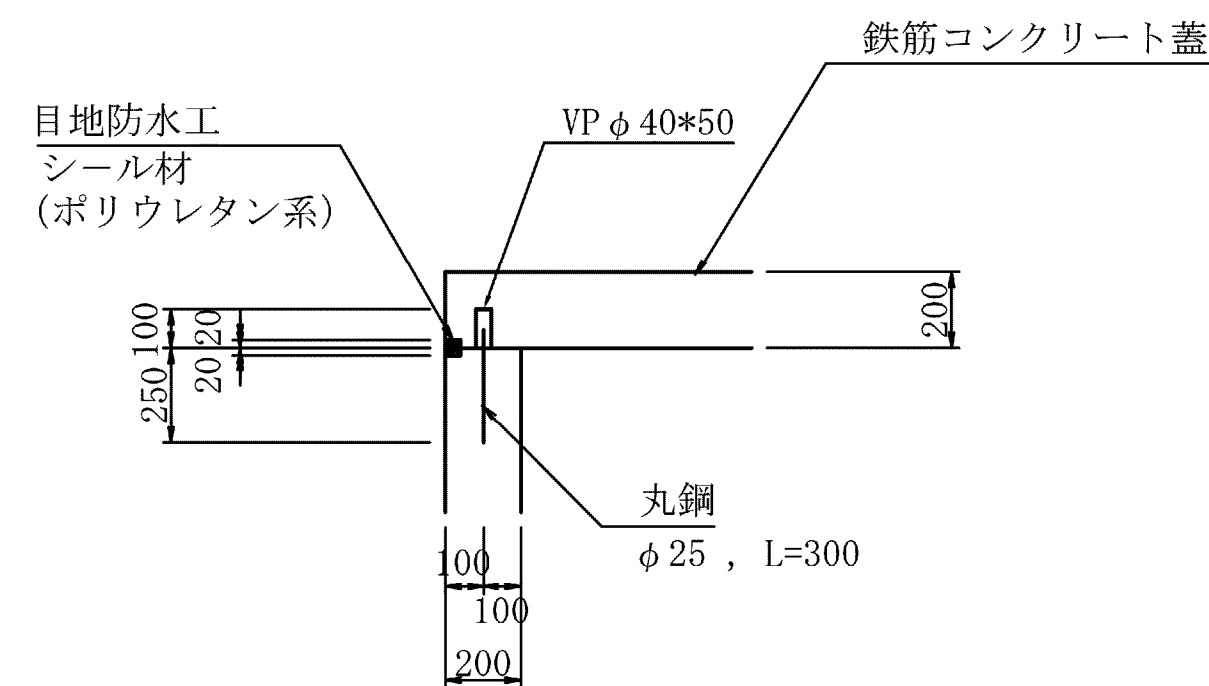
$$\overline{\overline{S=1:20}}$$


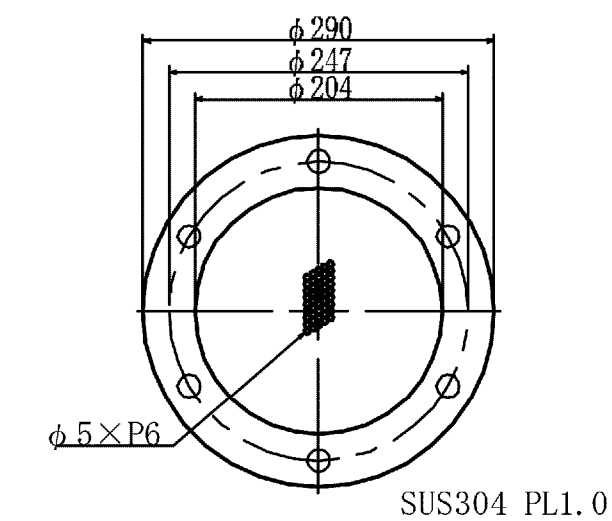
目地防水工詳細図

S=1:20

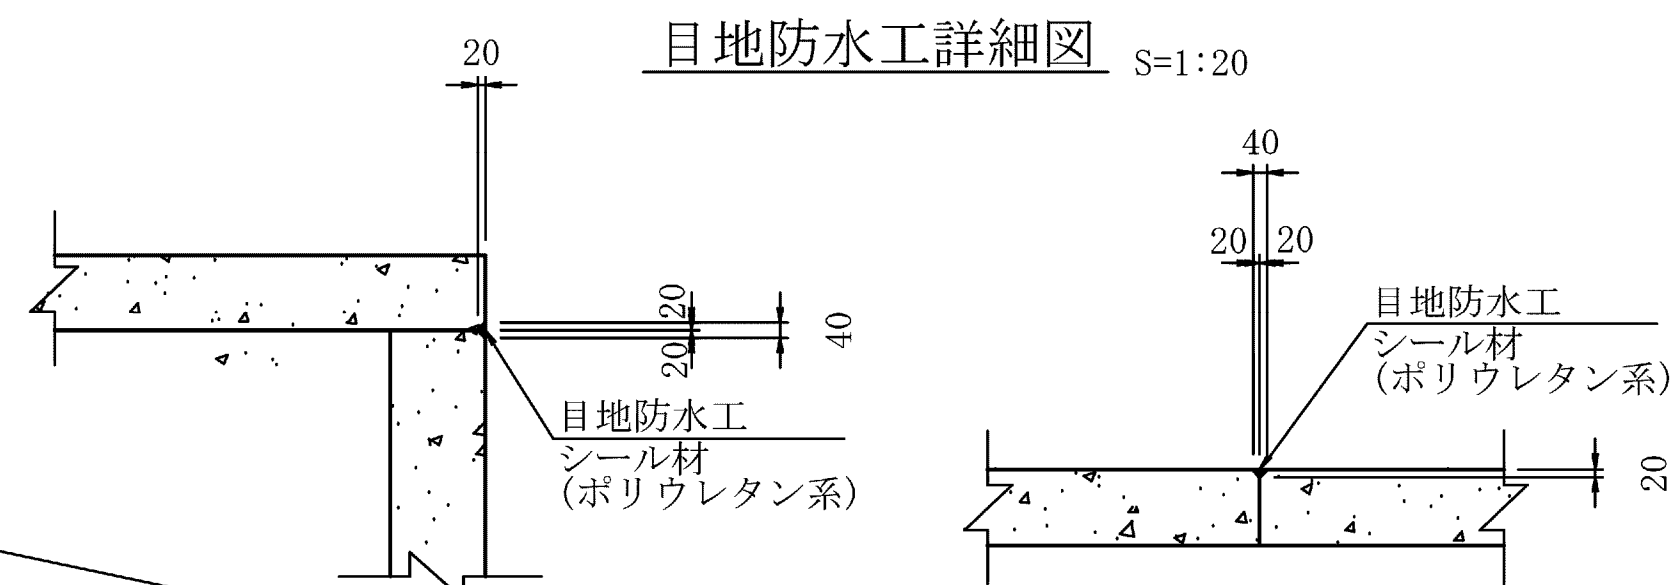

空気弁用ストレーナ詳細図


フランジストレーナ SUS $\phi 150$




SUS304 PL1.0

位置図

S=1:100

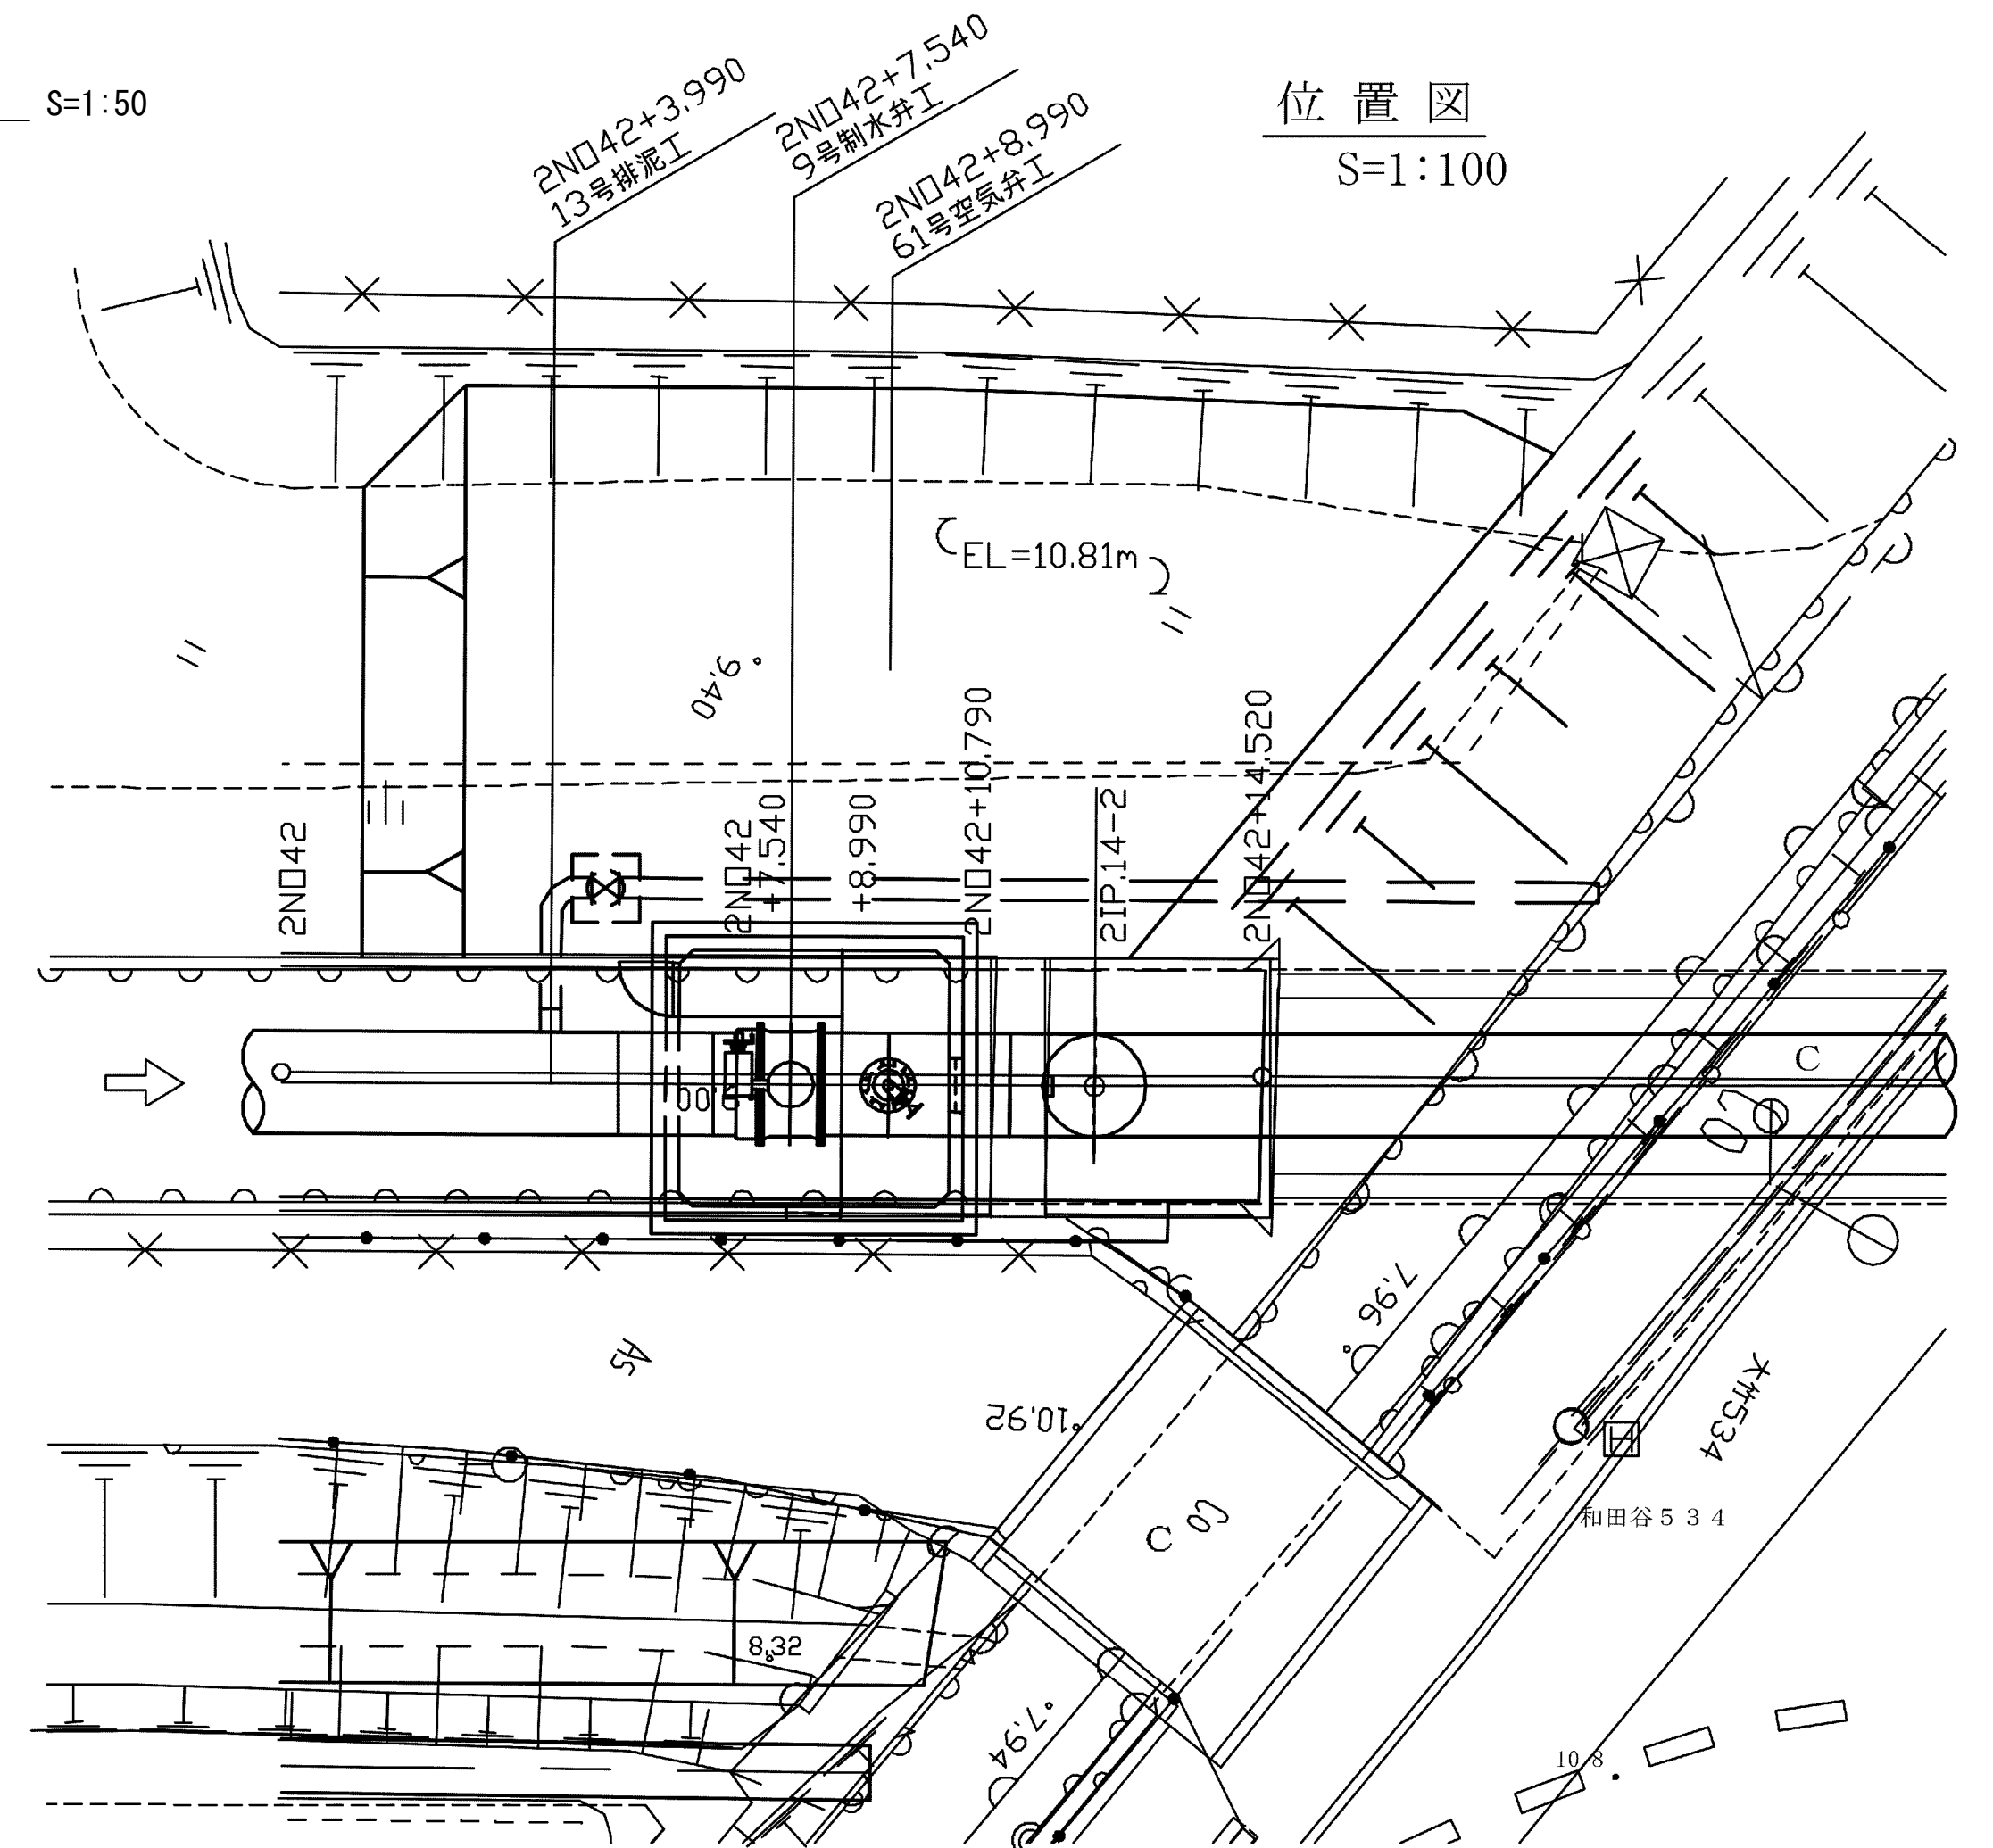


空気弁詳細図

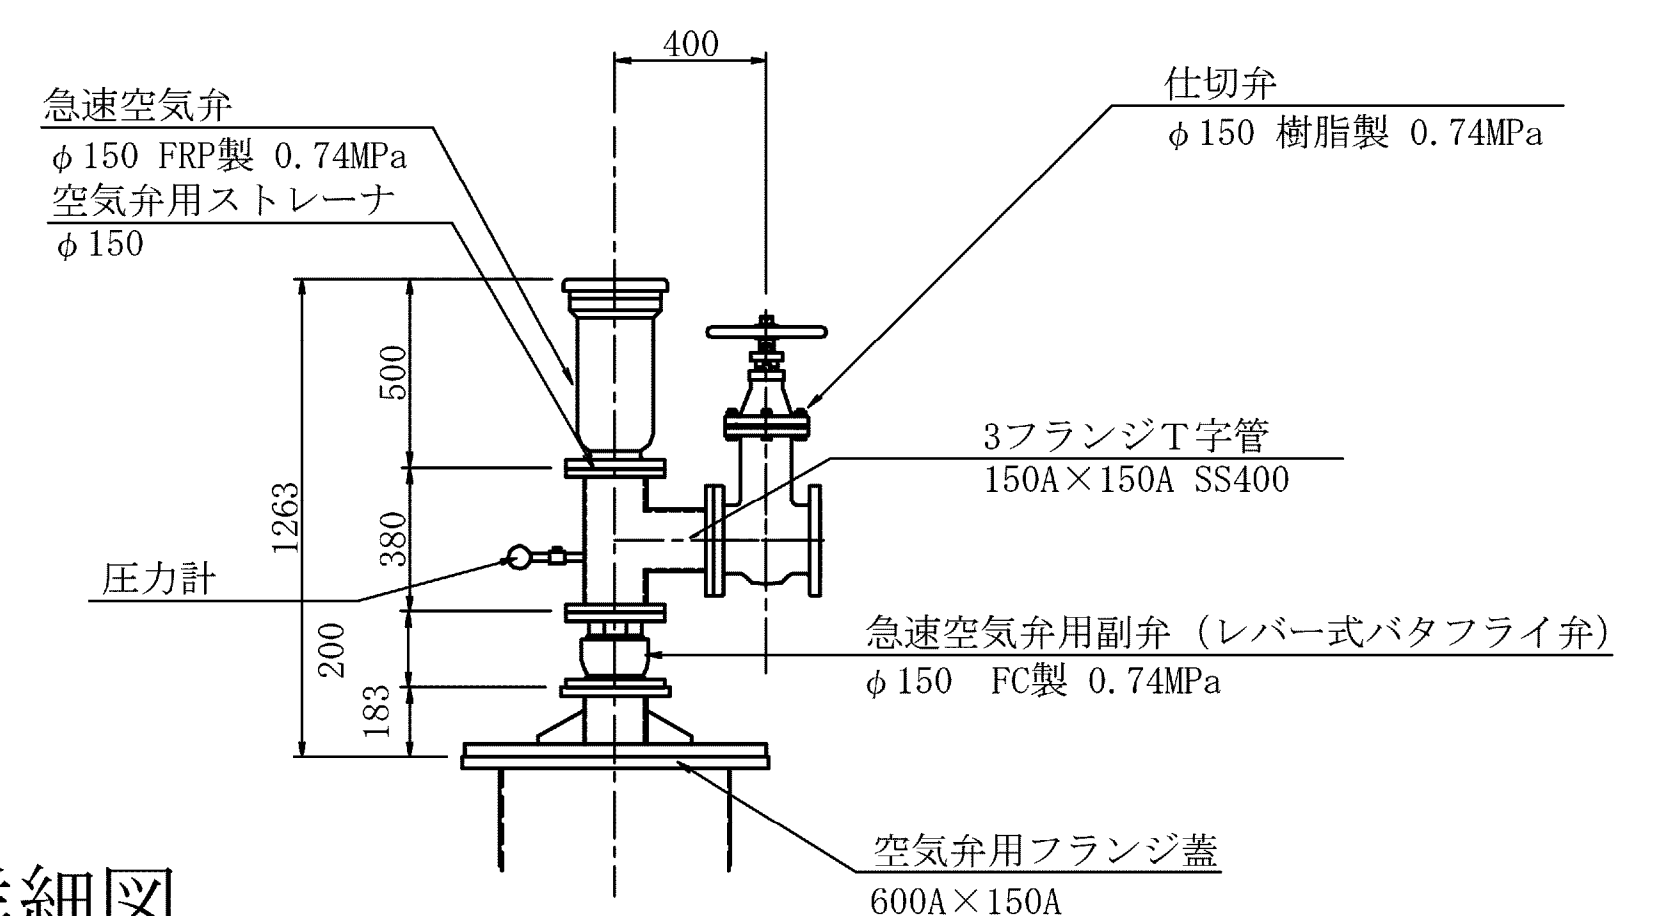

空気弁用ストレーナ詳細図


フランジストレーナ SUS $\phi 150$

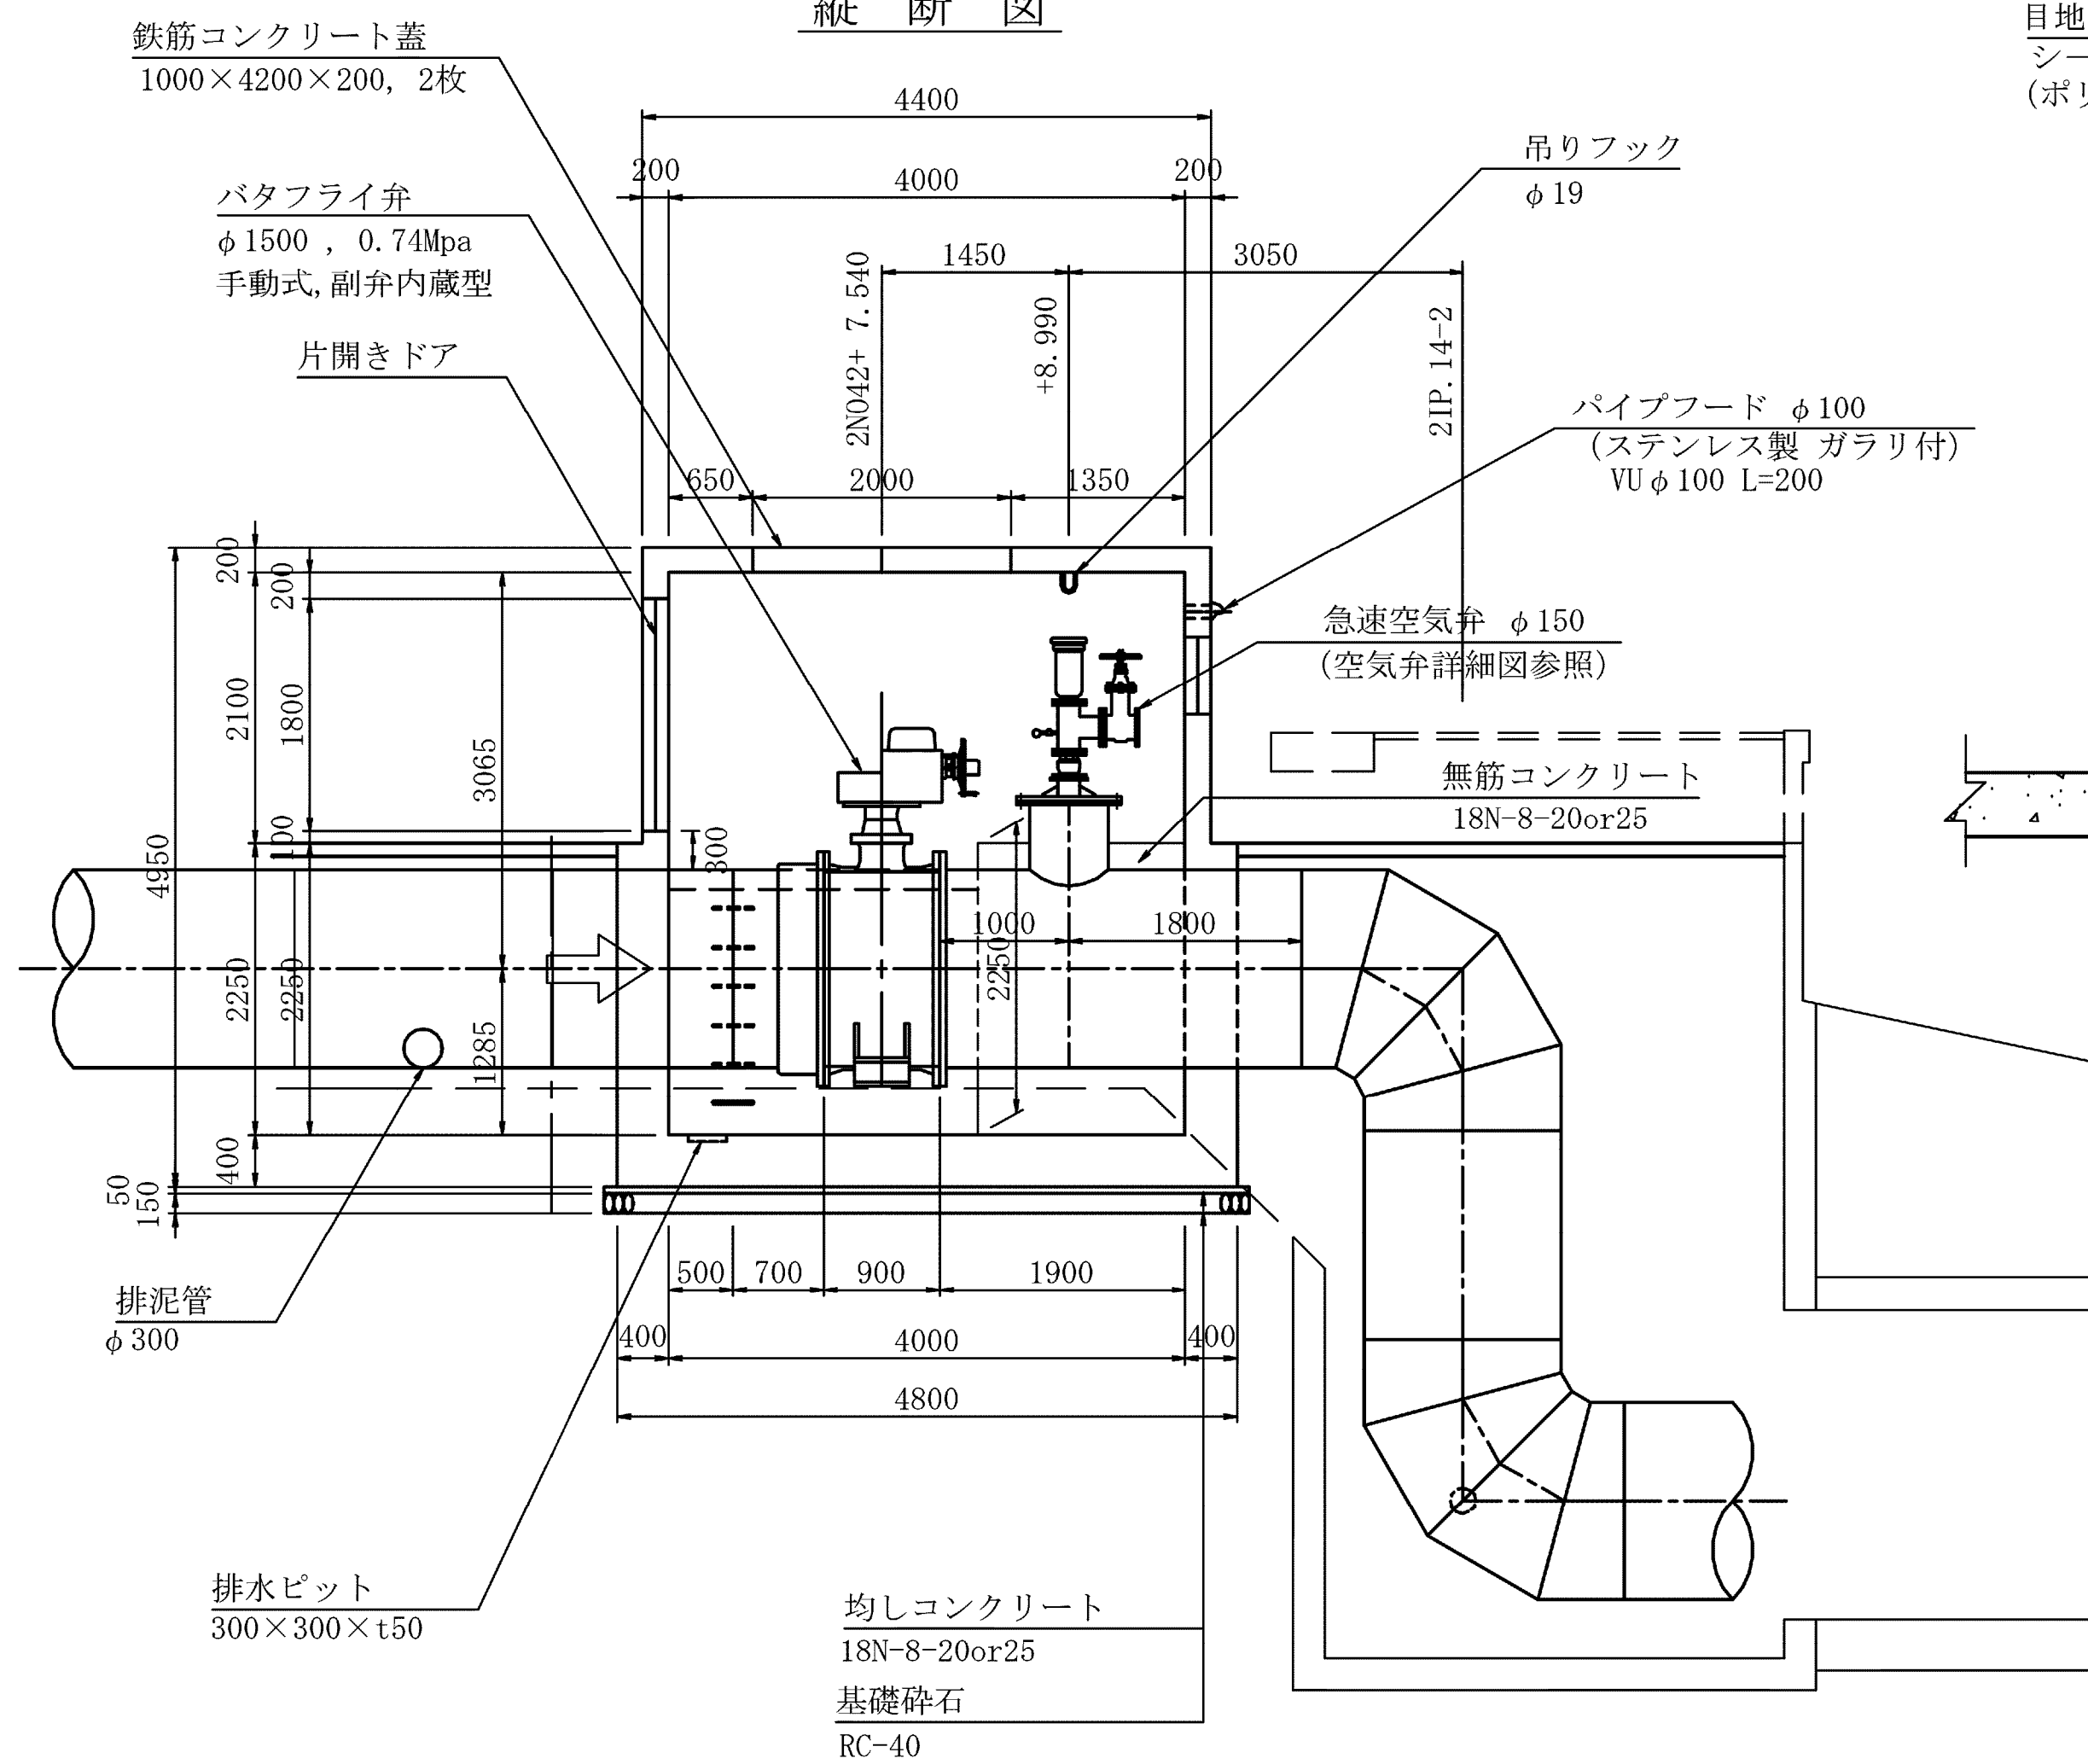


施設名	南部幹線用水路(0312100-1100-20)		
図面名	9号制水弁工・61号空気弁工構造図(1/2)		
作成年月	平成26年 3月		
縮尺	A1 1:500 A2 1:707	図面番号	8-280/599
作成者	関東農政局 両総農業水利事業所		

9号制水弁工・61号空気弁工構造図(2/2) S=1:50

A — A

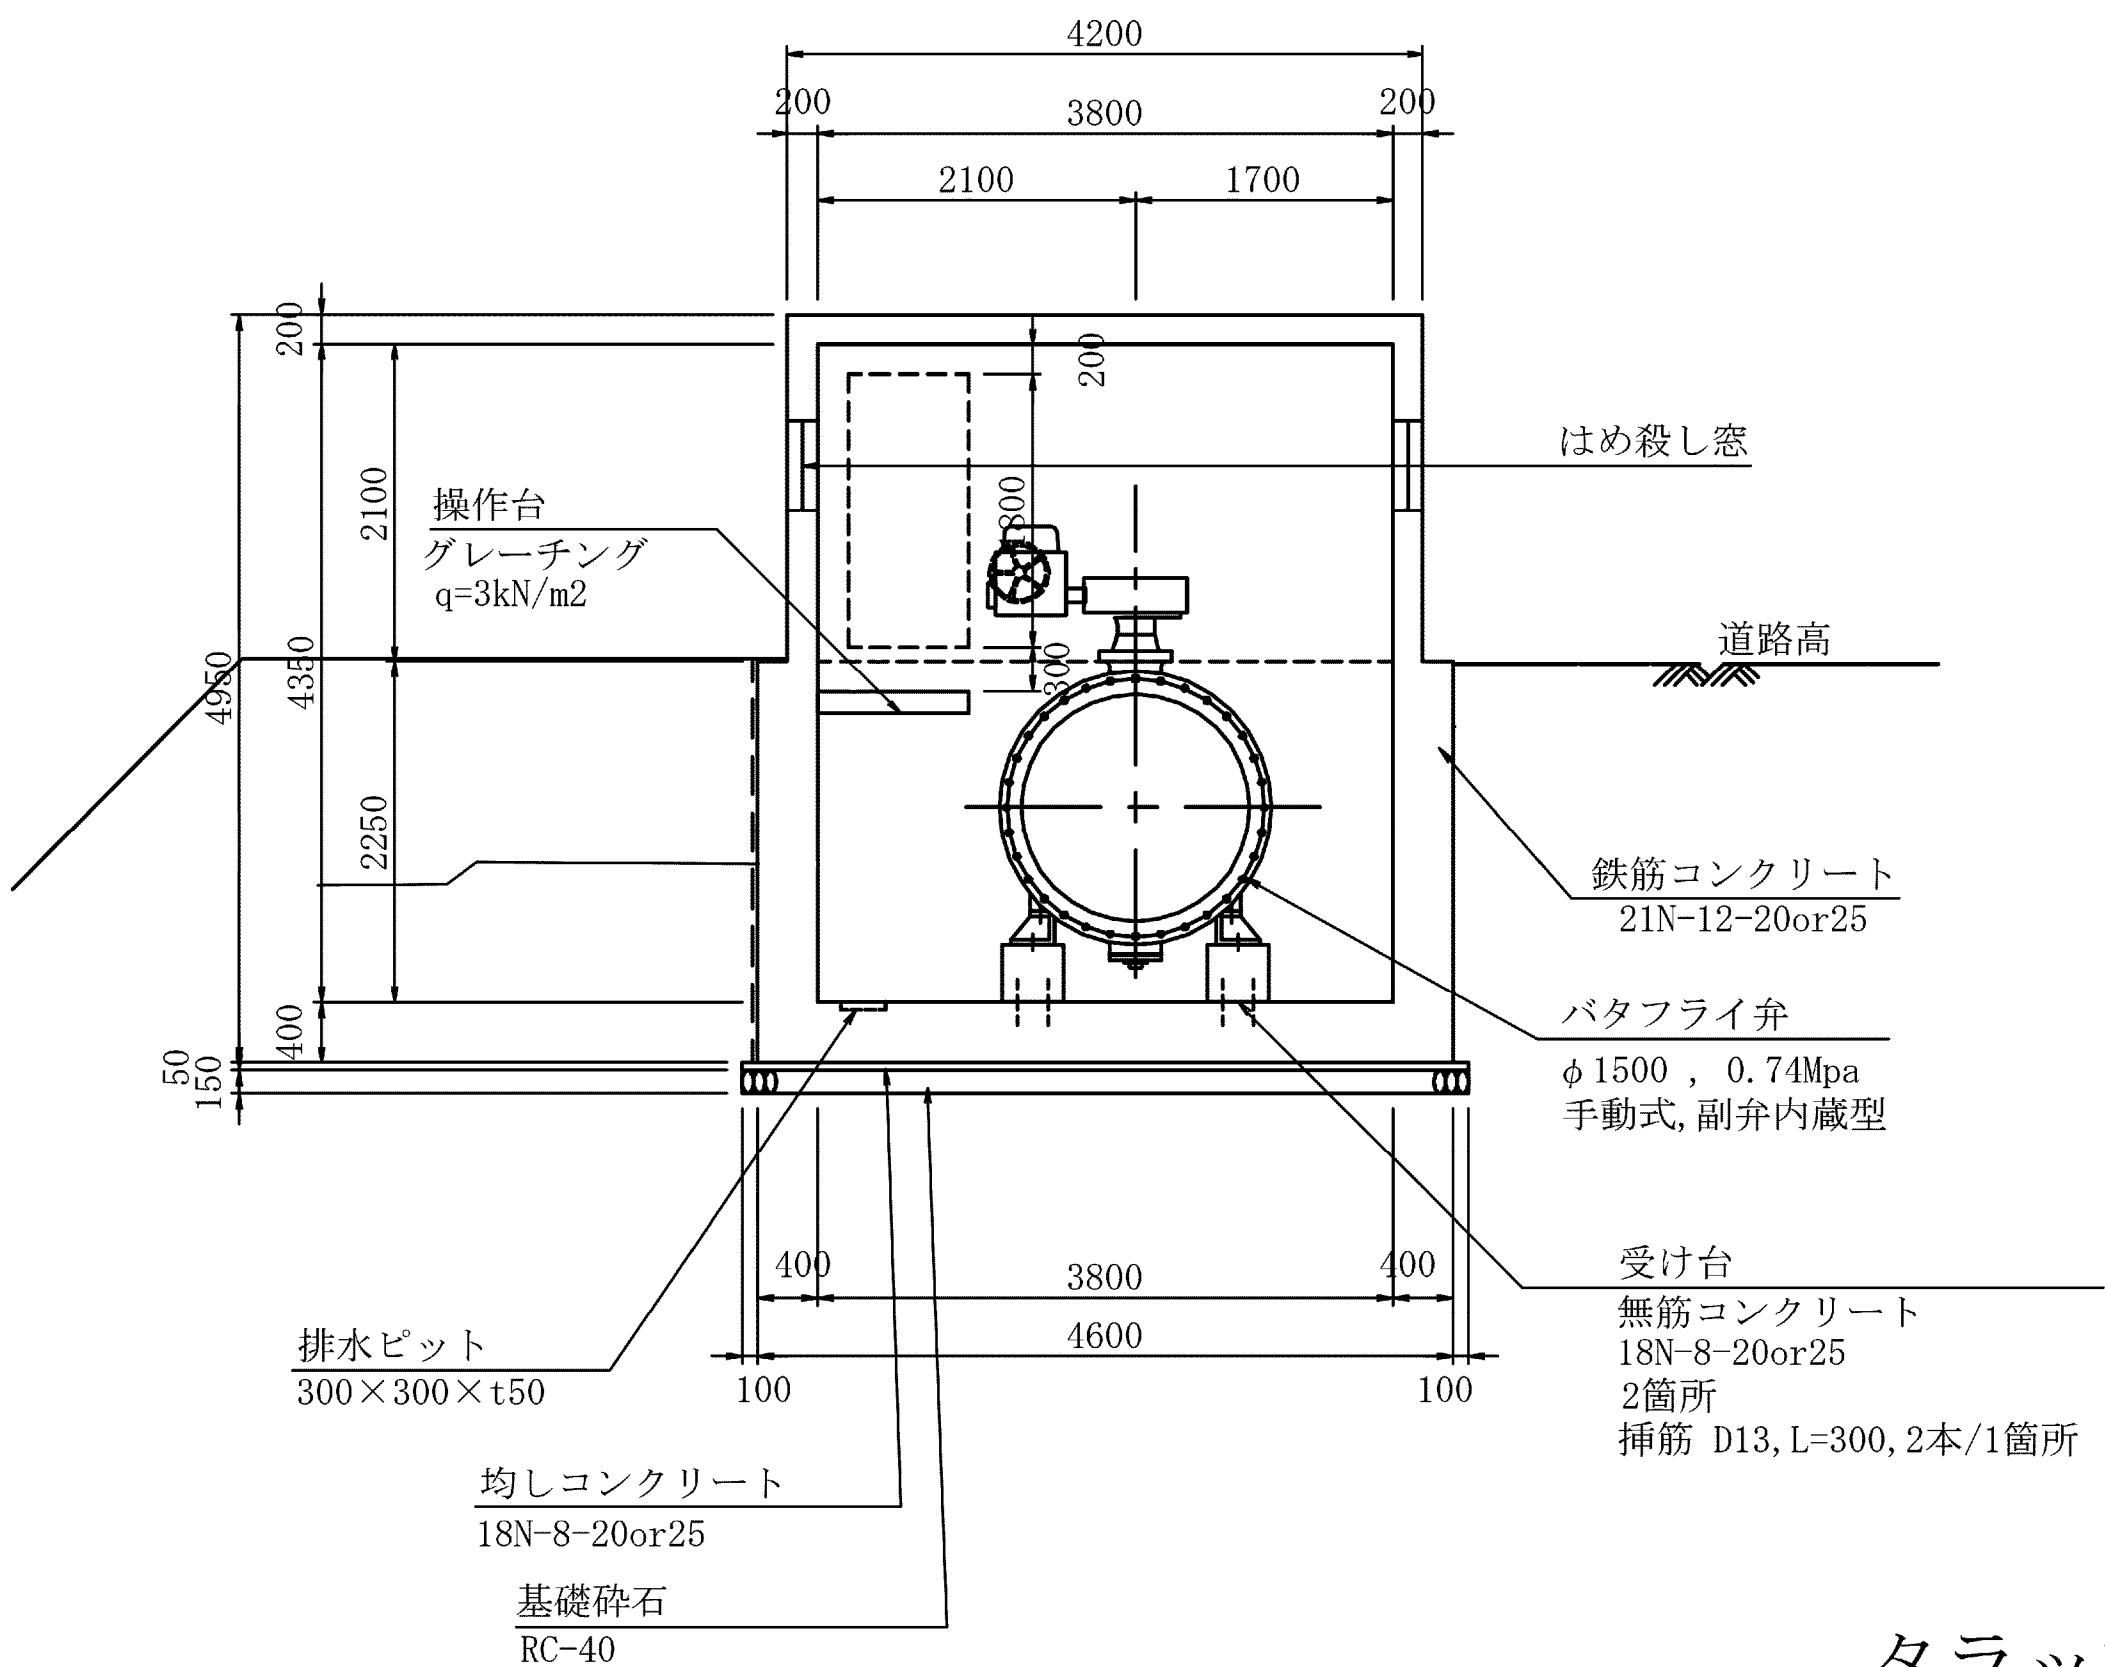


B — B

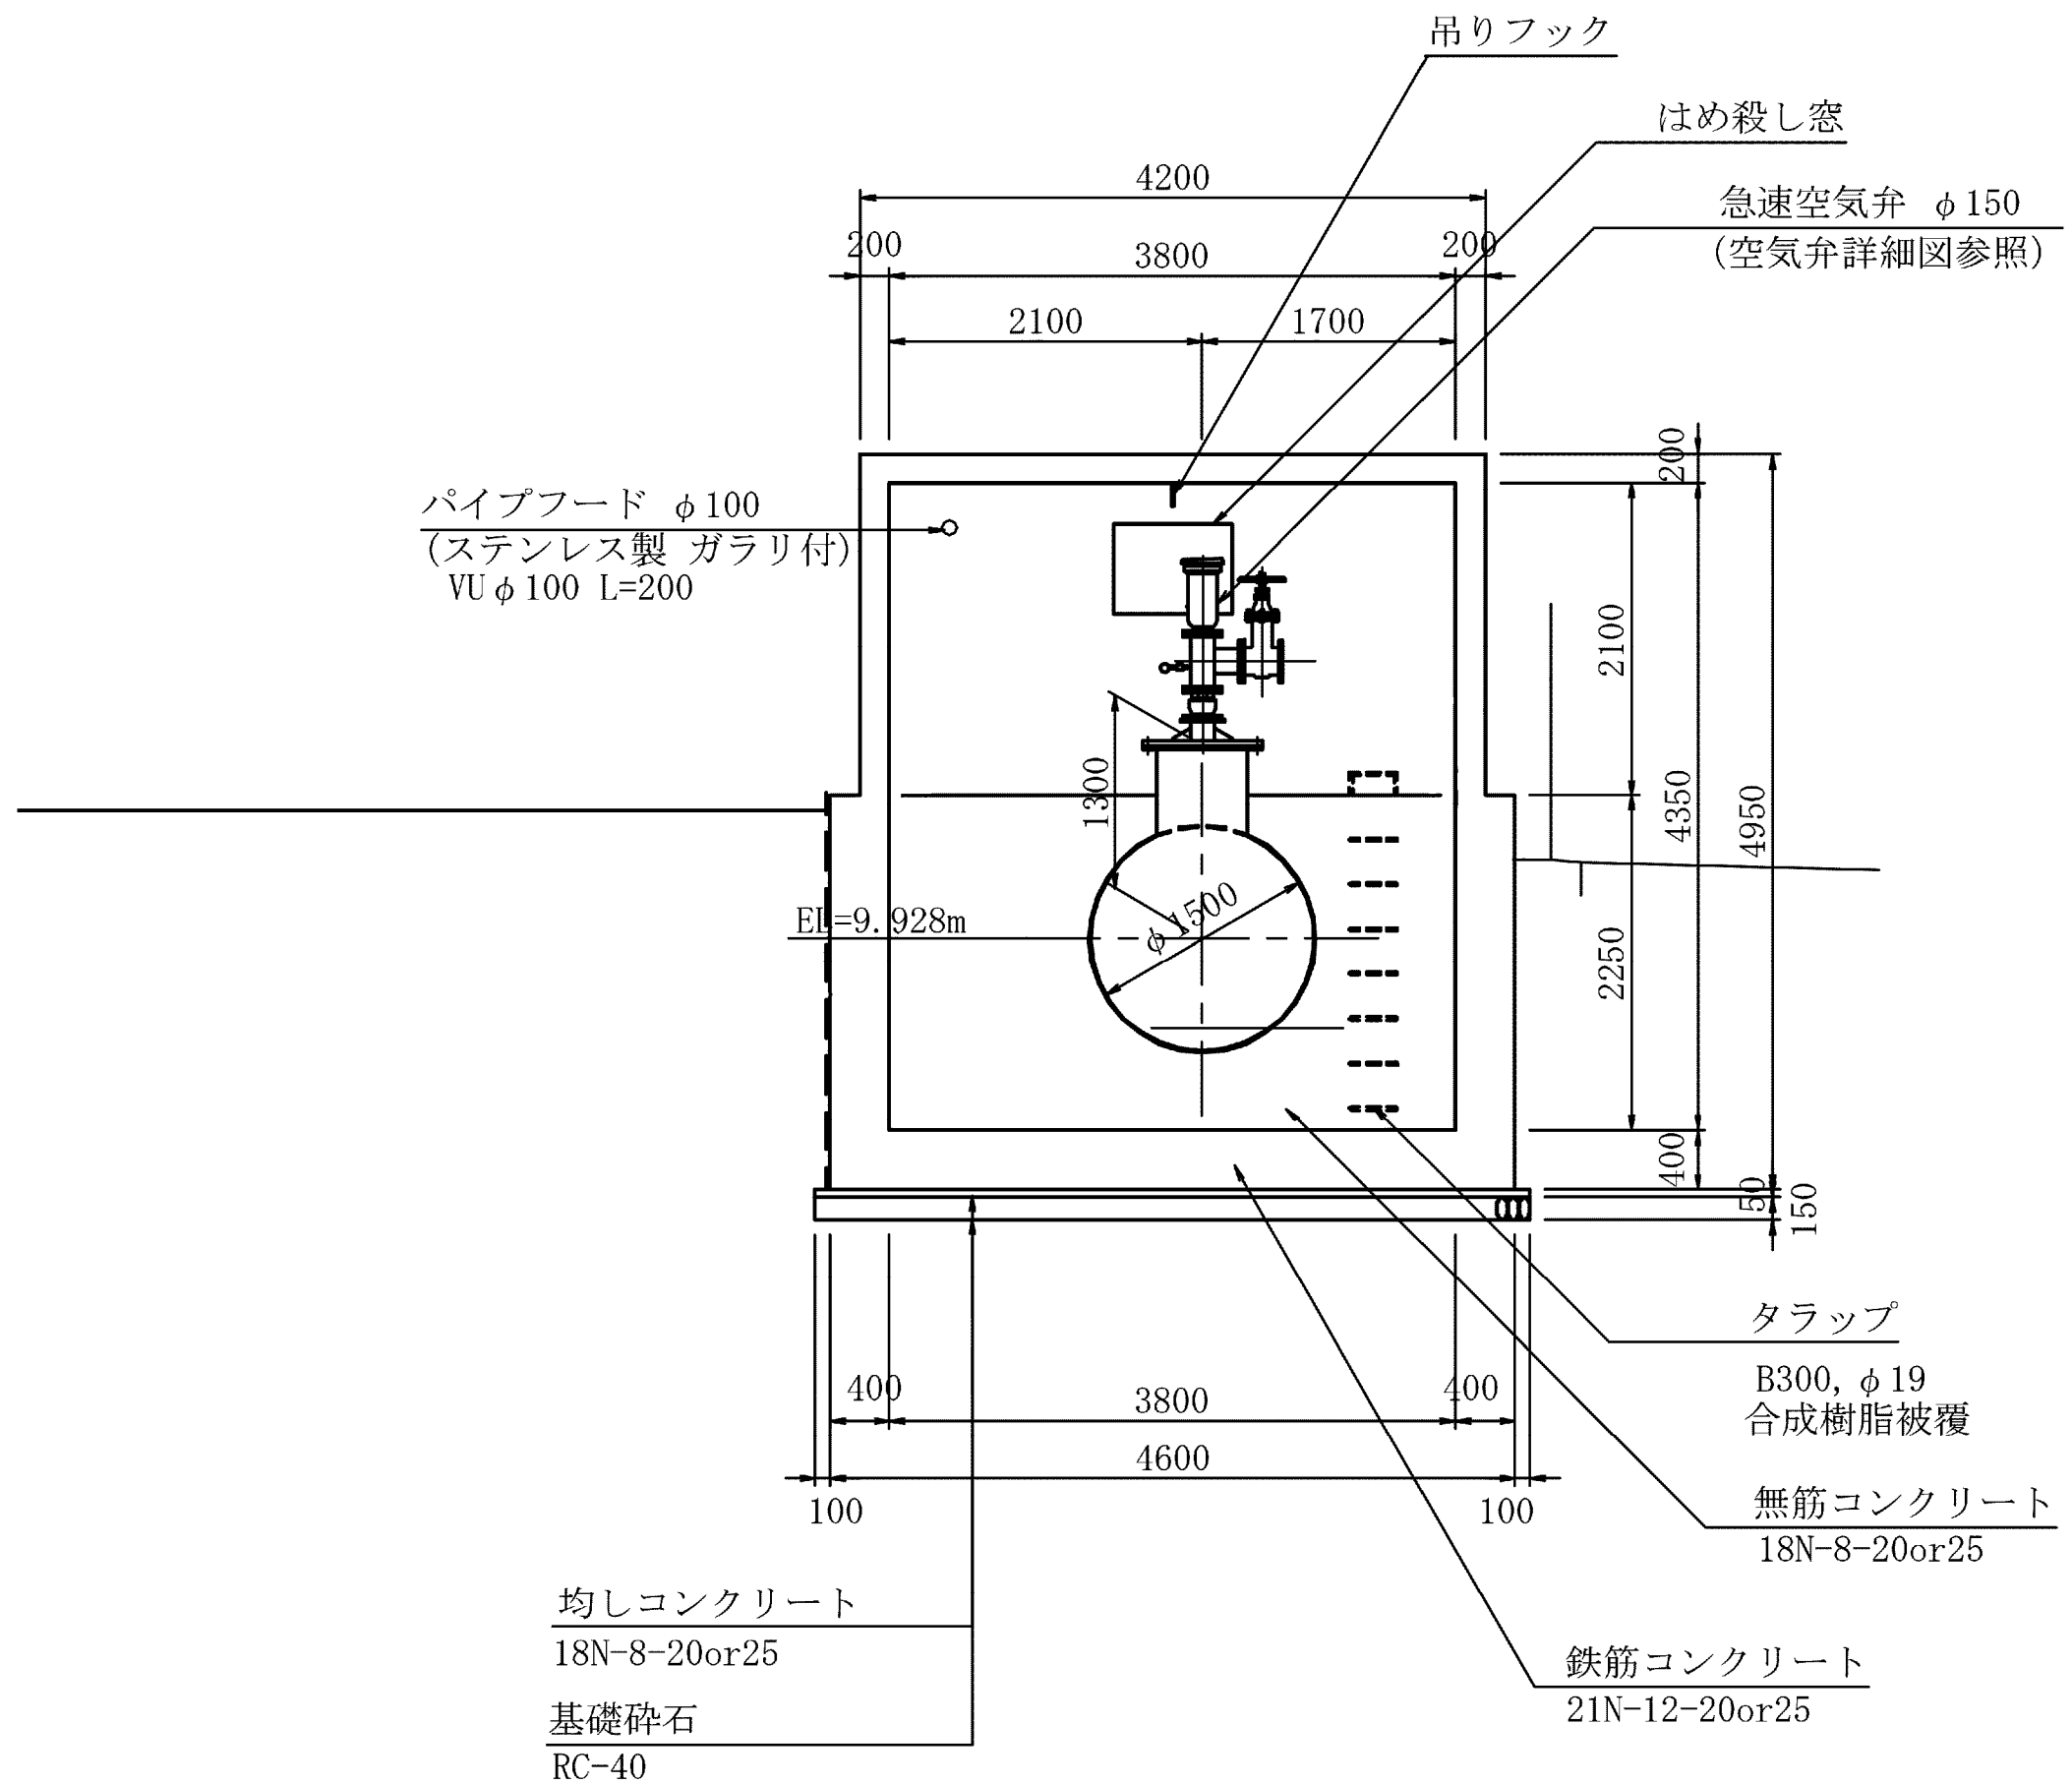


タラップ詳細図

S=1:10

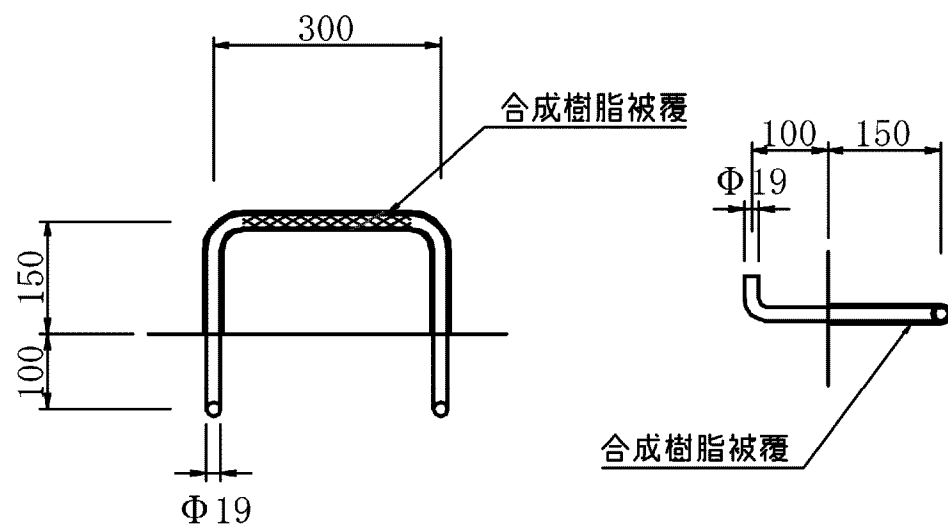


操作台詳細図

平面図

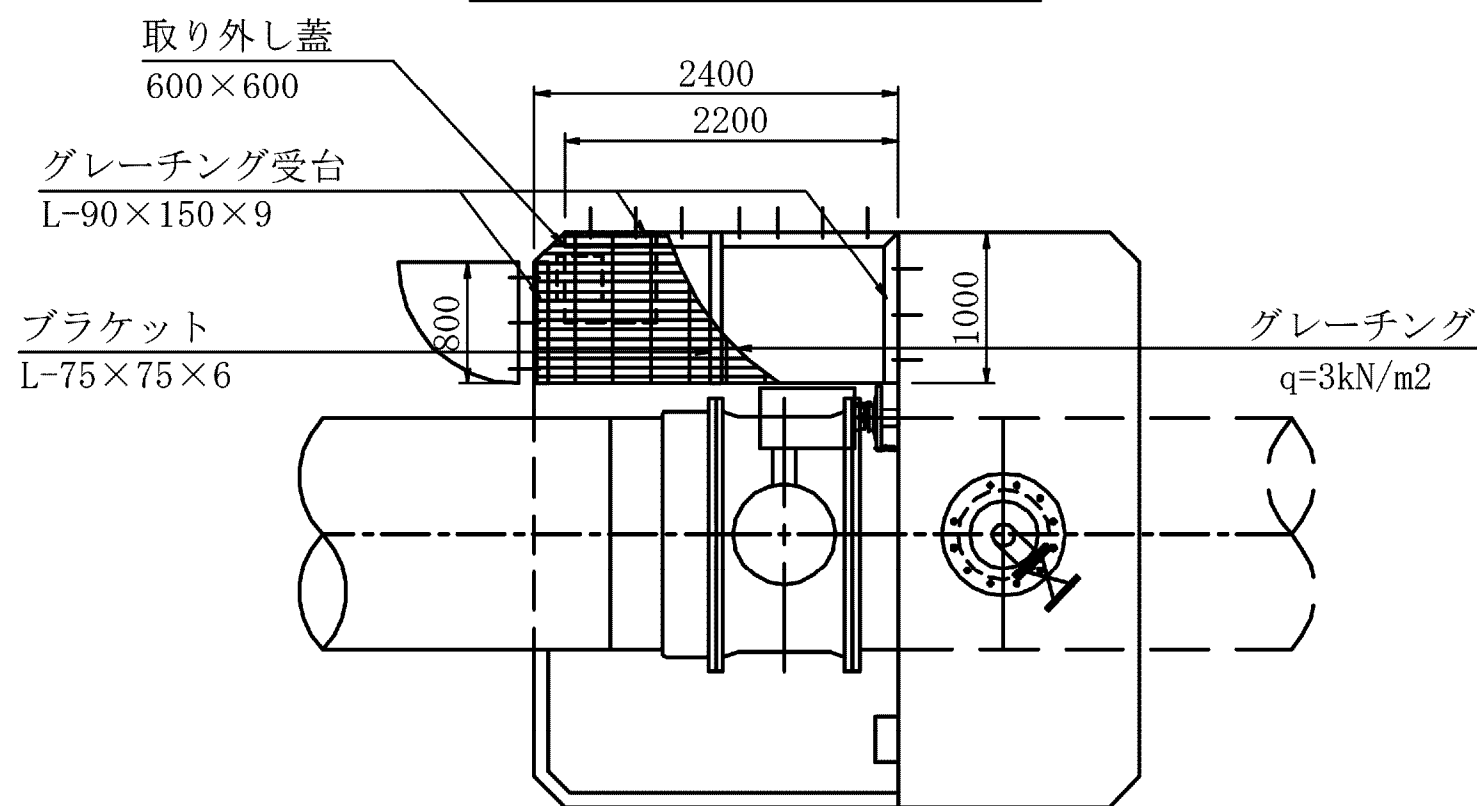


ブラケット

S=1:10

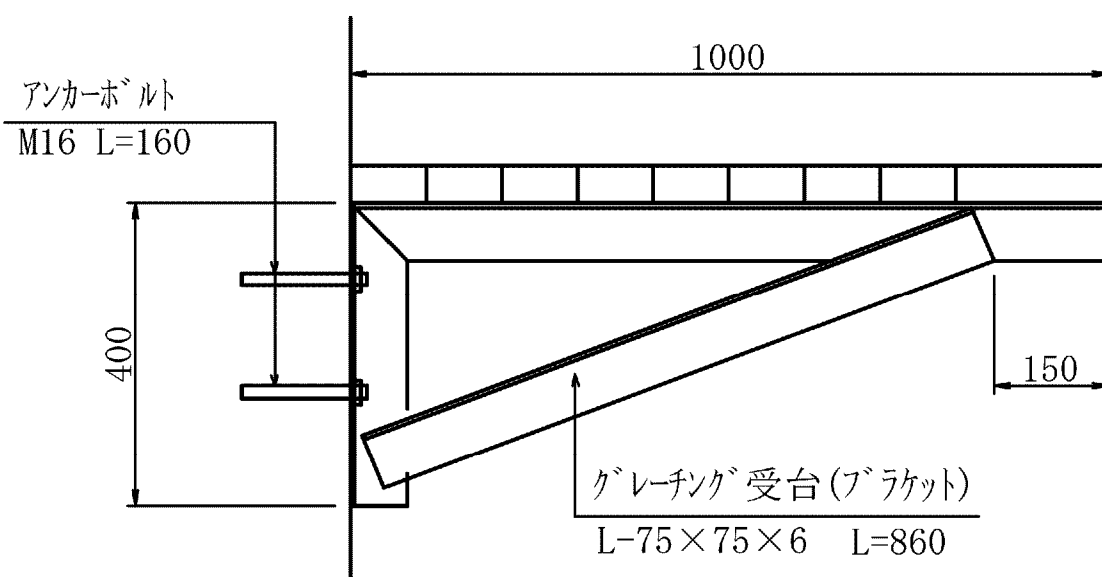

グレーチング受台

S=1:10

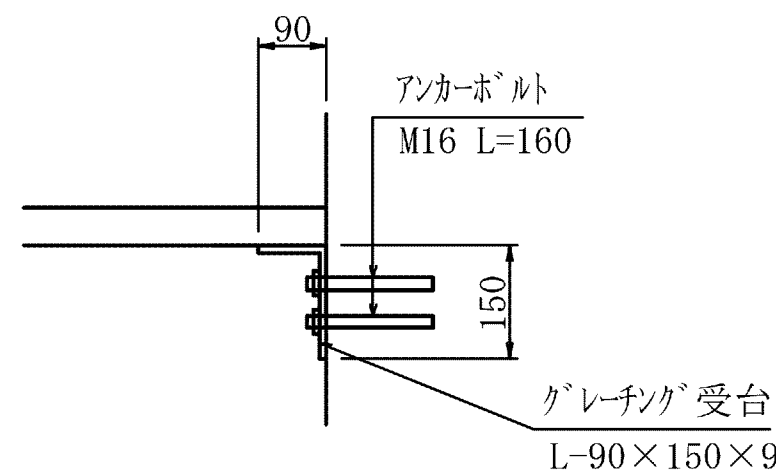


建具表

形式	片開きフラッシュドア		はめ殺し窓	
数量	1		3	
姿図				
材質 仕上	アルミ	シルバー	ガラスブロック	
見込 硝子	枠：70 扉：35			
金物	丁番(SUS)、握玉、シリンダー錠			
備考	杓摺(下枠) ステンレス		200×200型	

吊りフック詳細図

S=1:20

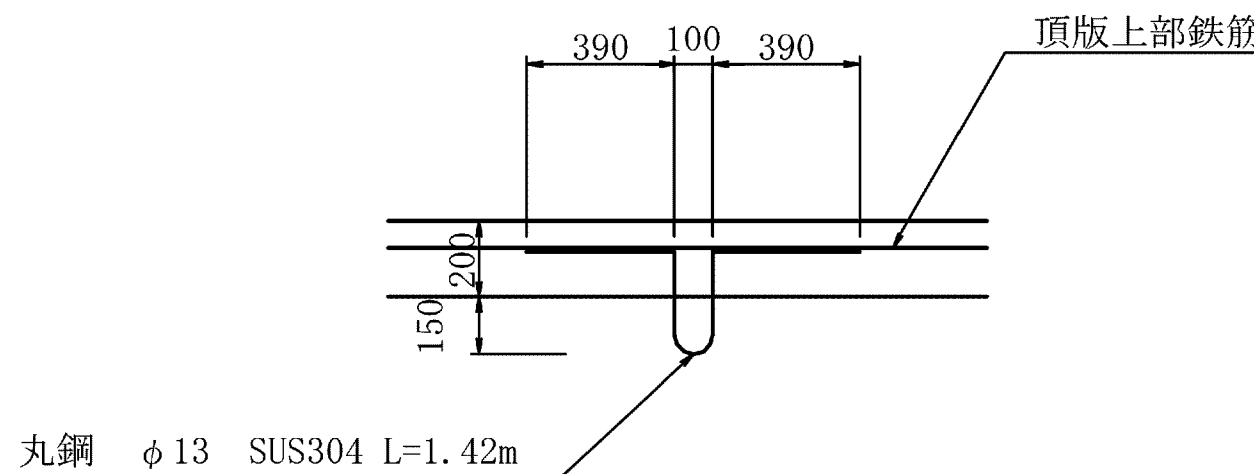

施設名	南部幹線水路(0312100-1100-20)		
図面名	9号制水弁工・61号空気弁工構造図(2/2)		
作成年月	平成26年 3月		
縮尺	A1 1:500 A2 1:707	図面番号	8-281/599
作成者	関東農政局 両総農業水利事業所		