



# 78号空気弁工構造図(1/2) S=1:50


位置図 S=1:100

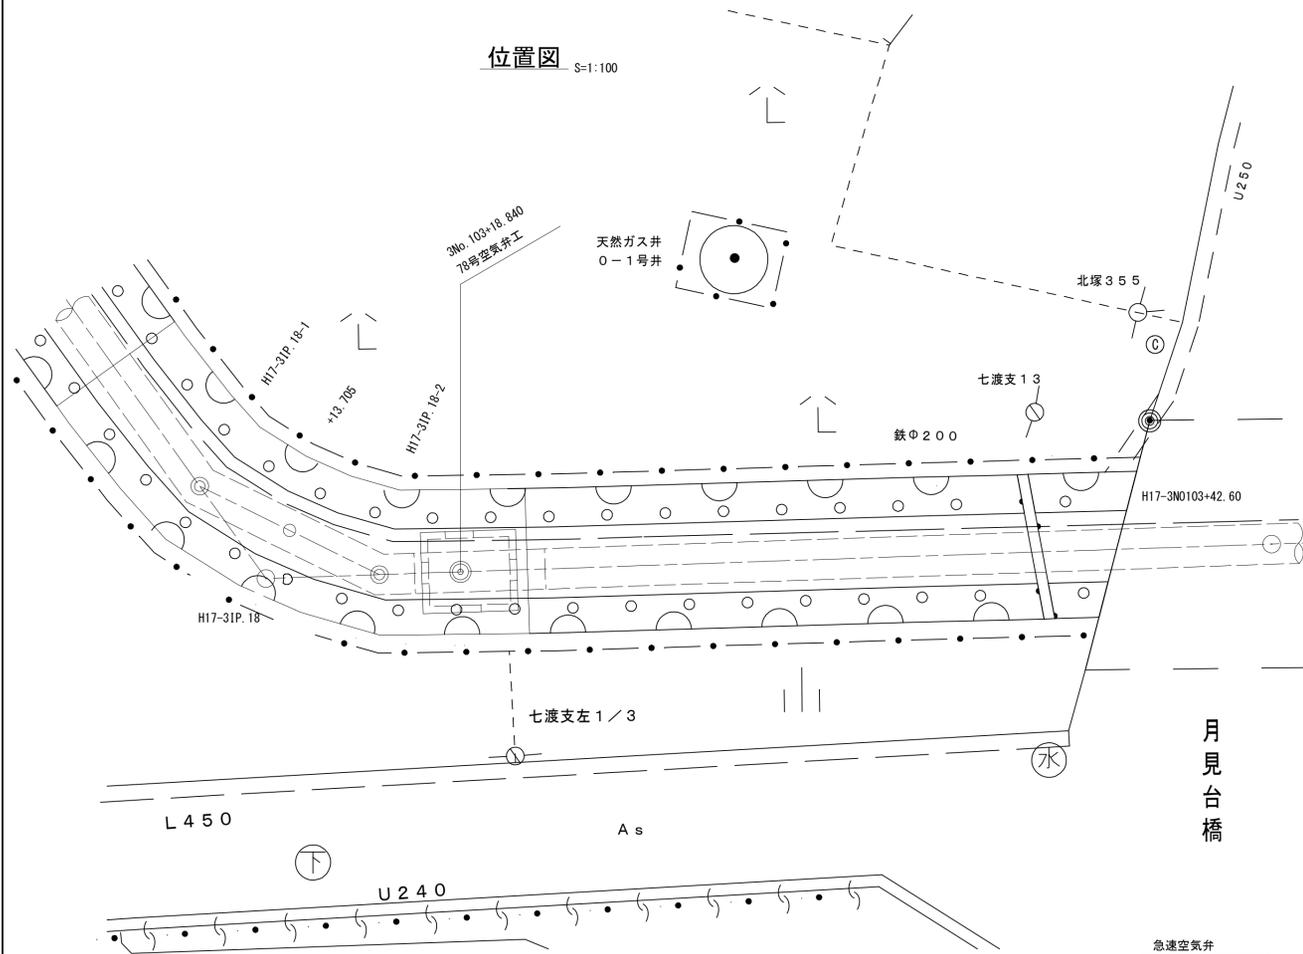


平断面図

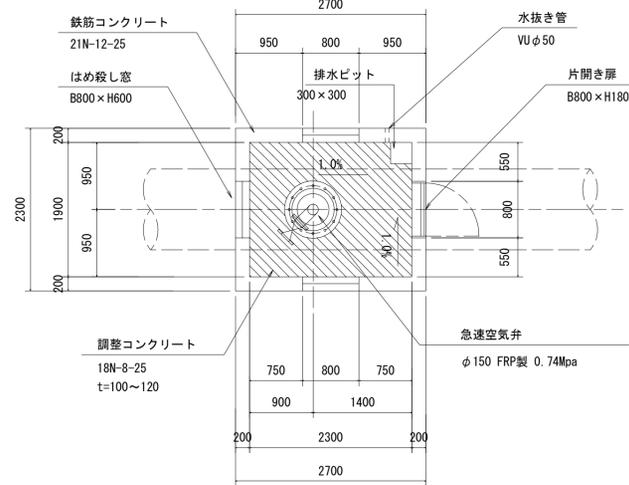


B-B

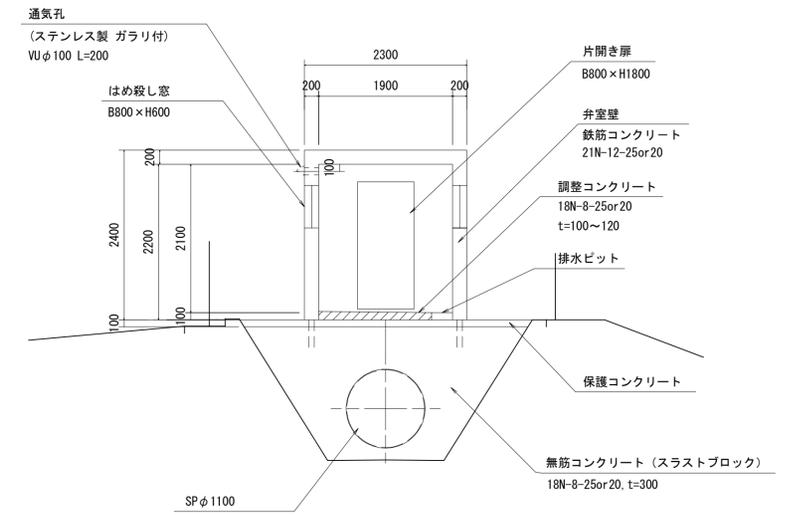


A-A

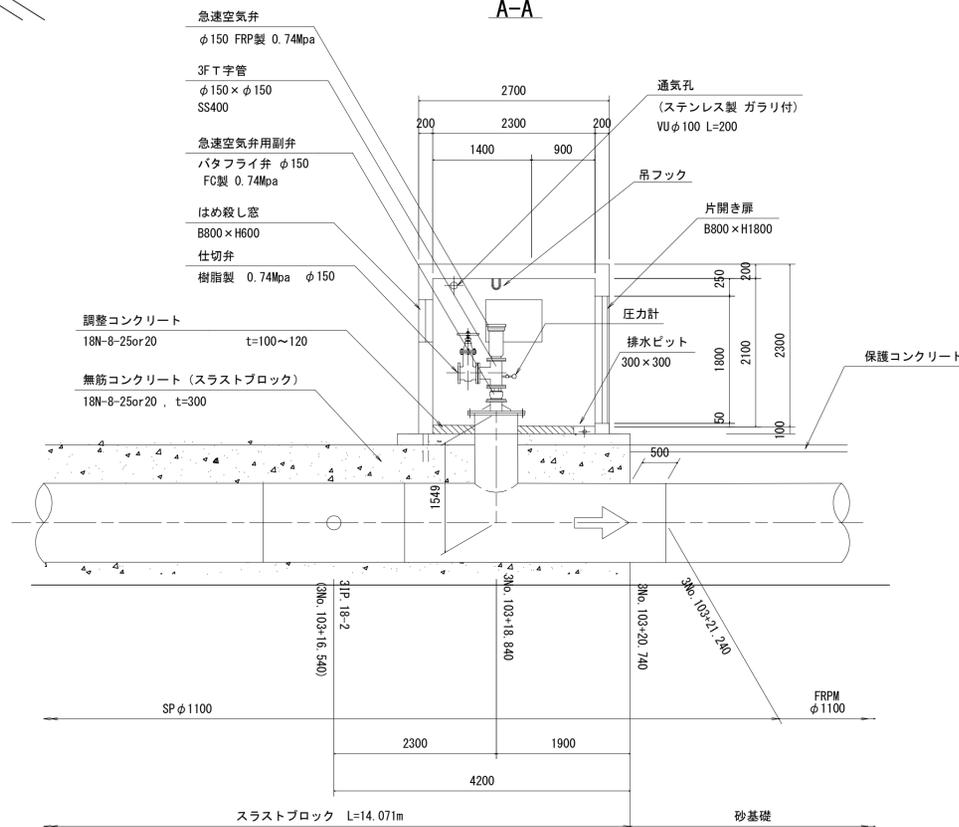

C-C

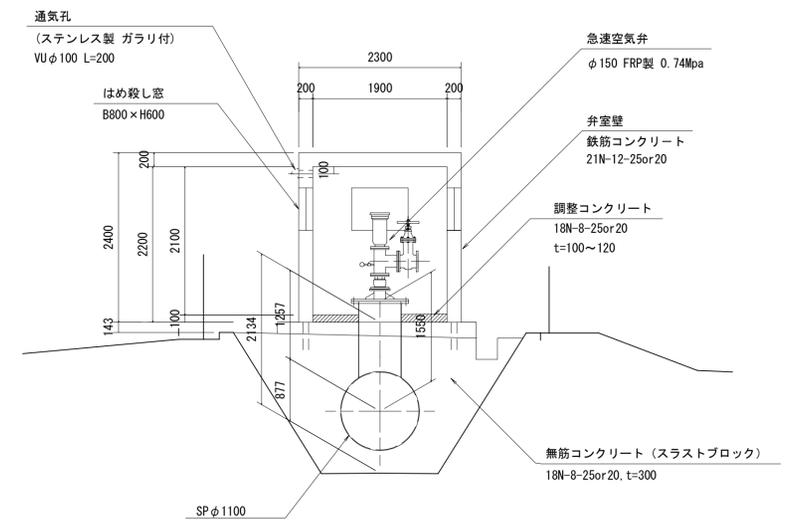


平面図

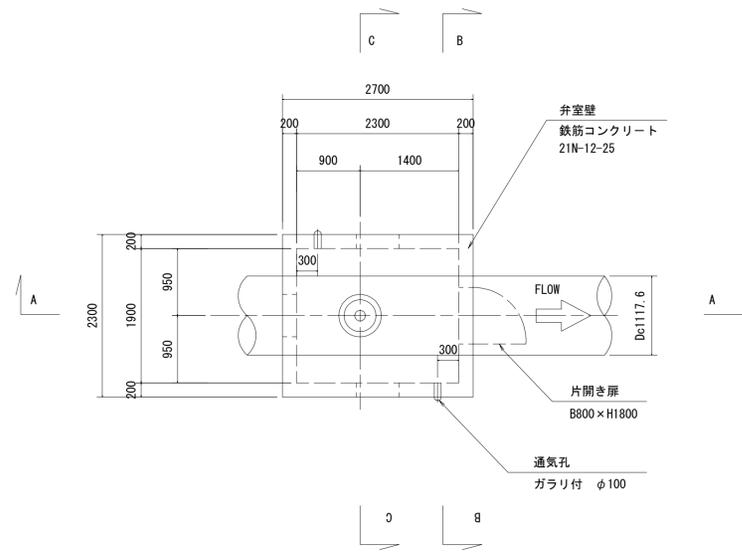


施設名	南部幹線用水路(0312100-1100-20)		
図面名	78号空気弁工構造図(1/2)		
作成年月	平成26年 3月		
縮尺	A1 1:50 A2 1:70	図面番号	8-525/599
作成者	関東農政局 両総農業水利事業所		

空気弁詳細図

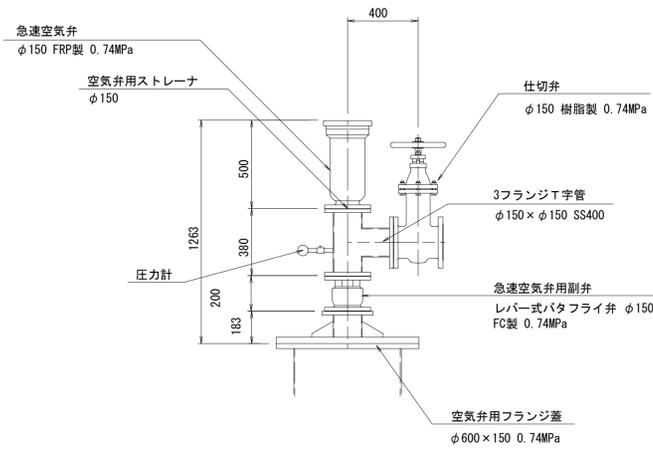


吊りフック詳細図 S=1:20

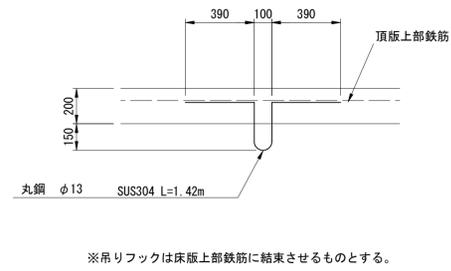

建具表

形式	片開きフラッシュドア		はめ殺し窓	
数量	1		3	
姿図				
材質	仕上	アルミ	シルバー	ガラスブロック
見込	硝子	枠: 70	扉: 35	
金物	丁番(SUS)、握玉 シリンダー錠			
備考	畚摺(下枠)ステンレス		200×200型	

空気弁用ストレーナ詳細図  
フランジストレーナ SUS φ150

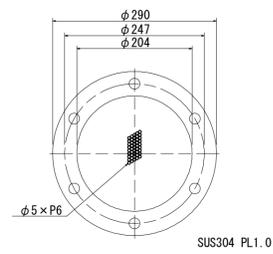

施設名	南部幹線用水路(0312100-1100-20)		
図面名	78号空気弁工構造図(2/2)		
作成年月	平成26年 3月		
縮尺	A1 1:50 A2 1:70	図面番号	8-526/599
作成者	関東農政局 両総農業水利事業所		