




平面図

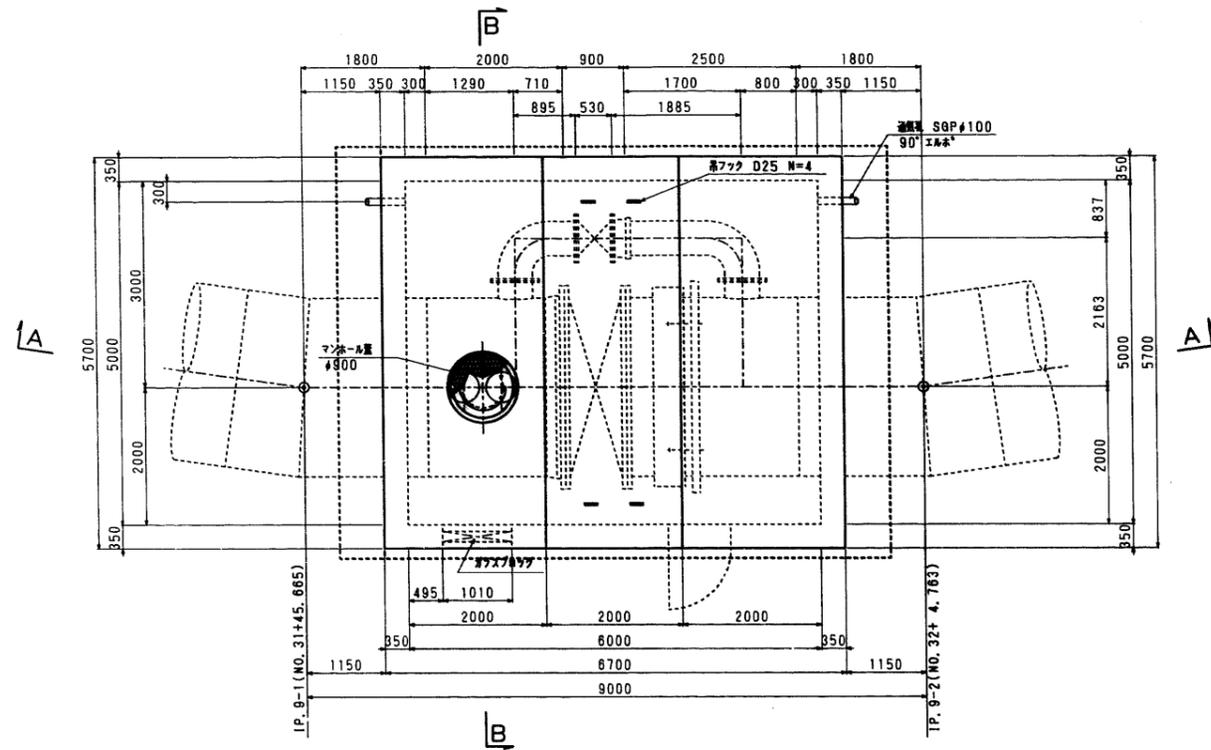


A - A

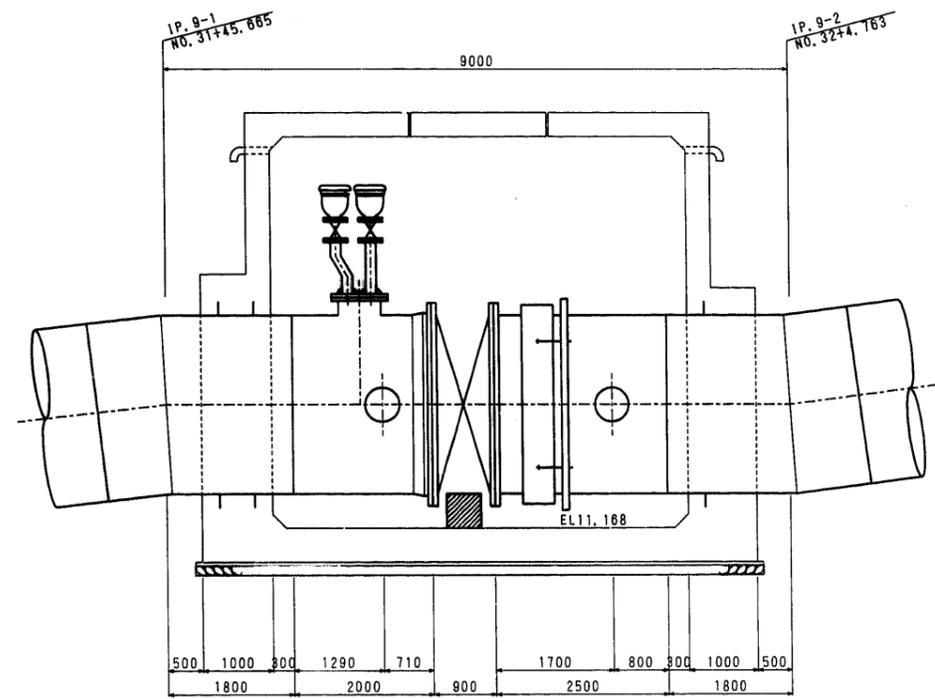

A - A

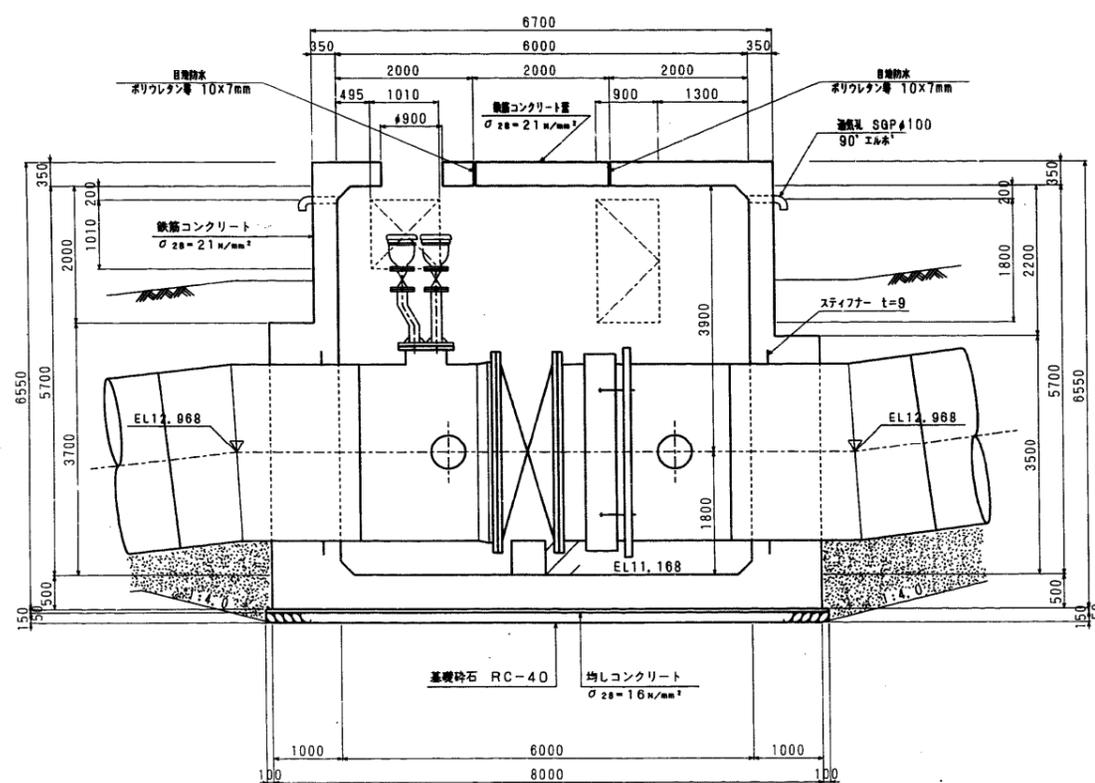


B - B

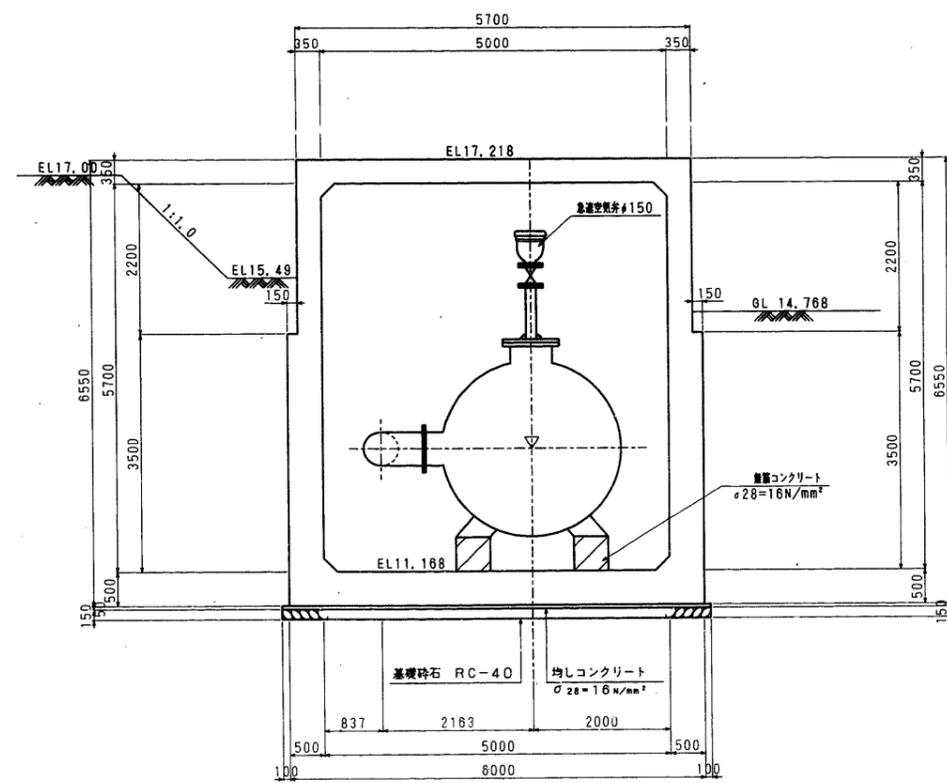


施設名	南部幹線用水路 (0312100-1100-20)		
図面名	1号制水弁工・9号空気弁工 (1/2)		
作成年月	平成26年 3月		
縮尺	A1 1:50 A2 1:70	図面番号	8-115/310
作成者	関東農政局 両総農業水利事業所		

平面図


(A - A)

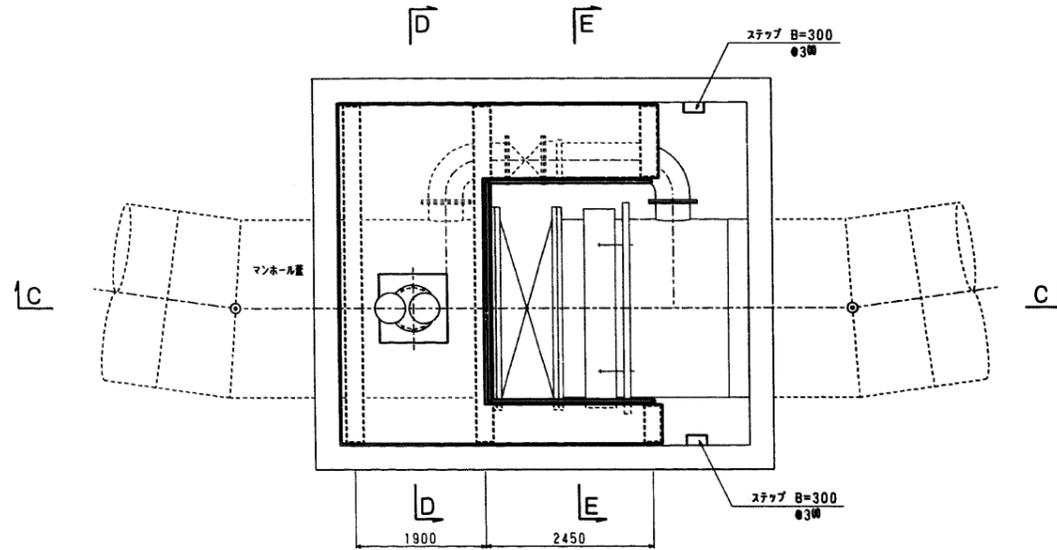


平面図

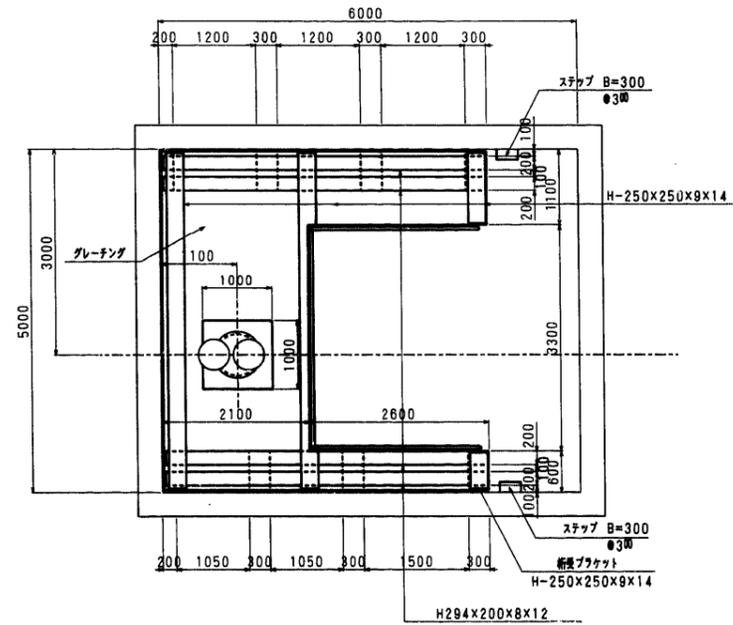


C - C

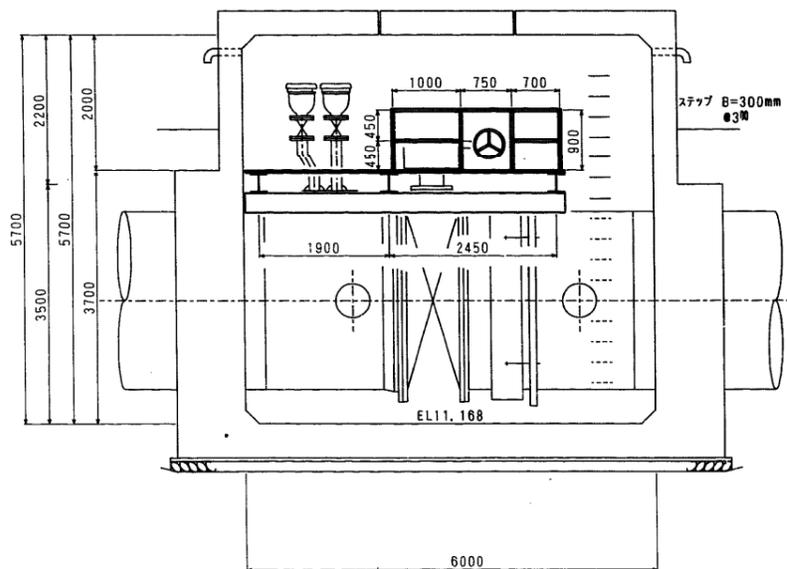

D - D

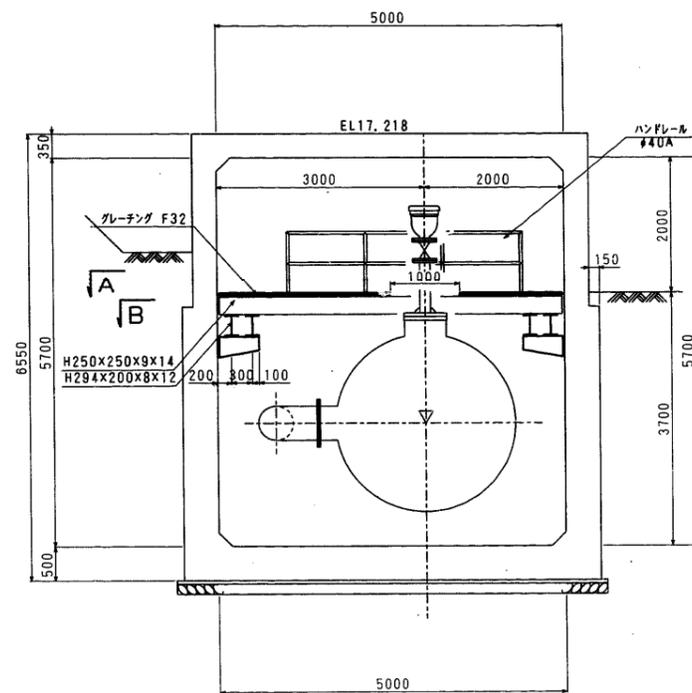

E - E

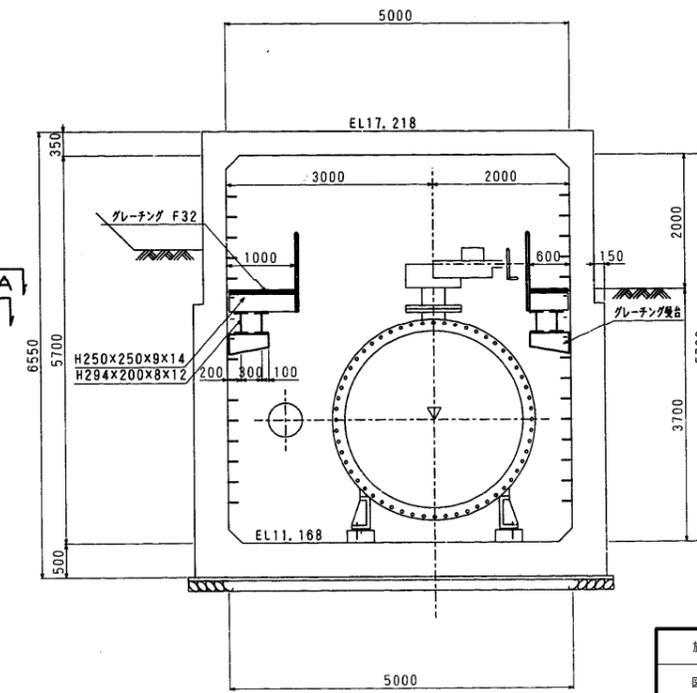

施設名	南部幹線用水路 (0312100-1100-20)		
図面名	1号制水弁工・9号空気弁工 (2/2)		
作成年月	平成26年 3月		
縮尺	A1 1:50 A2 1:70	図面番号	8-116/310
作成者	関東農政局 高総農業水利事業所		