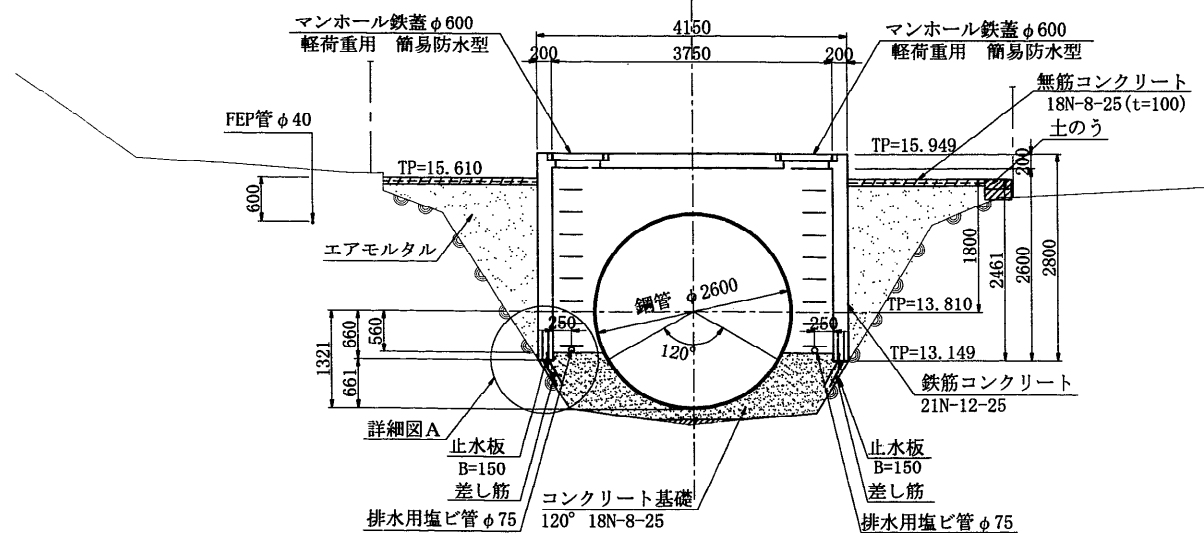


No. 235+35.000

[illegible] $\mathcal{L}$ 

排水用塩ビ管 $\phi 75$

200

250

エアモルタル

差し筋 D13
L=780

止水板
B=150

コンクリート基礎

120° 18N-8-25

[illegible]

施設名	南部幹線用水路 (0312100-1100-20)		
図面名	2号流量計室工		
作成年月	平成26年 3月		
縮尺	A1 図示	図面番号	8-208/310
作成者	関東農政局 両総農業水利事業所		