
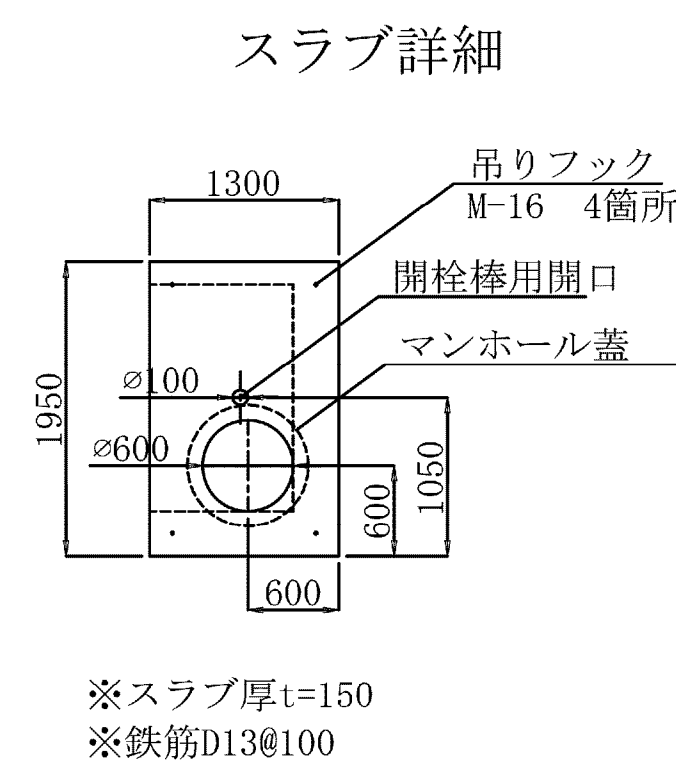
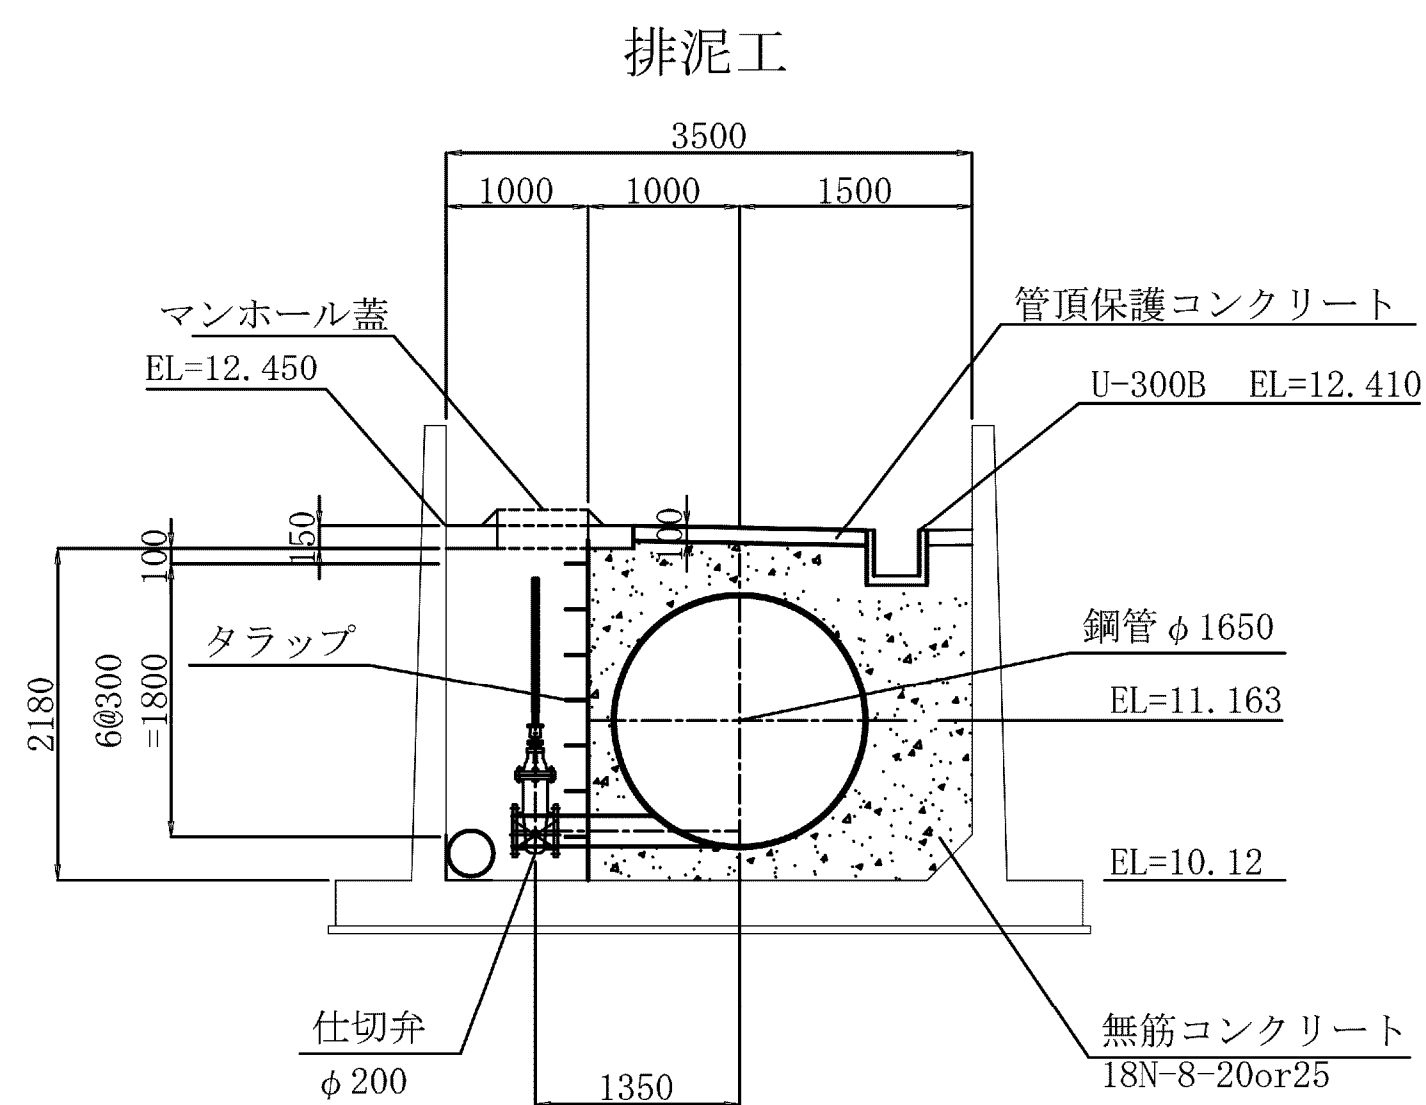
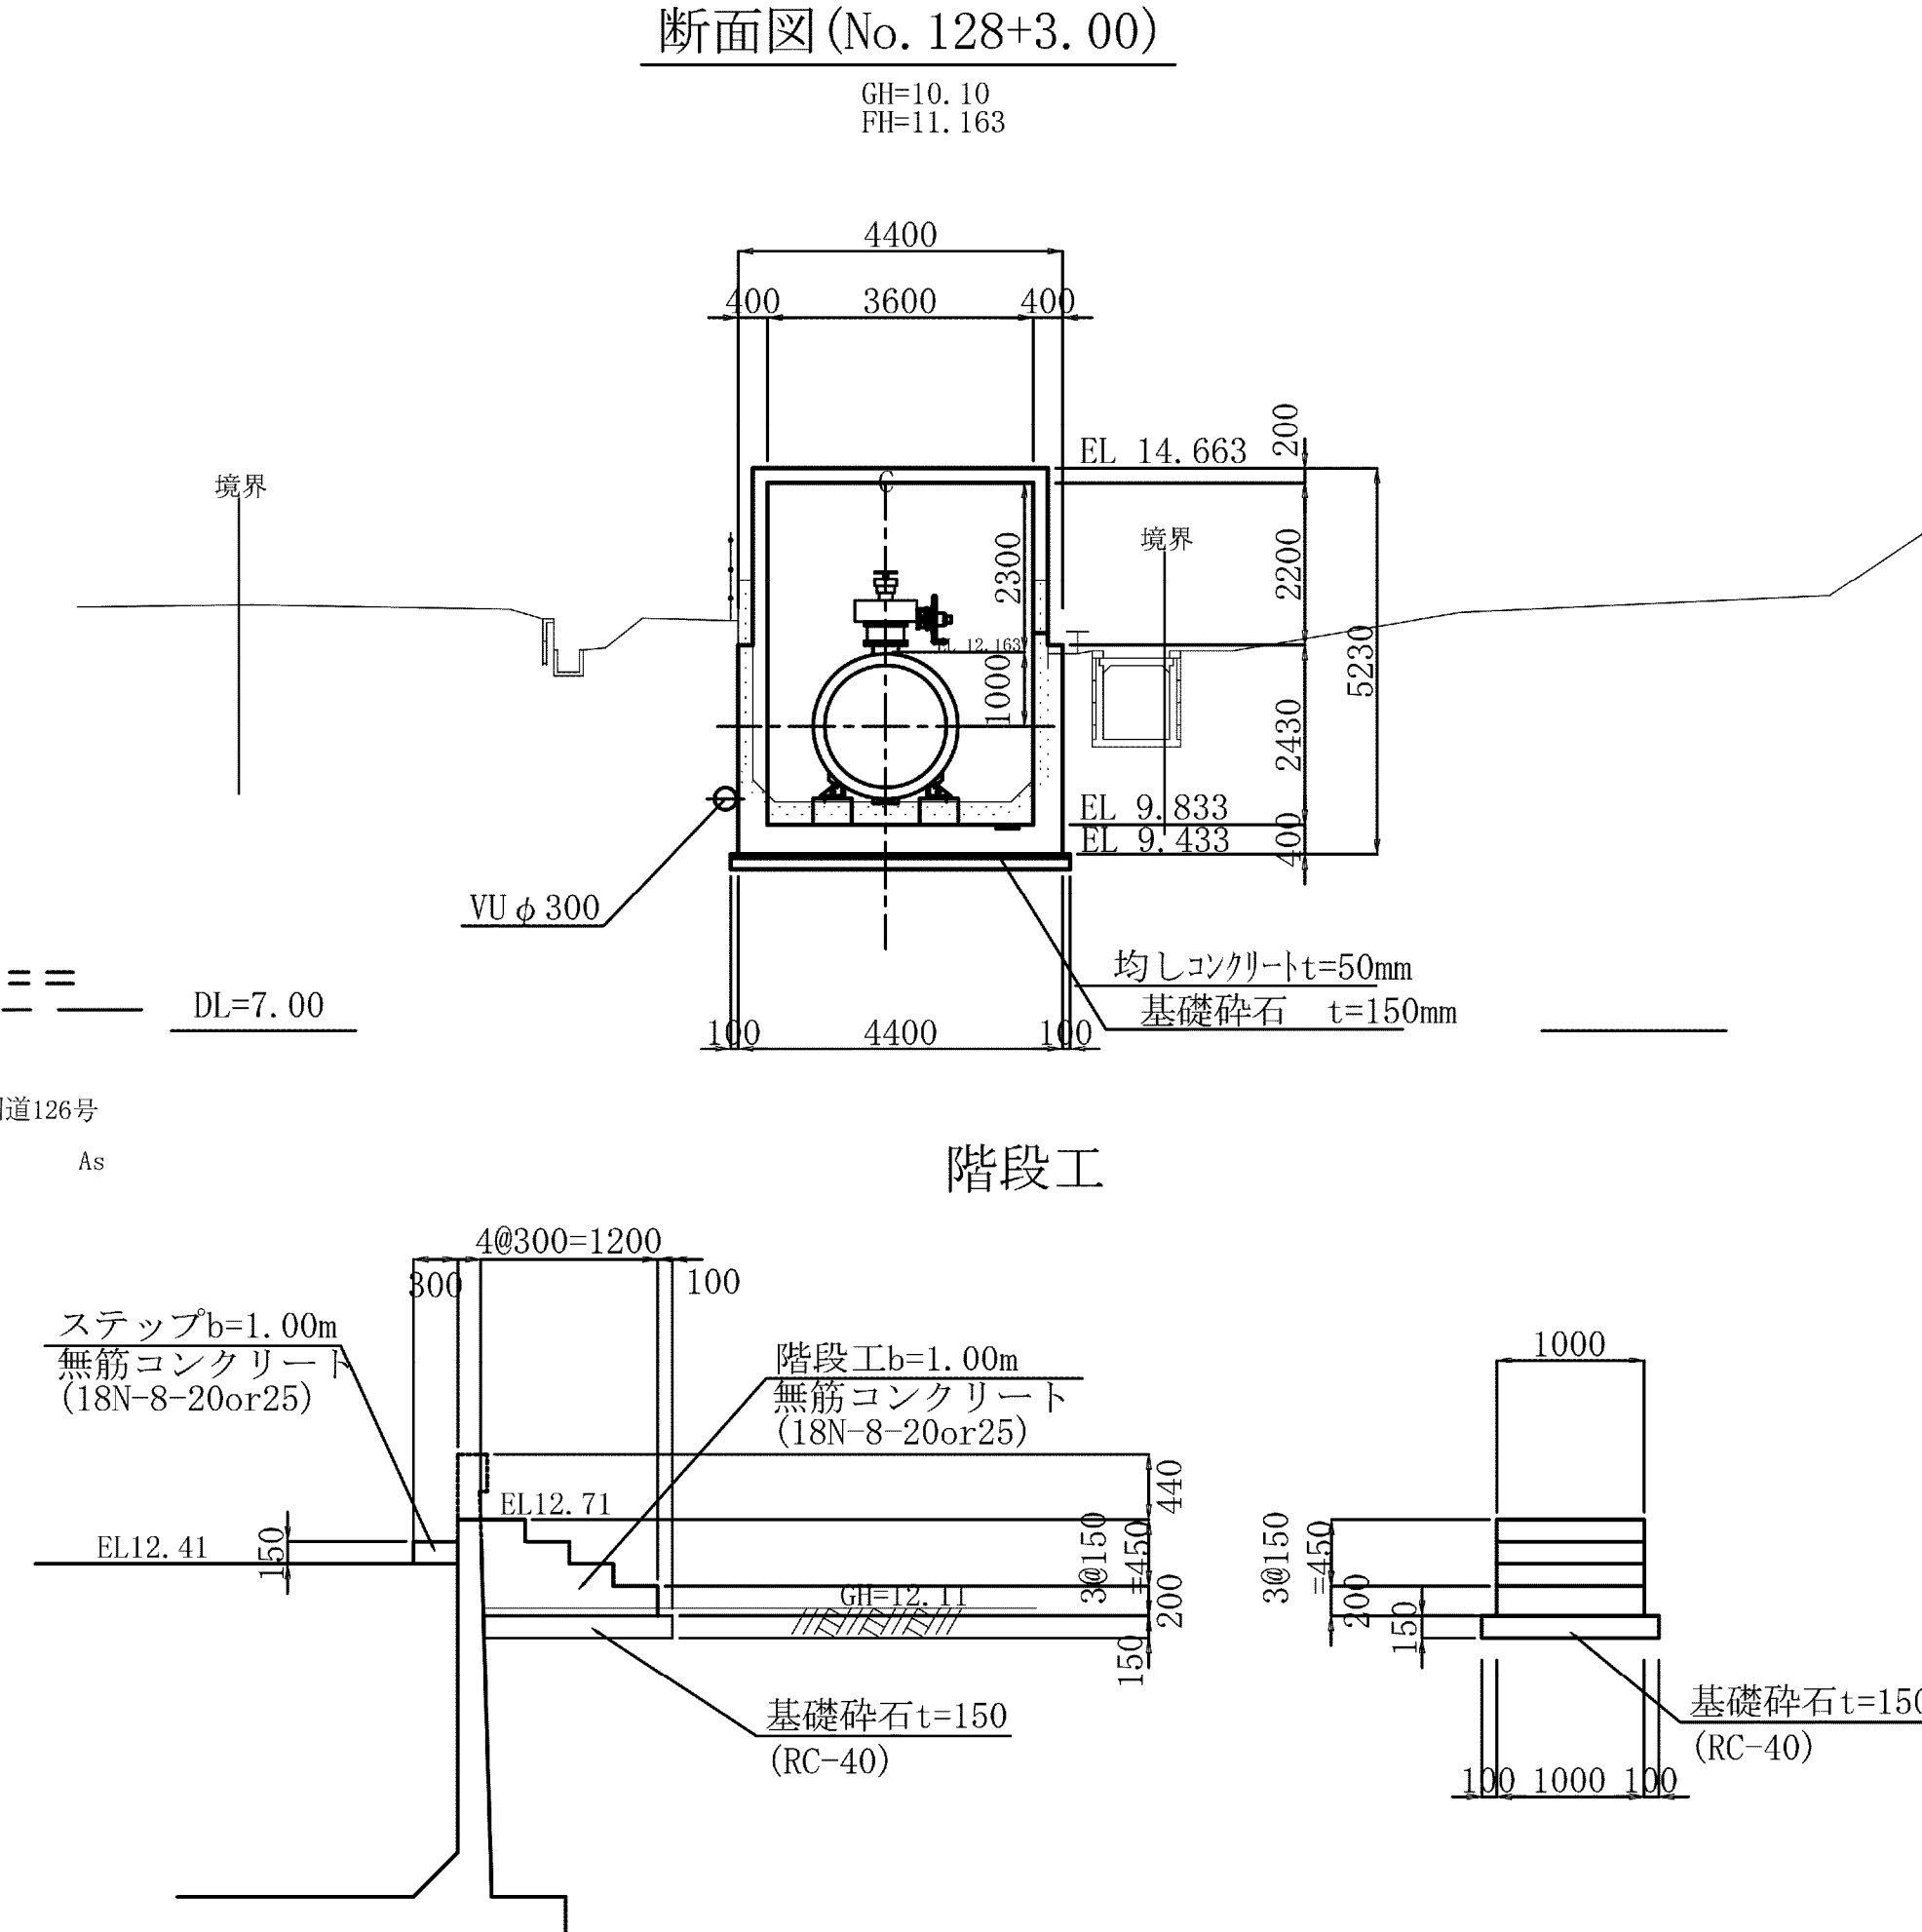
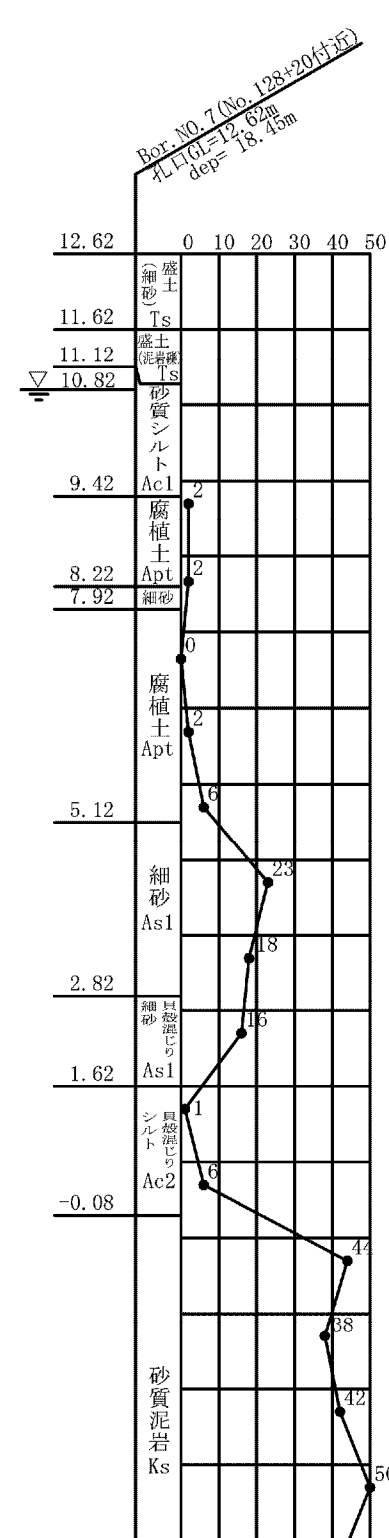
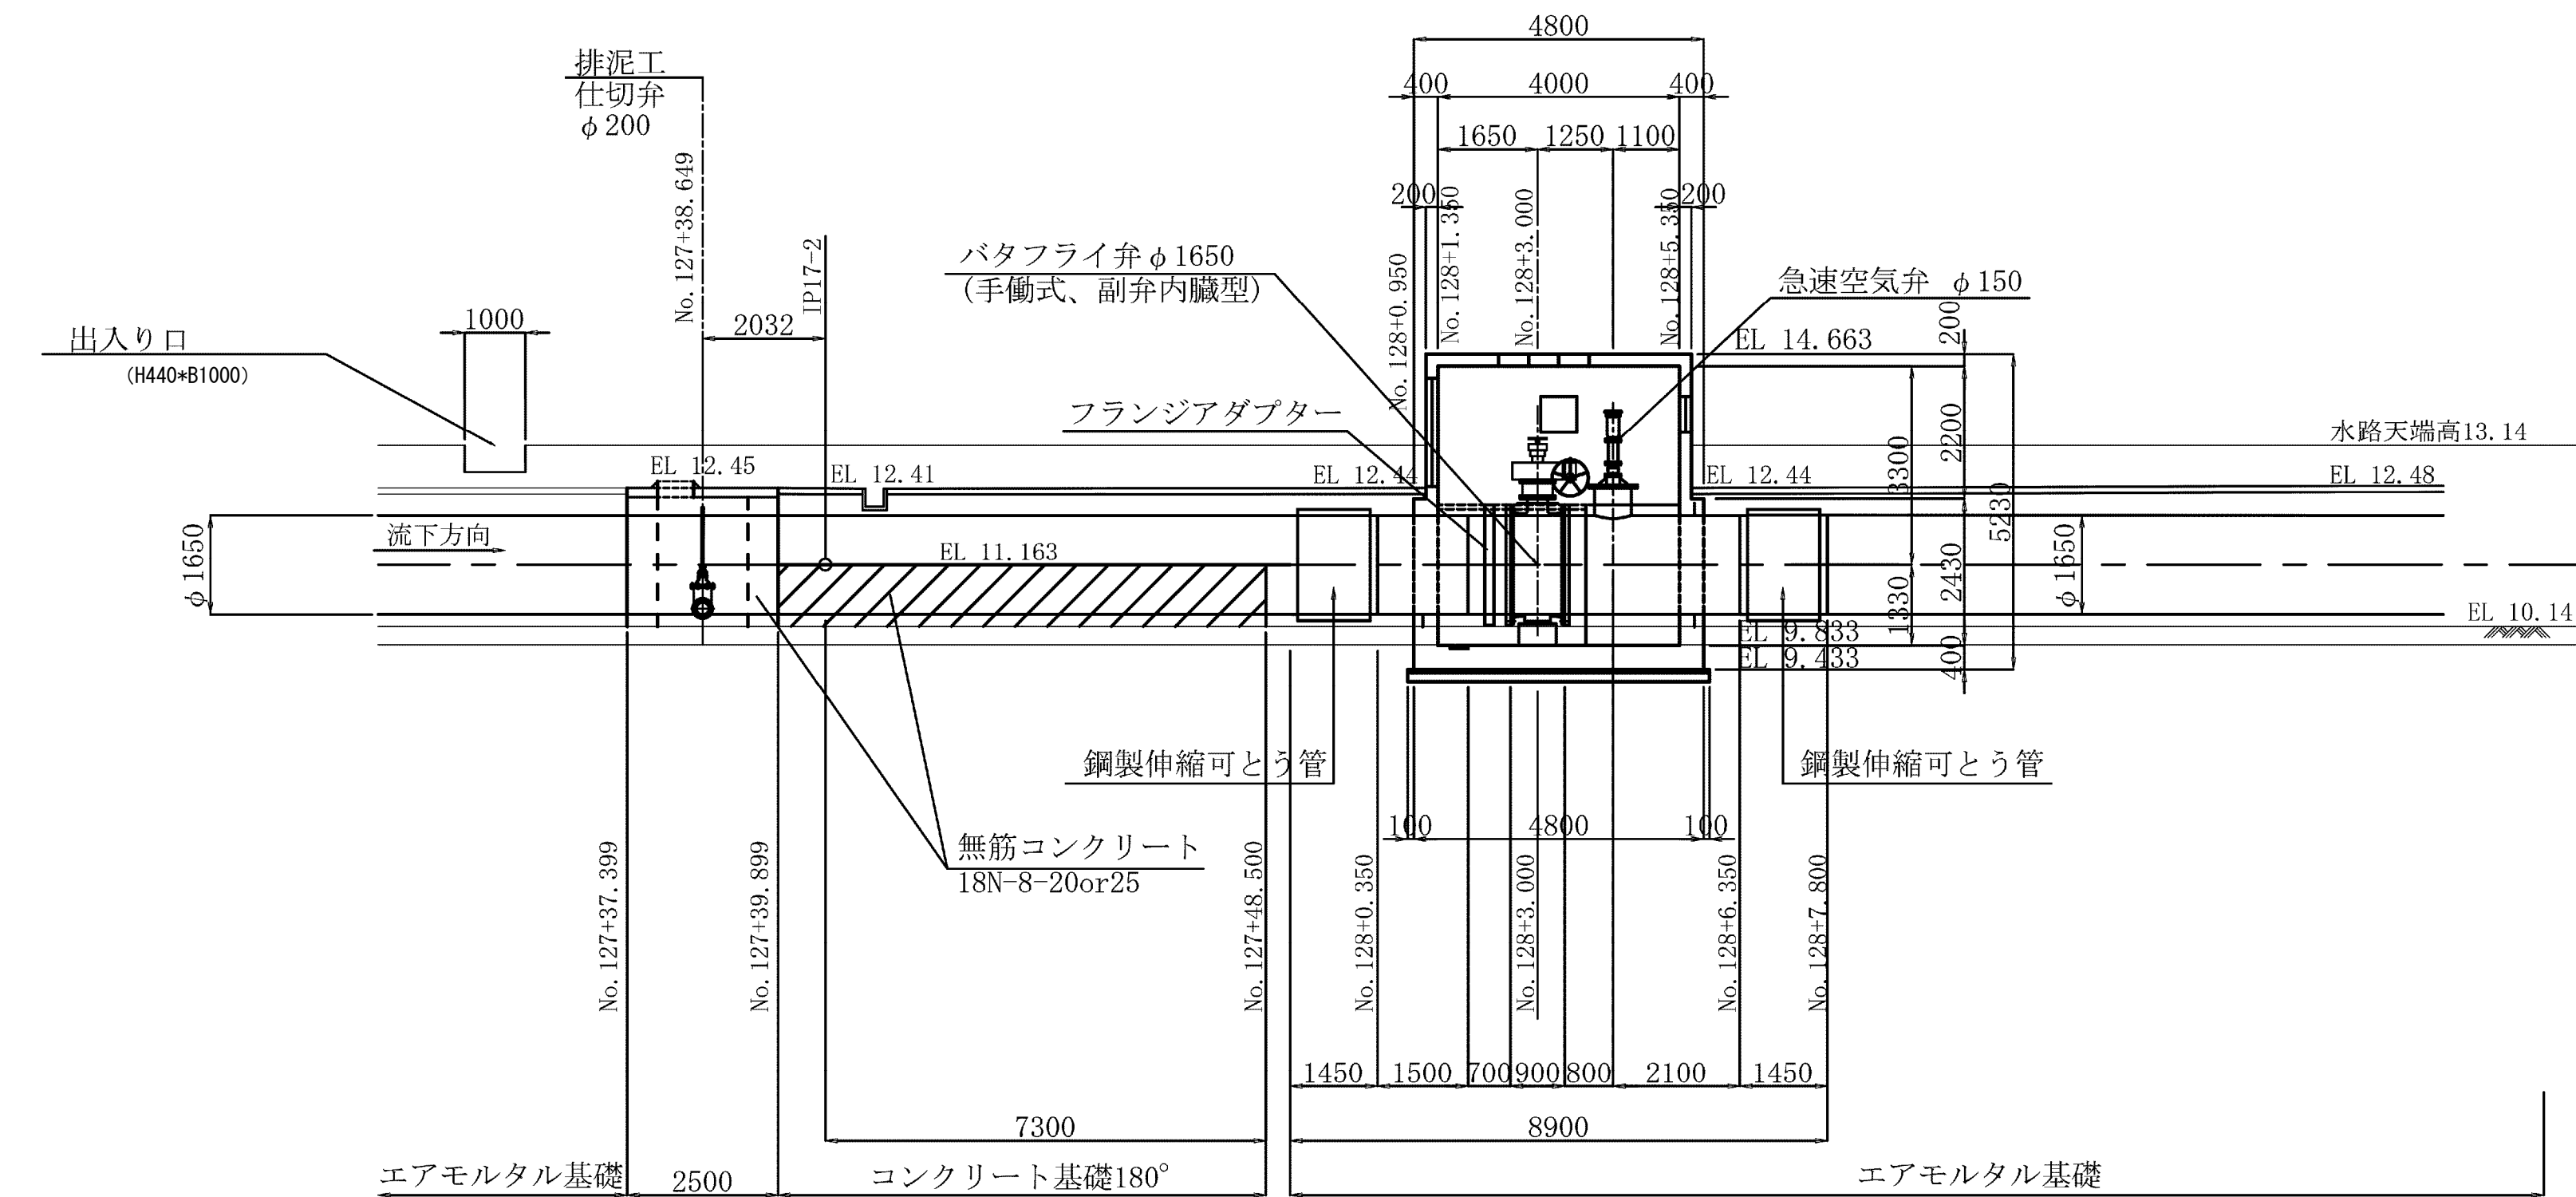



7号制水弁工・49号空気弁工構造図(1/3) S=1:100

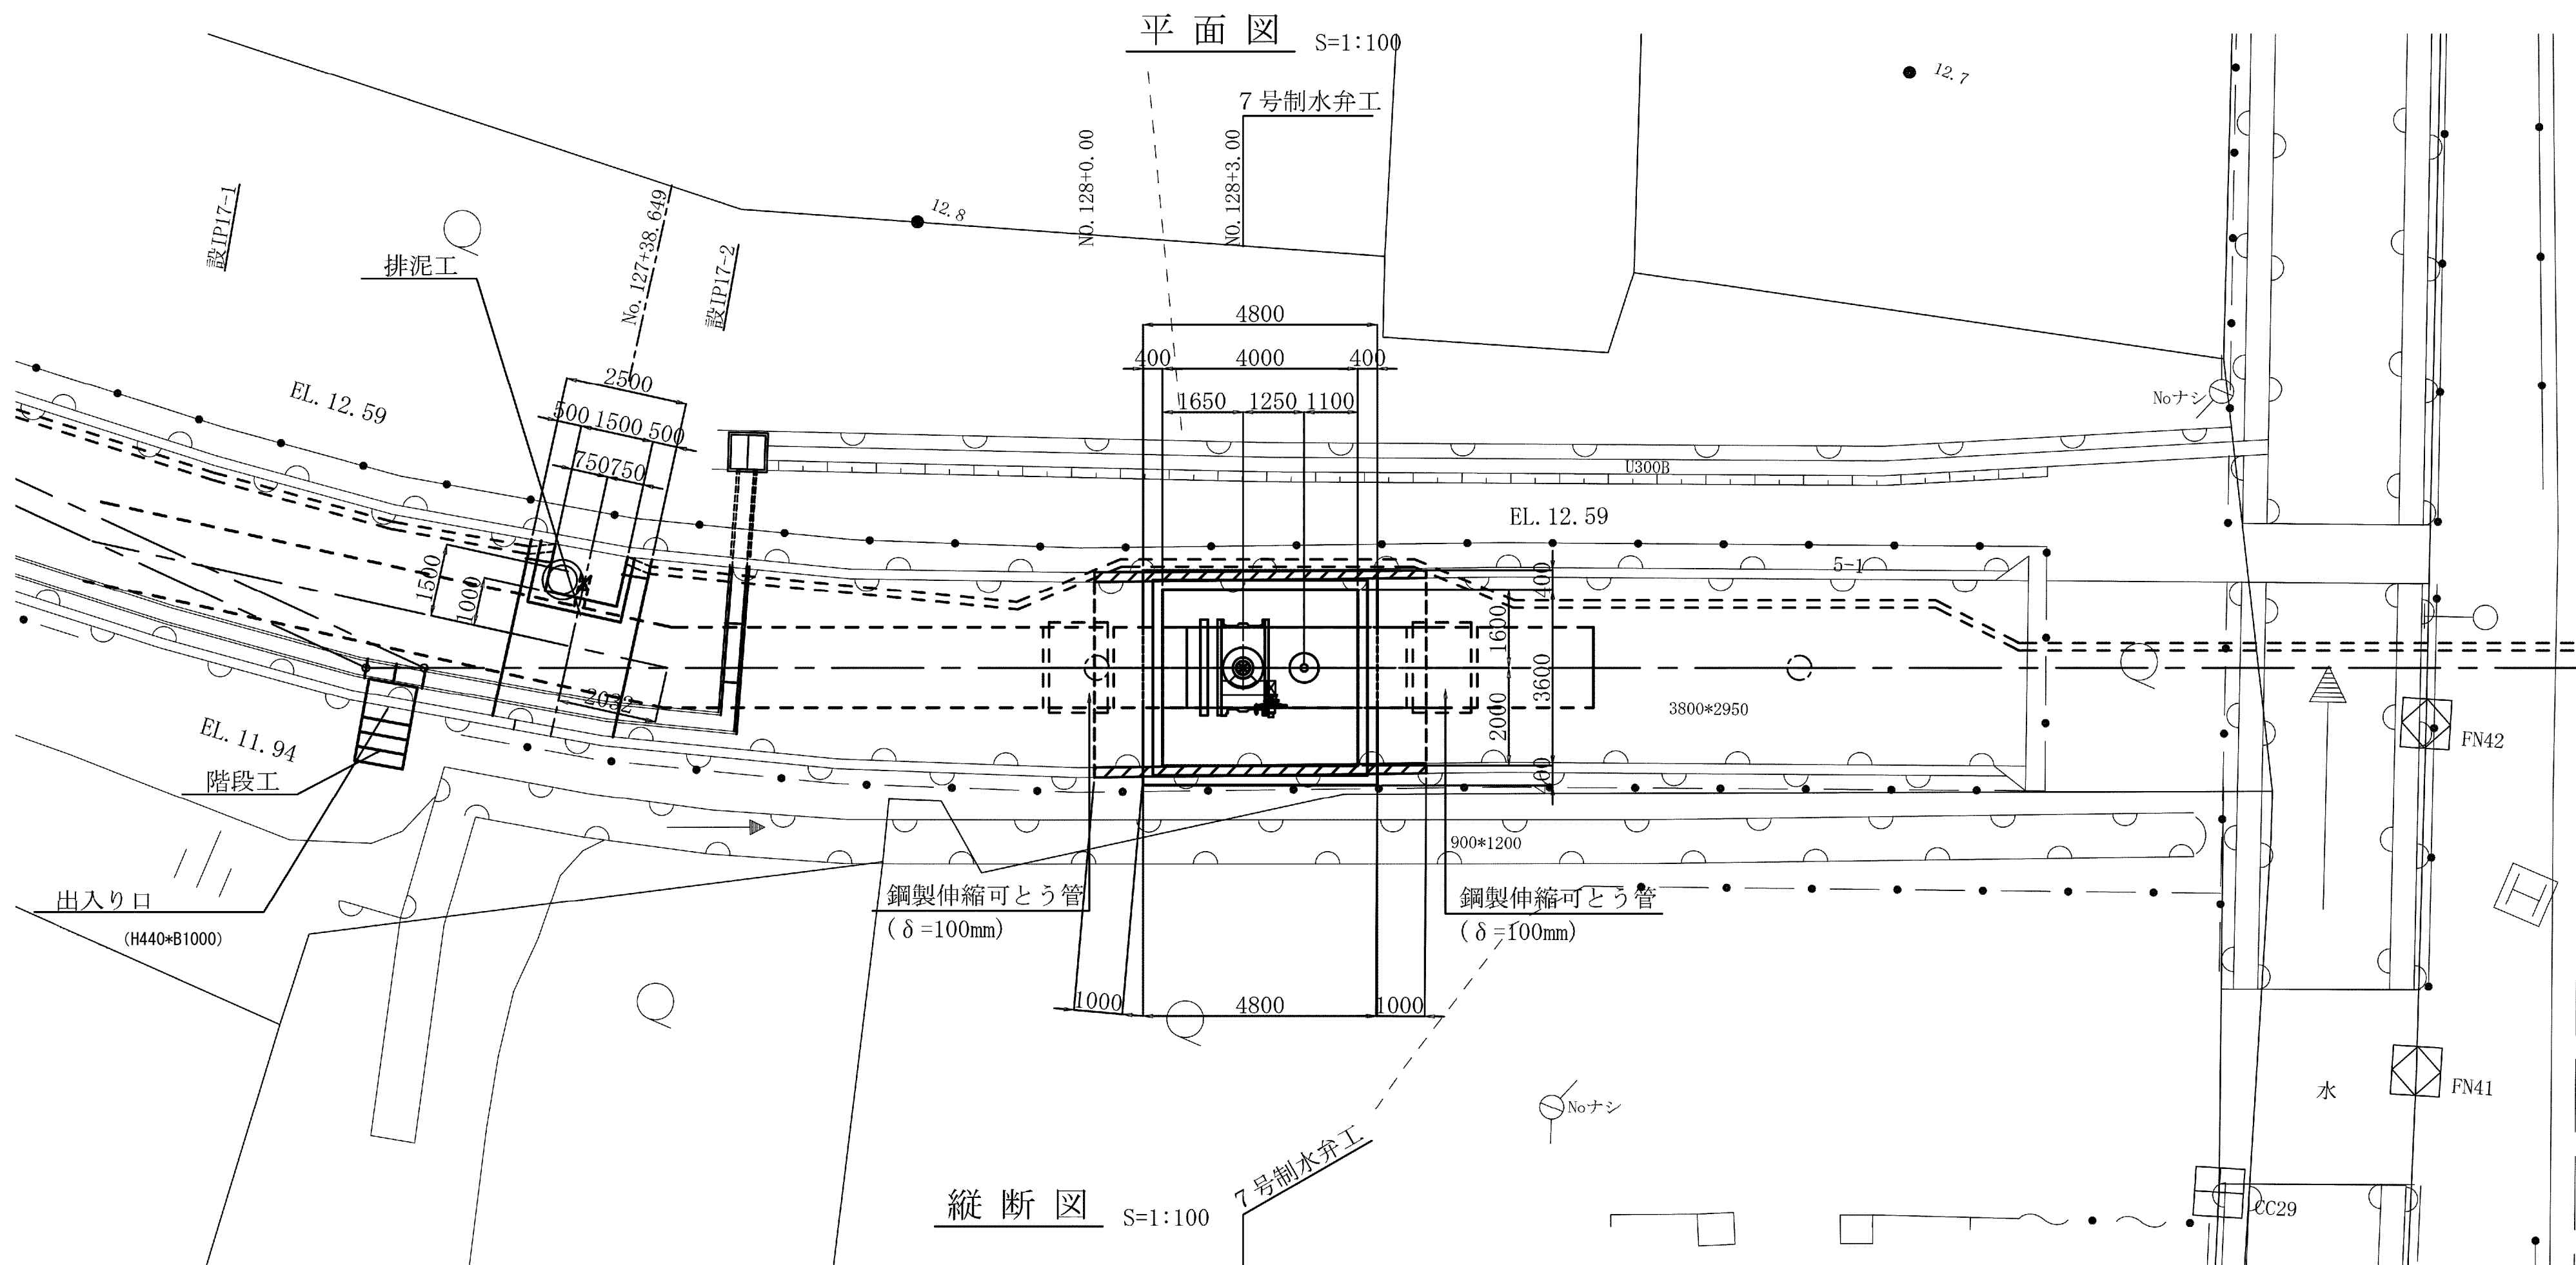


施設名	南部幹線用水路(0312100-1100-20)		
図面名	7号制水弁工・49号空気弁工構造図(1/3)		
作成年月	平成26年 3月		
縮尺	A1 1:500 A2 1:707	図面番号	8-152/599
作成者	関東農政局 両総農業水利事業所		

7号制水弁工・49号空気弁工構造図(2/3)


平面位置図 S=1:100

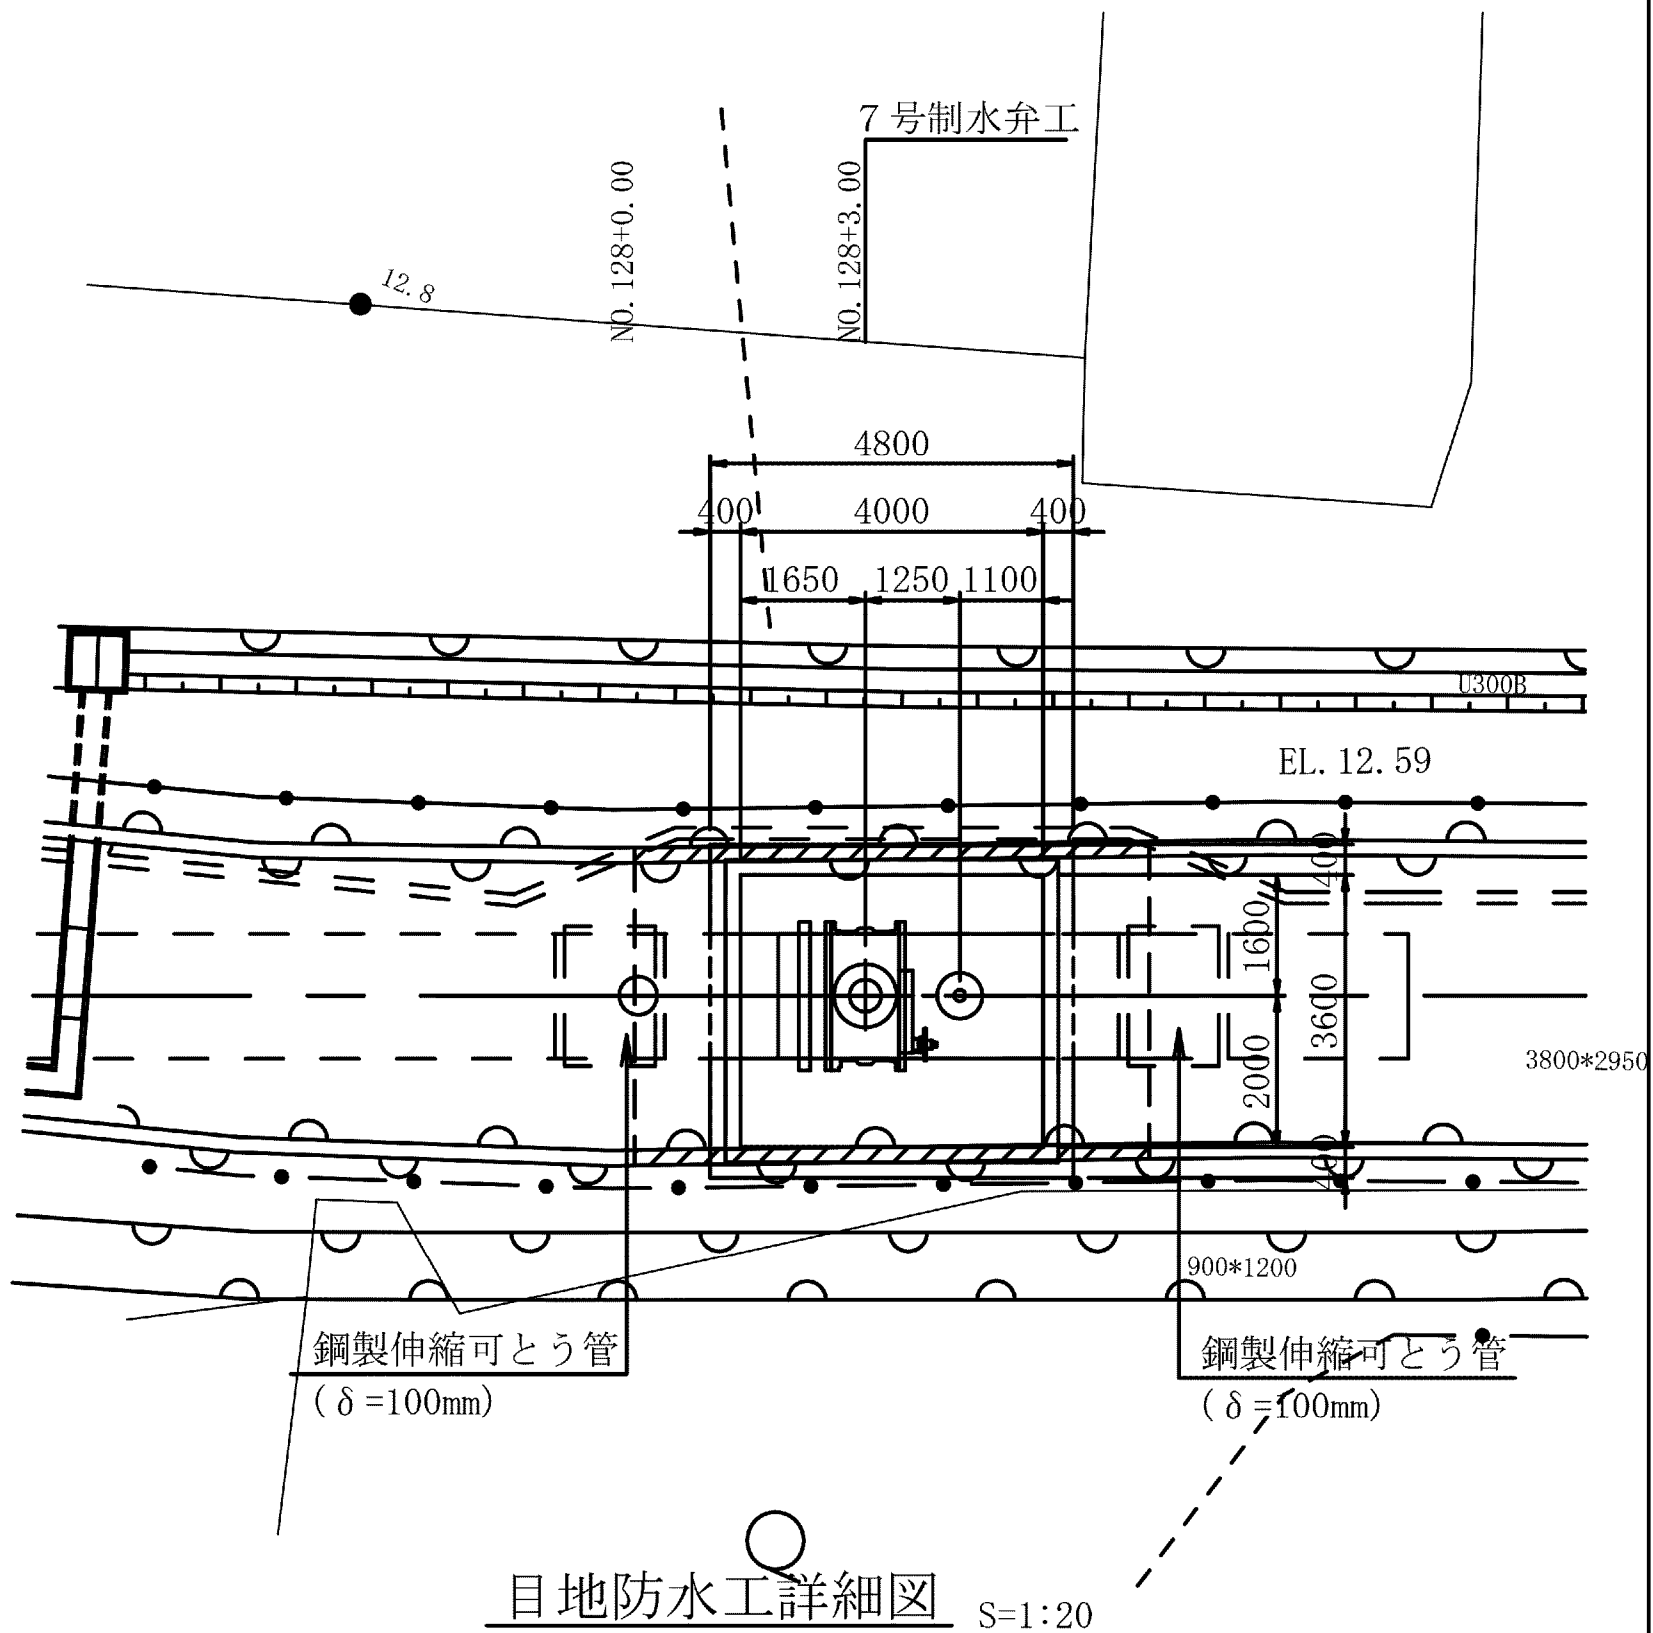


平面図 S=1:50

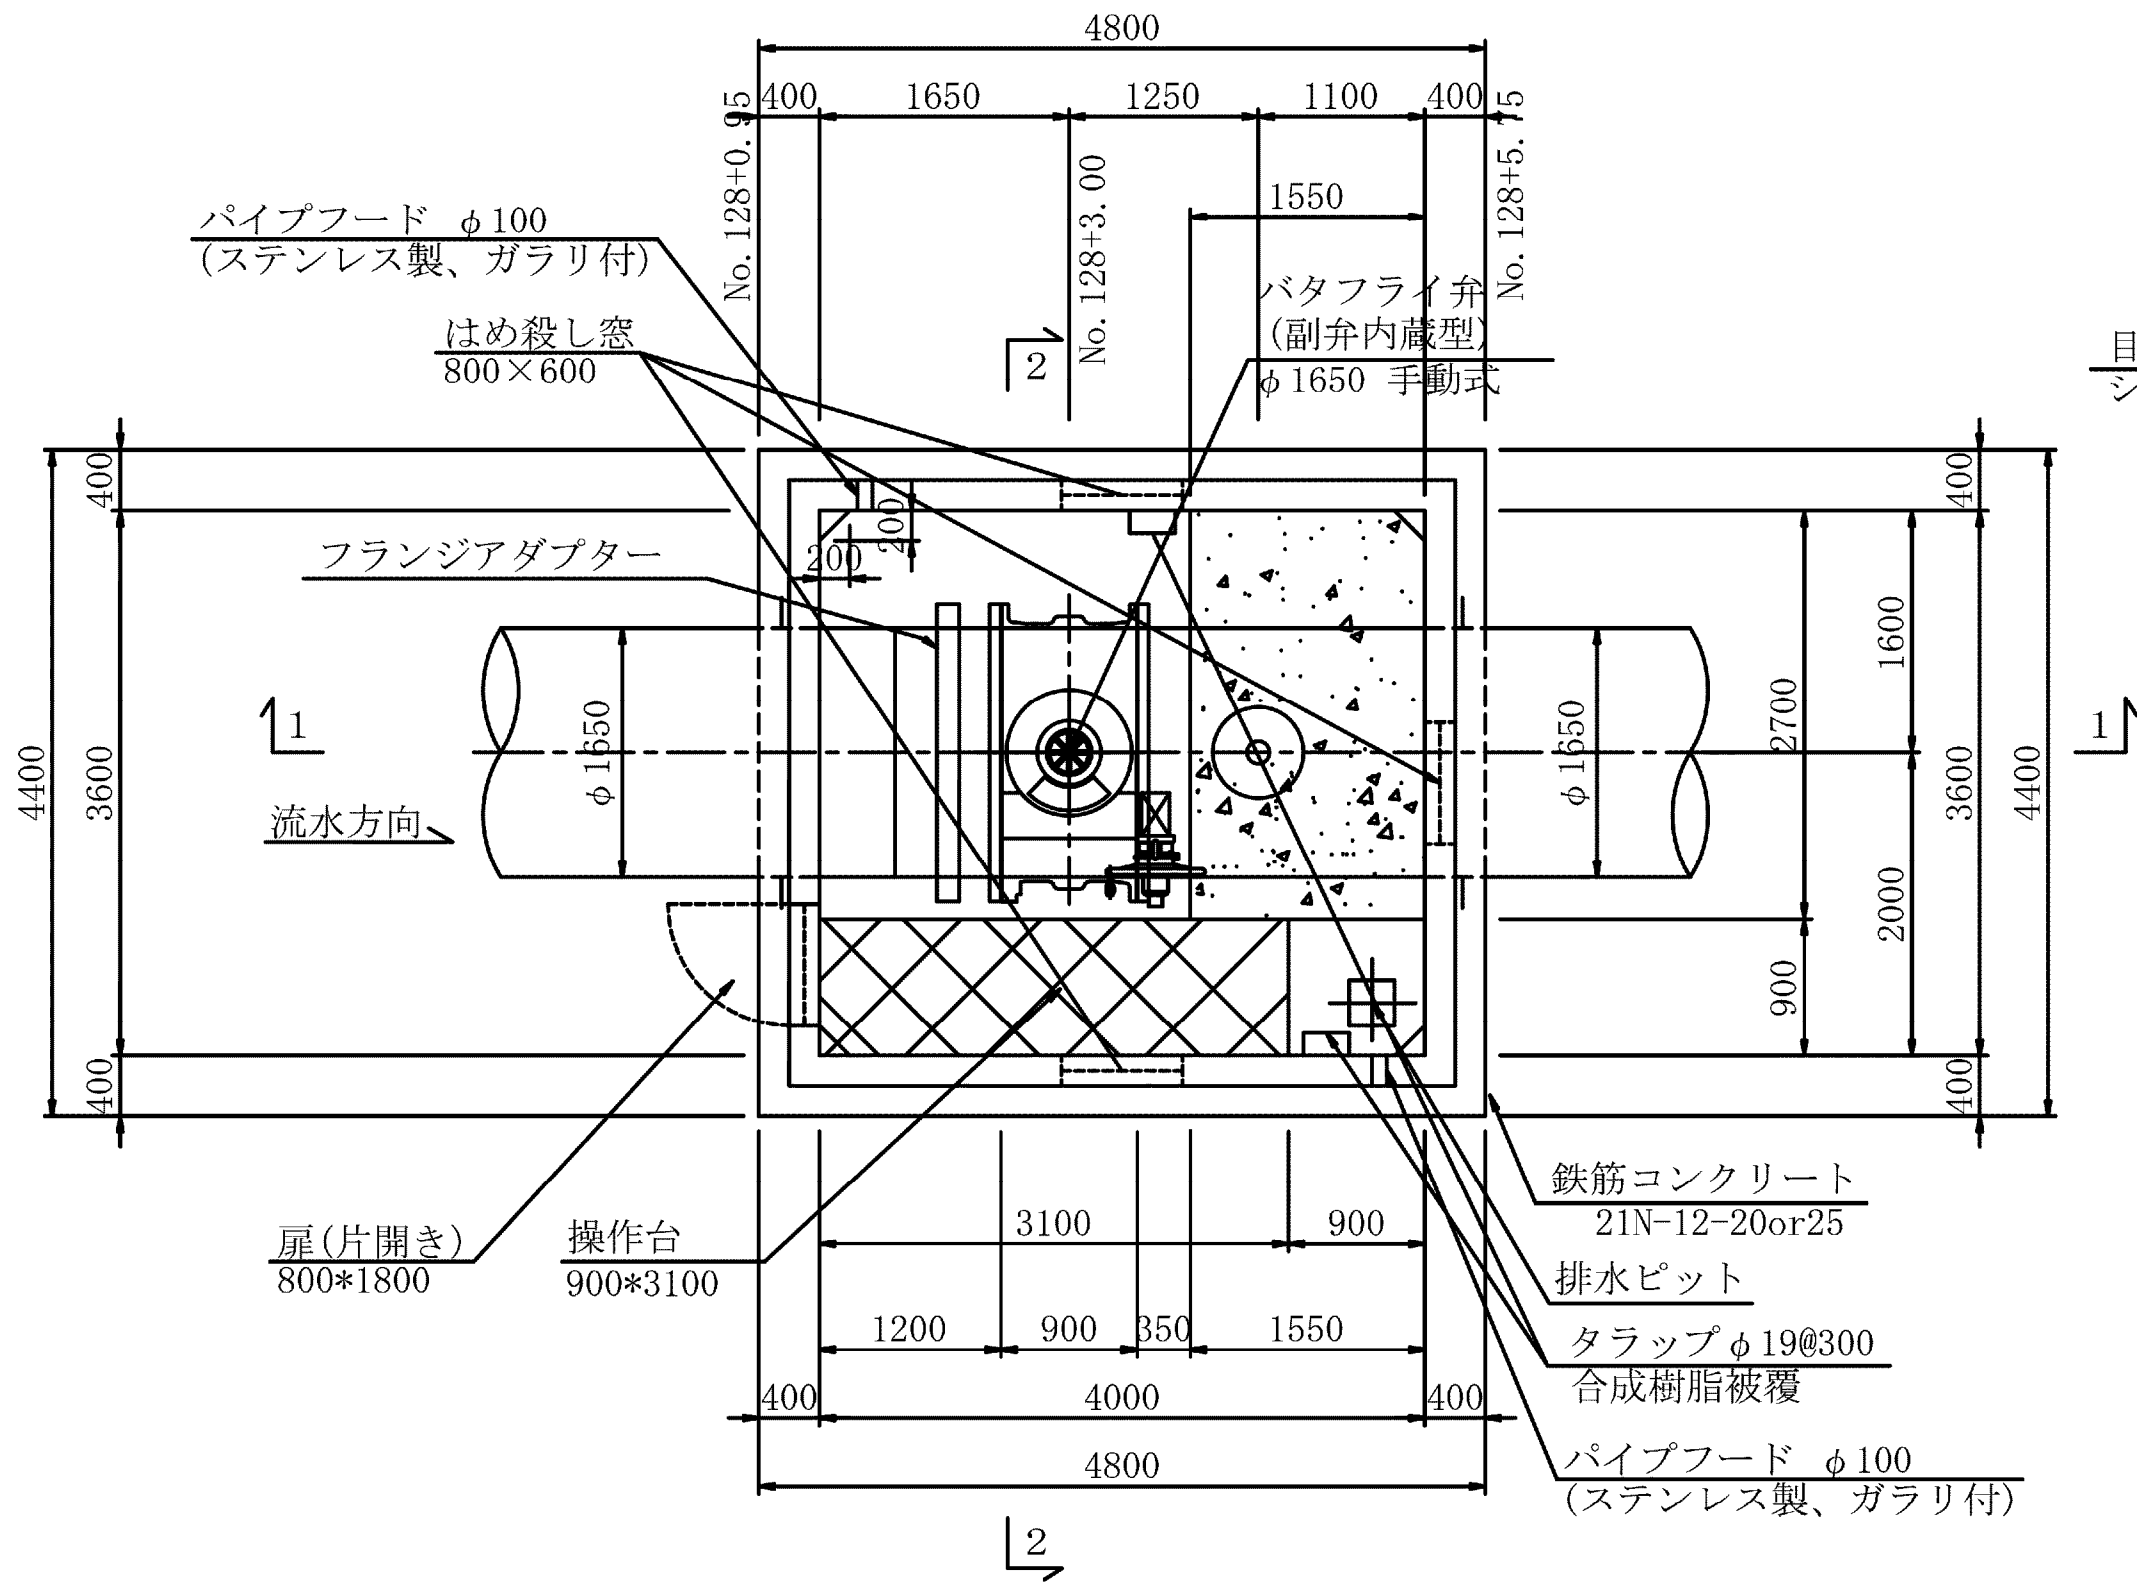


頂版平面図 S=1:50

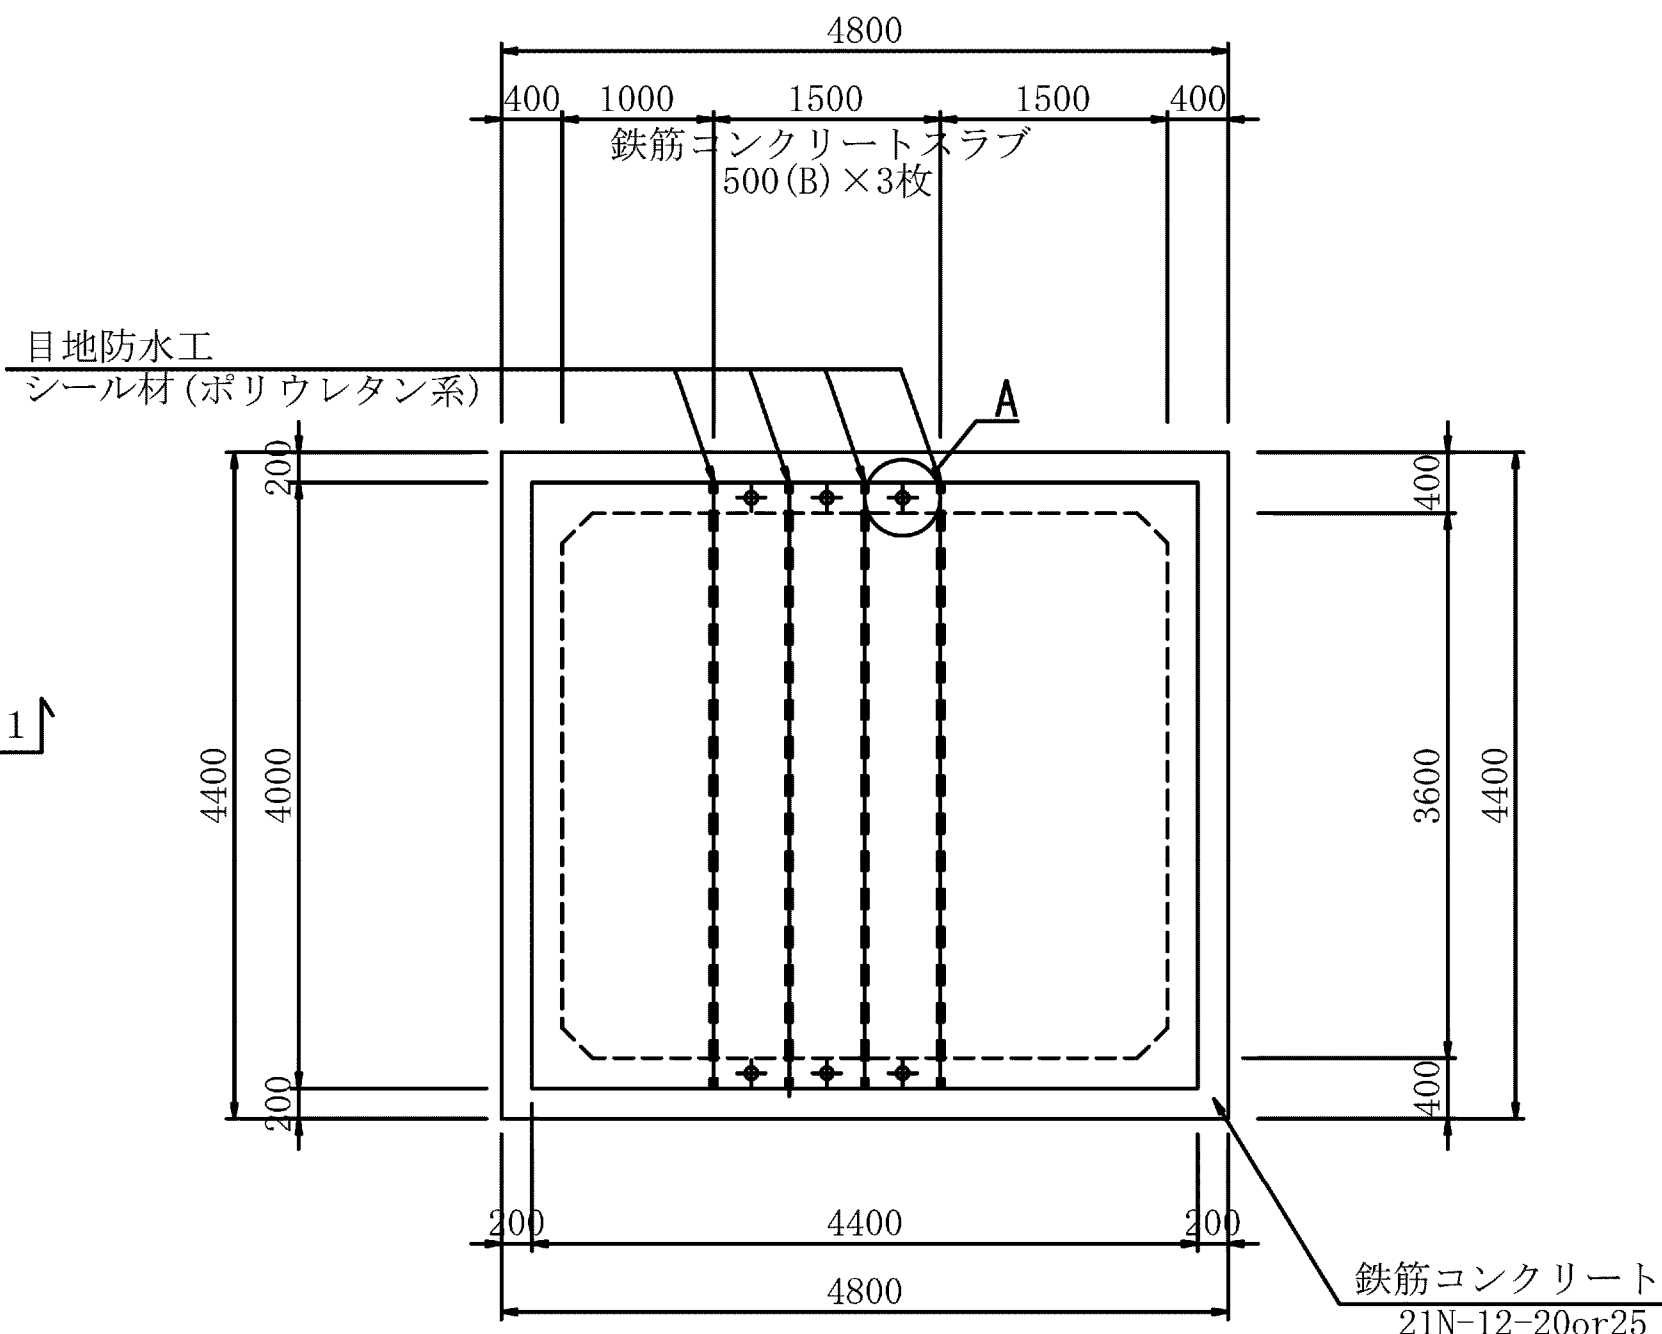


床版断面図 S=1:50

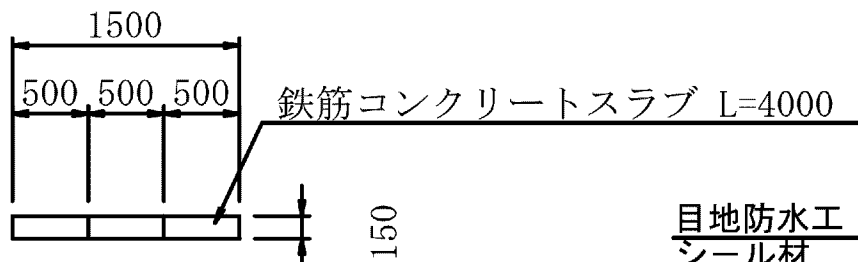


A 部詳細 S=1:20

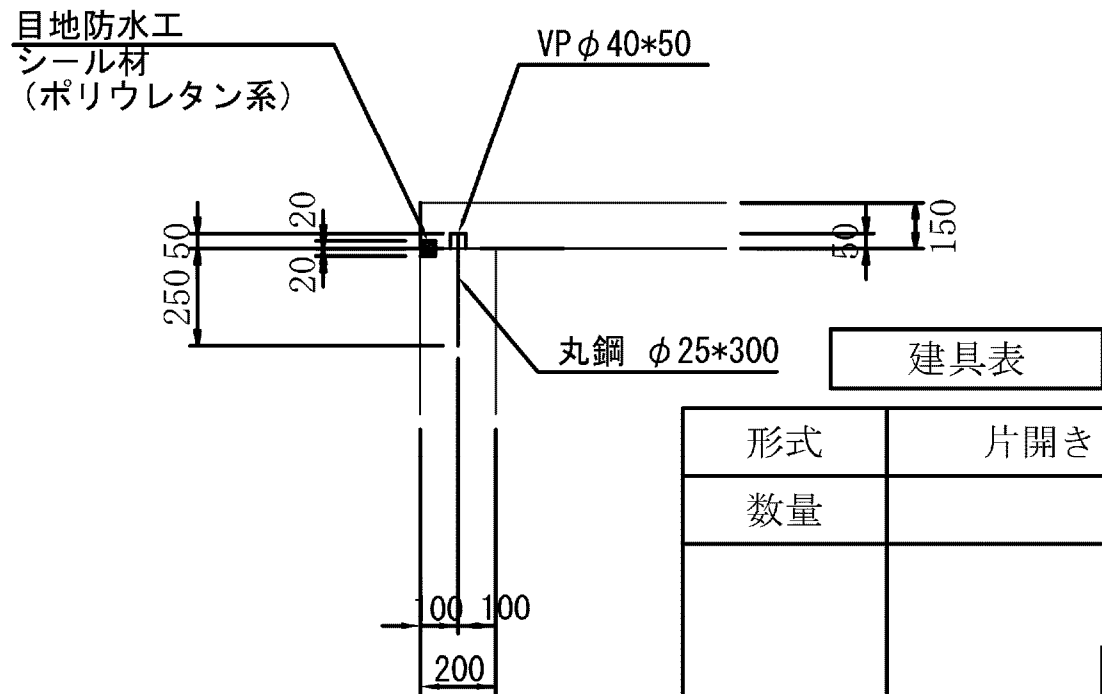


目地防水工詳細図 S=1:20

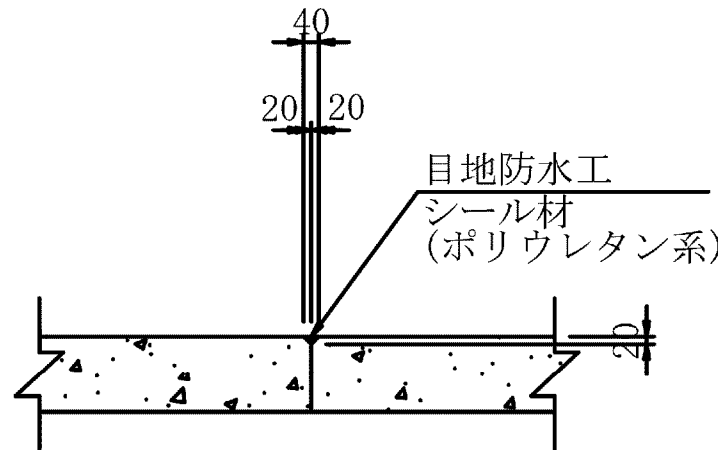

1-1 S=1:50

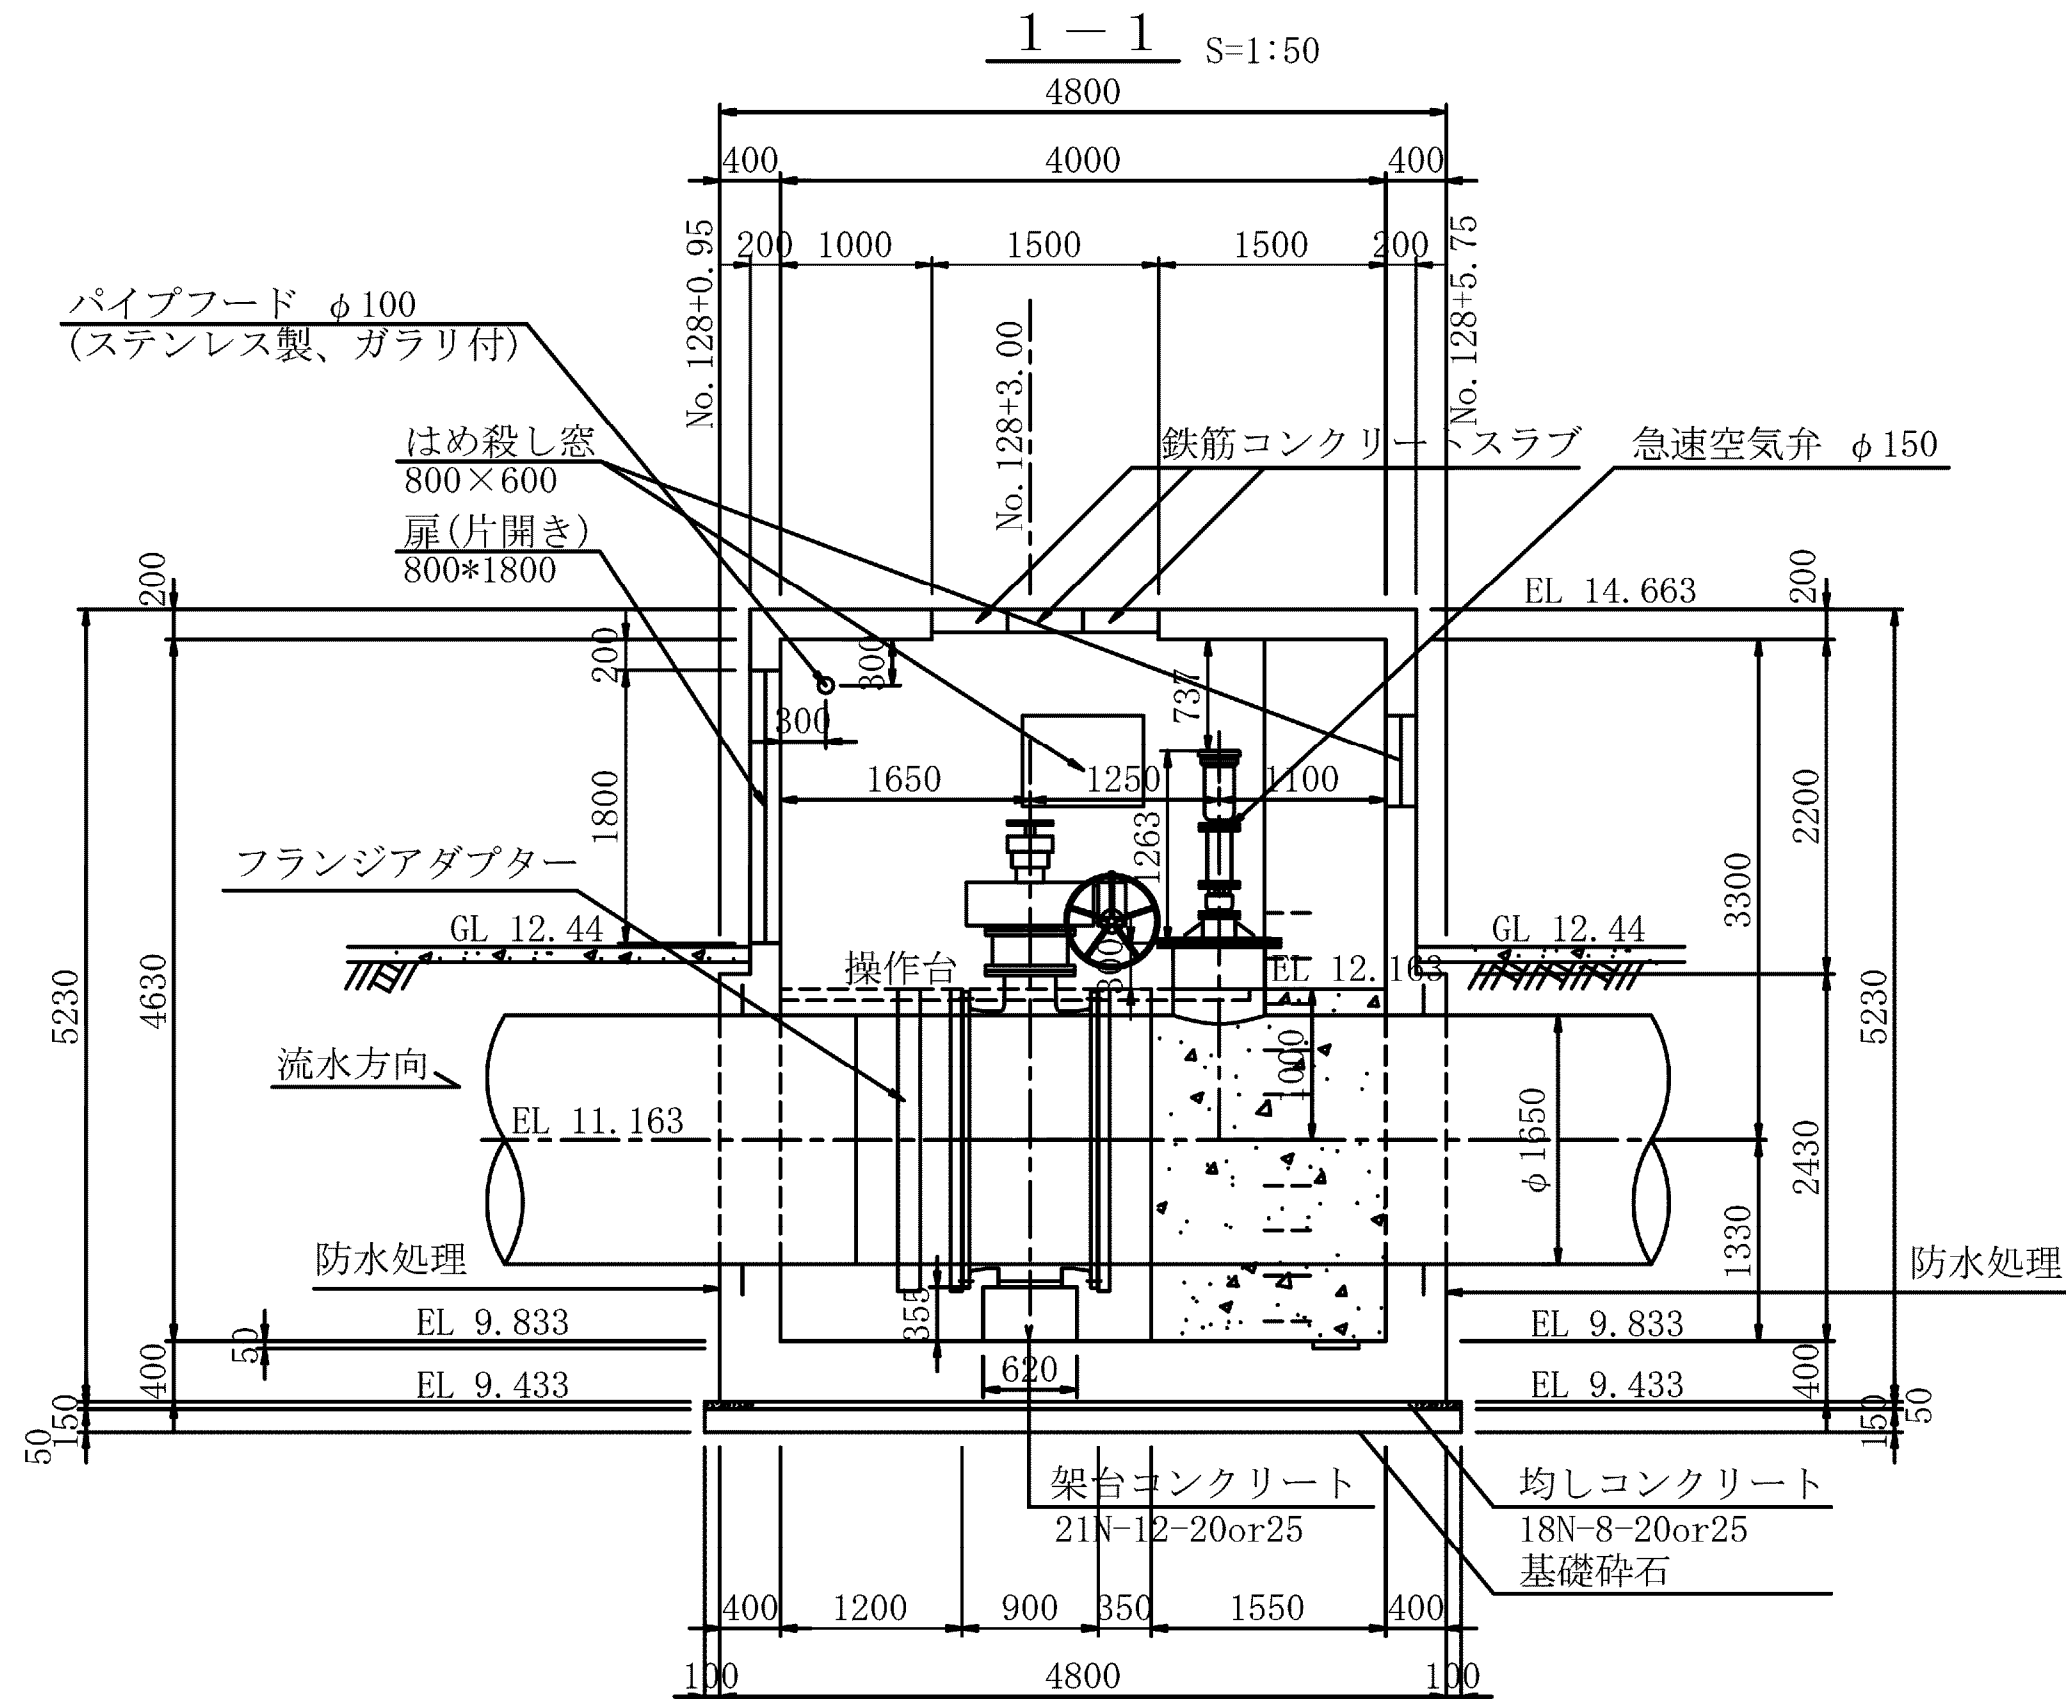


2-2 S=1:50

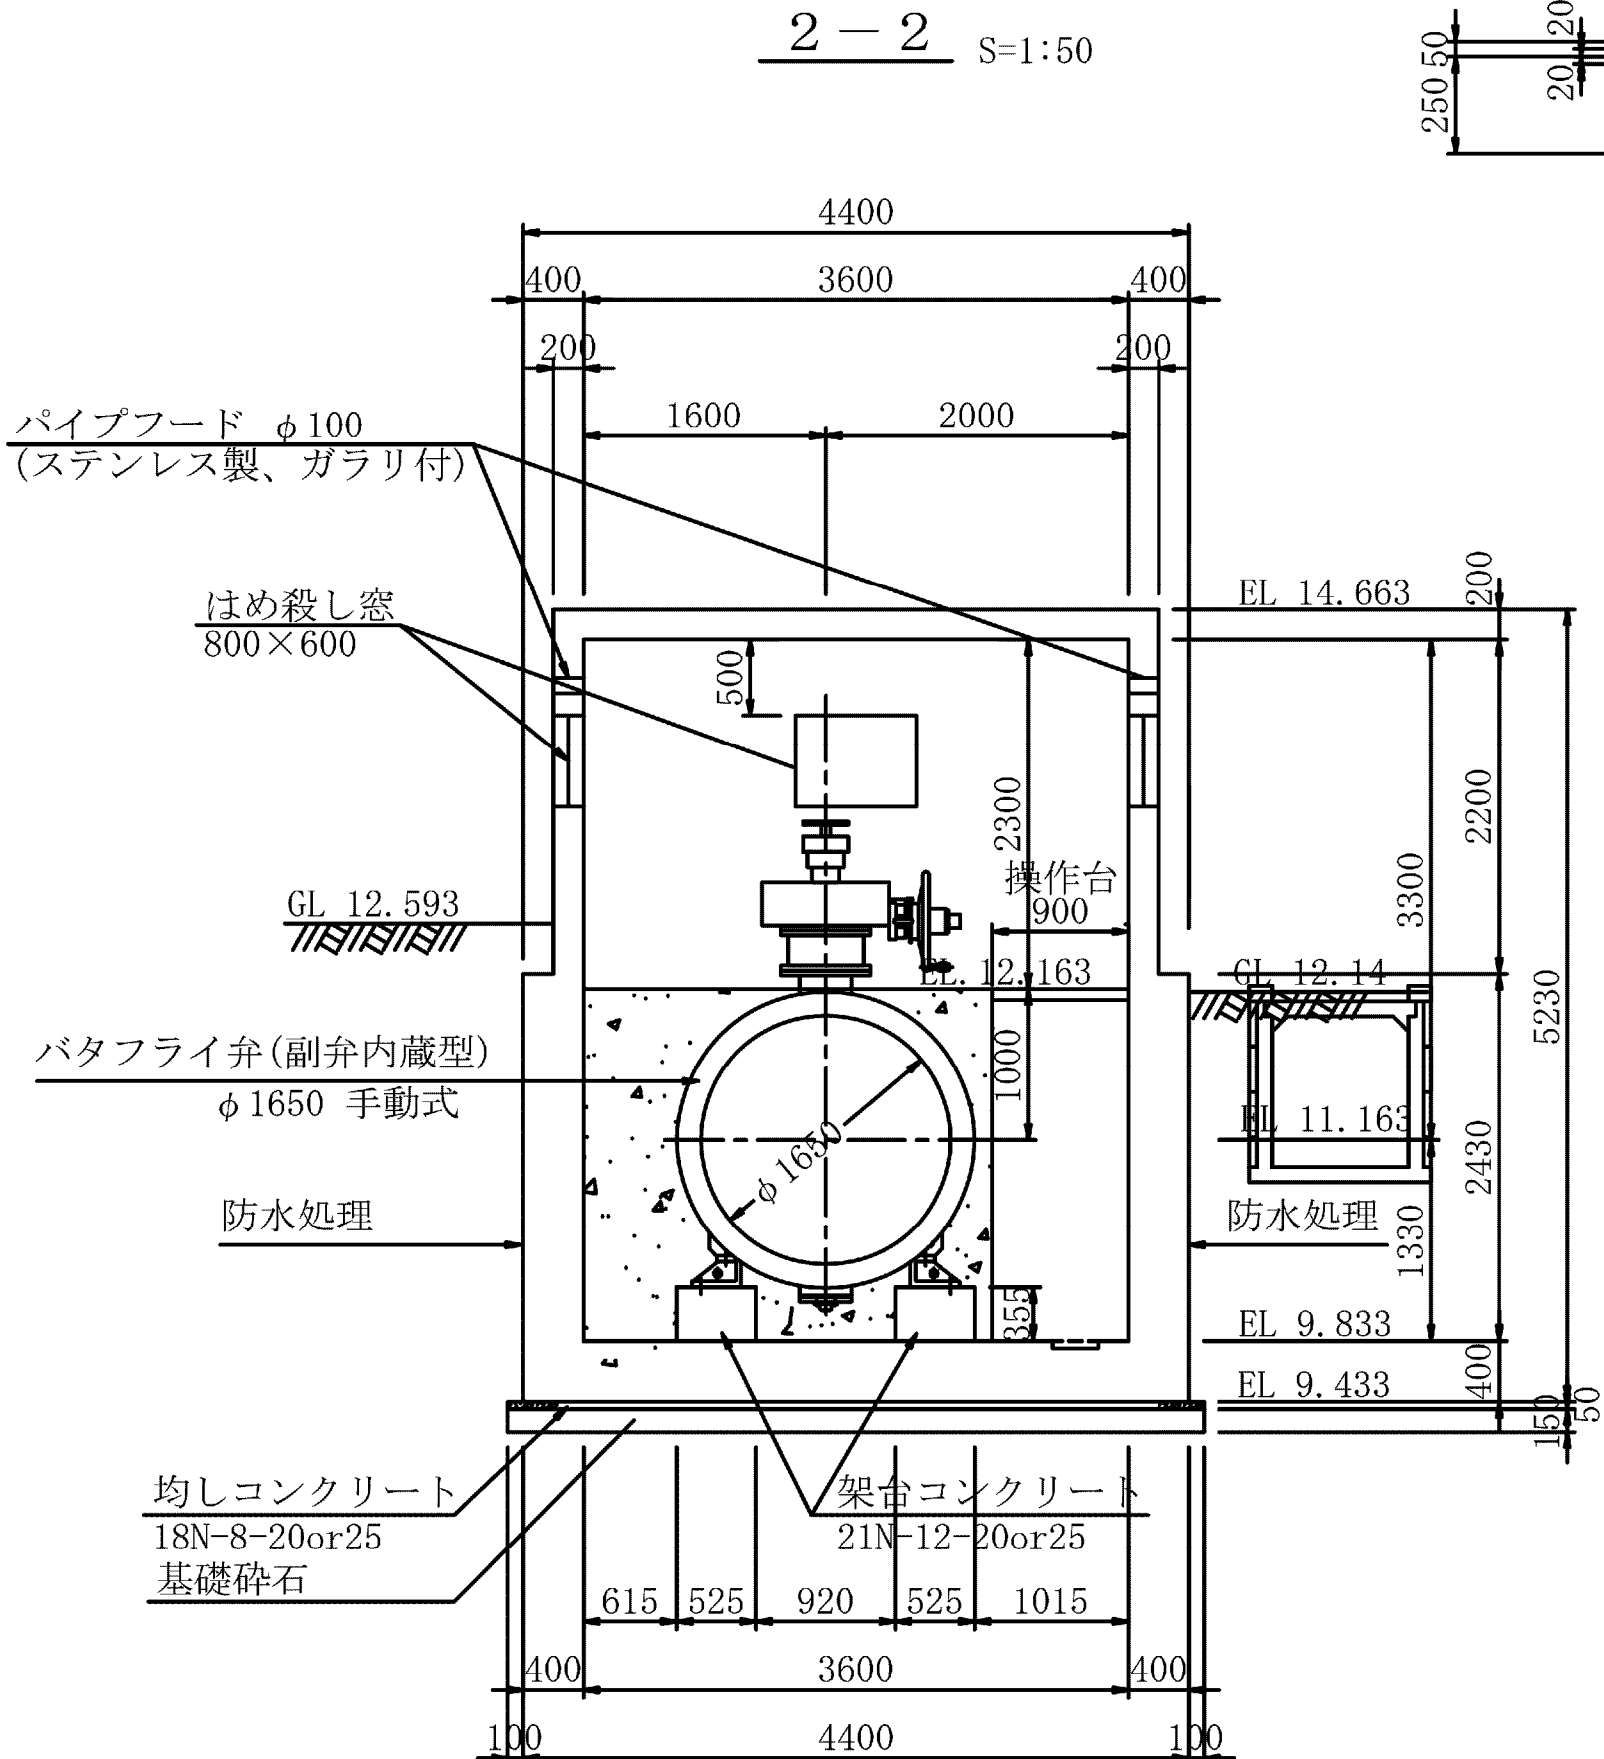

建具表

形式	片開きフラッシュドア		はめ殺し窓
数量	1		3
姿図			
材質 仕上	アルミ	シルバー	ガラスブロック
見込	硝子	枠: 70 扉: 35	
金物	丁番(SUS)、握玉、シリンドー錠		
備考	杏摺(下枠) ステンレス		200×200型


空気弁詳細図

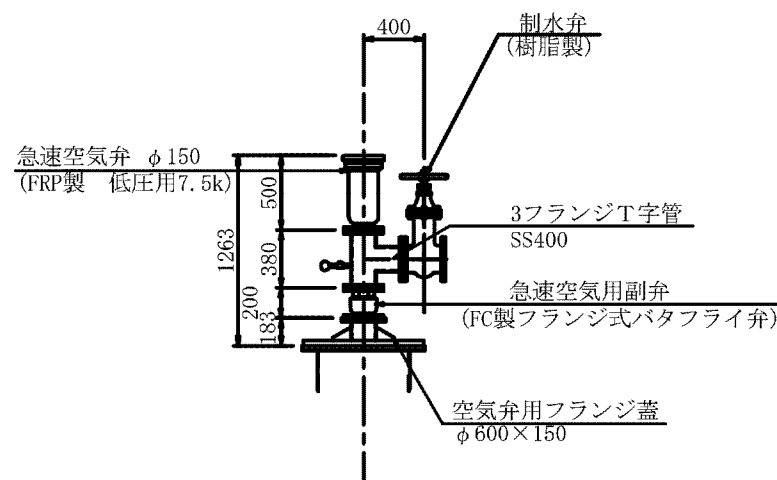


施設名	南部幹線用水路(0312100-1100-20)		
図面名	7号制水弁工・49号空気弁工構造図(2/3)		
作成年月	平成26年 3月		
縮尺	A1 1:500 A2 1:707	図面番号	8-153/599
作成者	関東農政局 両総農業水利事業所		

7号制水弁工・49号空気弁工構造図(3/3)


操作台平面図

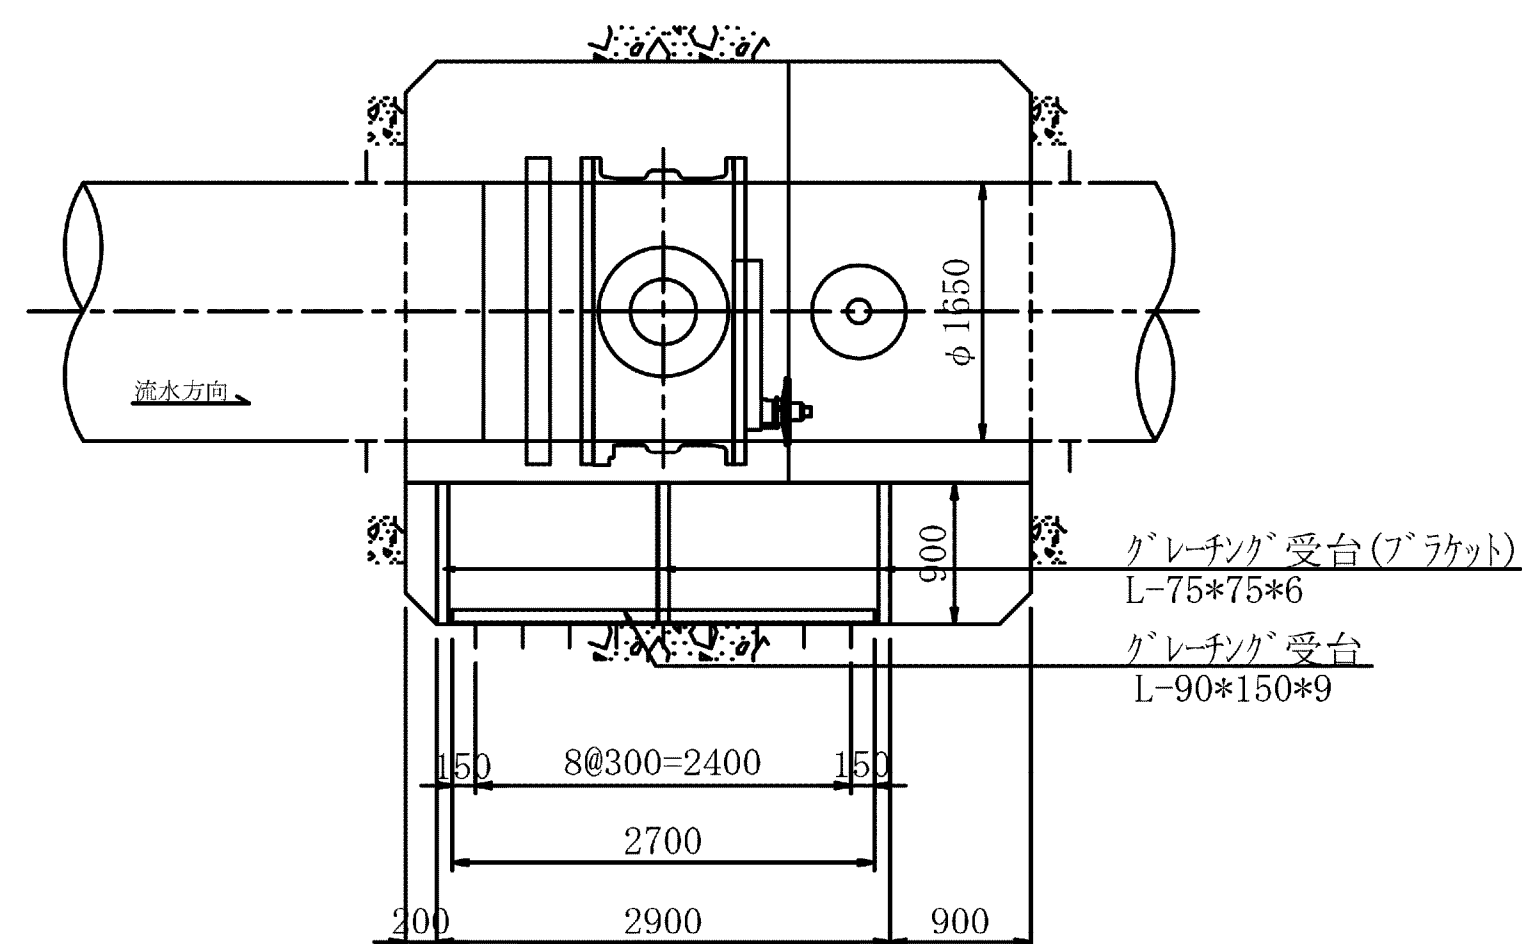


ブラケット

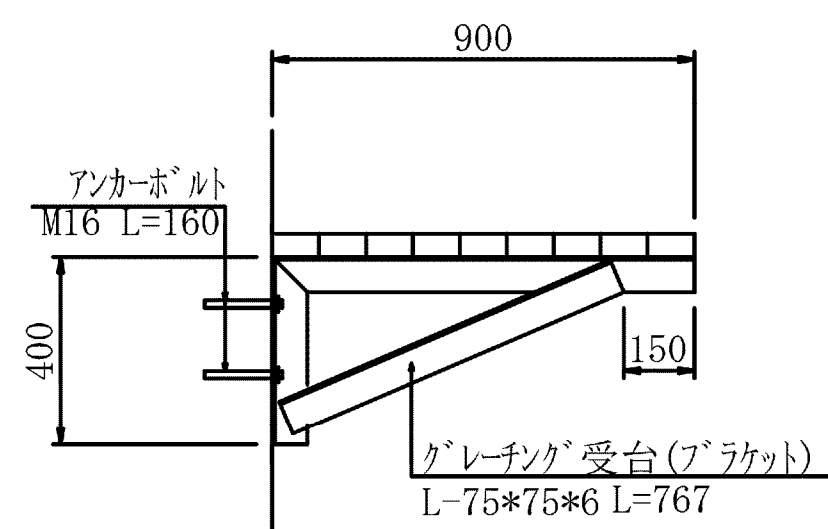


グレーチング受台

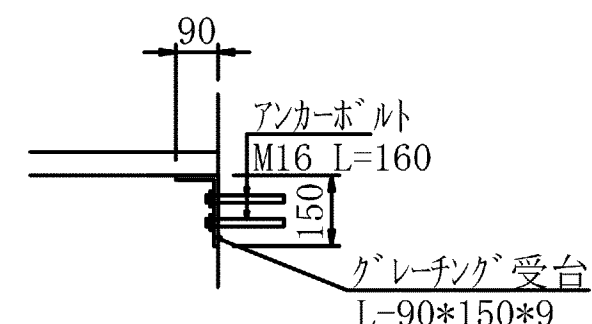


水抜工詳細図

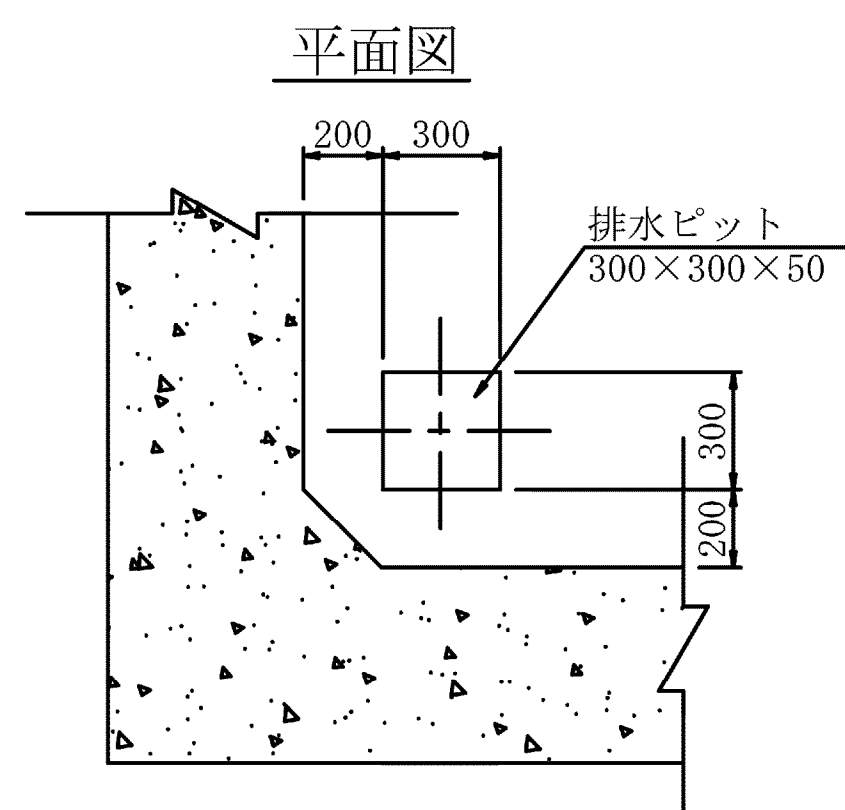


断面図

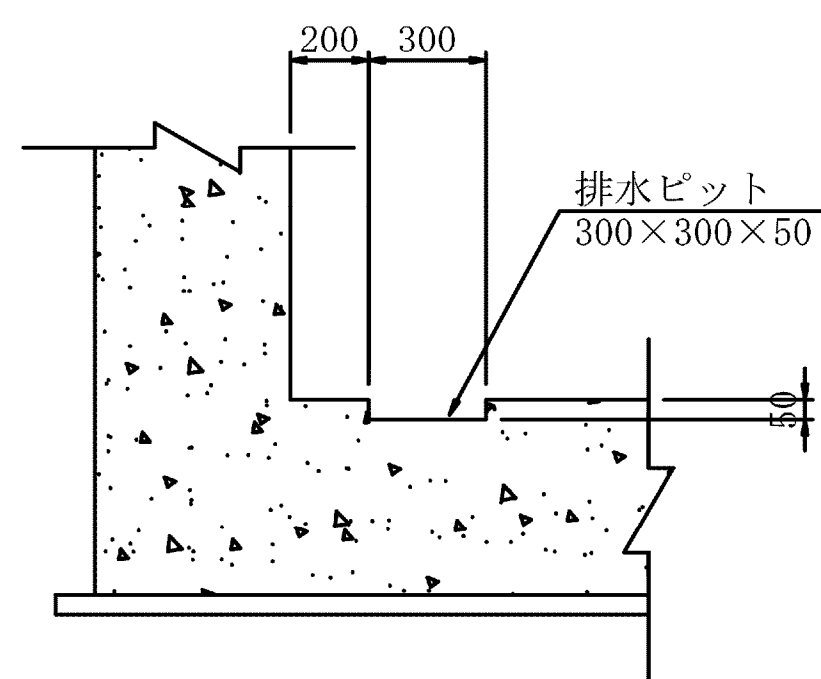



タラップ詳細

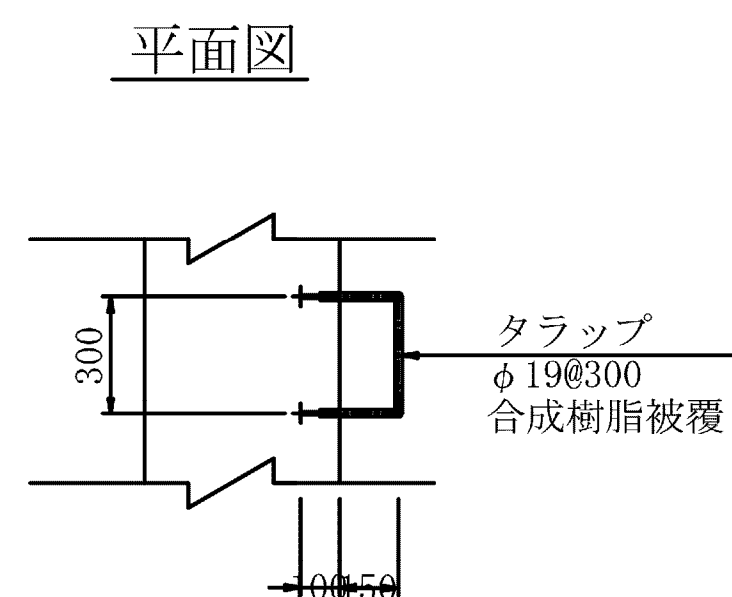

断面図

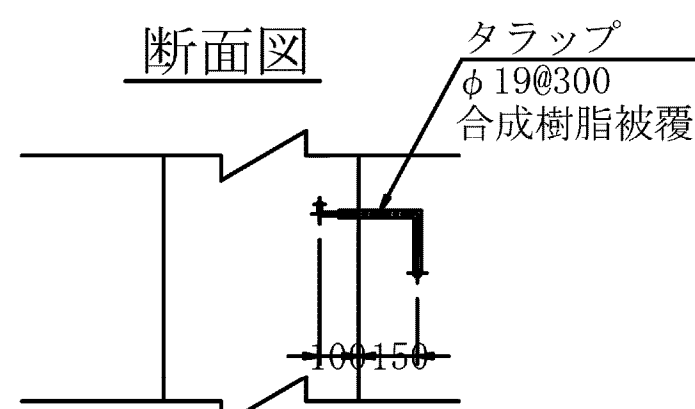

断面図

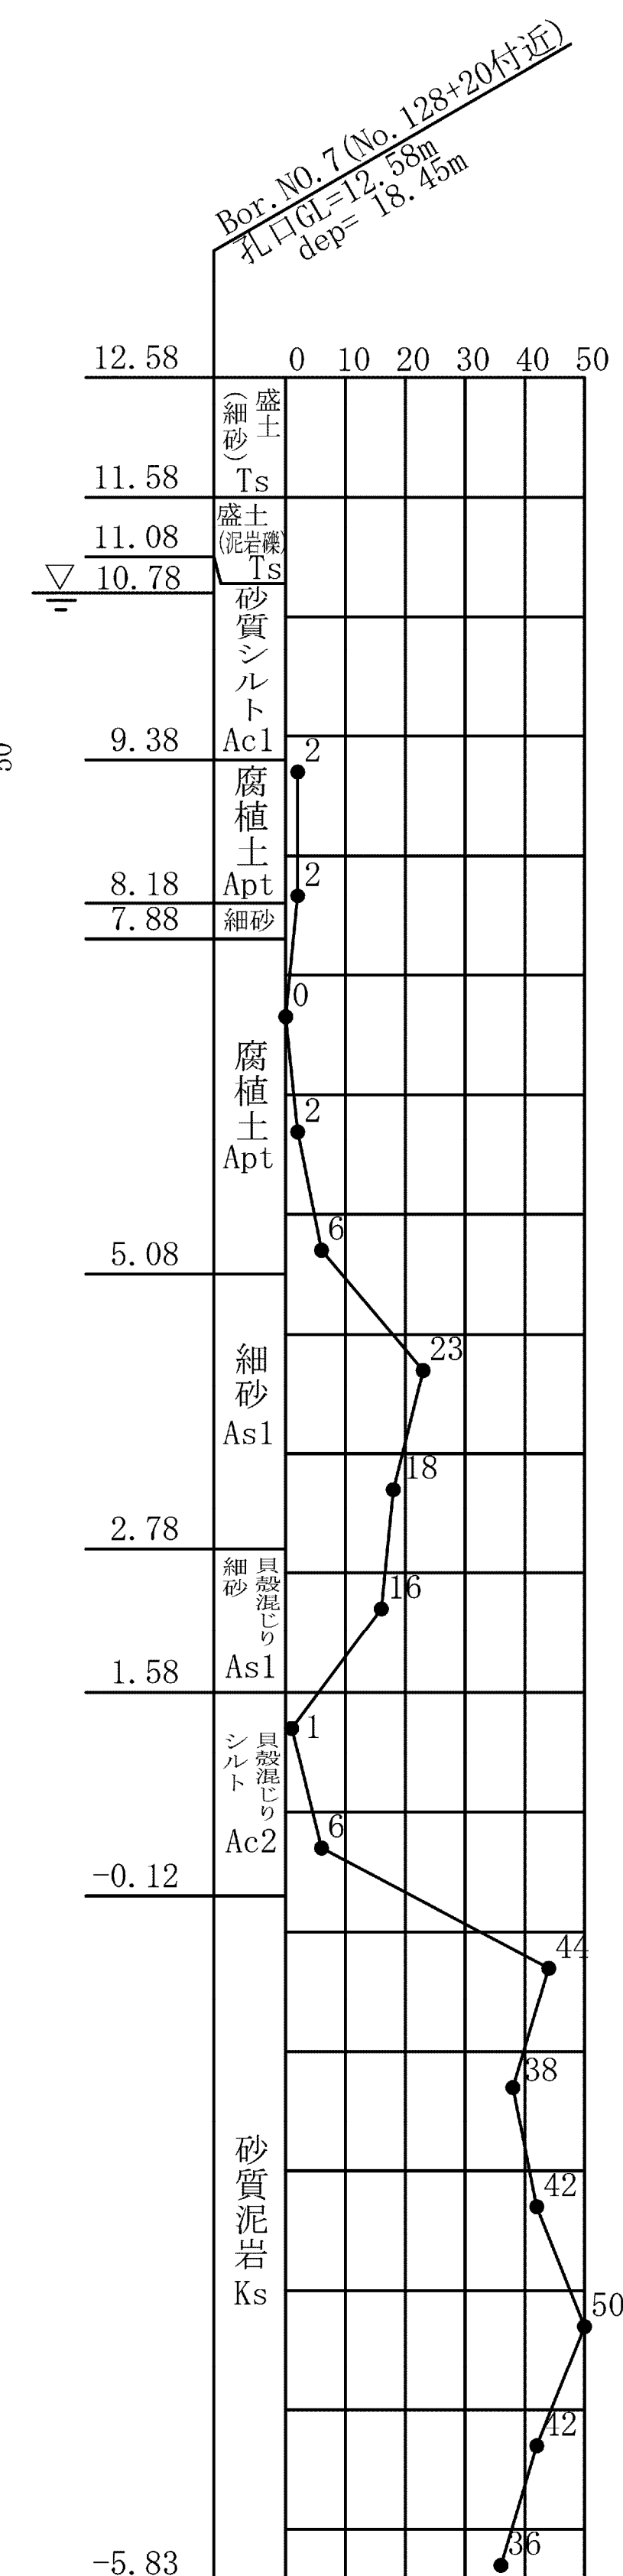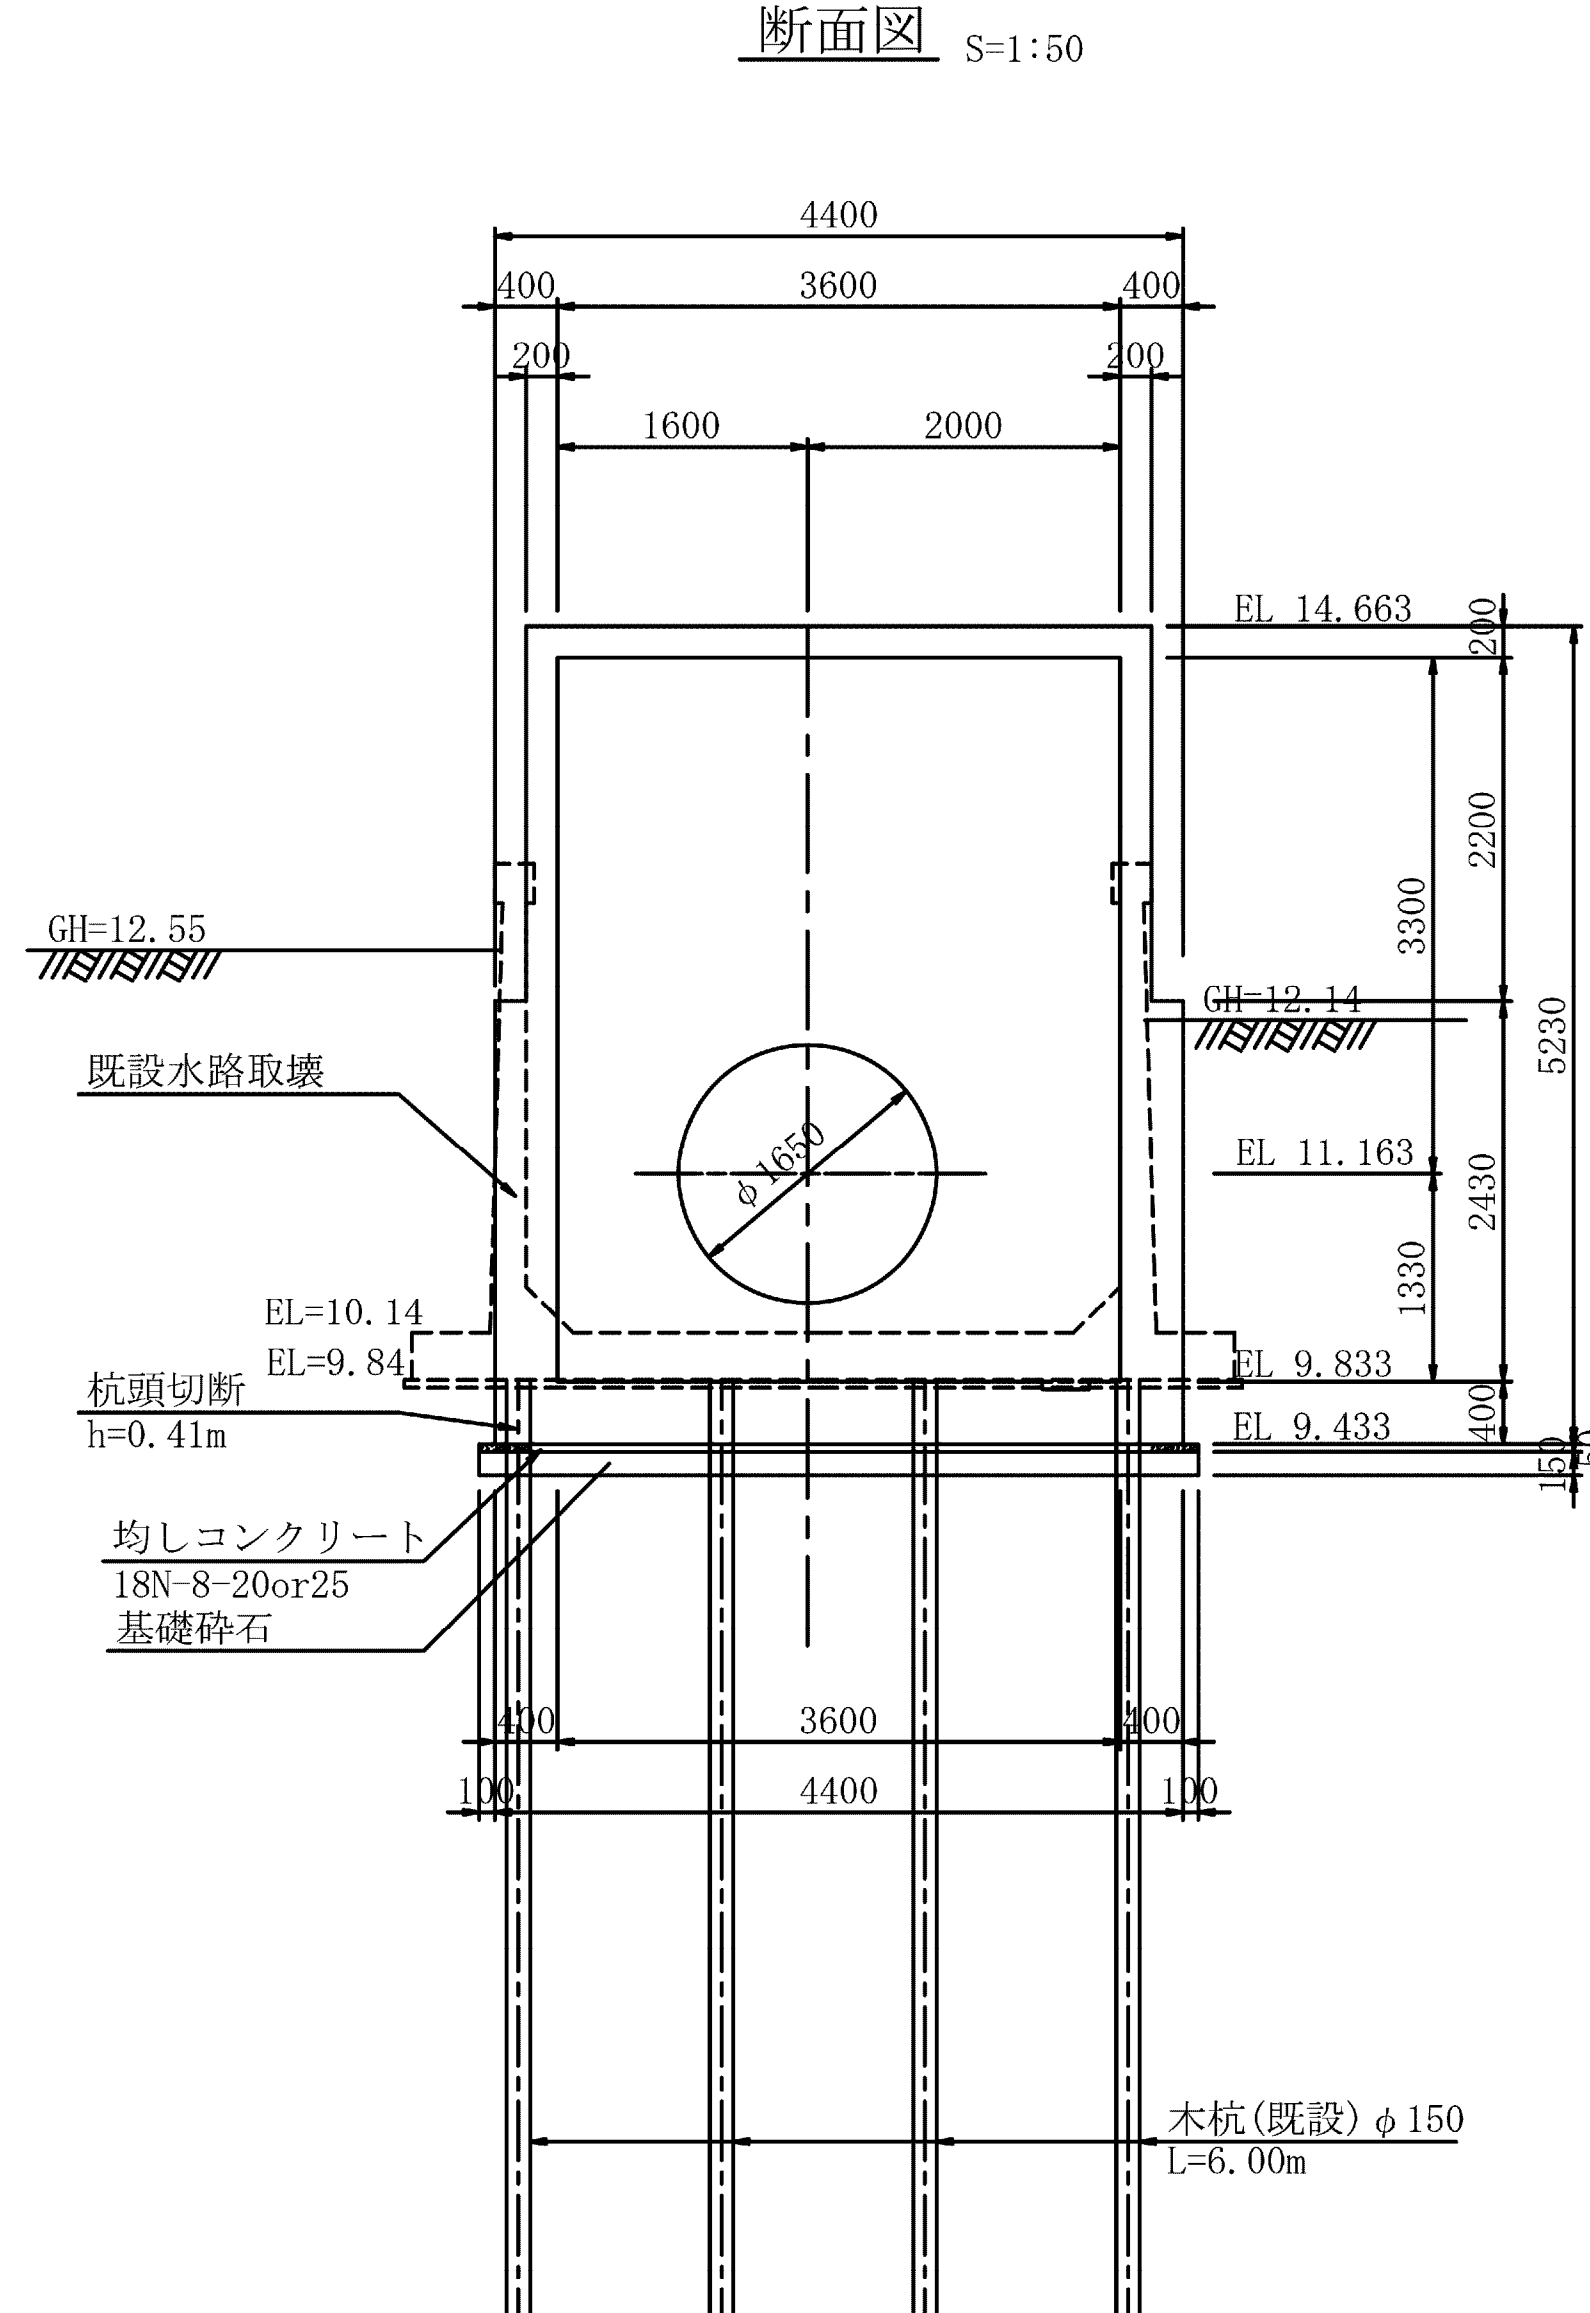

施設名	南部幹線用水路 (0312100-1100-20)		
図面名	7号制水弁工・49号空気弁工構造図 (3/3)		
作成年月	平成26年 3月		
縮尺	A1 1:500 A2 1:707	図面番号	8-154/599
作成者	関東農政局 両総農業水利事業所		