



9号制水弁工・61号空気弁工構造図(1/2) S=1:50


平面図

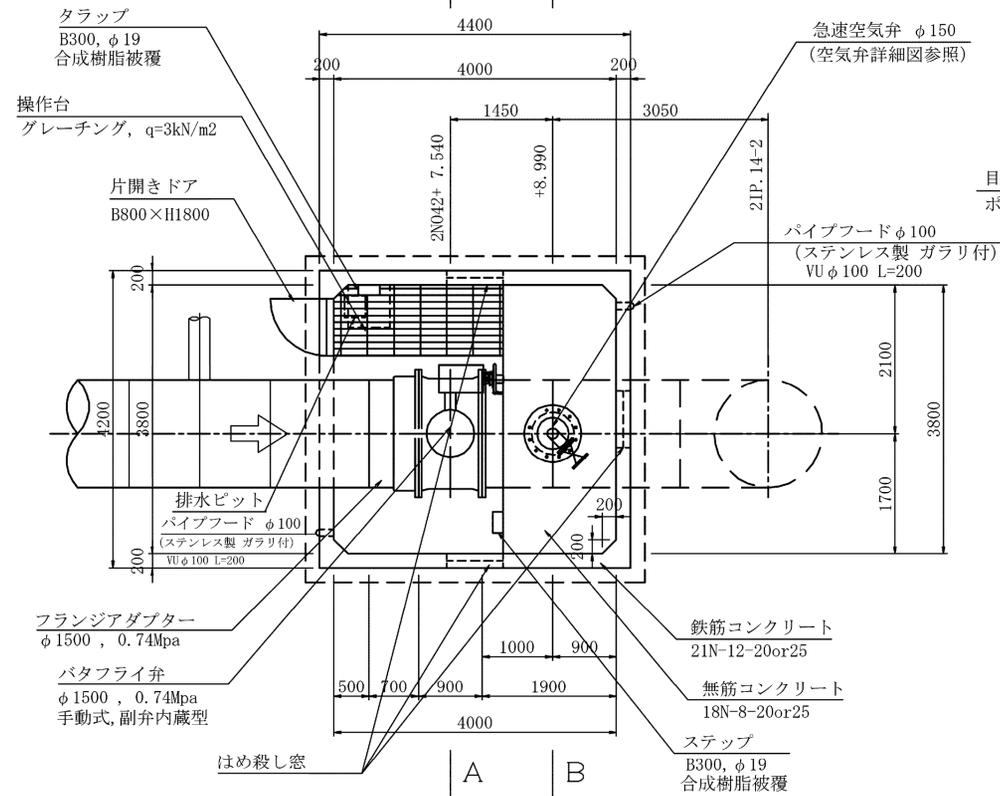

縦断図

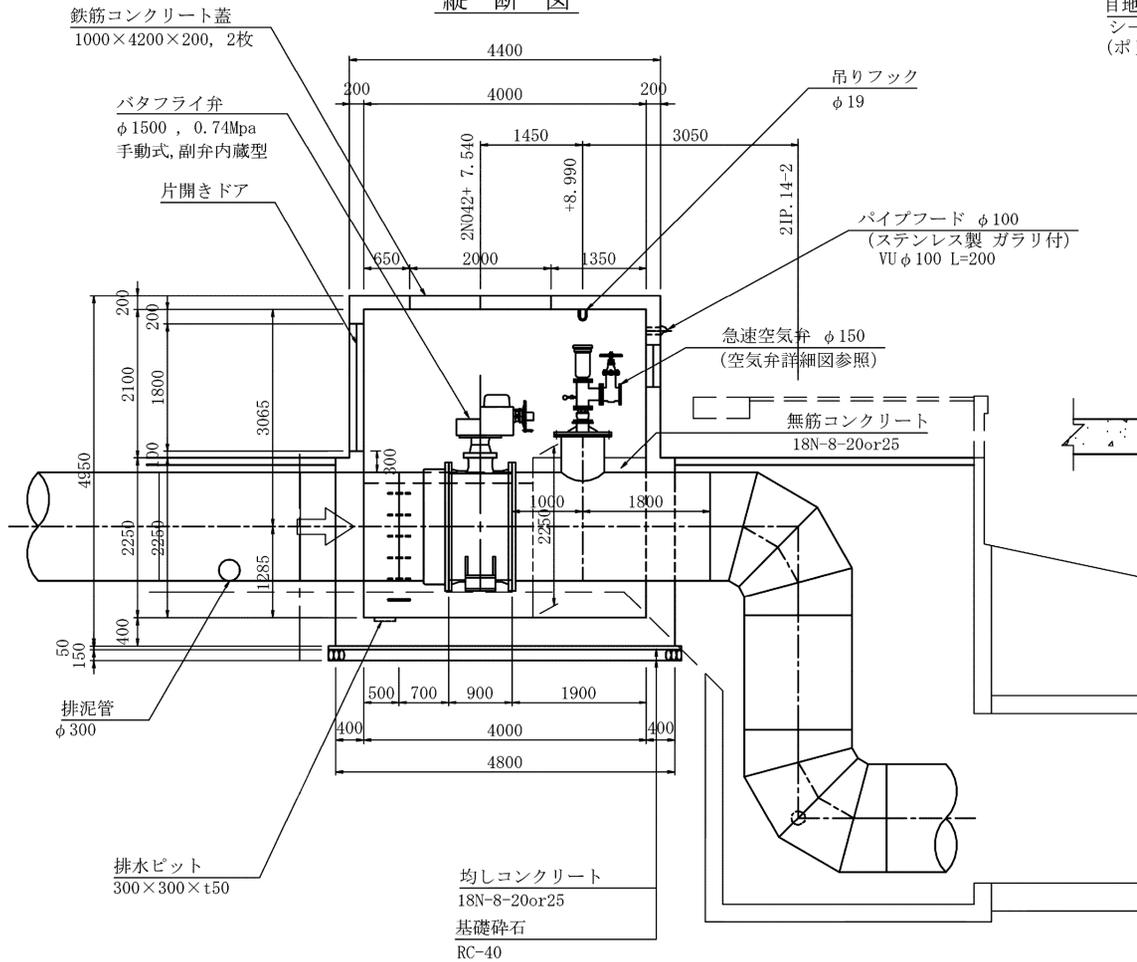


頂版平面図

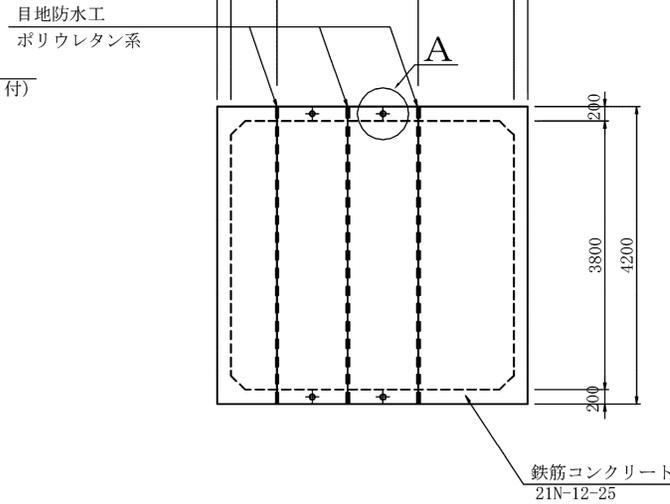

A部詳細


S=1:20

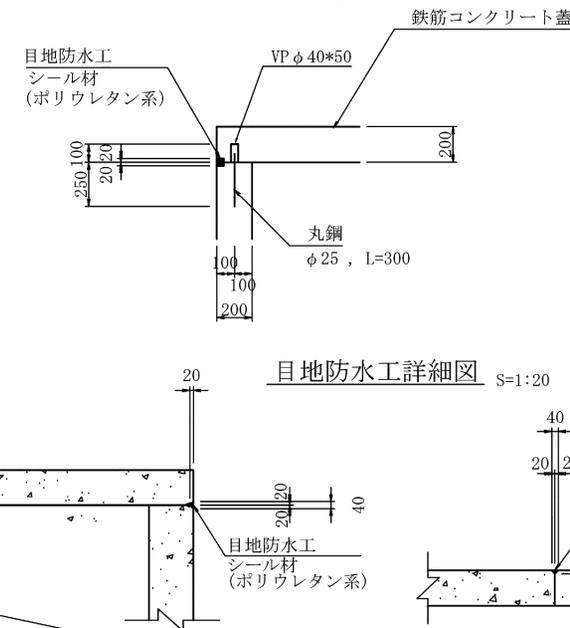


目地防水工詳細図

S=1:20

位置図  
S=1:100

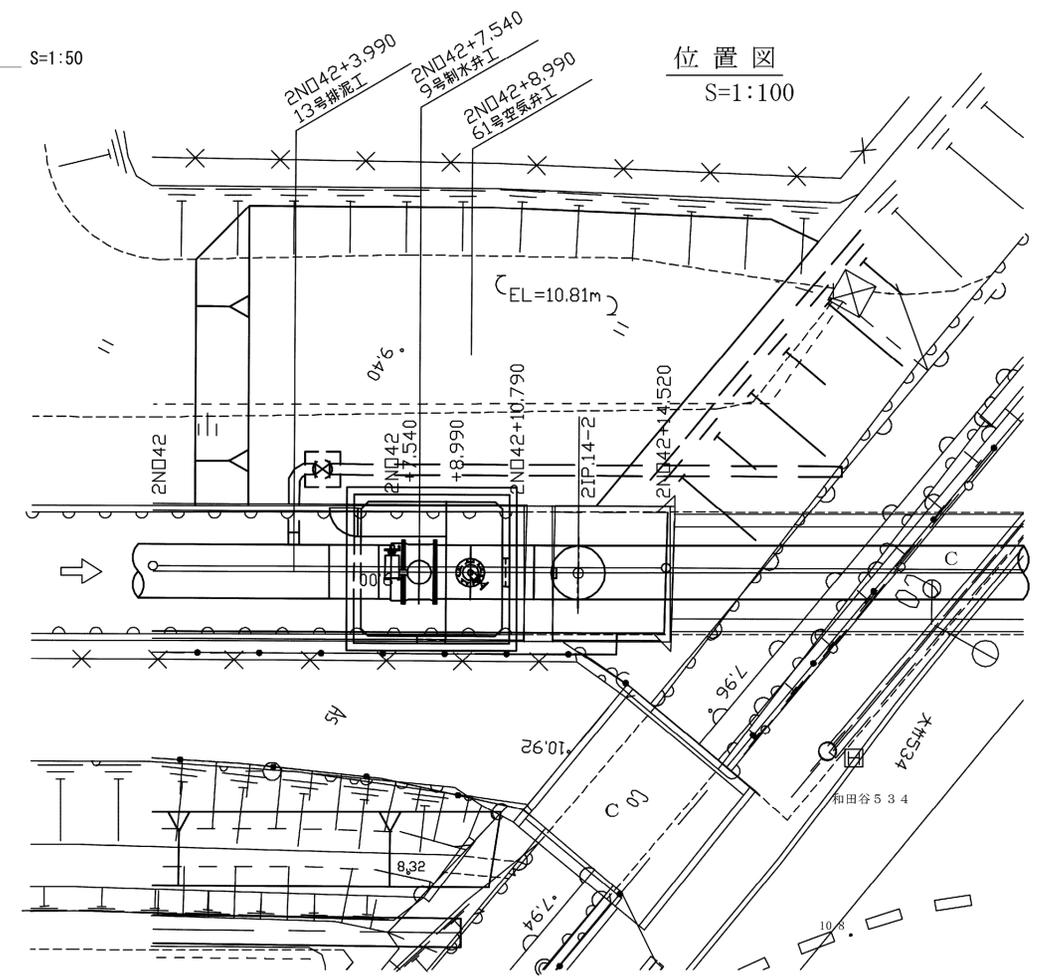


空気弁詳細図

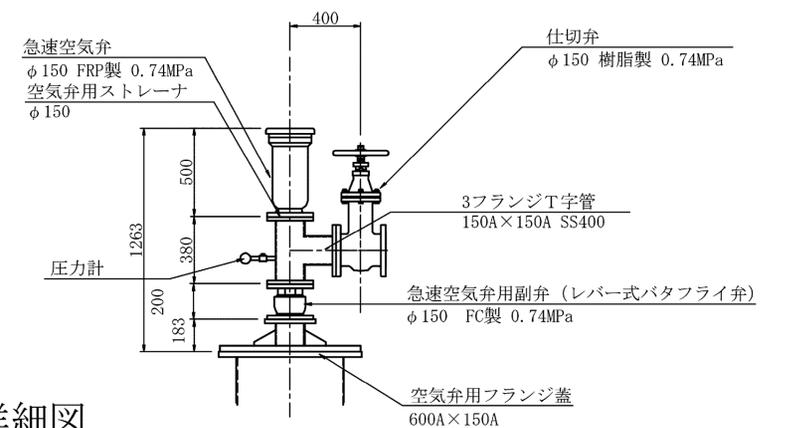


空気弁用ストレーナ詳細図

フランジストレーナ SUS φ150

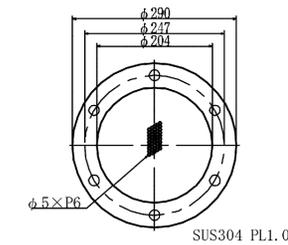


施設名	南部幹線用水路(0312100-1100-20)		
図面名	9号制水弁工・61号空気弁工構造図(1/2)		
作成年月	平成26年 3月		
縮尺	A1 1:500 A2 1:707	図面番号	8-280/599
作成者	関東農政局 両総農業水利事業所		

A - A

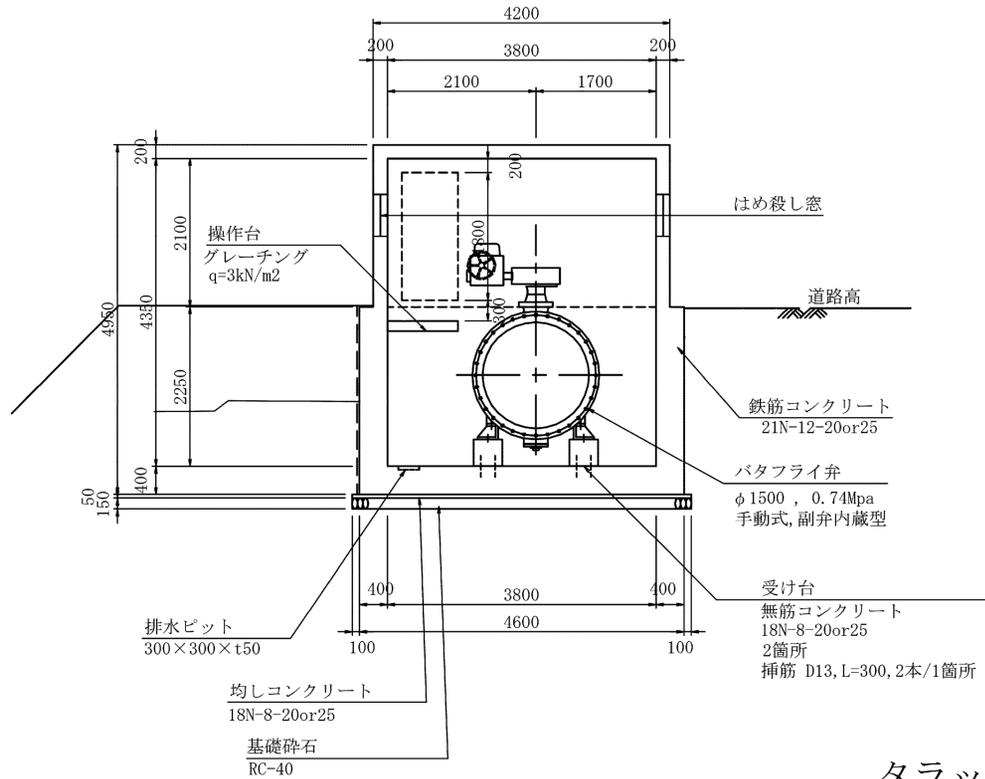


B - B

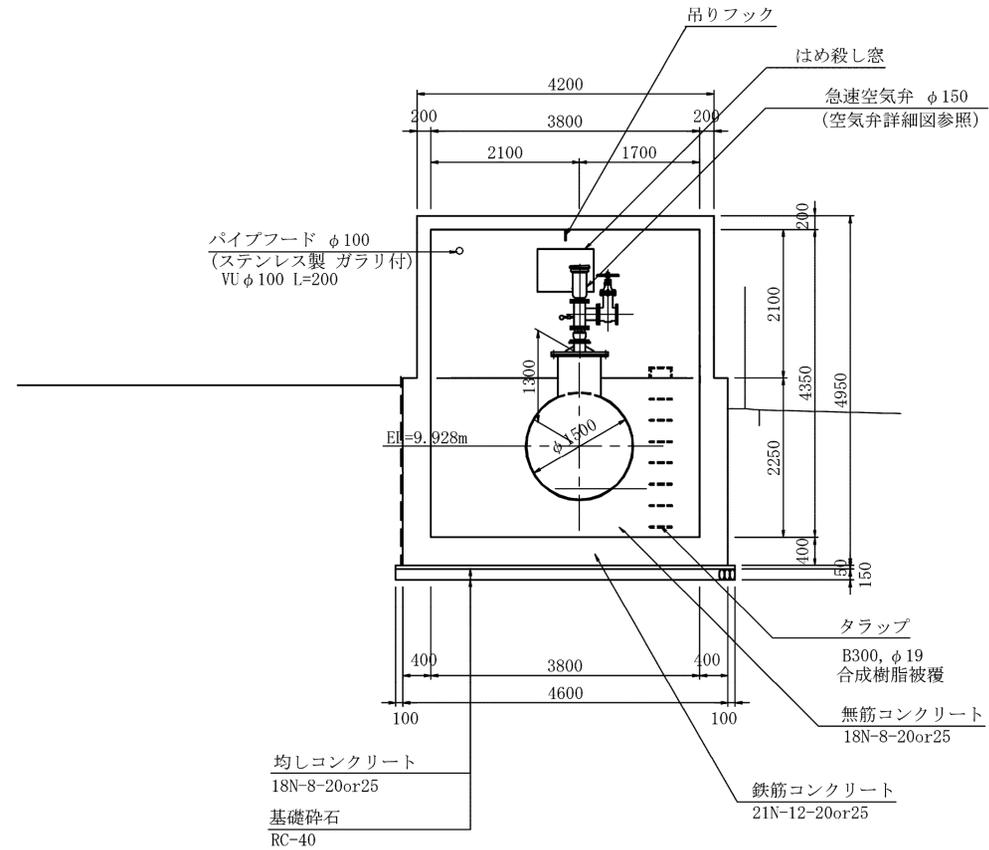


タラップ詳細図

S=1:10

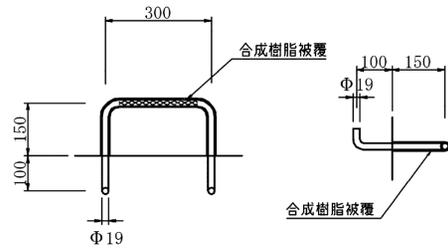

操作台詳細図

平面図


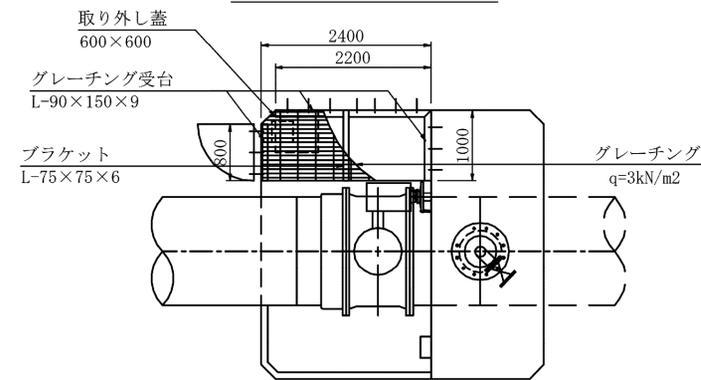


ブラケット

S=1:10

グレーチング受台

S=1:10

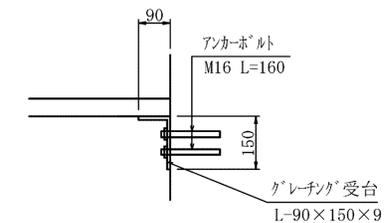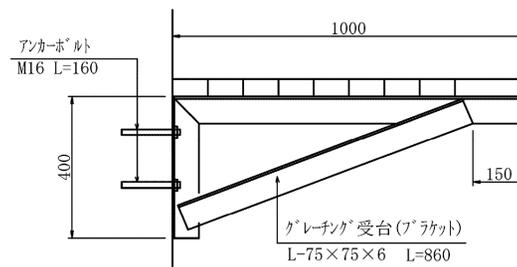


建具表

形式	片開きフラッシュドア	はめ殺し窓
数量	1	3
姿図		
材質 仕上	アルミ	シルバー
見込	硝子	ガラスブロック
金物	丁番(SUS)、握玉、シリンダー錠	
備考	杏摺(下枠) ステンレス	200×200型

吊りフック詳細図

S=1:20

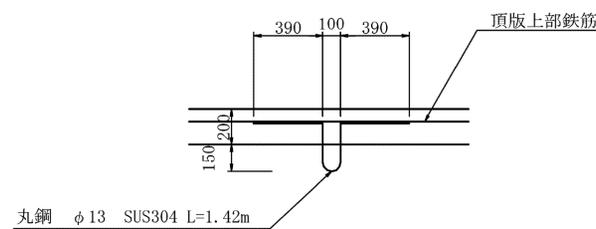

施設名	南部幹線用水路(0312100-1100-20)		
図面名	9号制水弁工・61号空気弁工構造図(2/2)		
作成年月	平成26年 3月		
縮尺	A1 1:500 A2 1:707	図面番号	8-281/599
作成者	関東農政局 両総農業水利事業所		