



11号制水弁工・72号空気弁工構造図(1/3) S=1/100


平面図

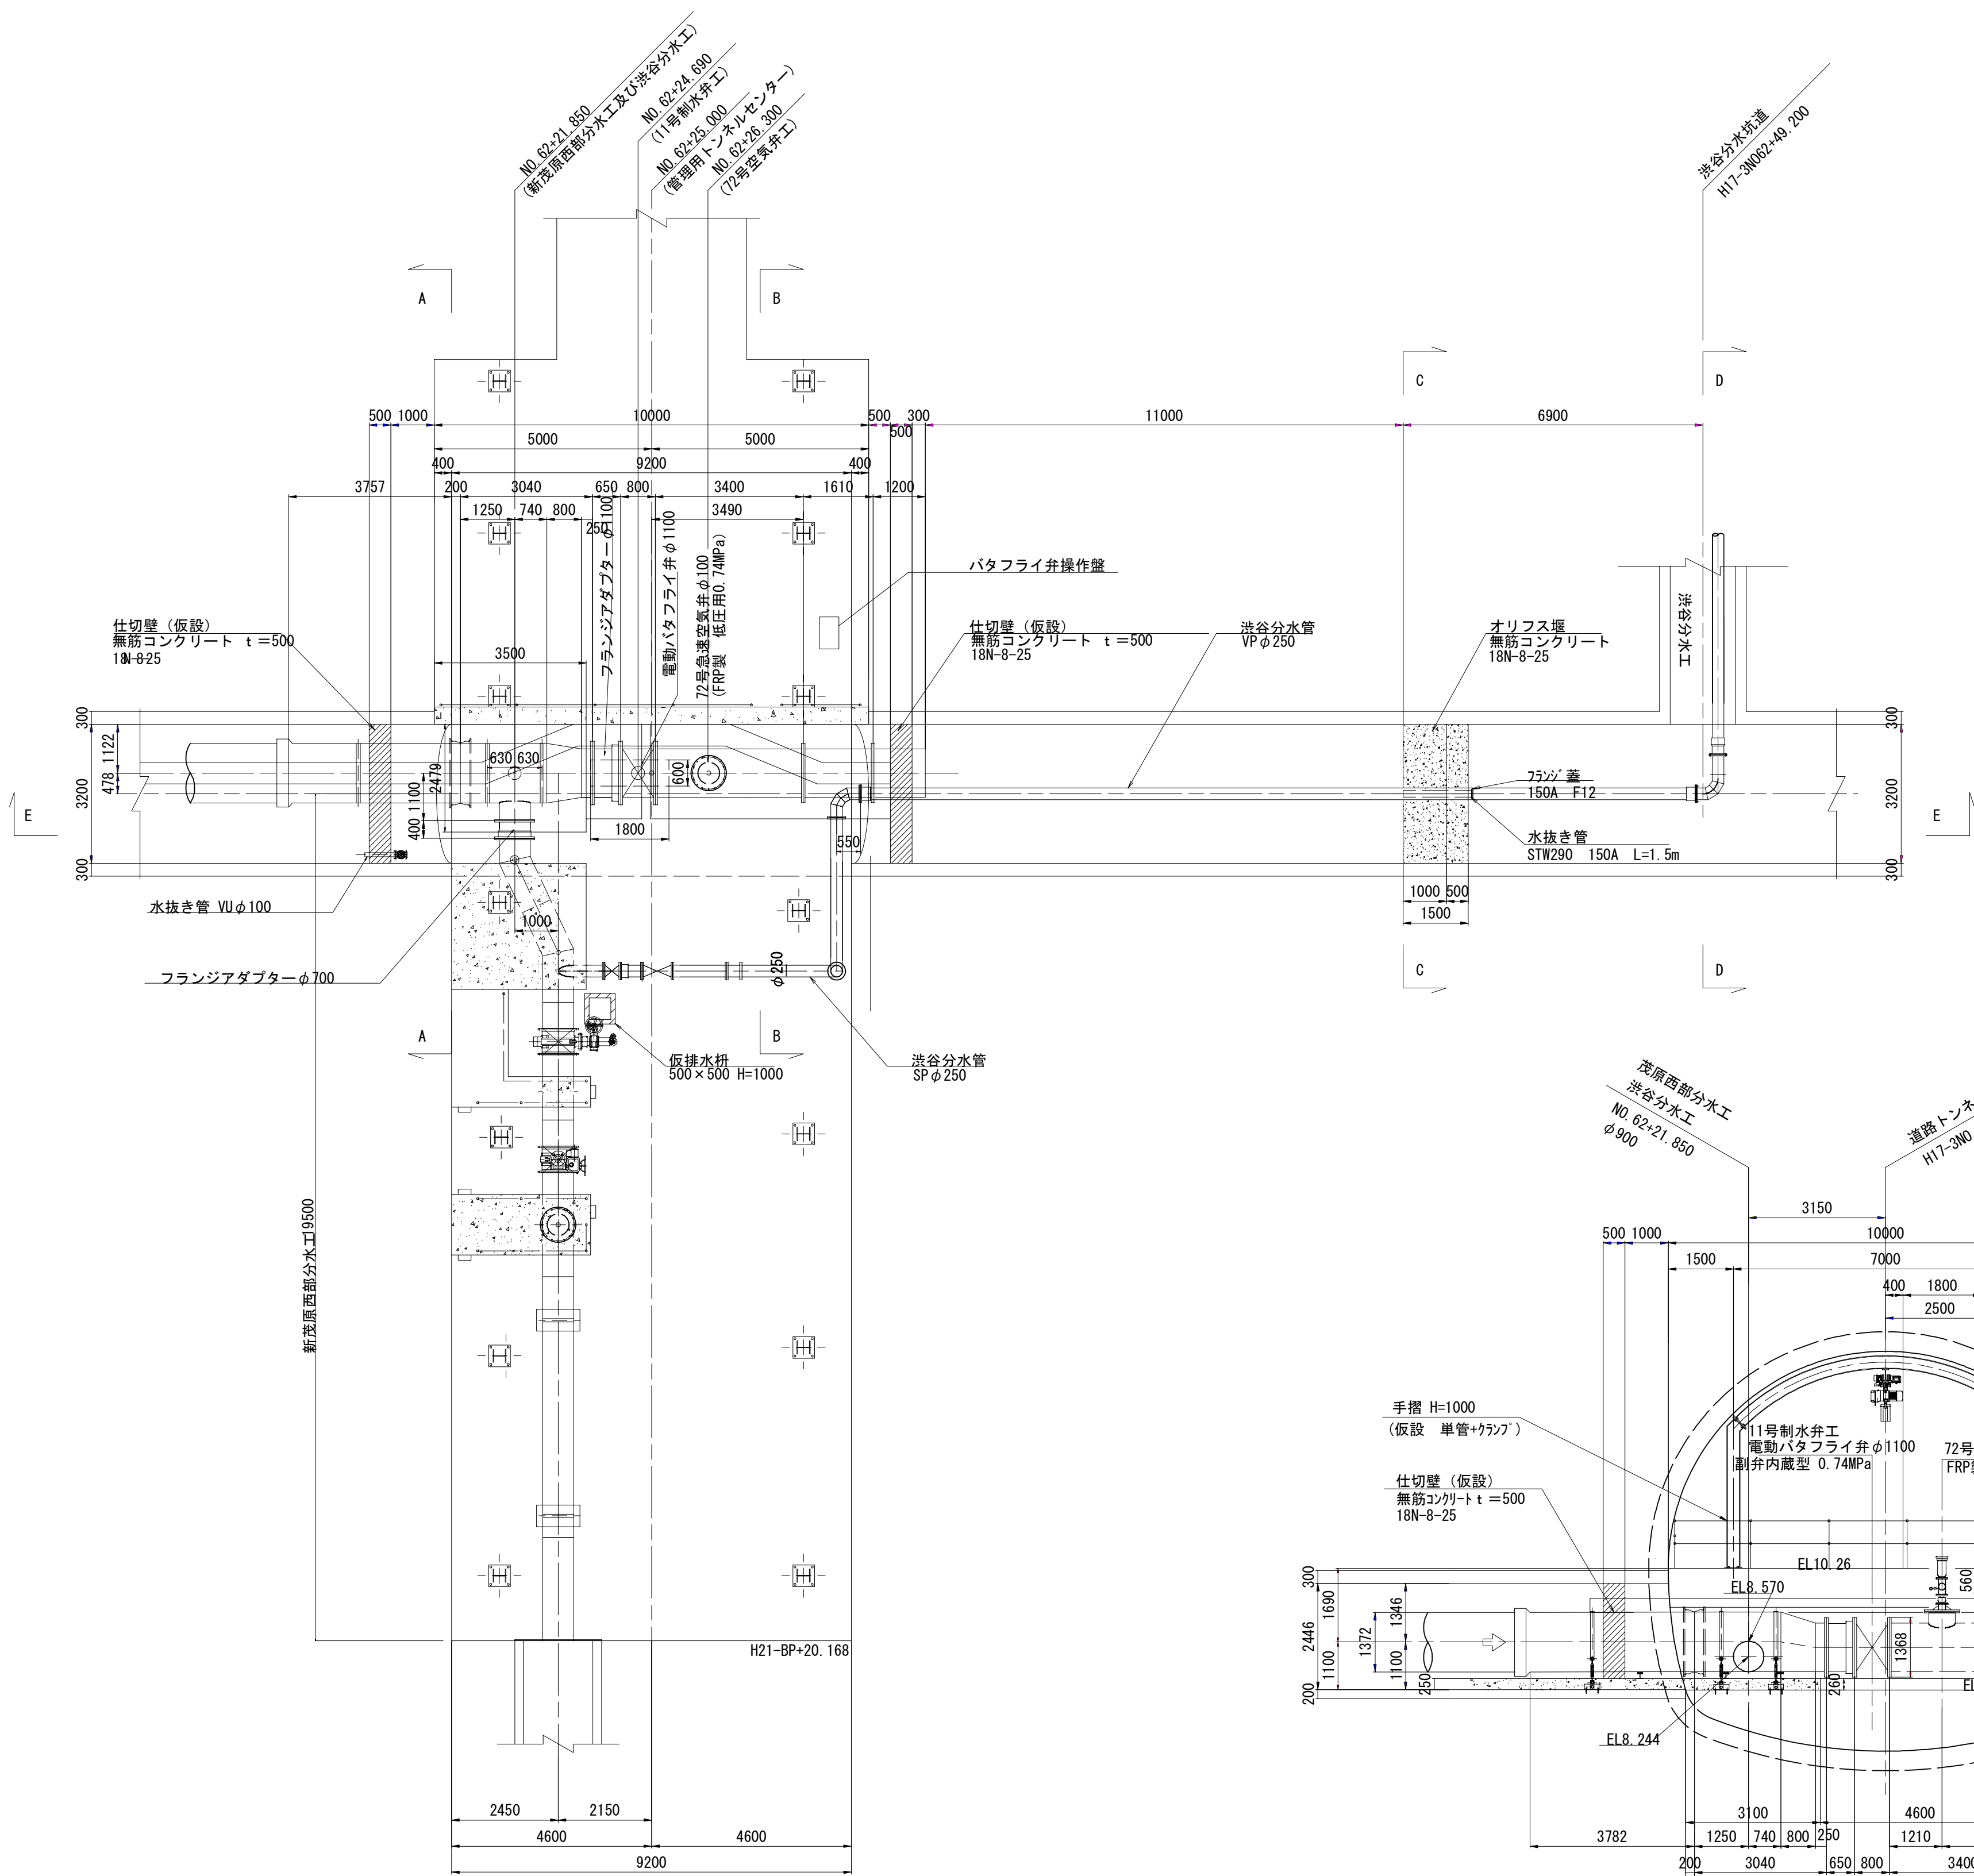


A-A断面

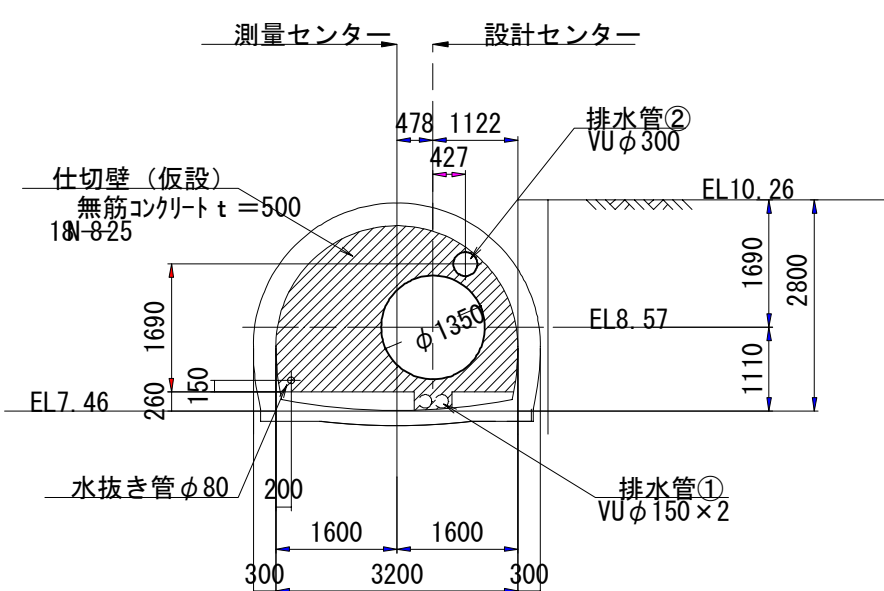


B-B断面

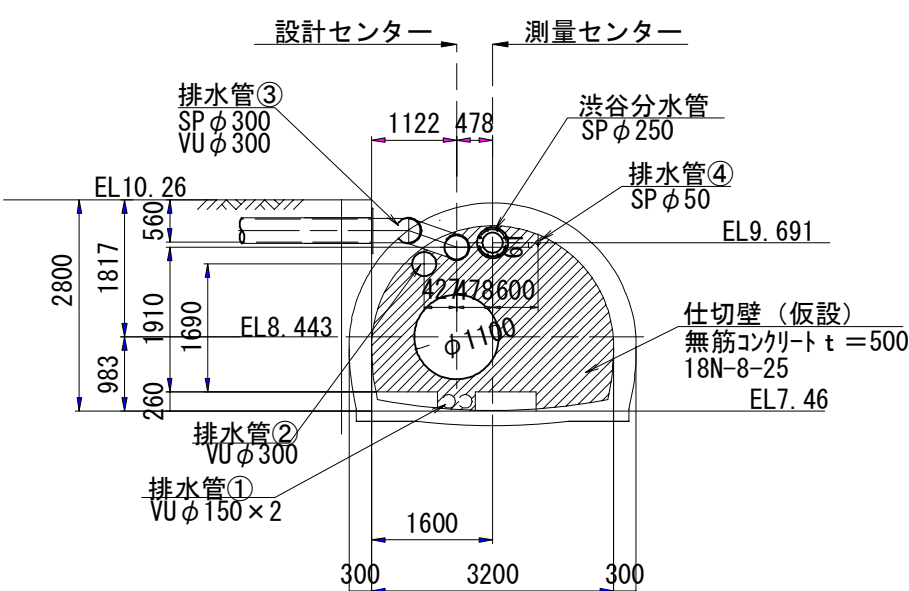


C-C断面

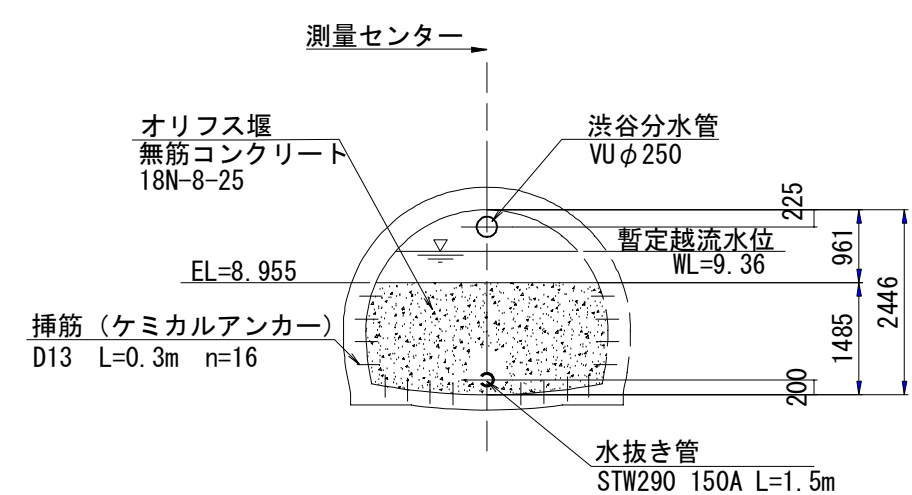

D-D断面

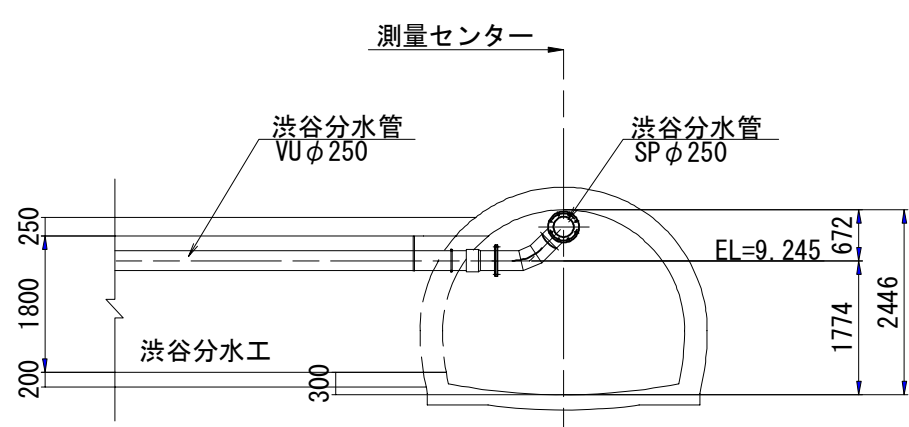


E-E断面

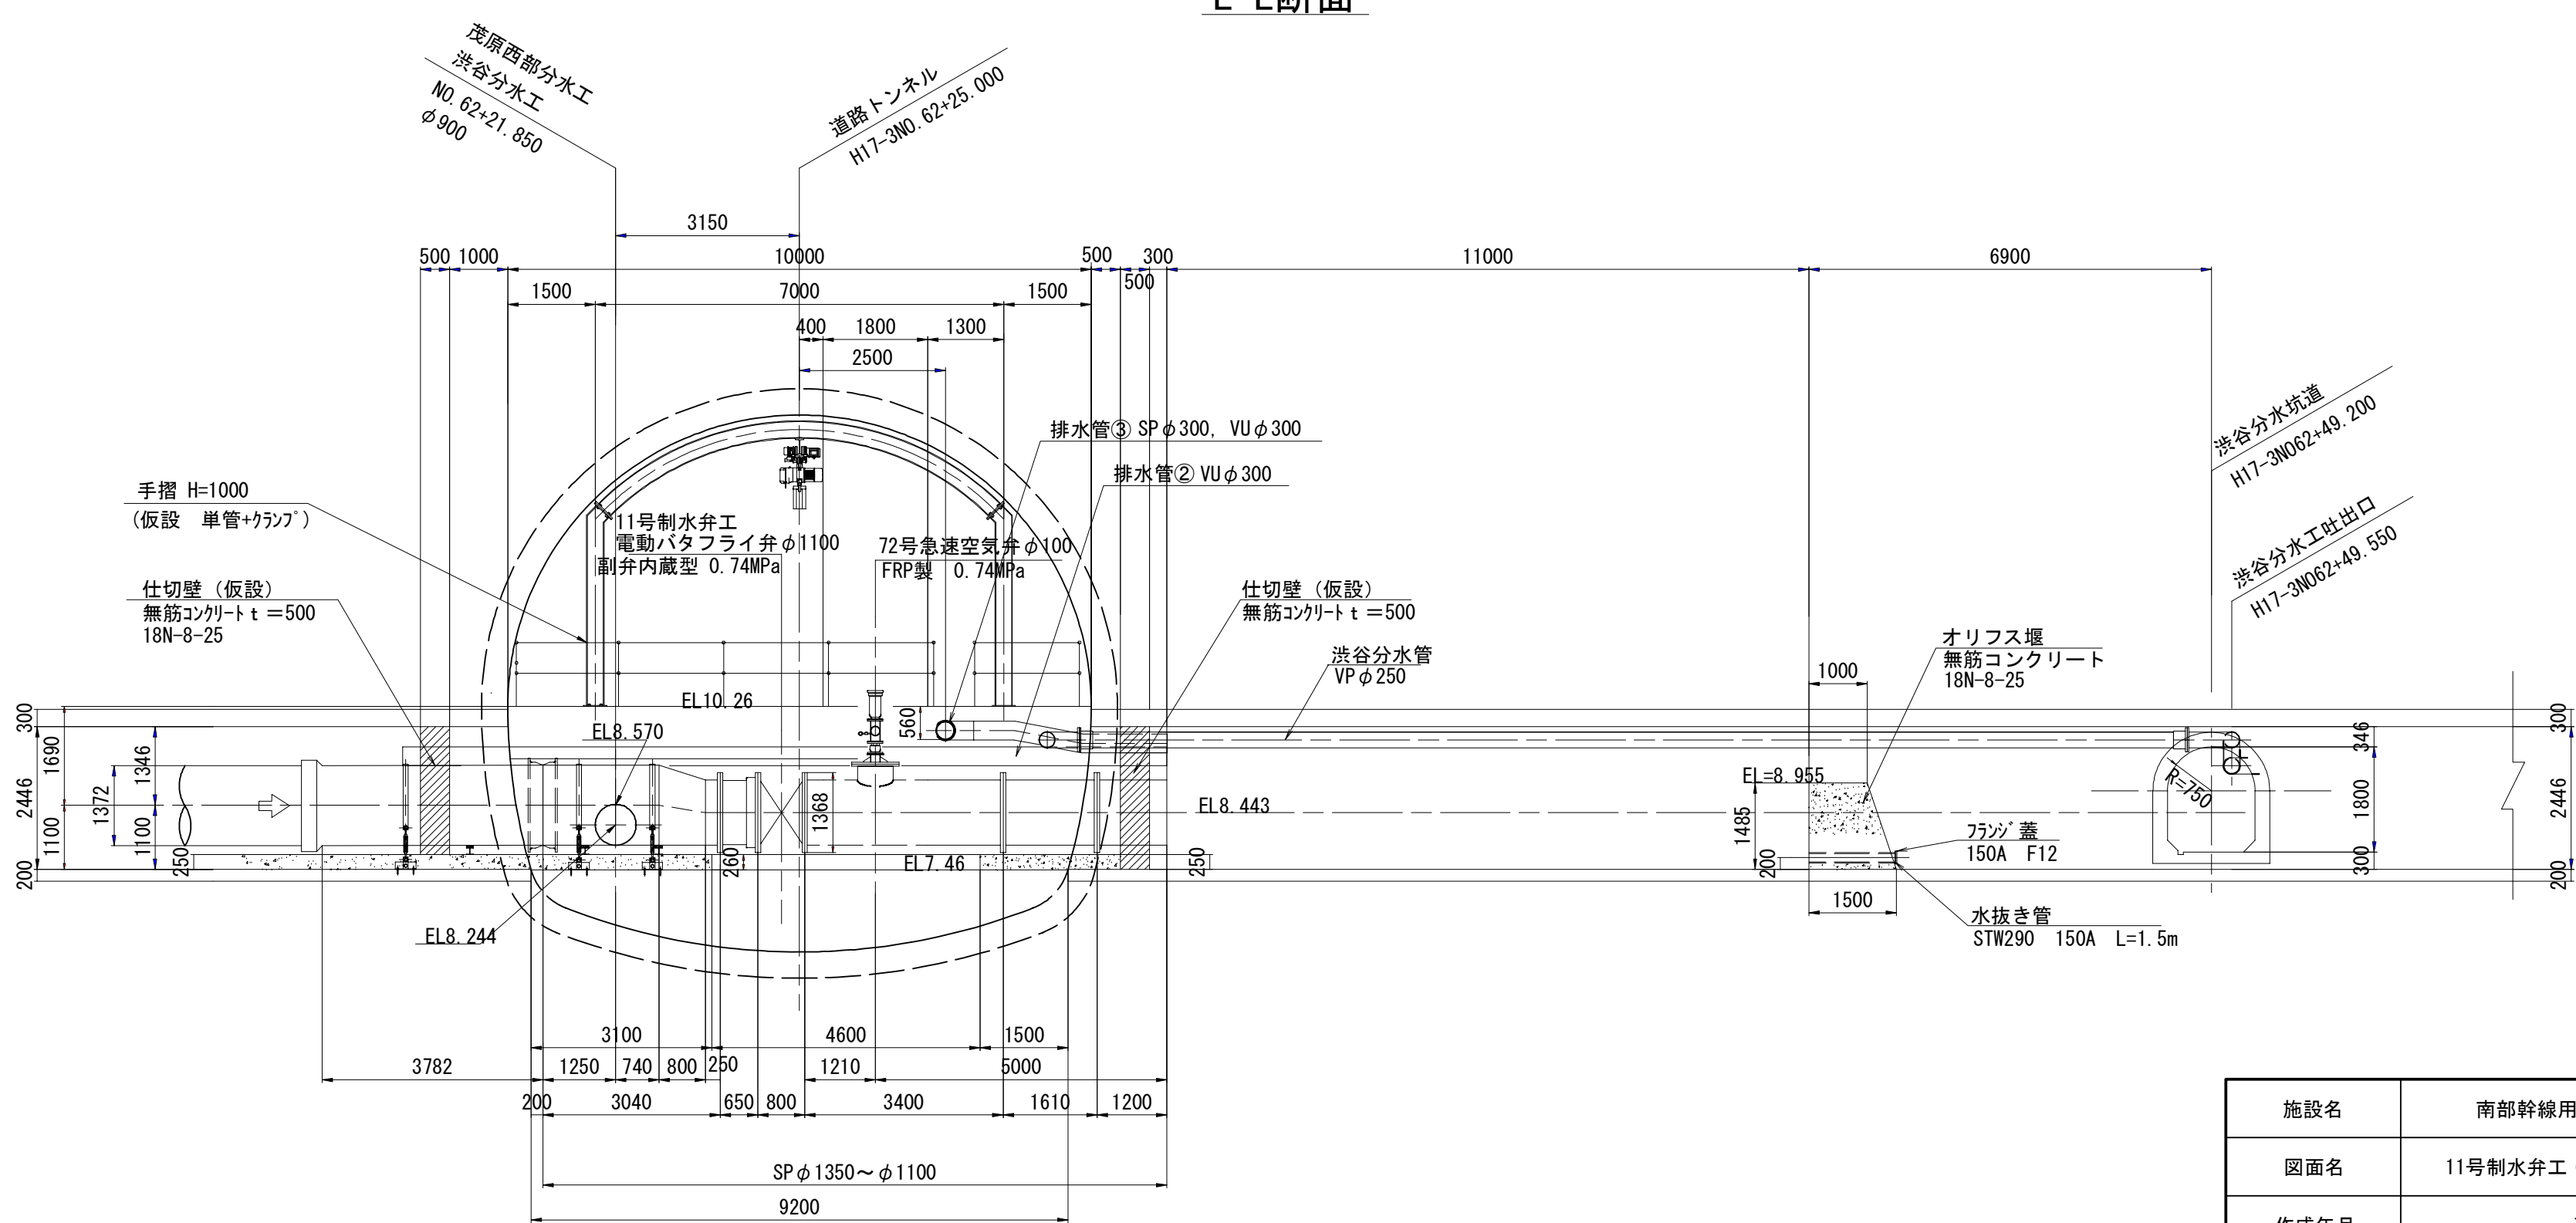


施設名	南部幹線用水路(0312100-1100-20)		
図面名	11号制水弁工・72号空気弁工構造図(1/3)		
作成年月	平成26年 3月		
縮尺	A1 図示	図面番号	8-390/599
作成者	関東農政局 両総農業水利事業所		

11号制水弁工・72号空気弁工構造図 (2/3) S=1:50

平面図
トンネルー南部幹線水路交差部

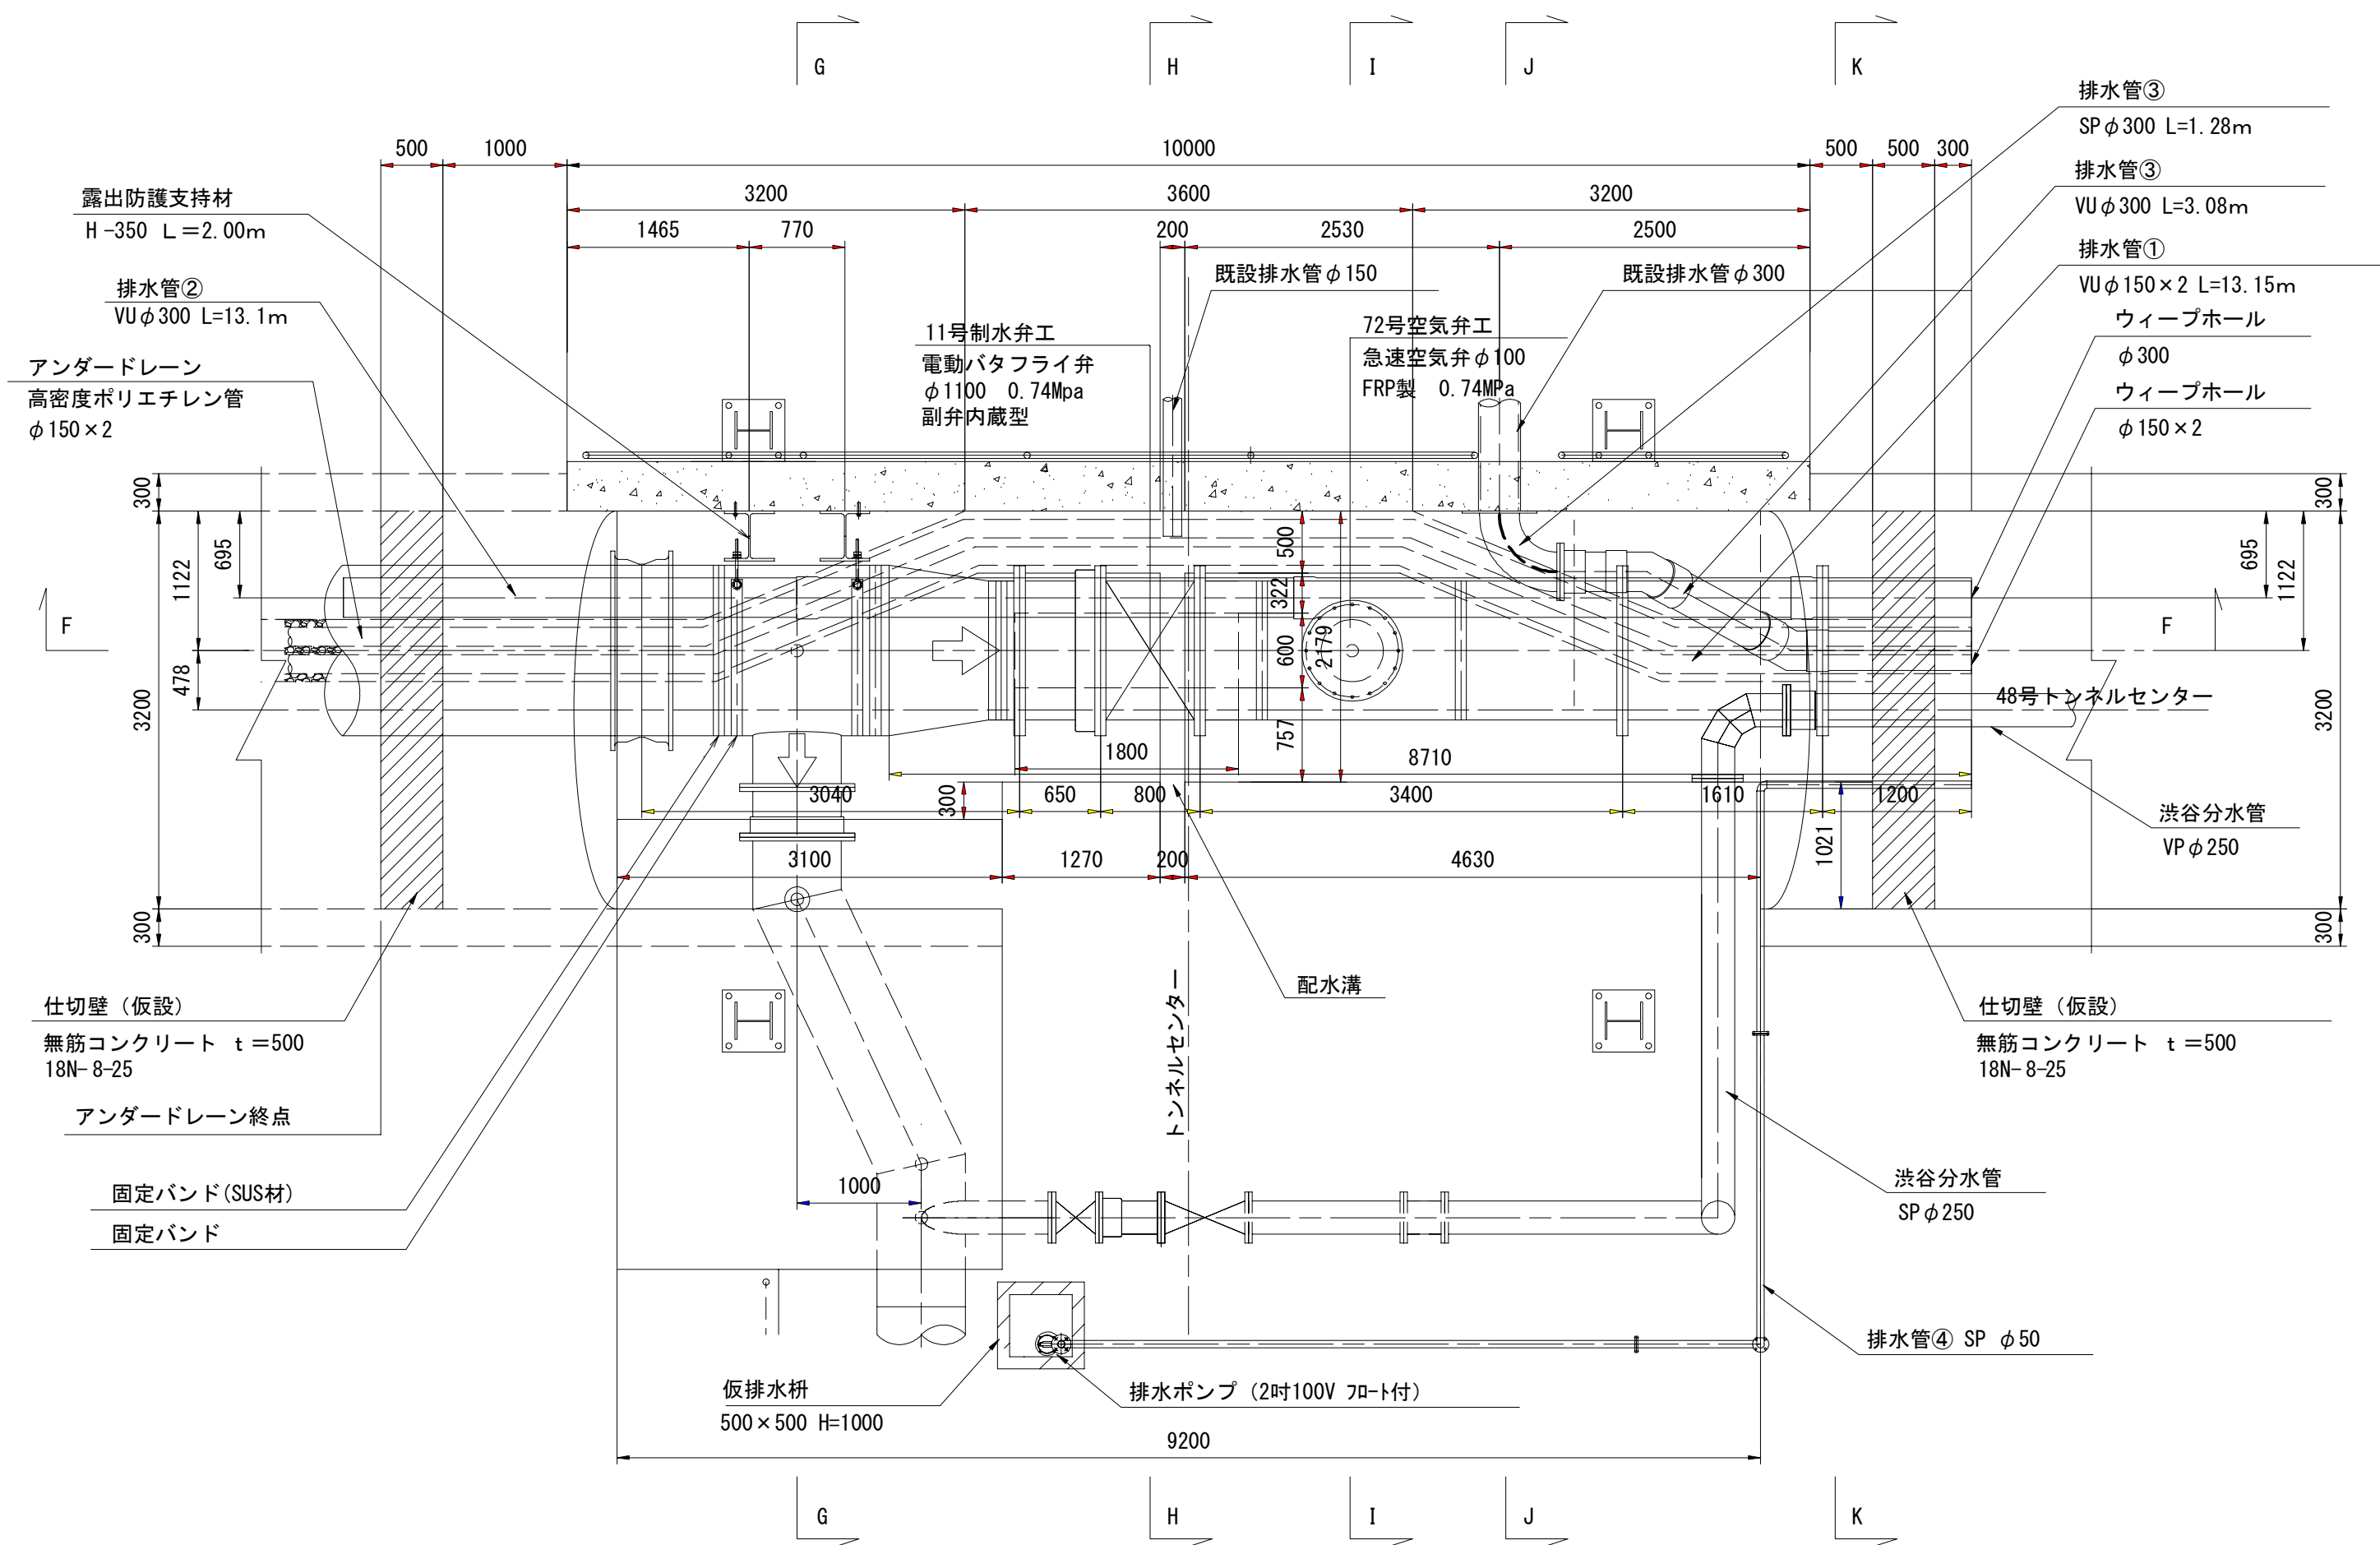


F-F断面

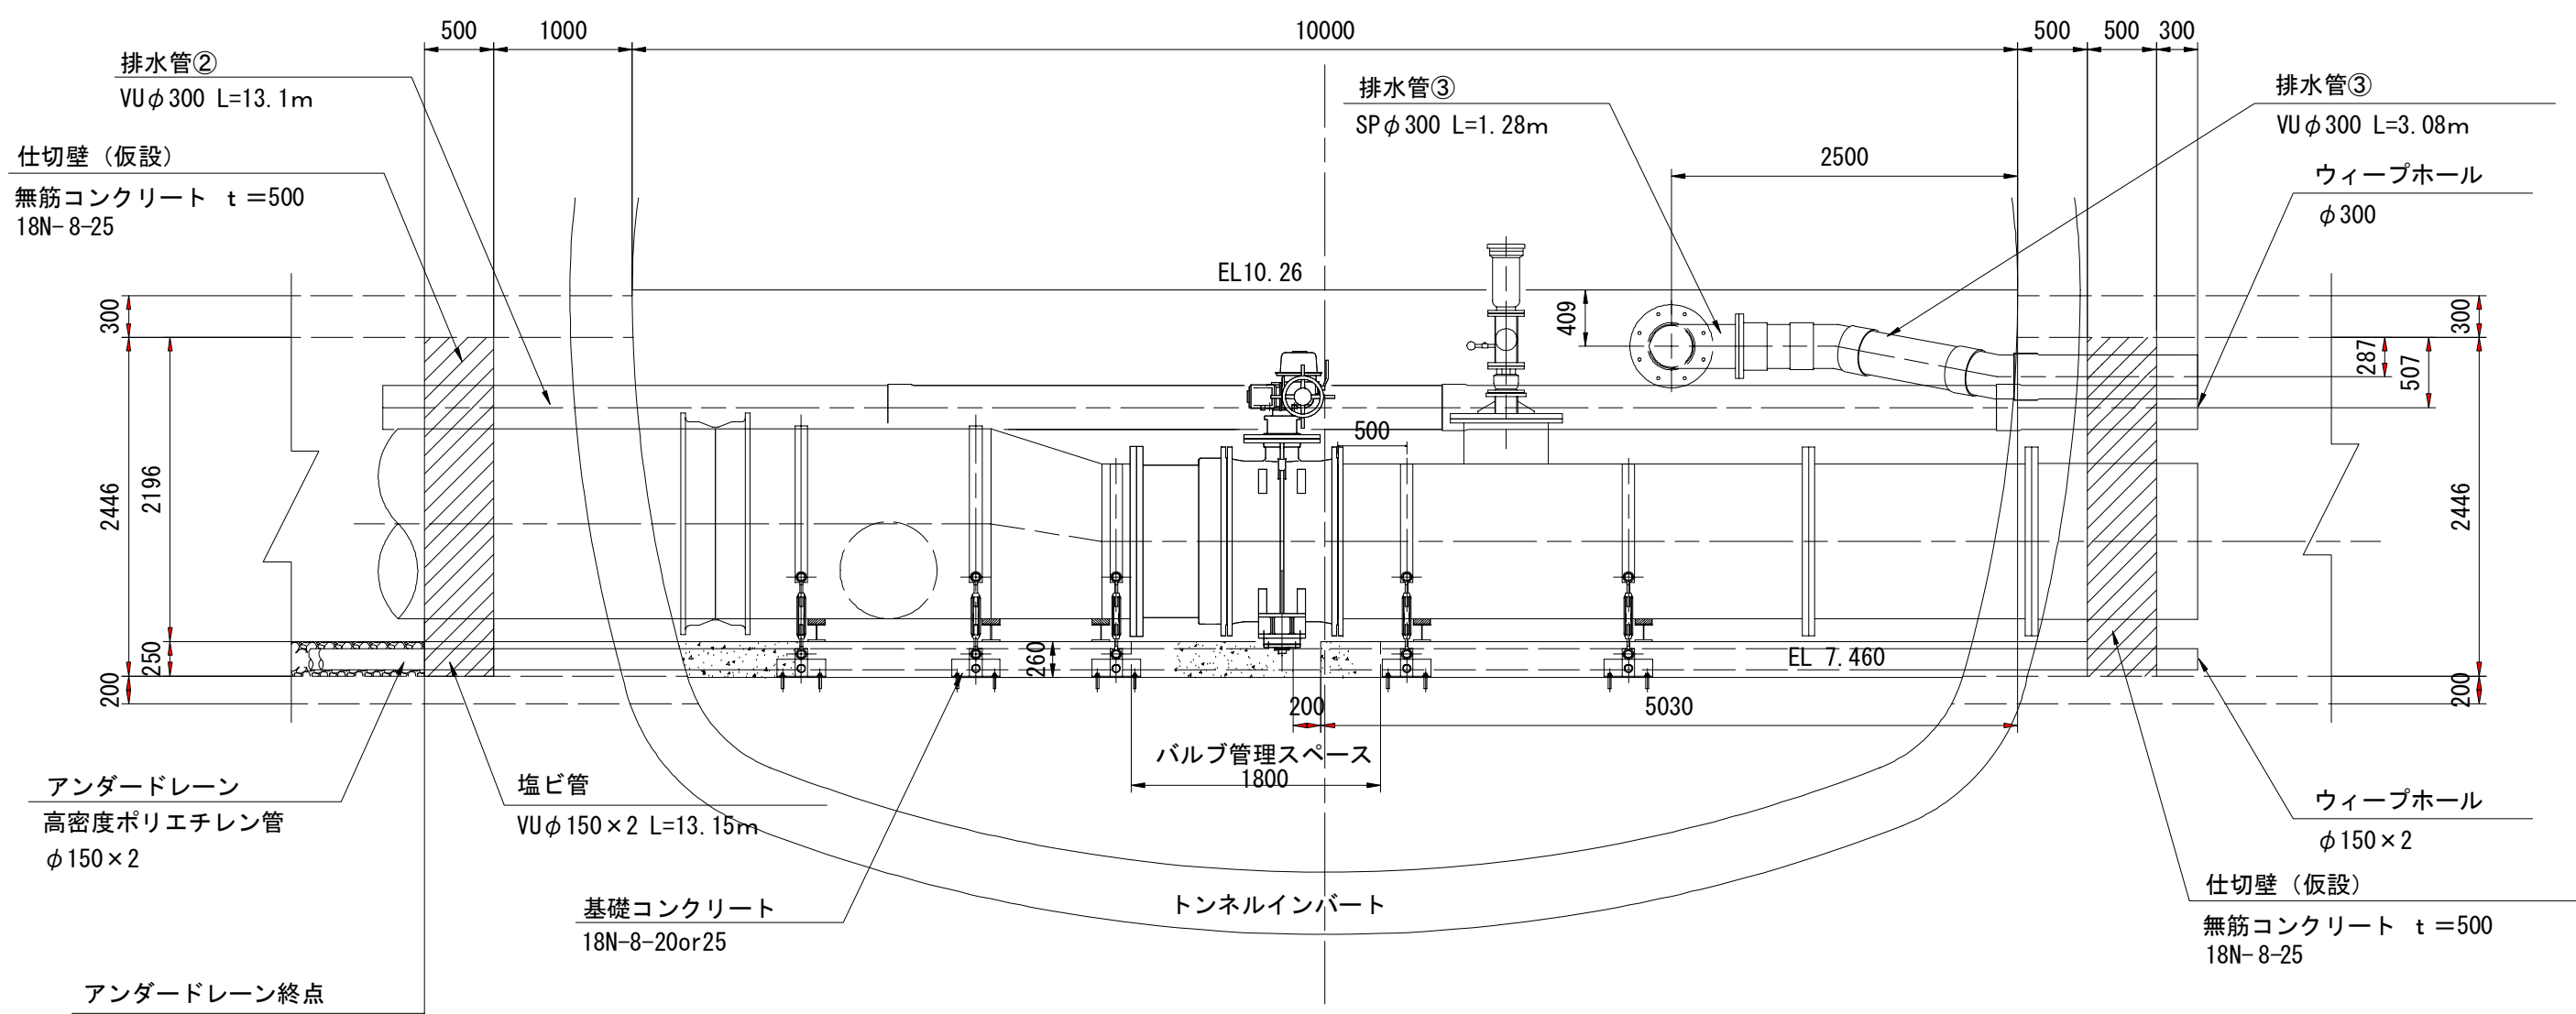


断面図 S=1:50


G-G断面

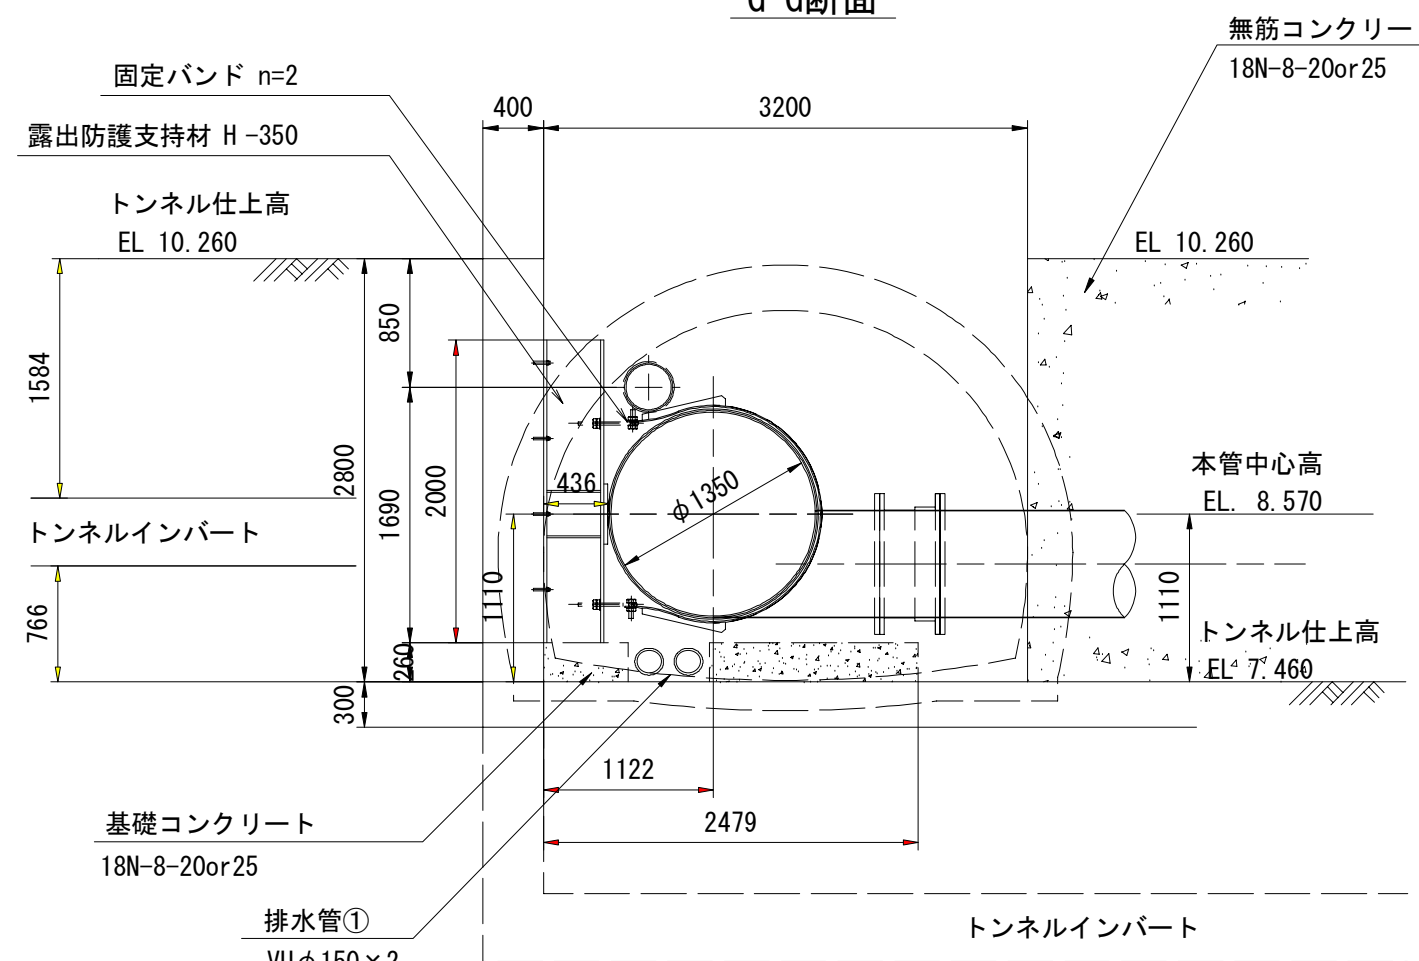


H-H断面

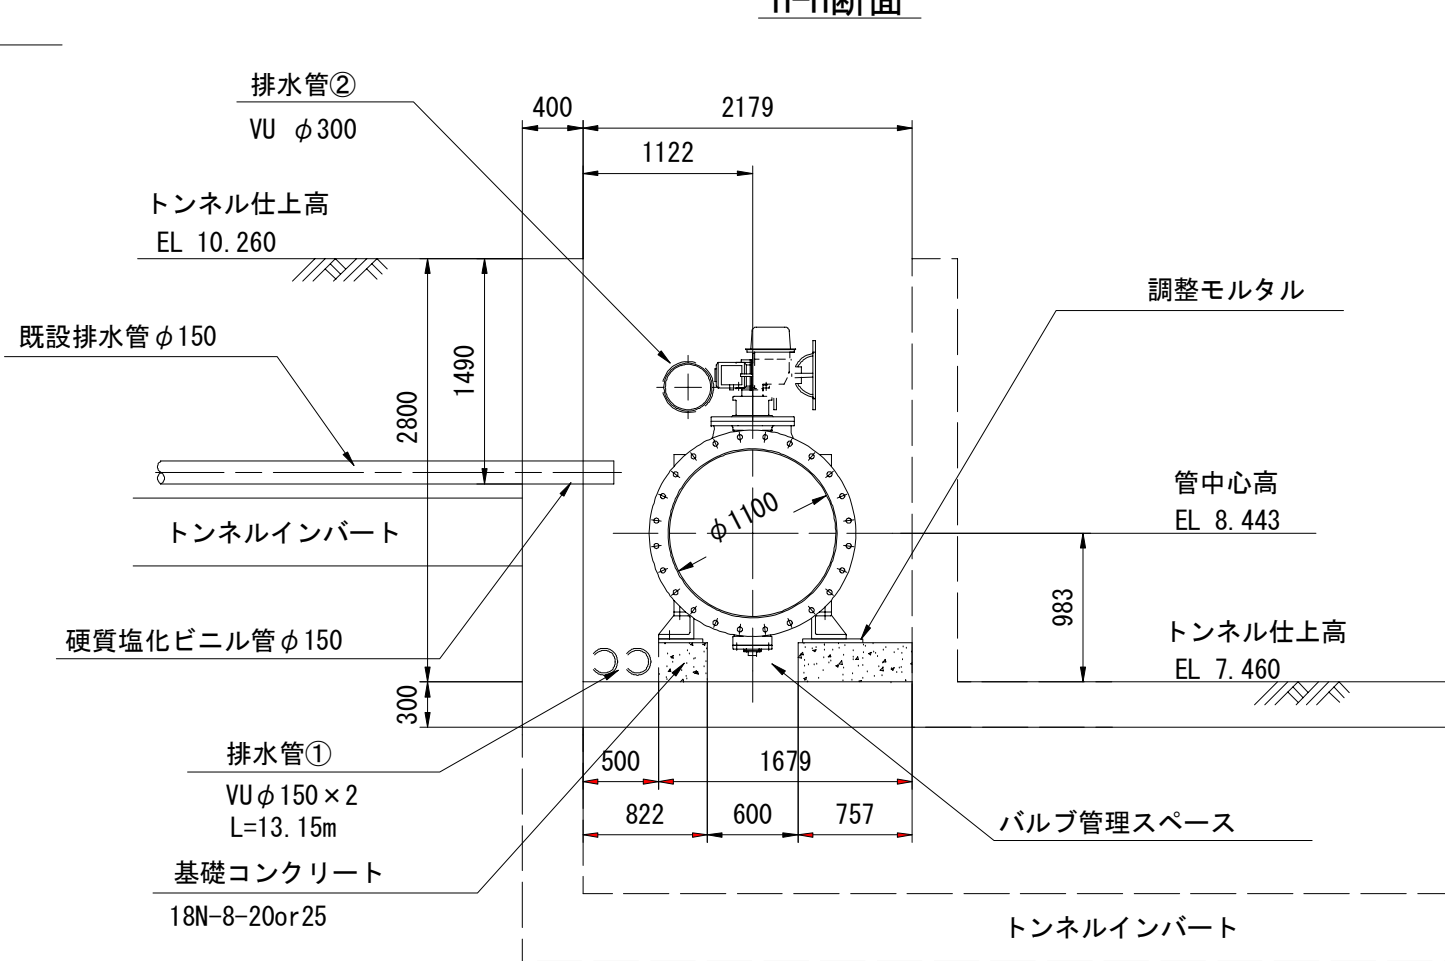


I-I断面

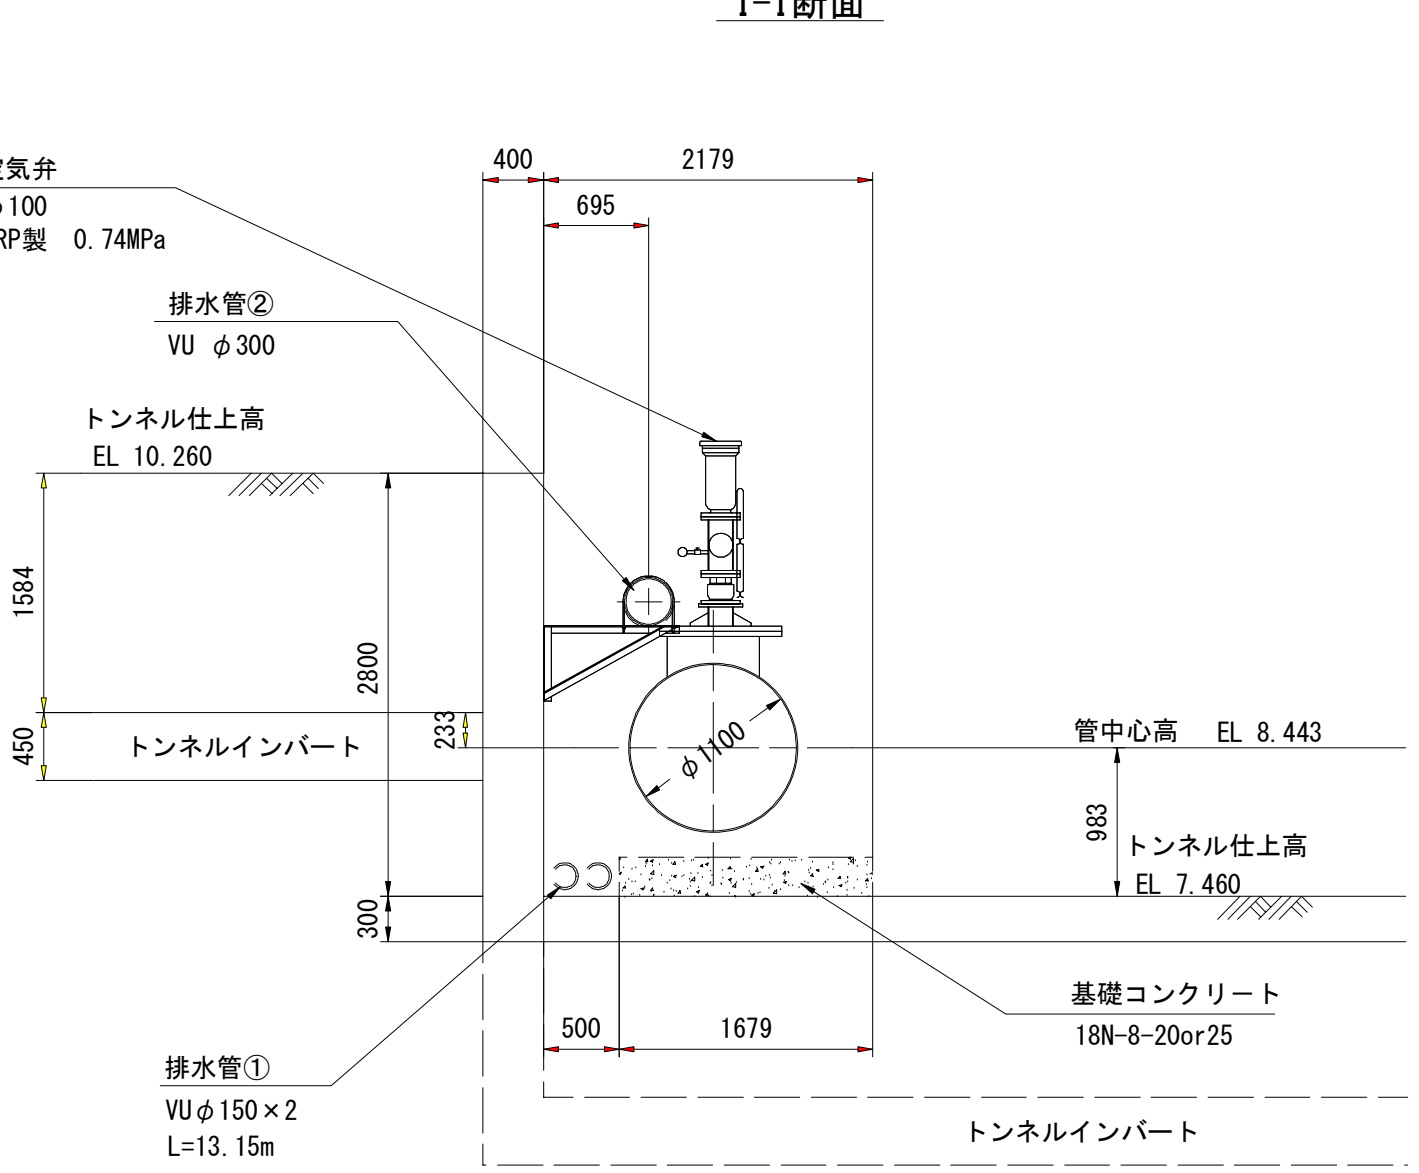

J-J断面

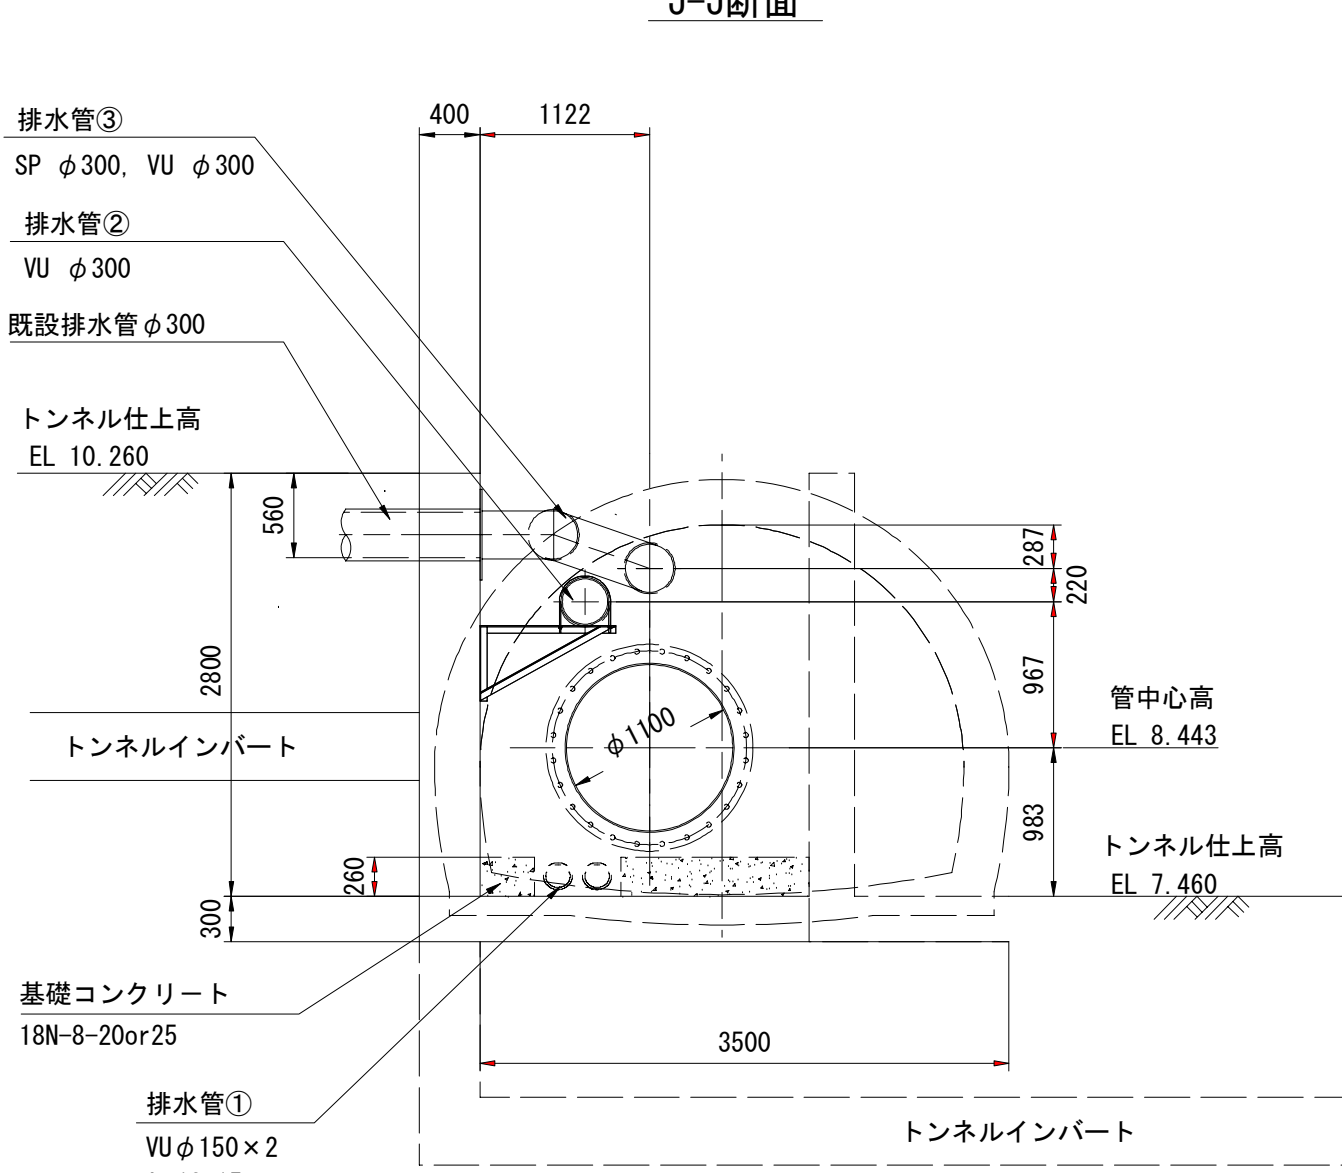


K-K断面

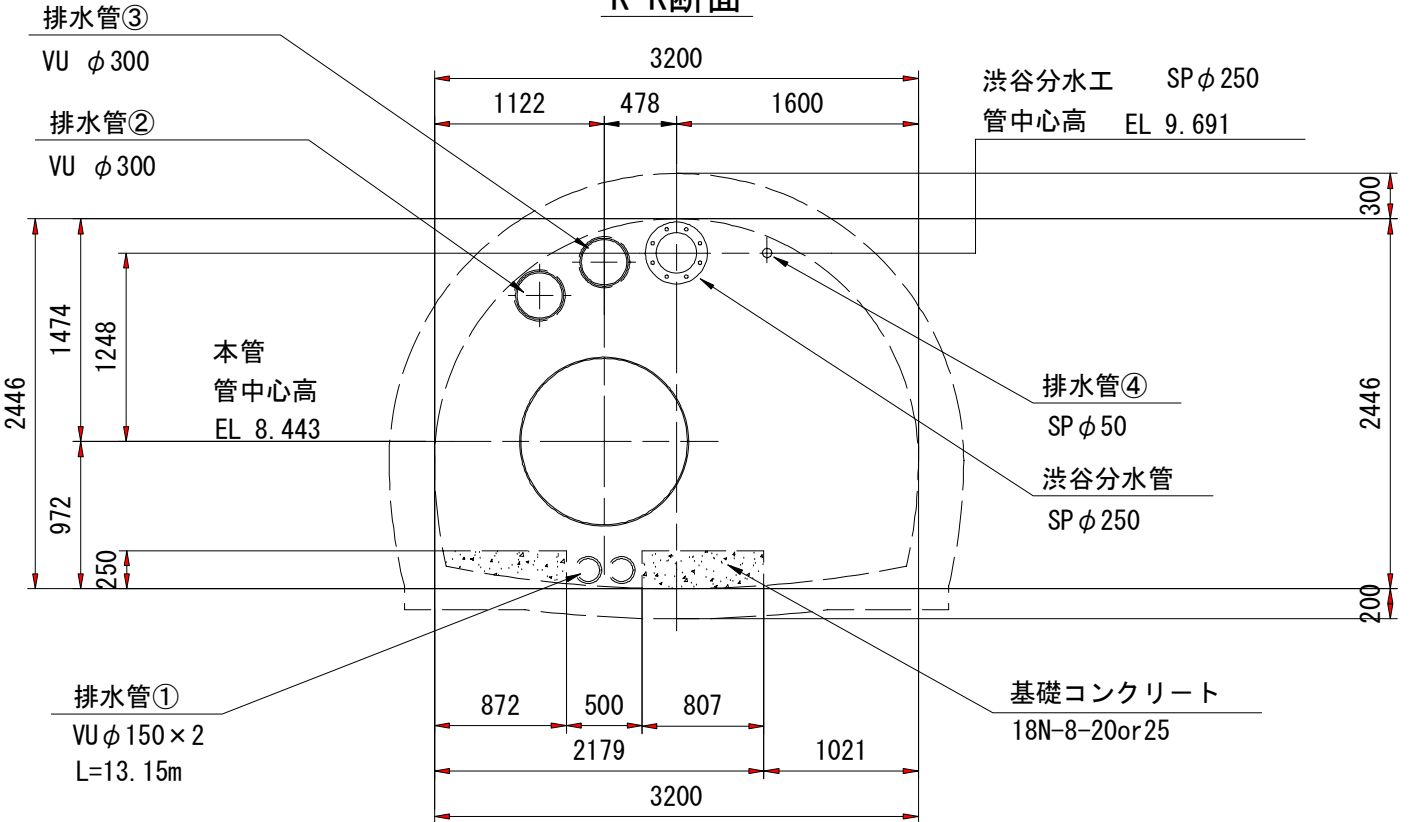


施設名	南部幹線水路 (0312100-1100-20)		
図面名	11号制水弁工・72号空気弁工構造図 (2/3)		
作成年月	平成26年 3月		
縮尺	A1 図示	図面番号	8-391/599
作成者	関東農政局 両総農業水利事業所		

11号制水弁工・72号空気弁工構造図(3/3)

E-E断面

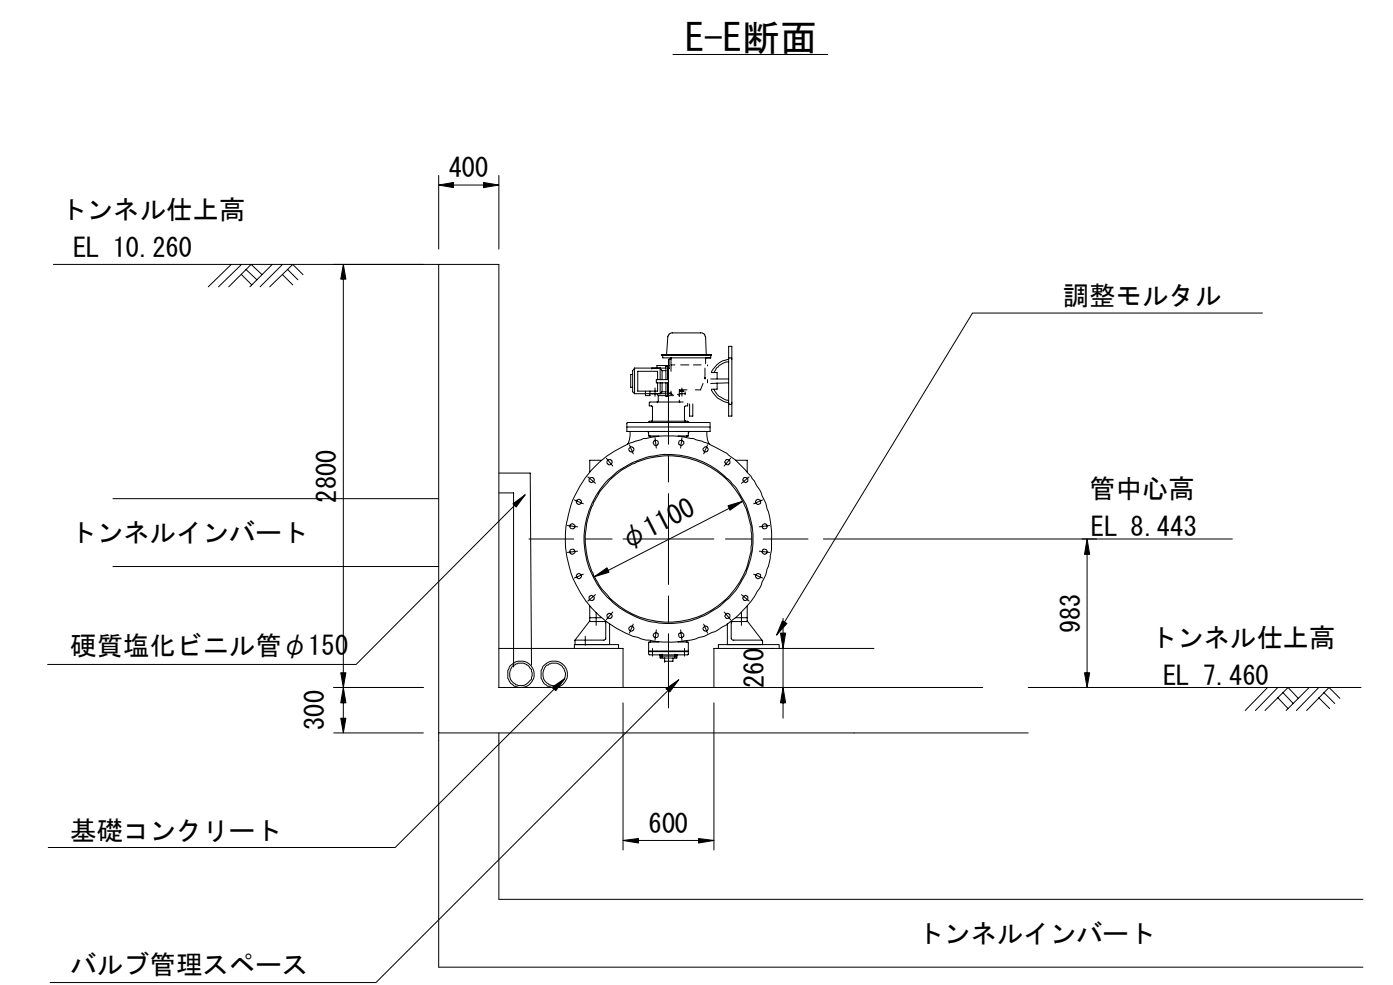

G-G断面

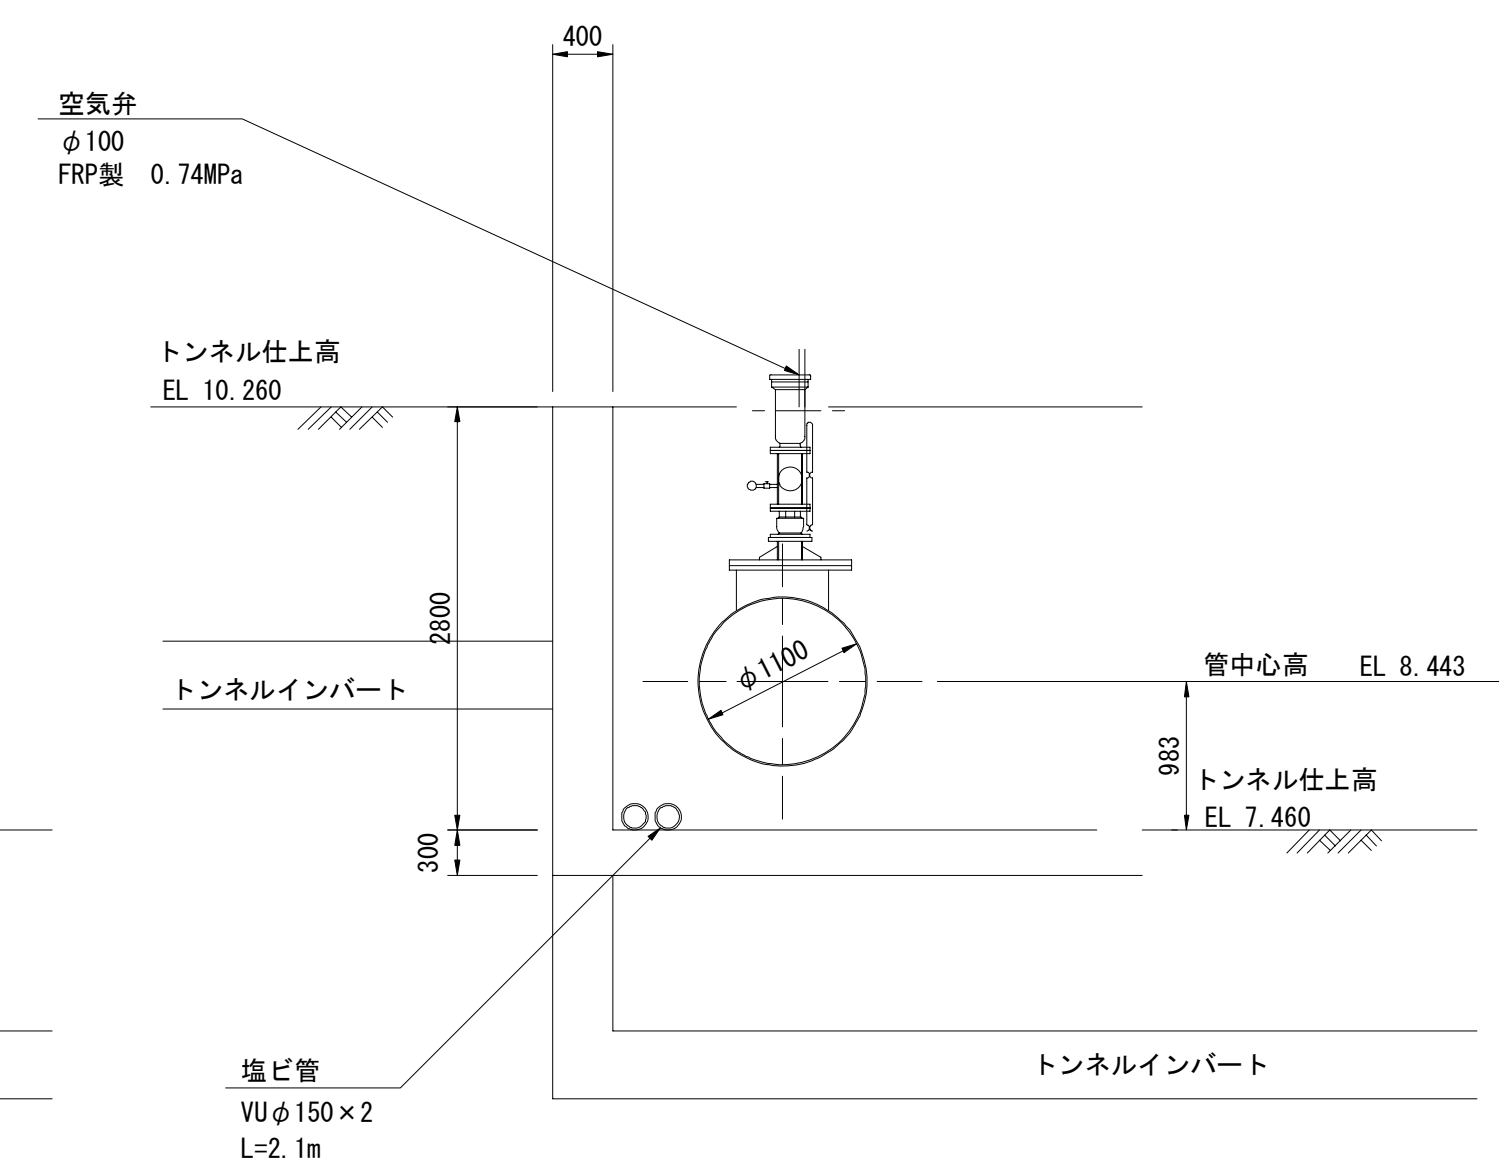

本管
管中心高
EL. 8.443

渋谷分水
VUφ250
管中心高
EL. 8.018

500

