



平面図

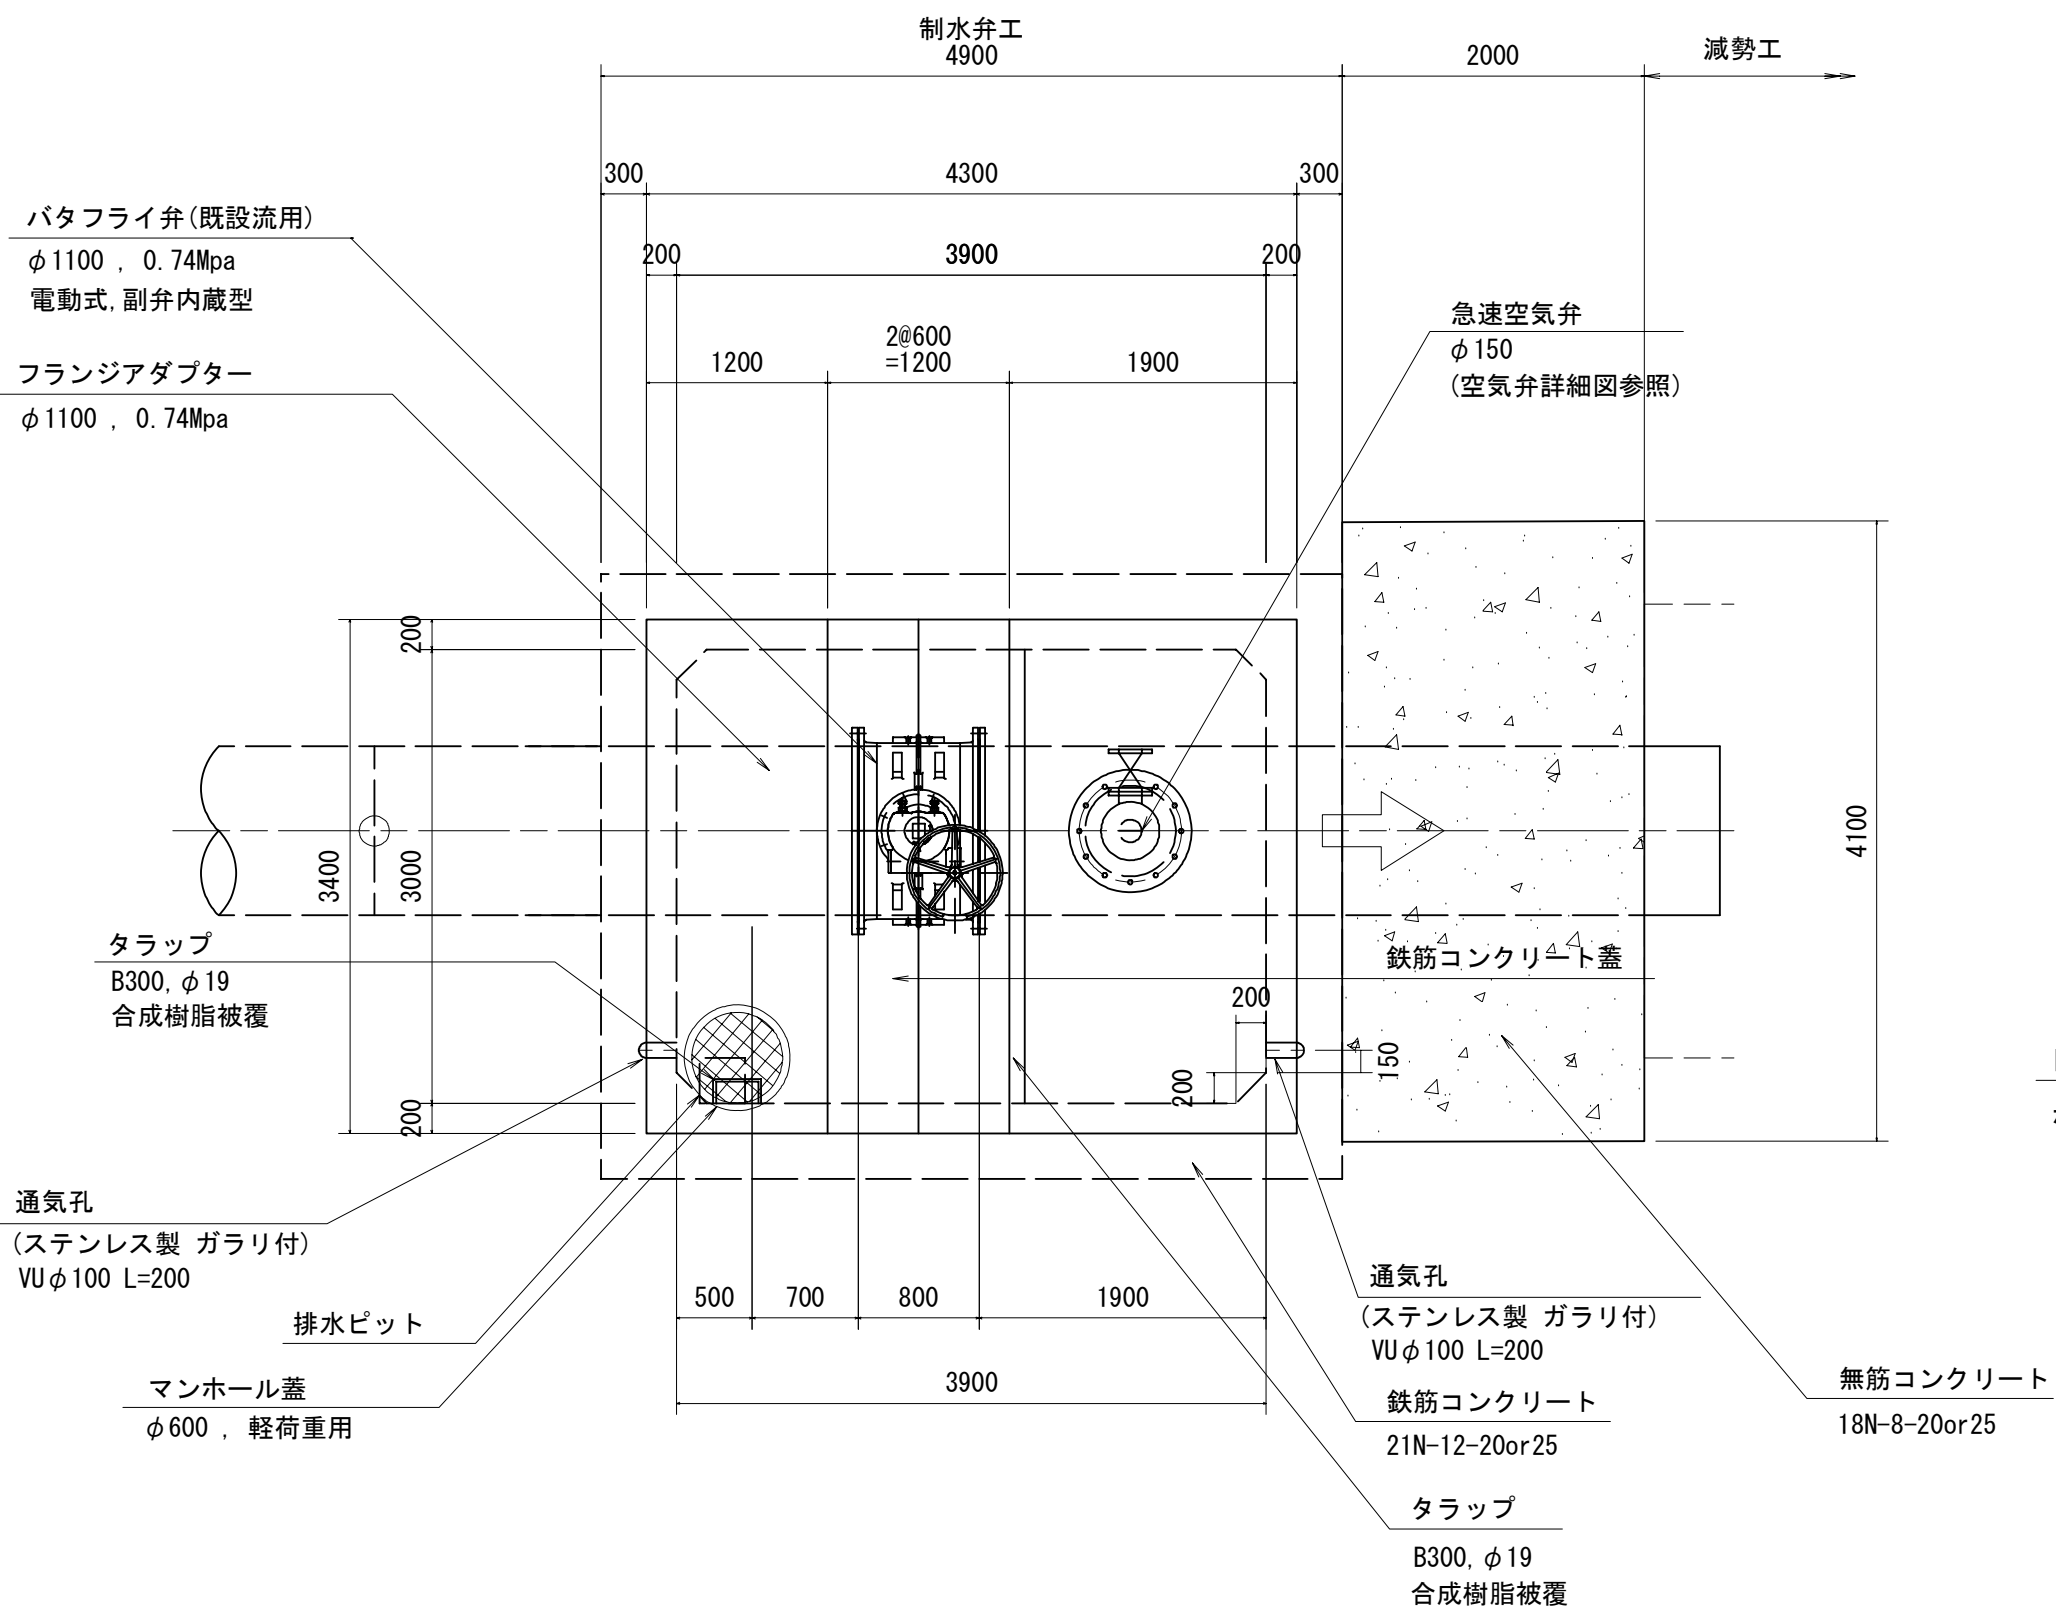

縦断面図

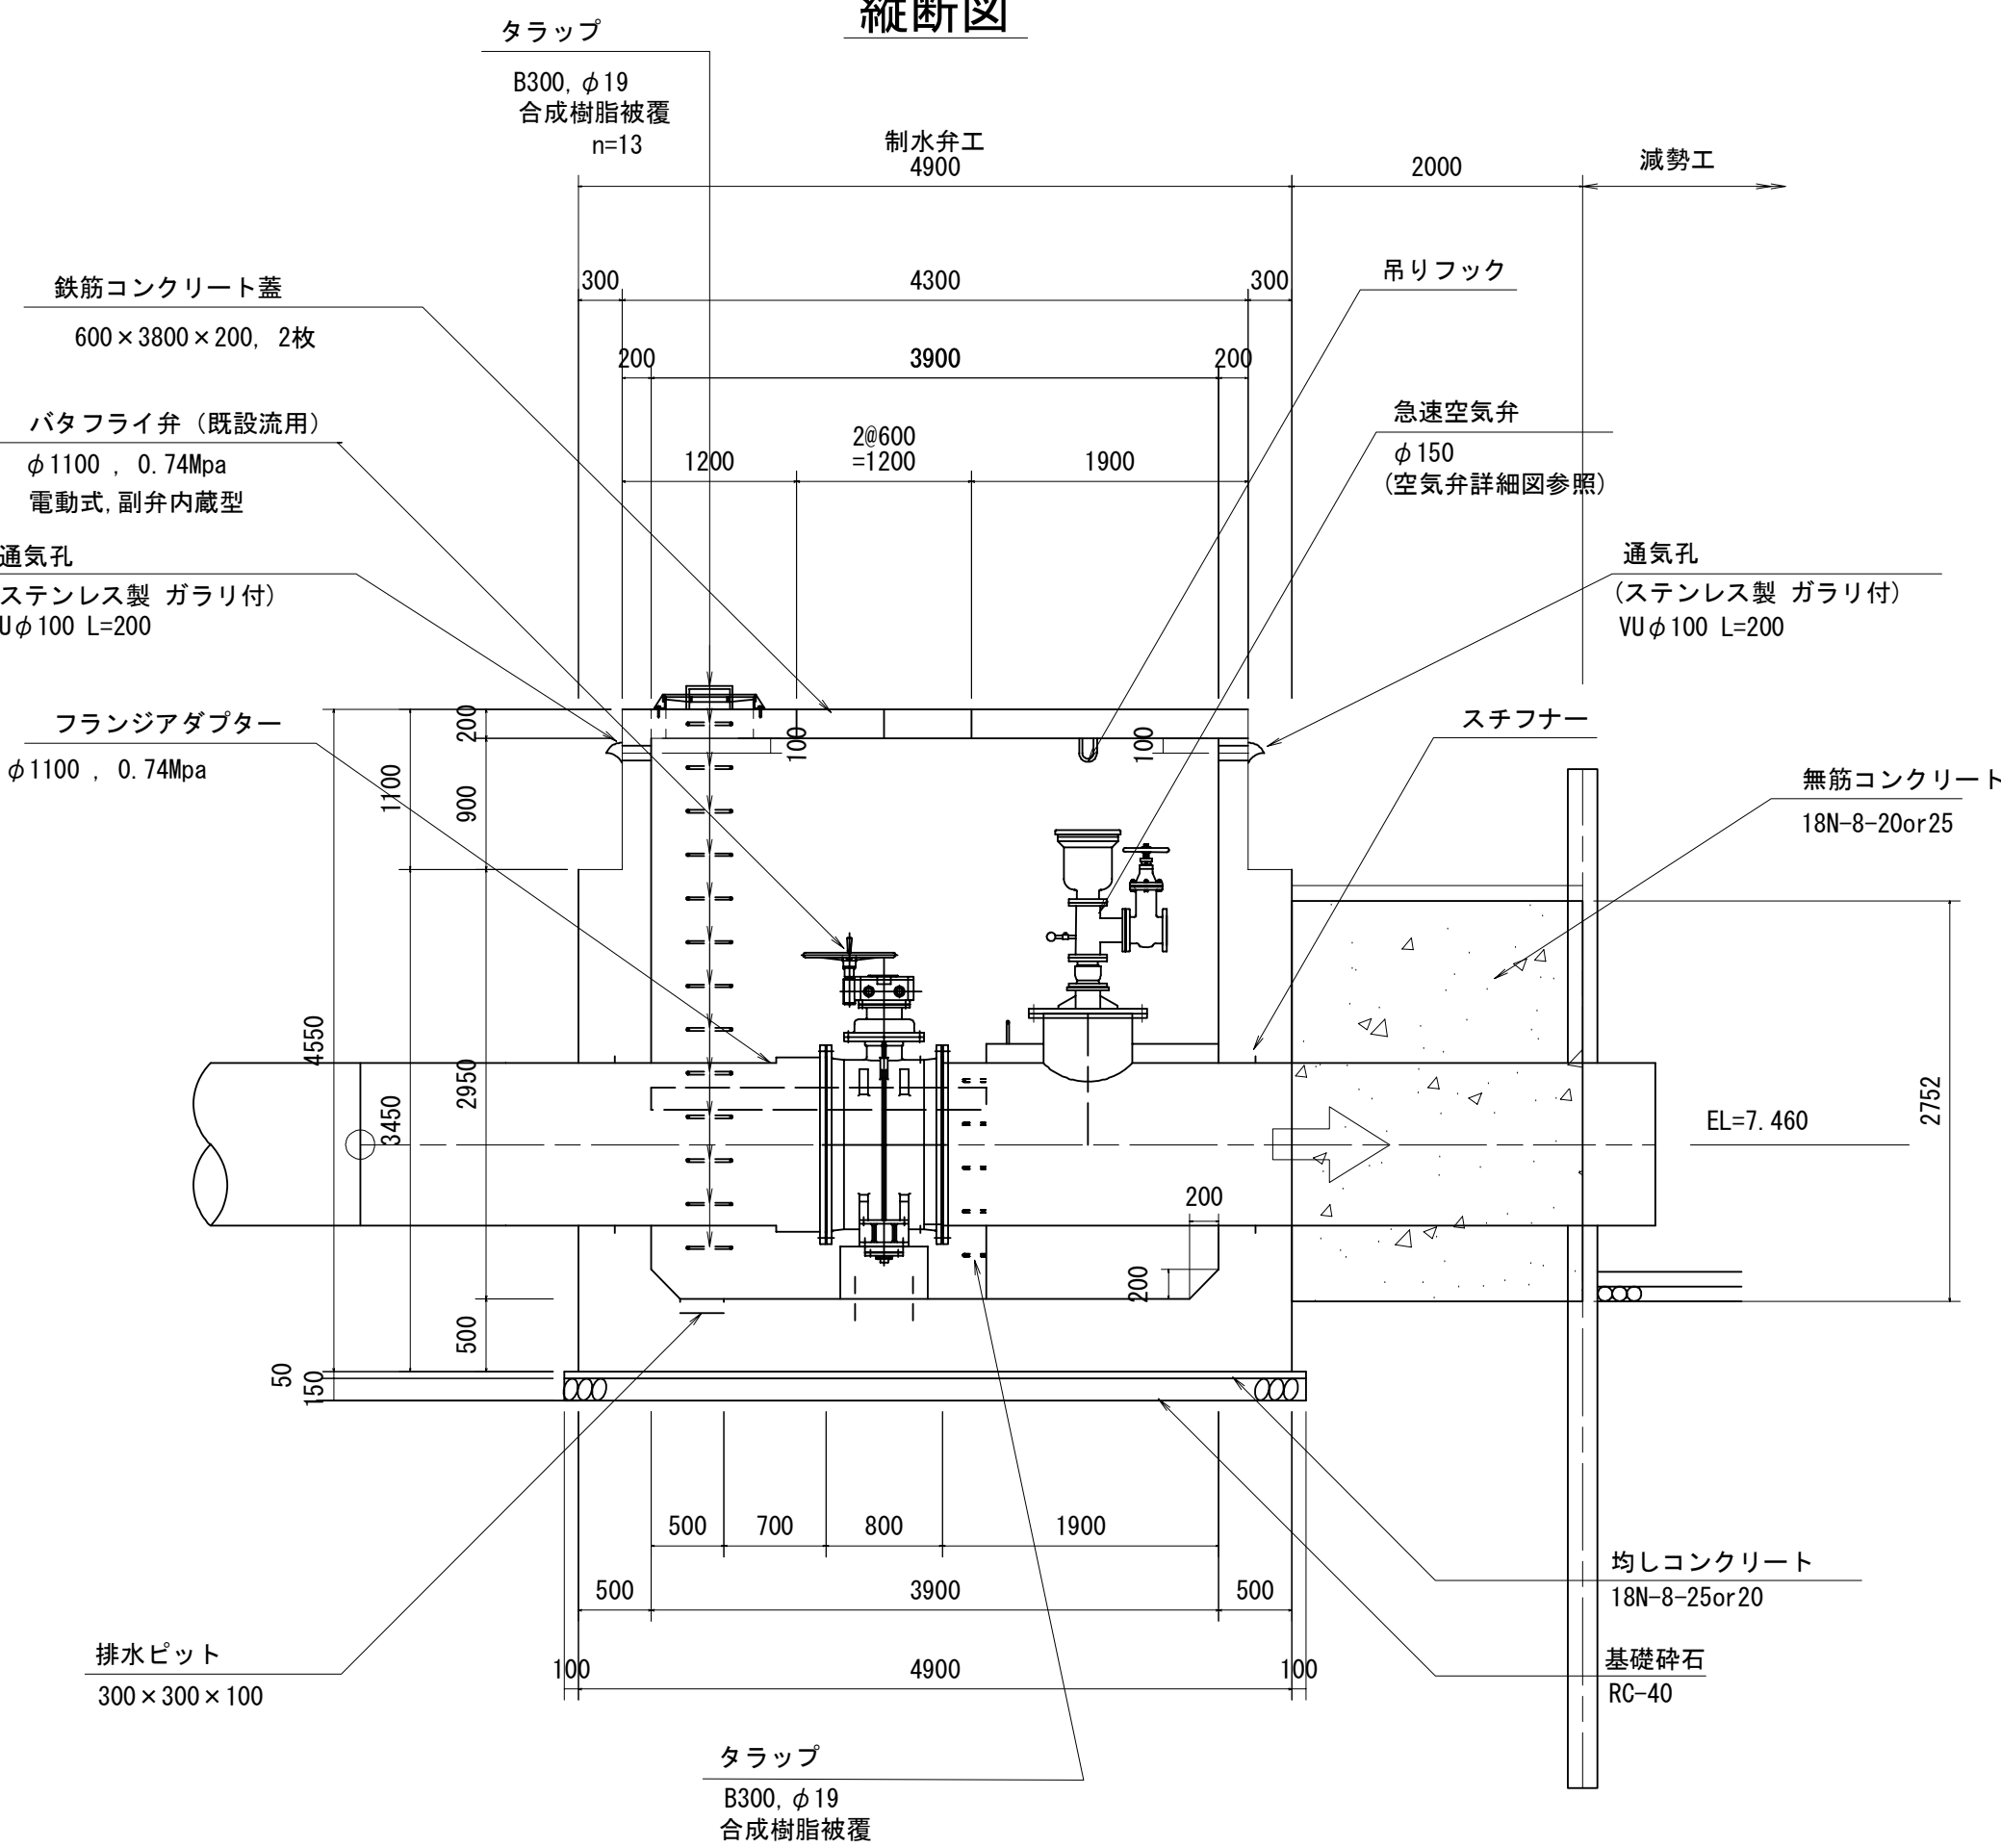


13号制水弁工・79号空気弁工構造図 (1/2)


S=1:50

位置図

S=1:100

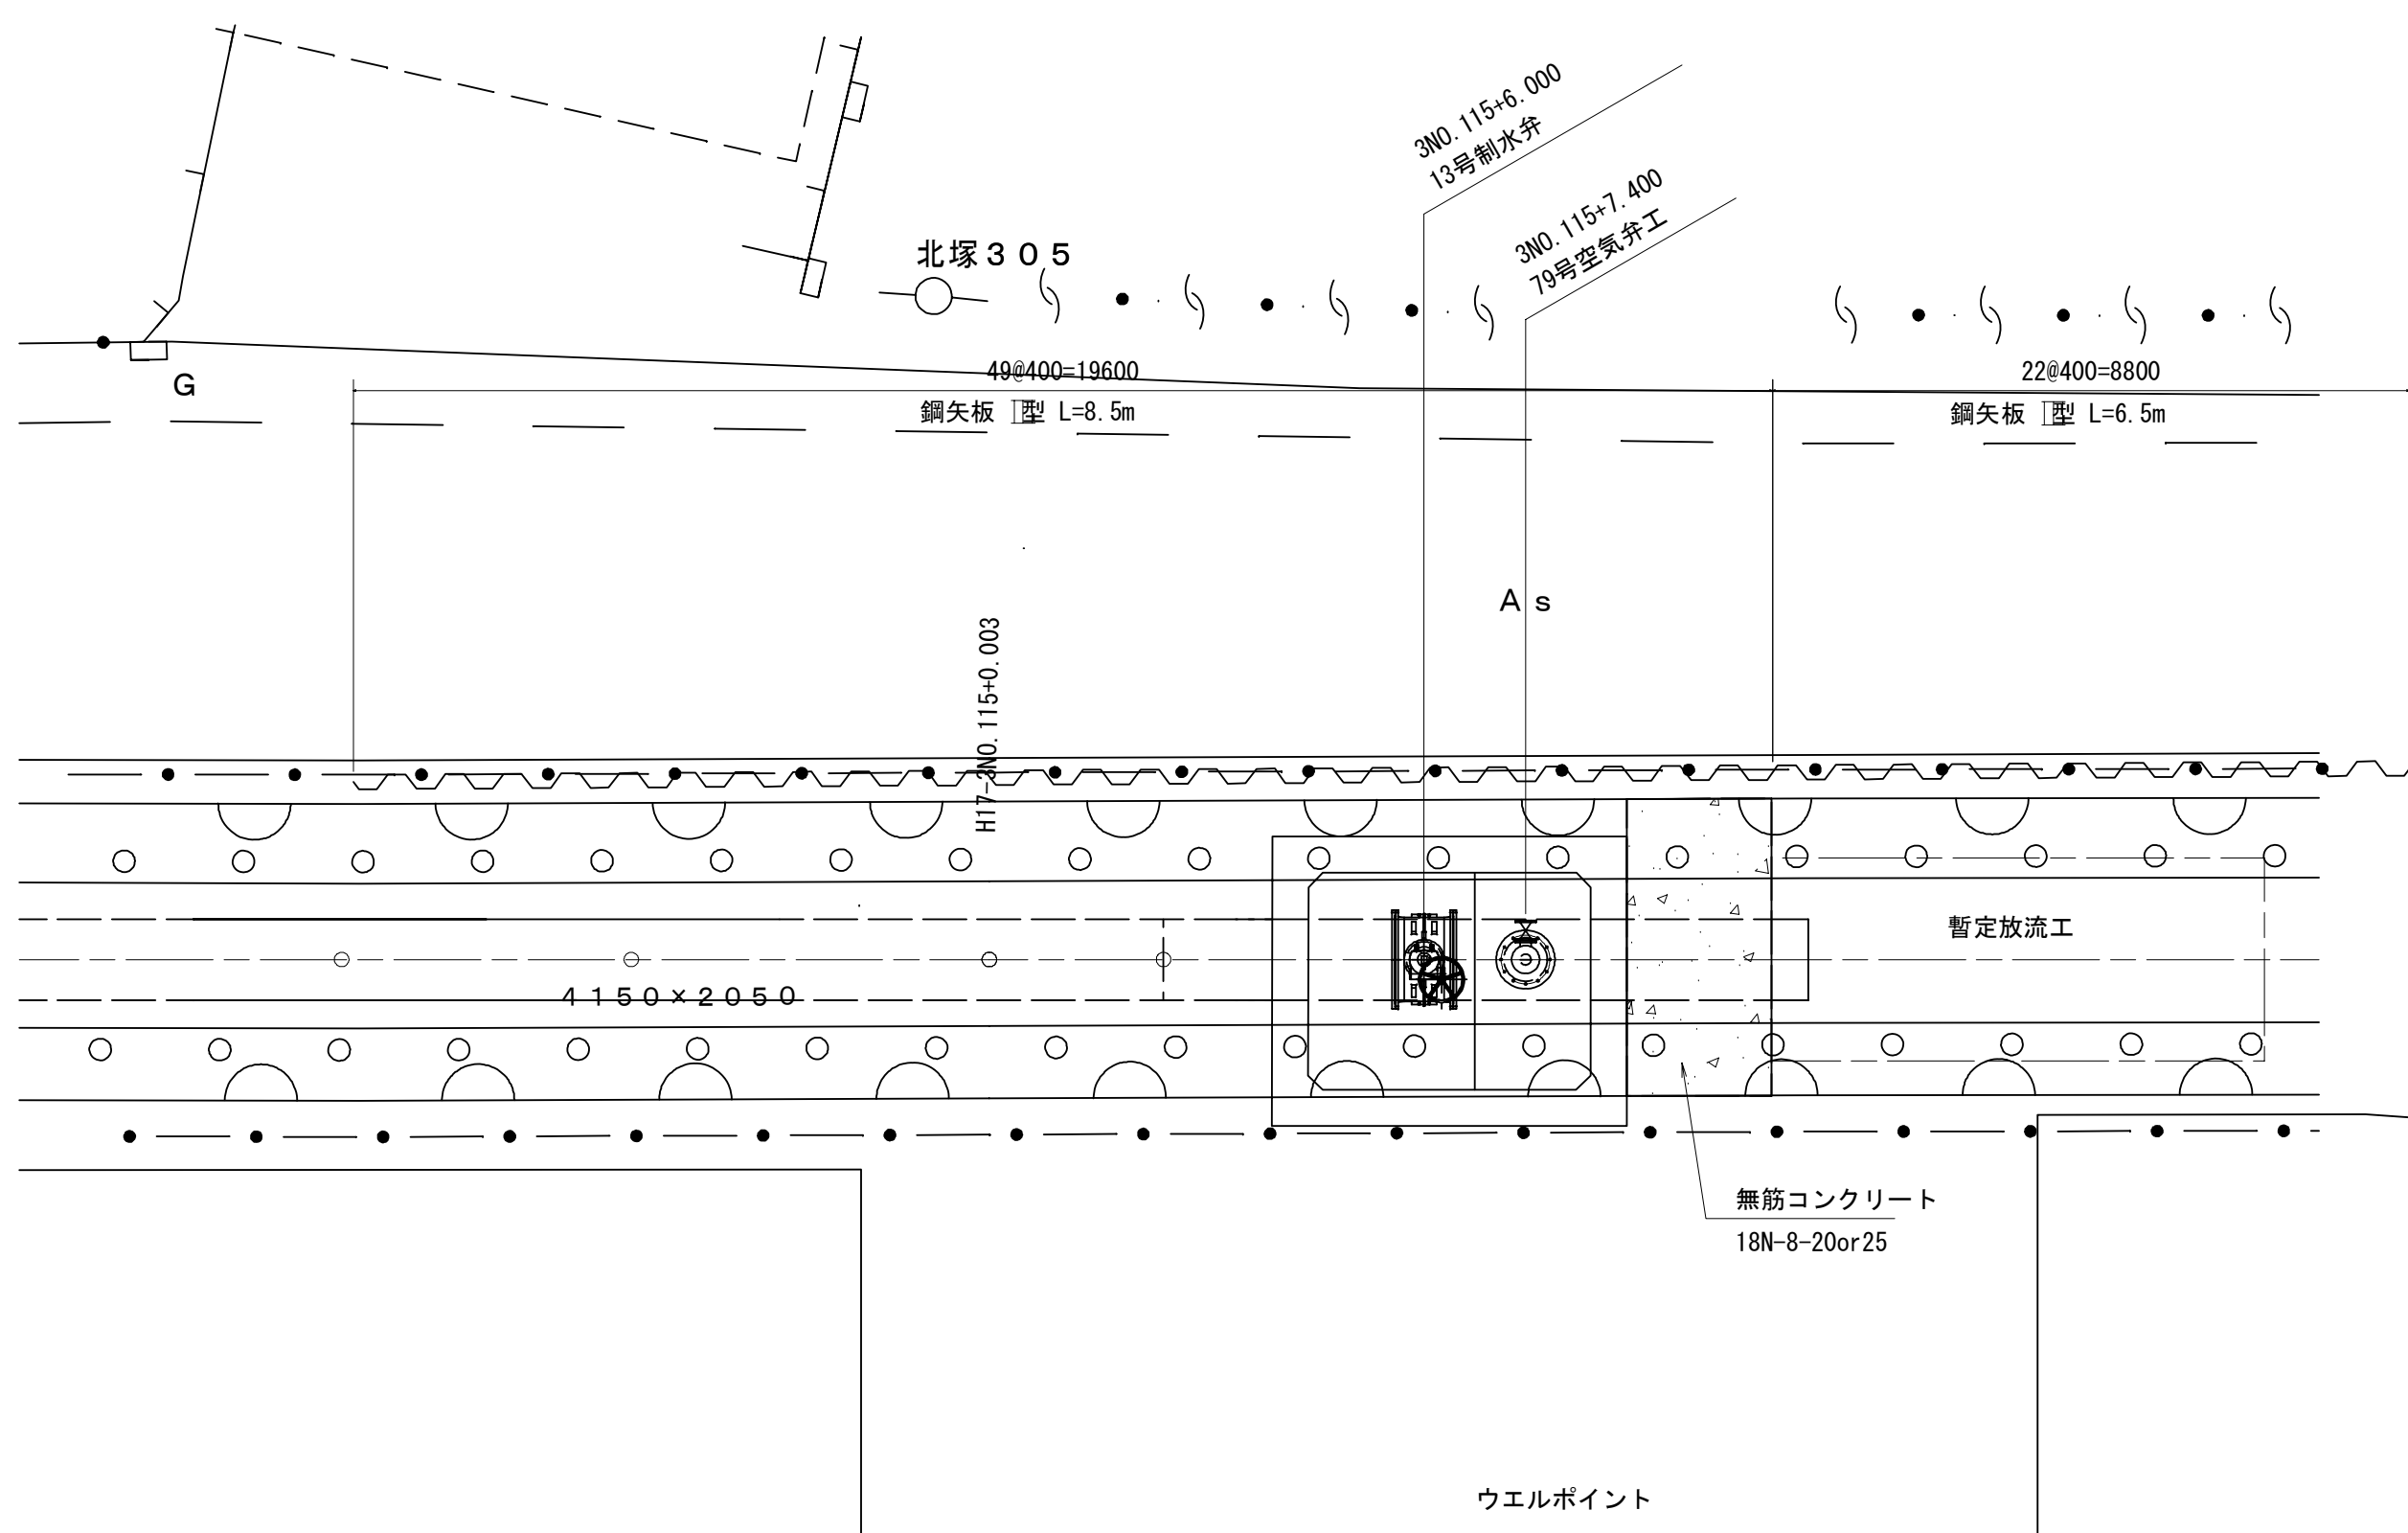


頂版平面図

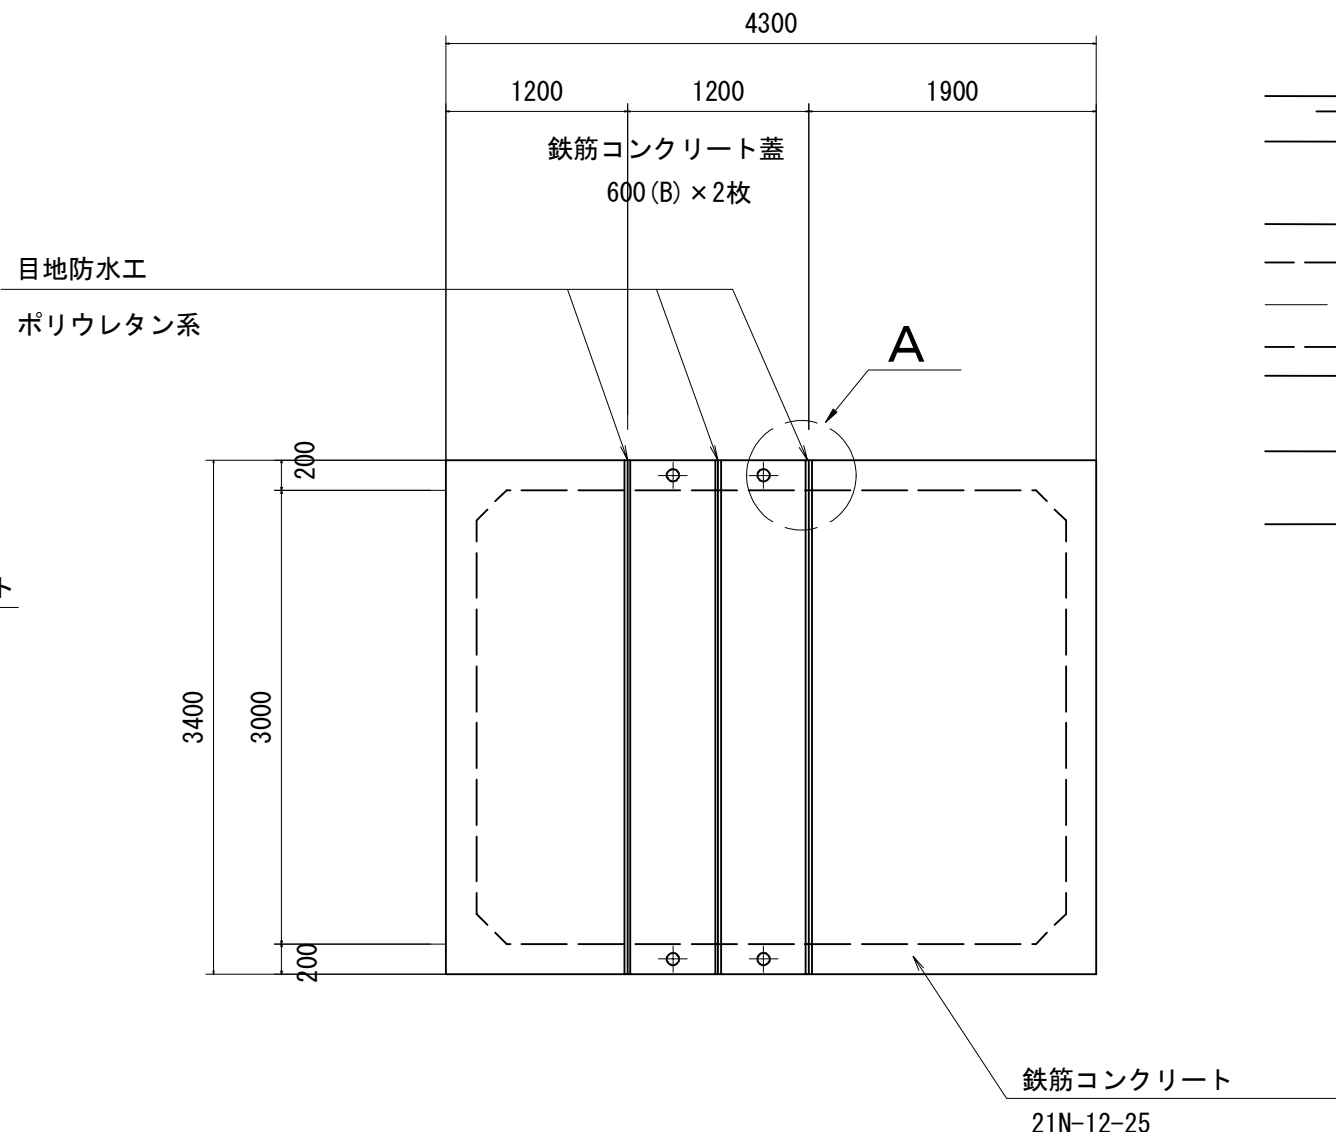


A部詳細

S=1:20

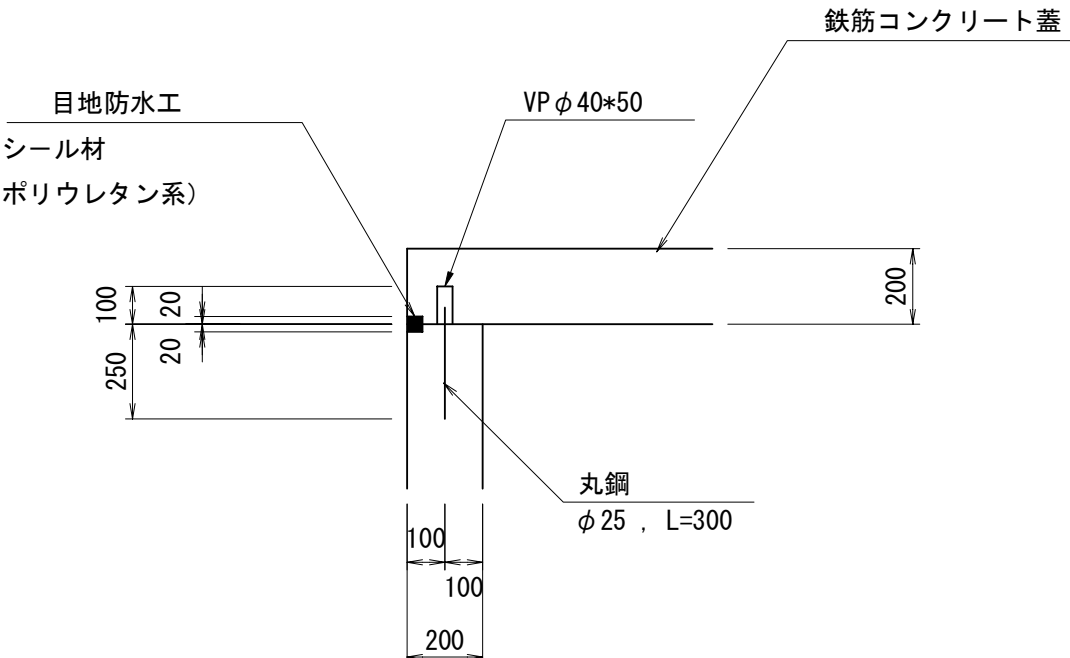


目地防水工詳細図

S=1:20

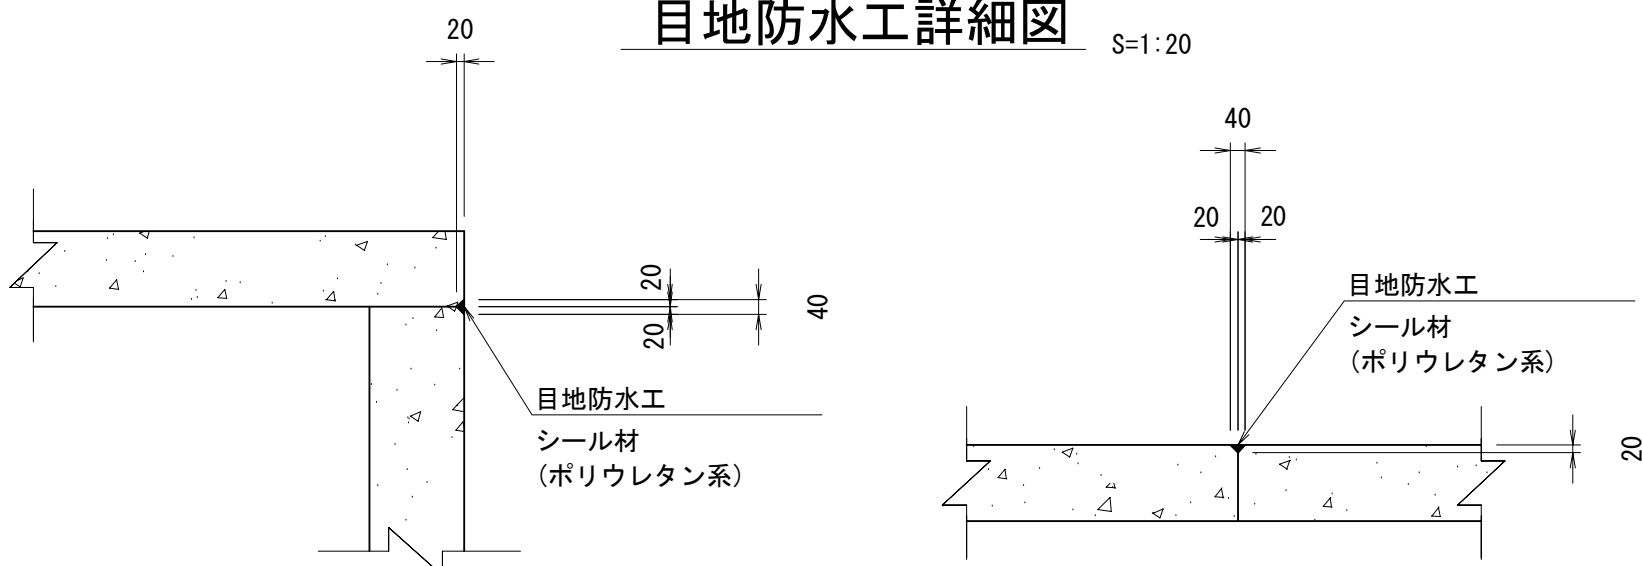


空気弁詳細図

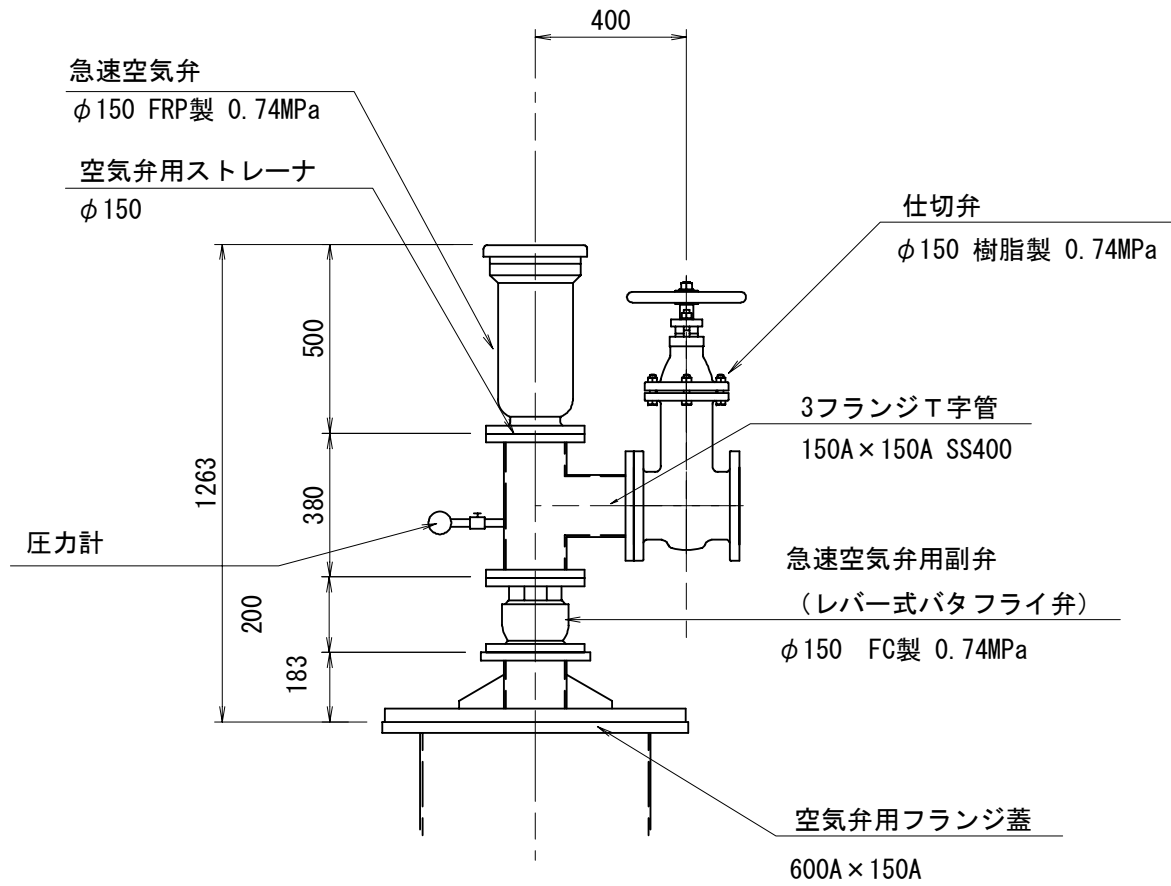

空気弁用ストレーナ詳細図



フランジストレーナ SUS φ150

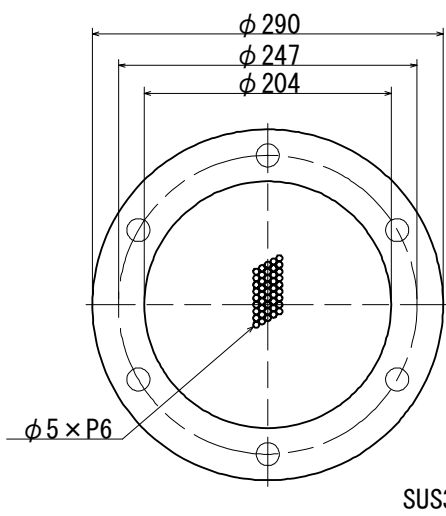


注) 制水弁及び操作盤については既設流用とする。

施設名	南部幹線用水路 (0312100-1100-20)		
図面名	13号制水弁工・79号空気弁工構造図 (1/2)		
作成年月	平成26年 3月		
縮尺	A1 1:50 A2 1:70	図面番号	8-533/599
作成者	関東農政局 両総農業水利事業所		

13号制水弁工・79号空気弁工構造図 (2/2) S=1:50

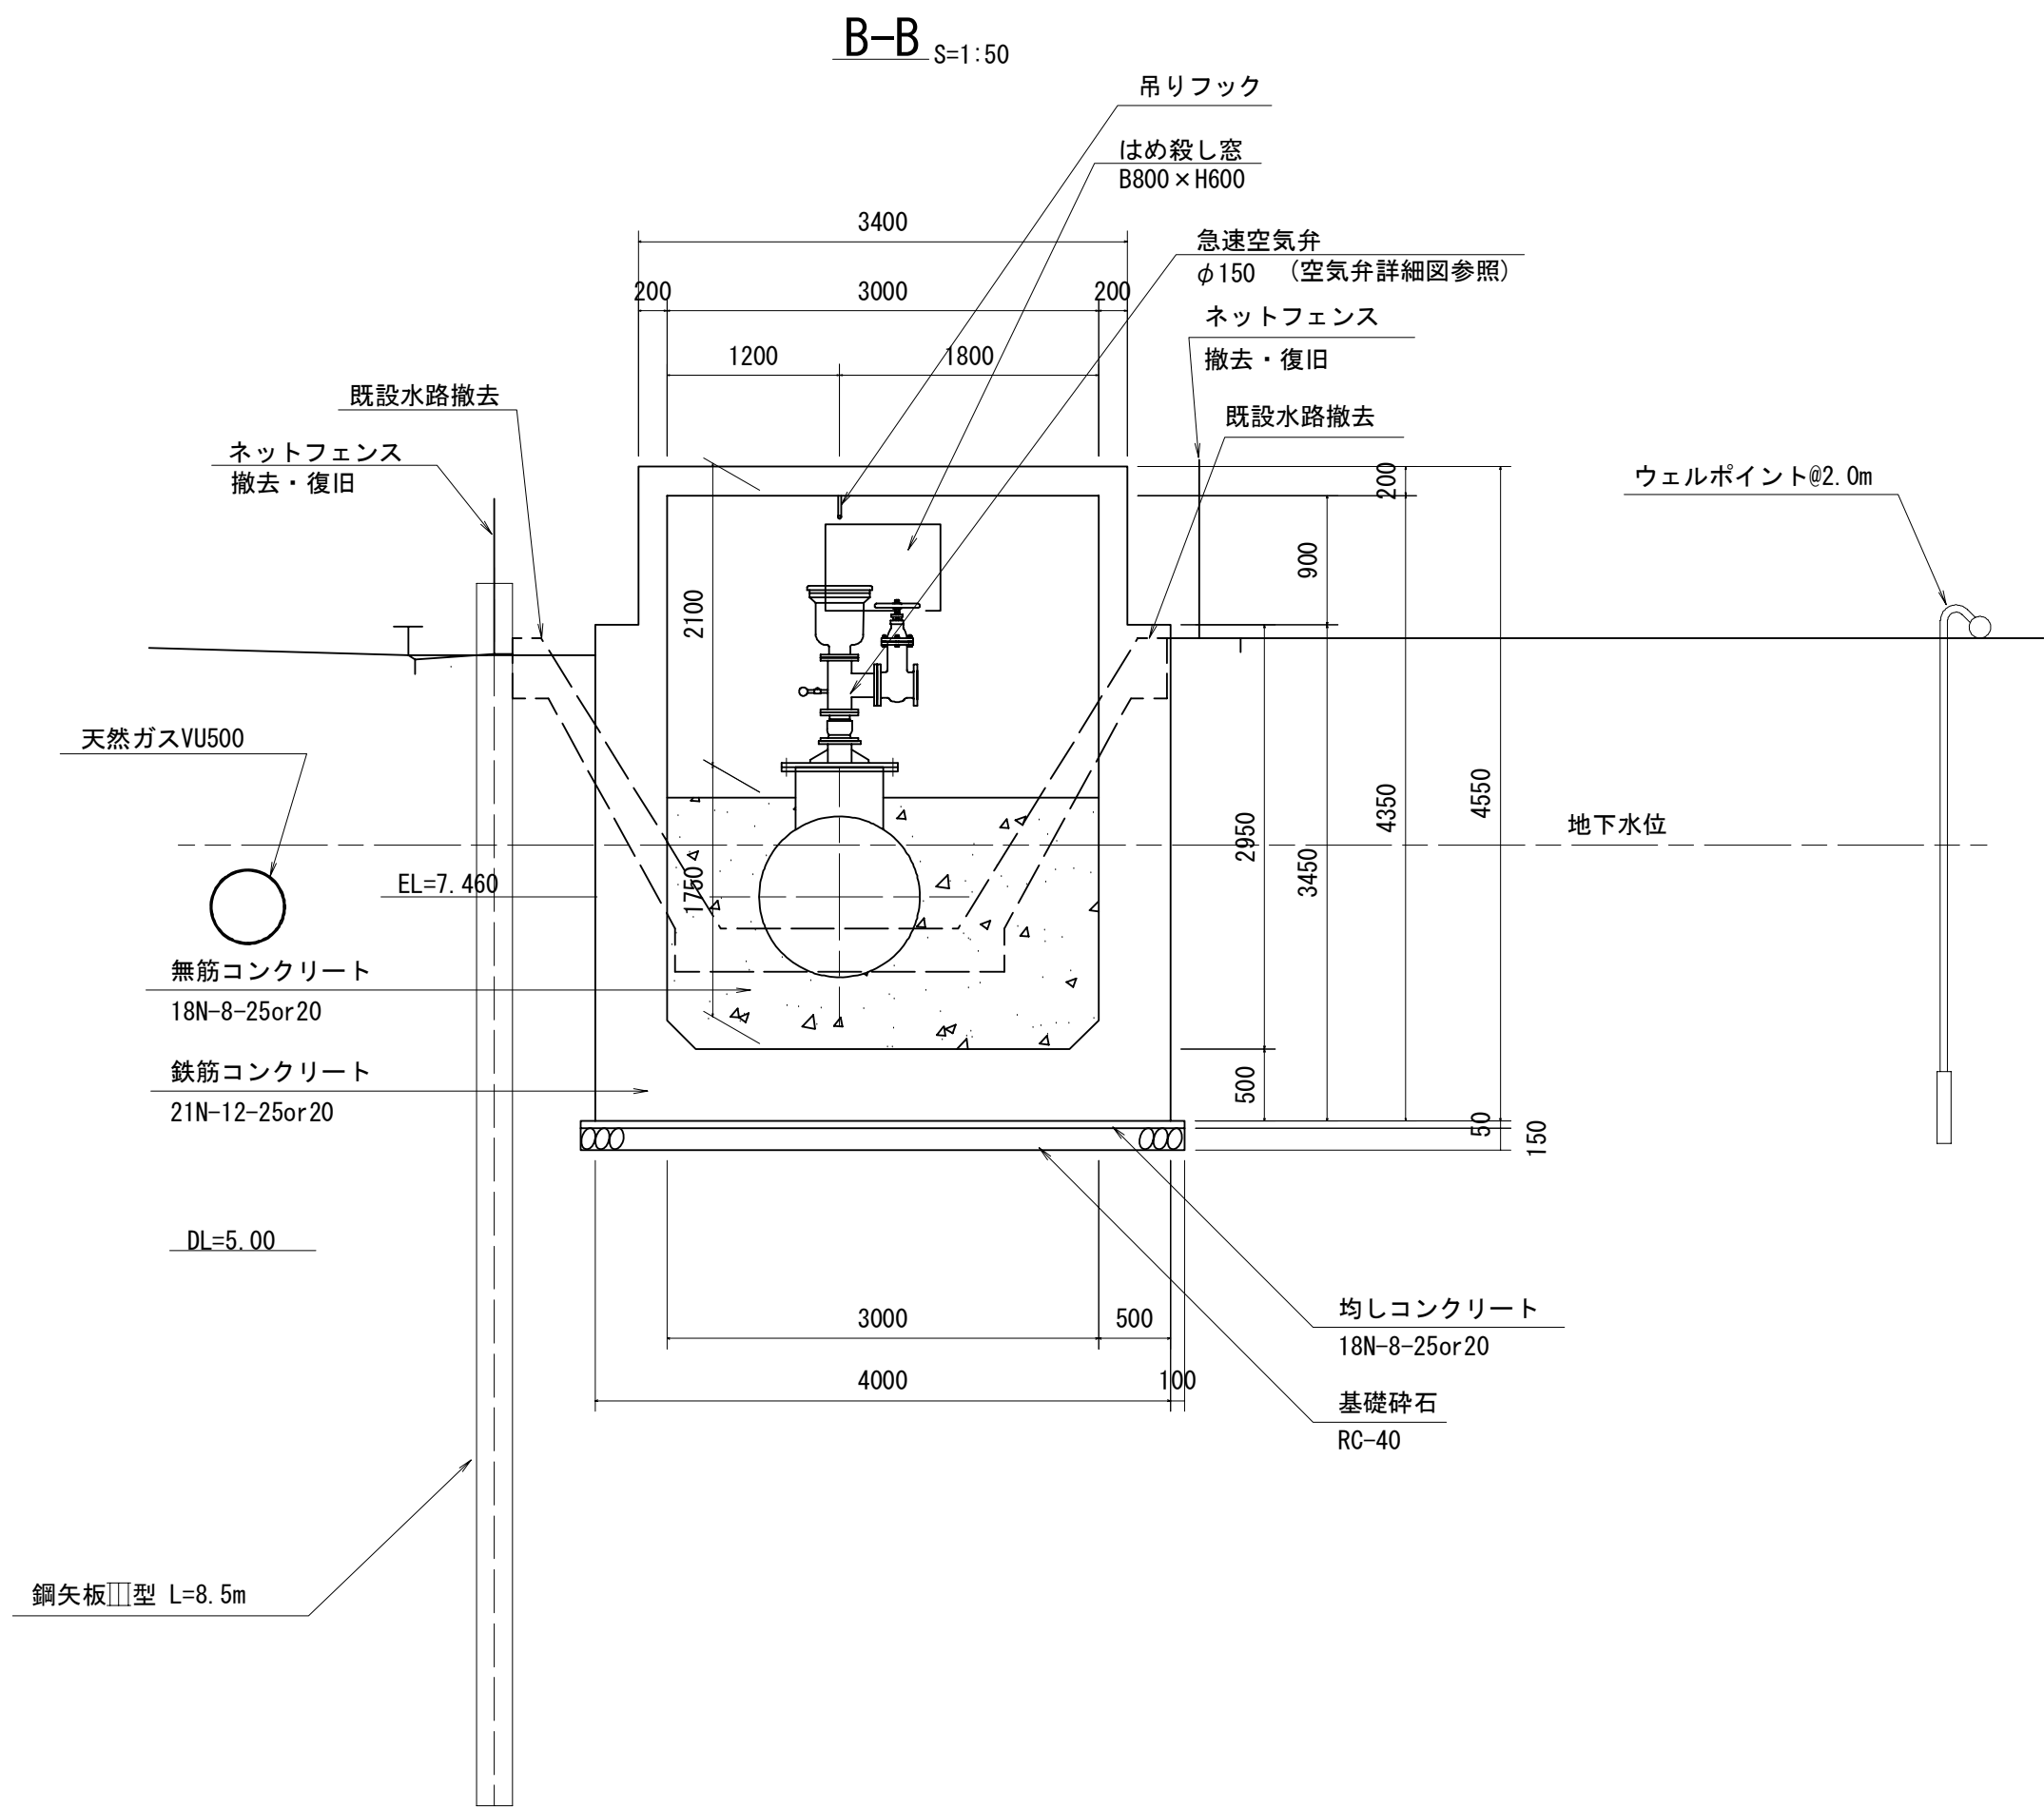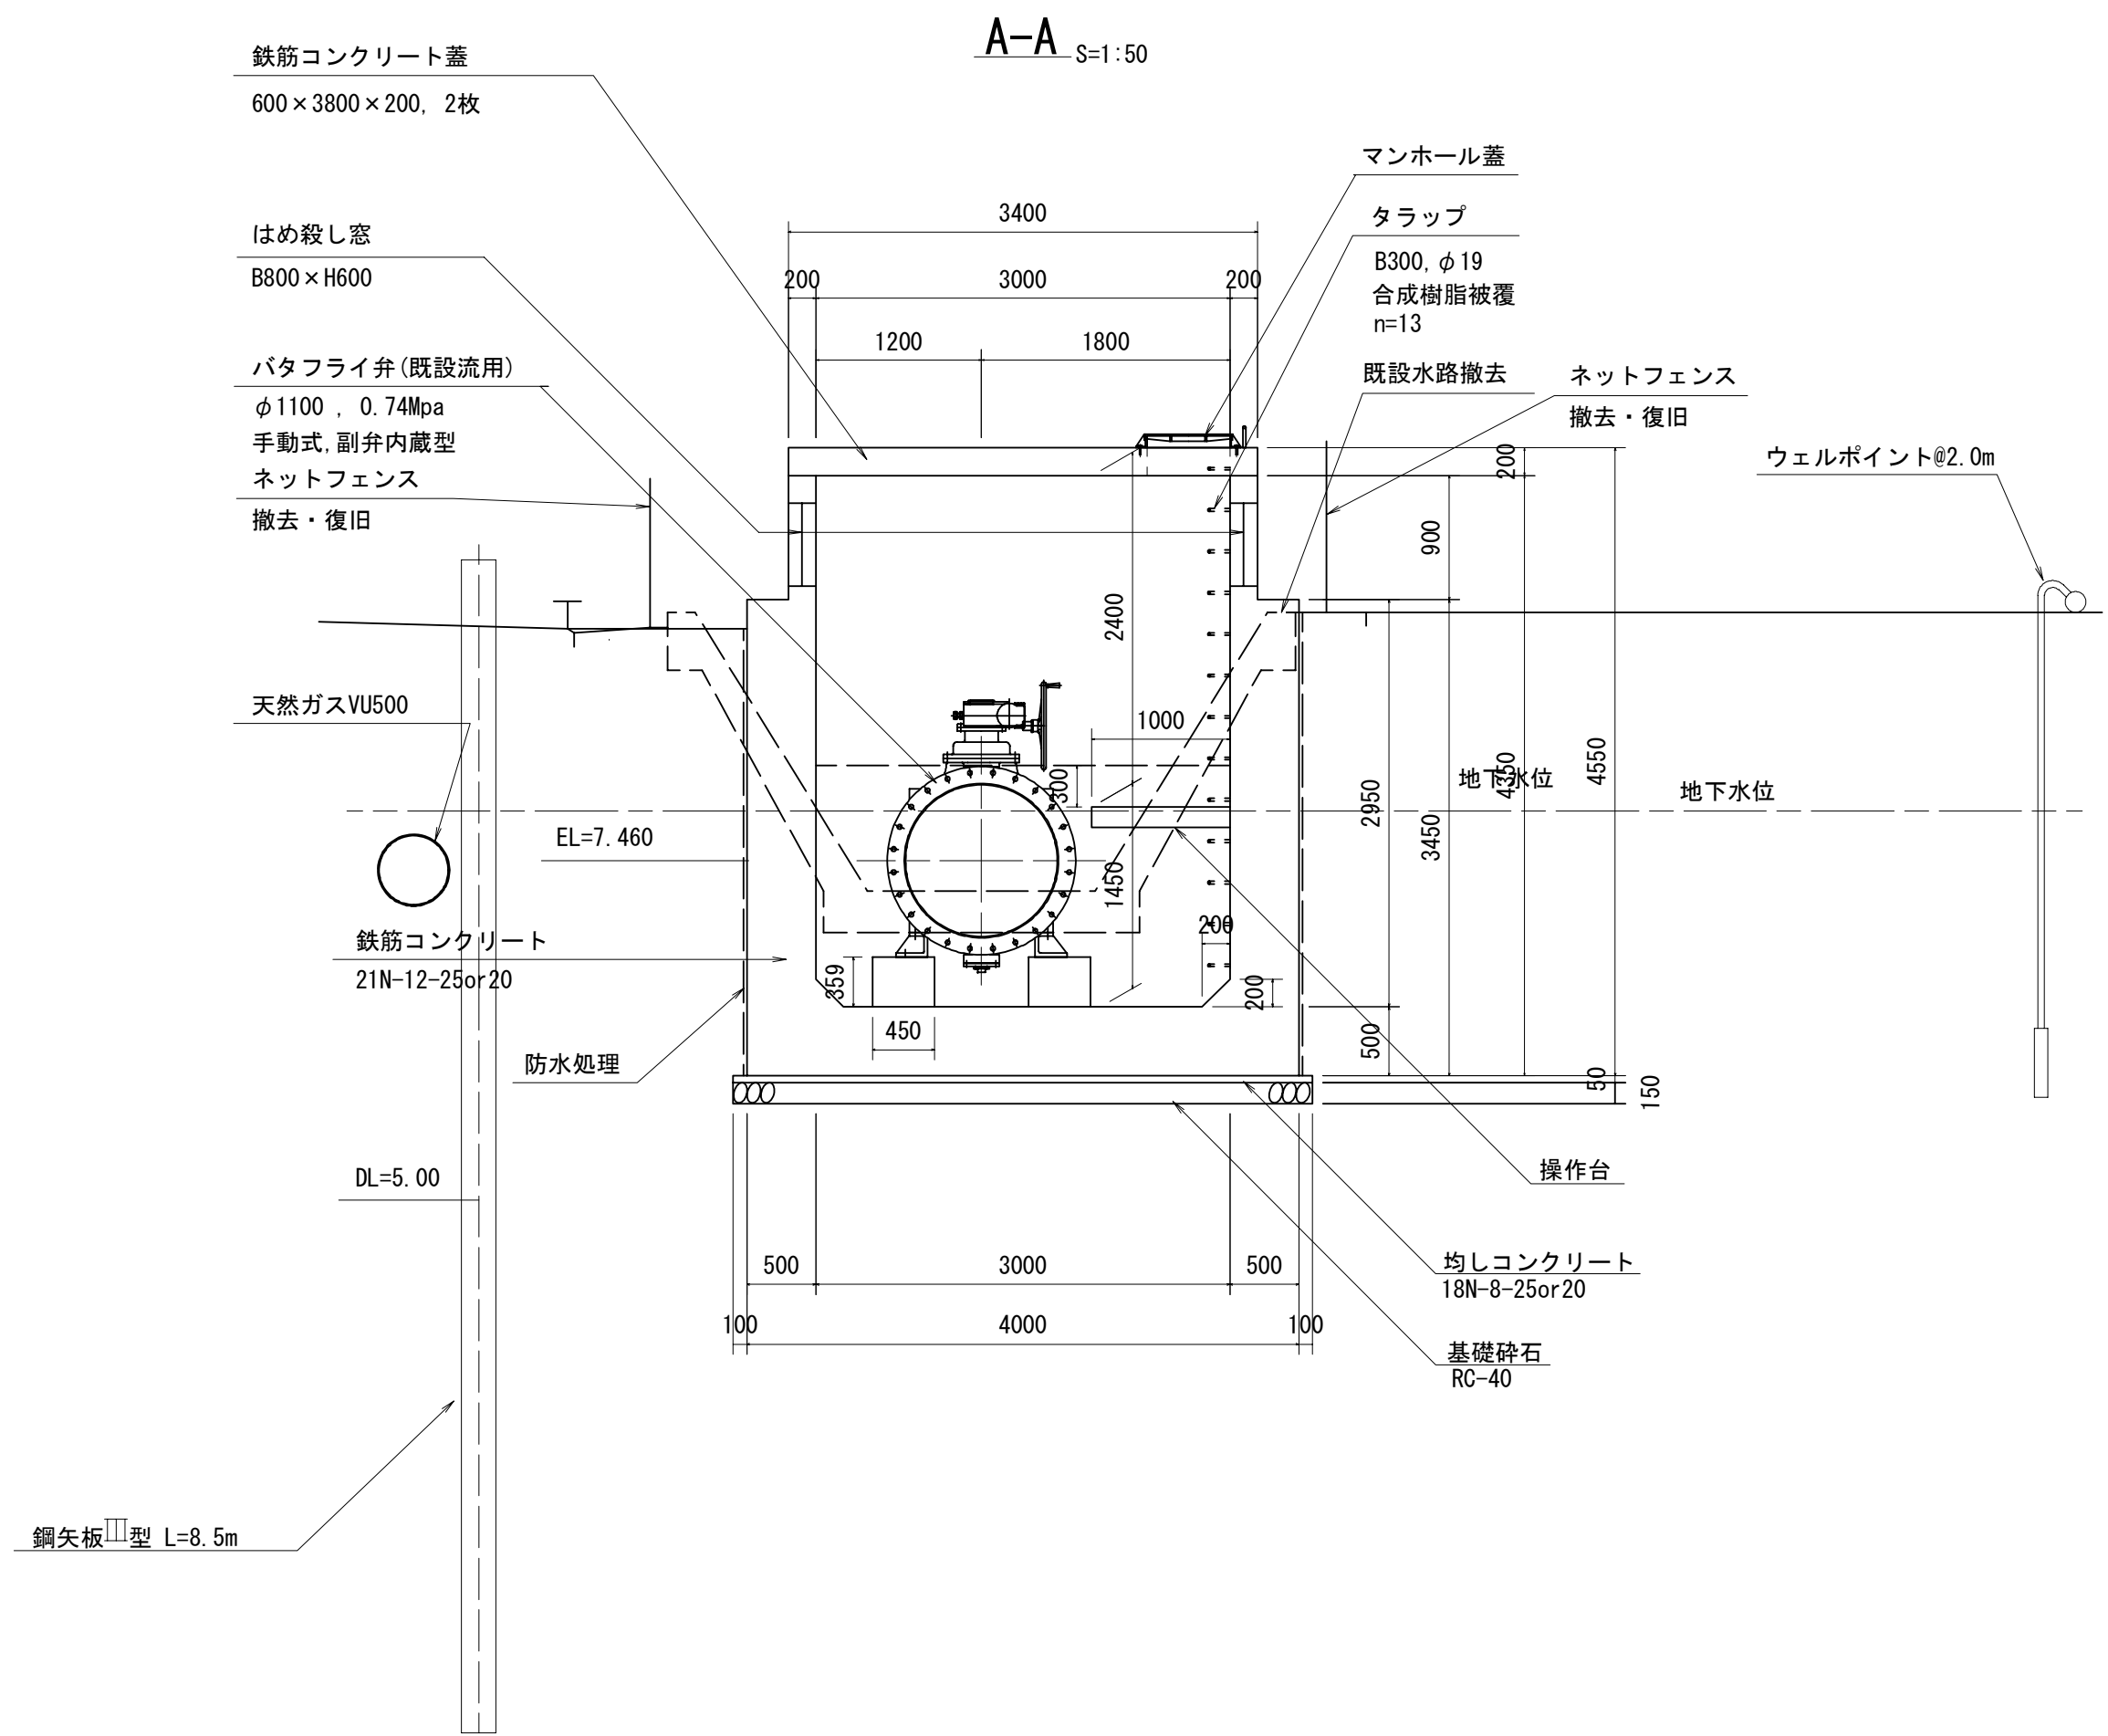


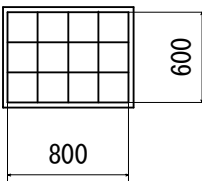建具表			
形式	はめ殺し窓		
数量	3		
姿図			
材質	仕上	ガラスブロック	
見込	硝子		
金物			
備考	200×200型		



操作台詳細図

平面図

タラップ詳細図

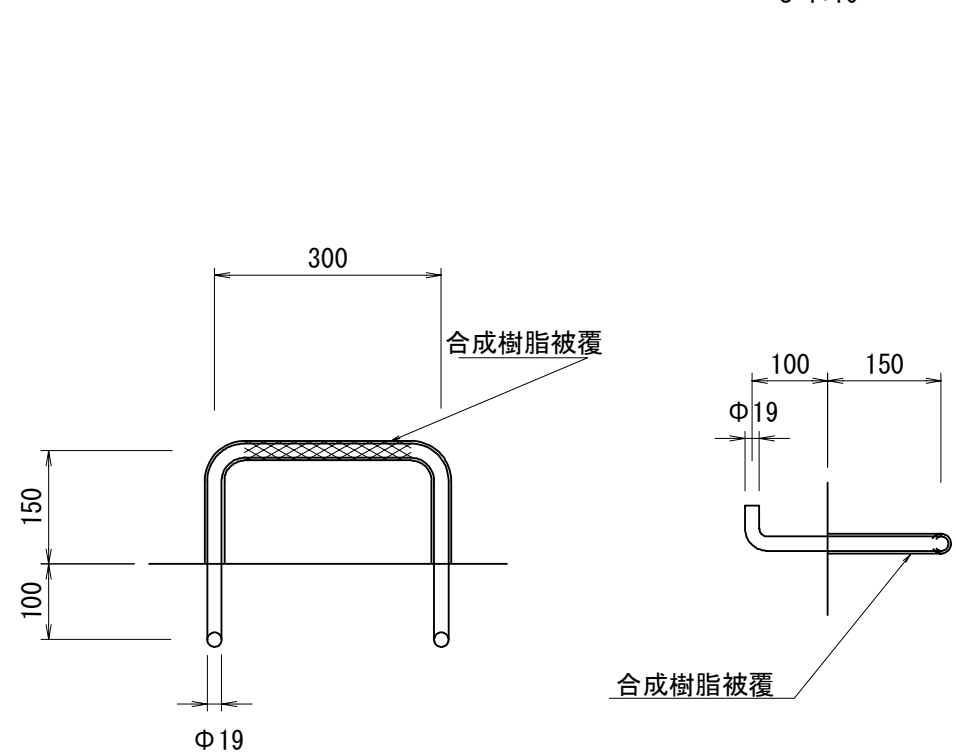

吊りフック詳細図

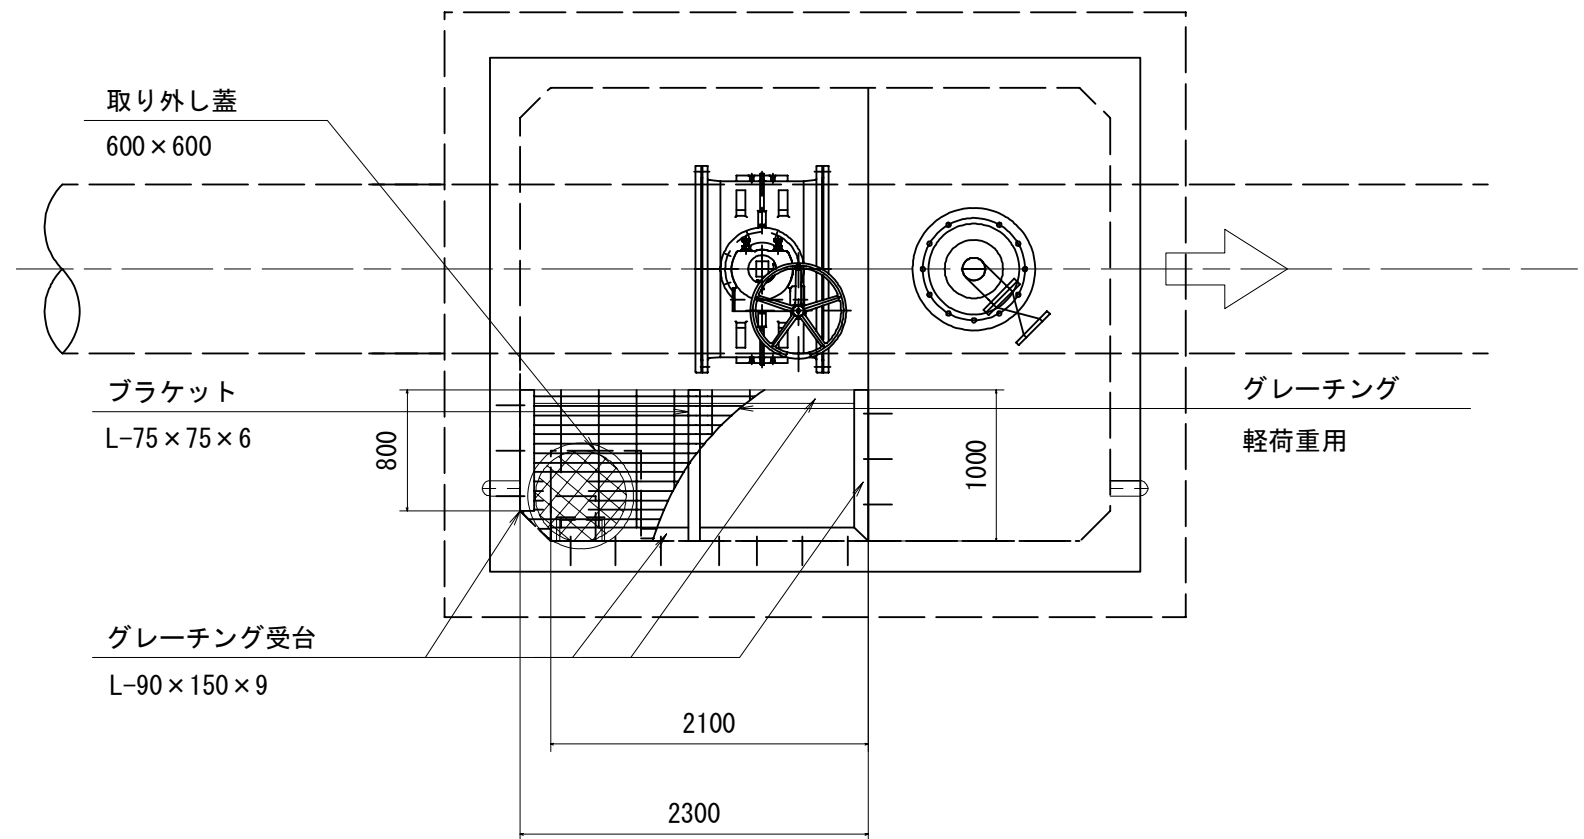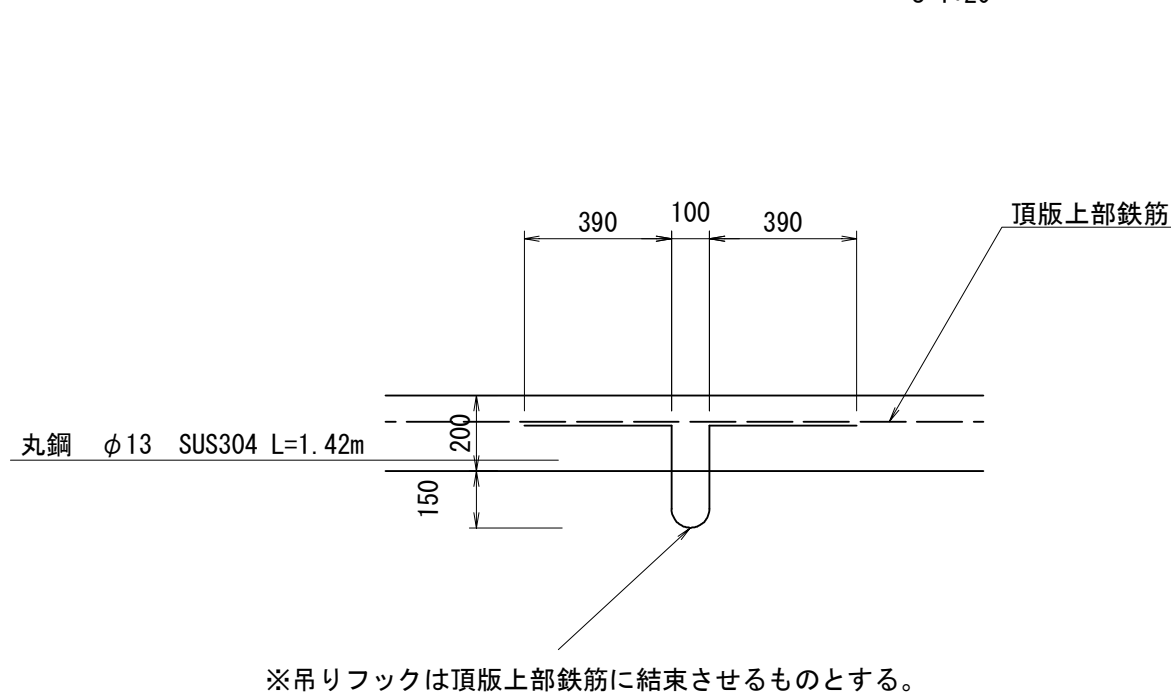

注) 制水弁及び操作盤については既設流用とする。

施設名	南部幹線用水路 (0312100-1100-20)		
図面名	13号制水弁工・79号空気弁工構造図 (2/2)		
作成年月	平成26年 3月		
縮尺	A1 1:50 A2 1:70	図面番号	8-534/599
作成者	関東農政局 両総農業水利事業所		